
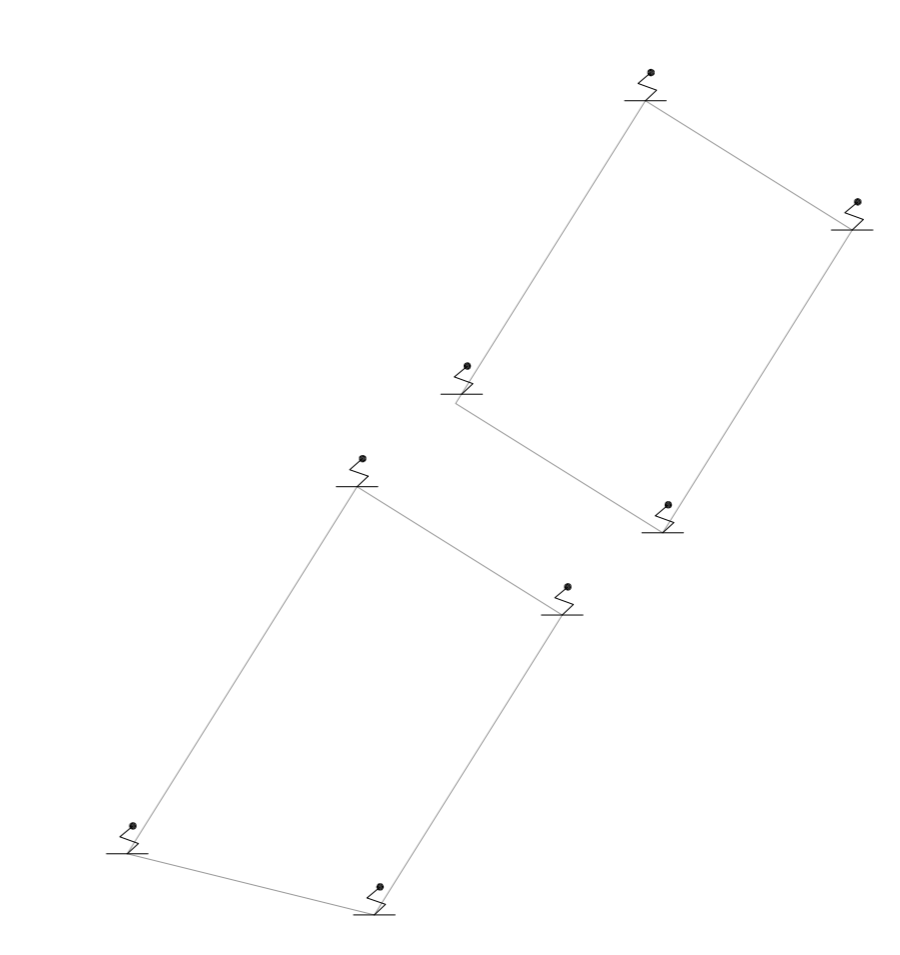


NOTAS

1- VER DETALHES DE SPOA NA FOLHA U06-110.

LEGENDA

PARA-RAIO

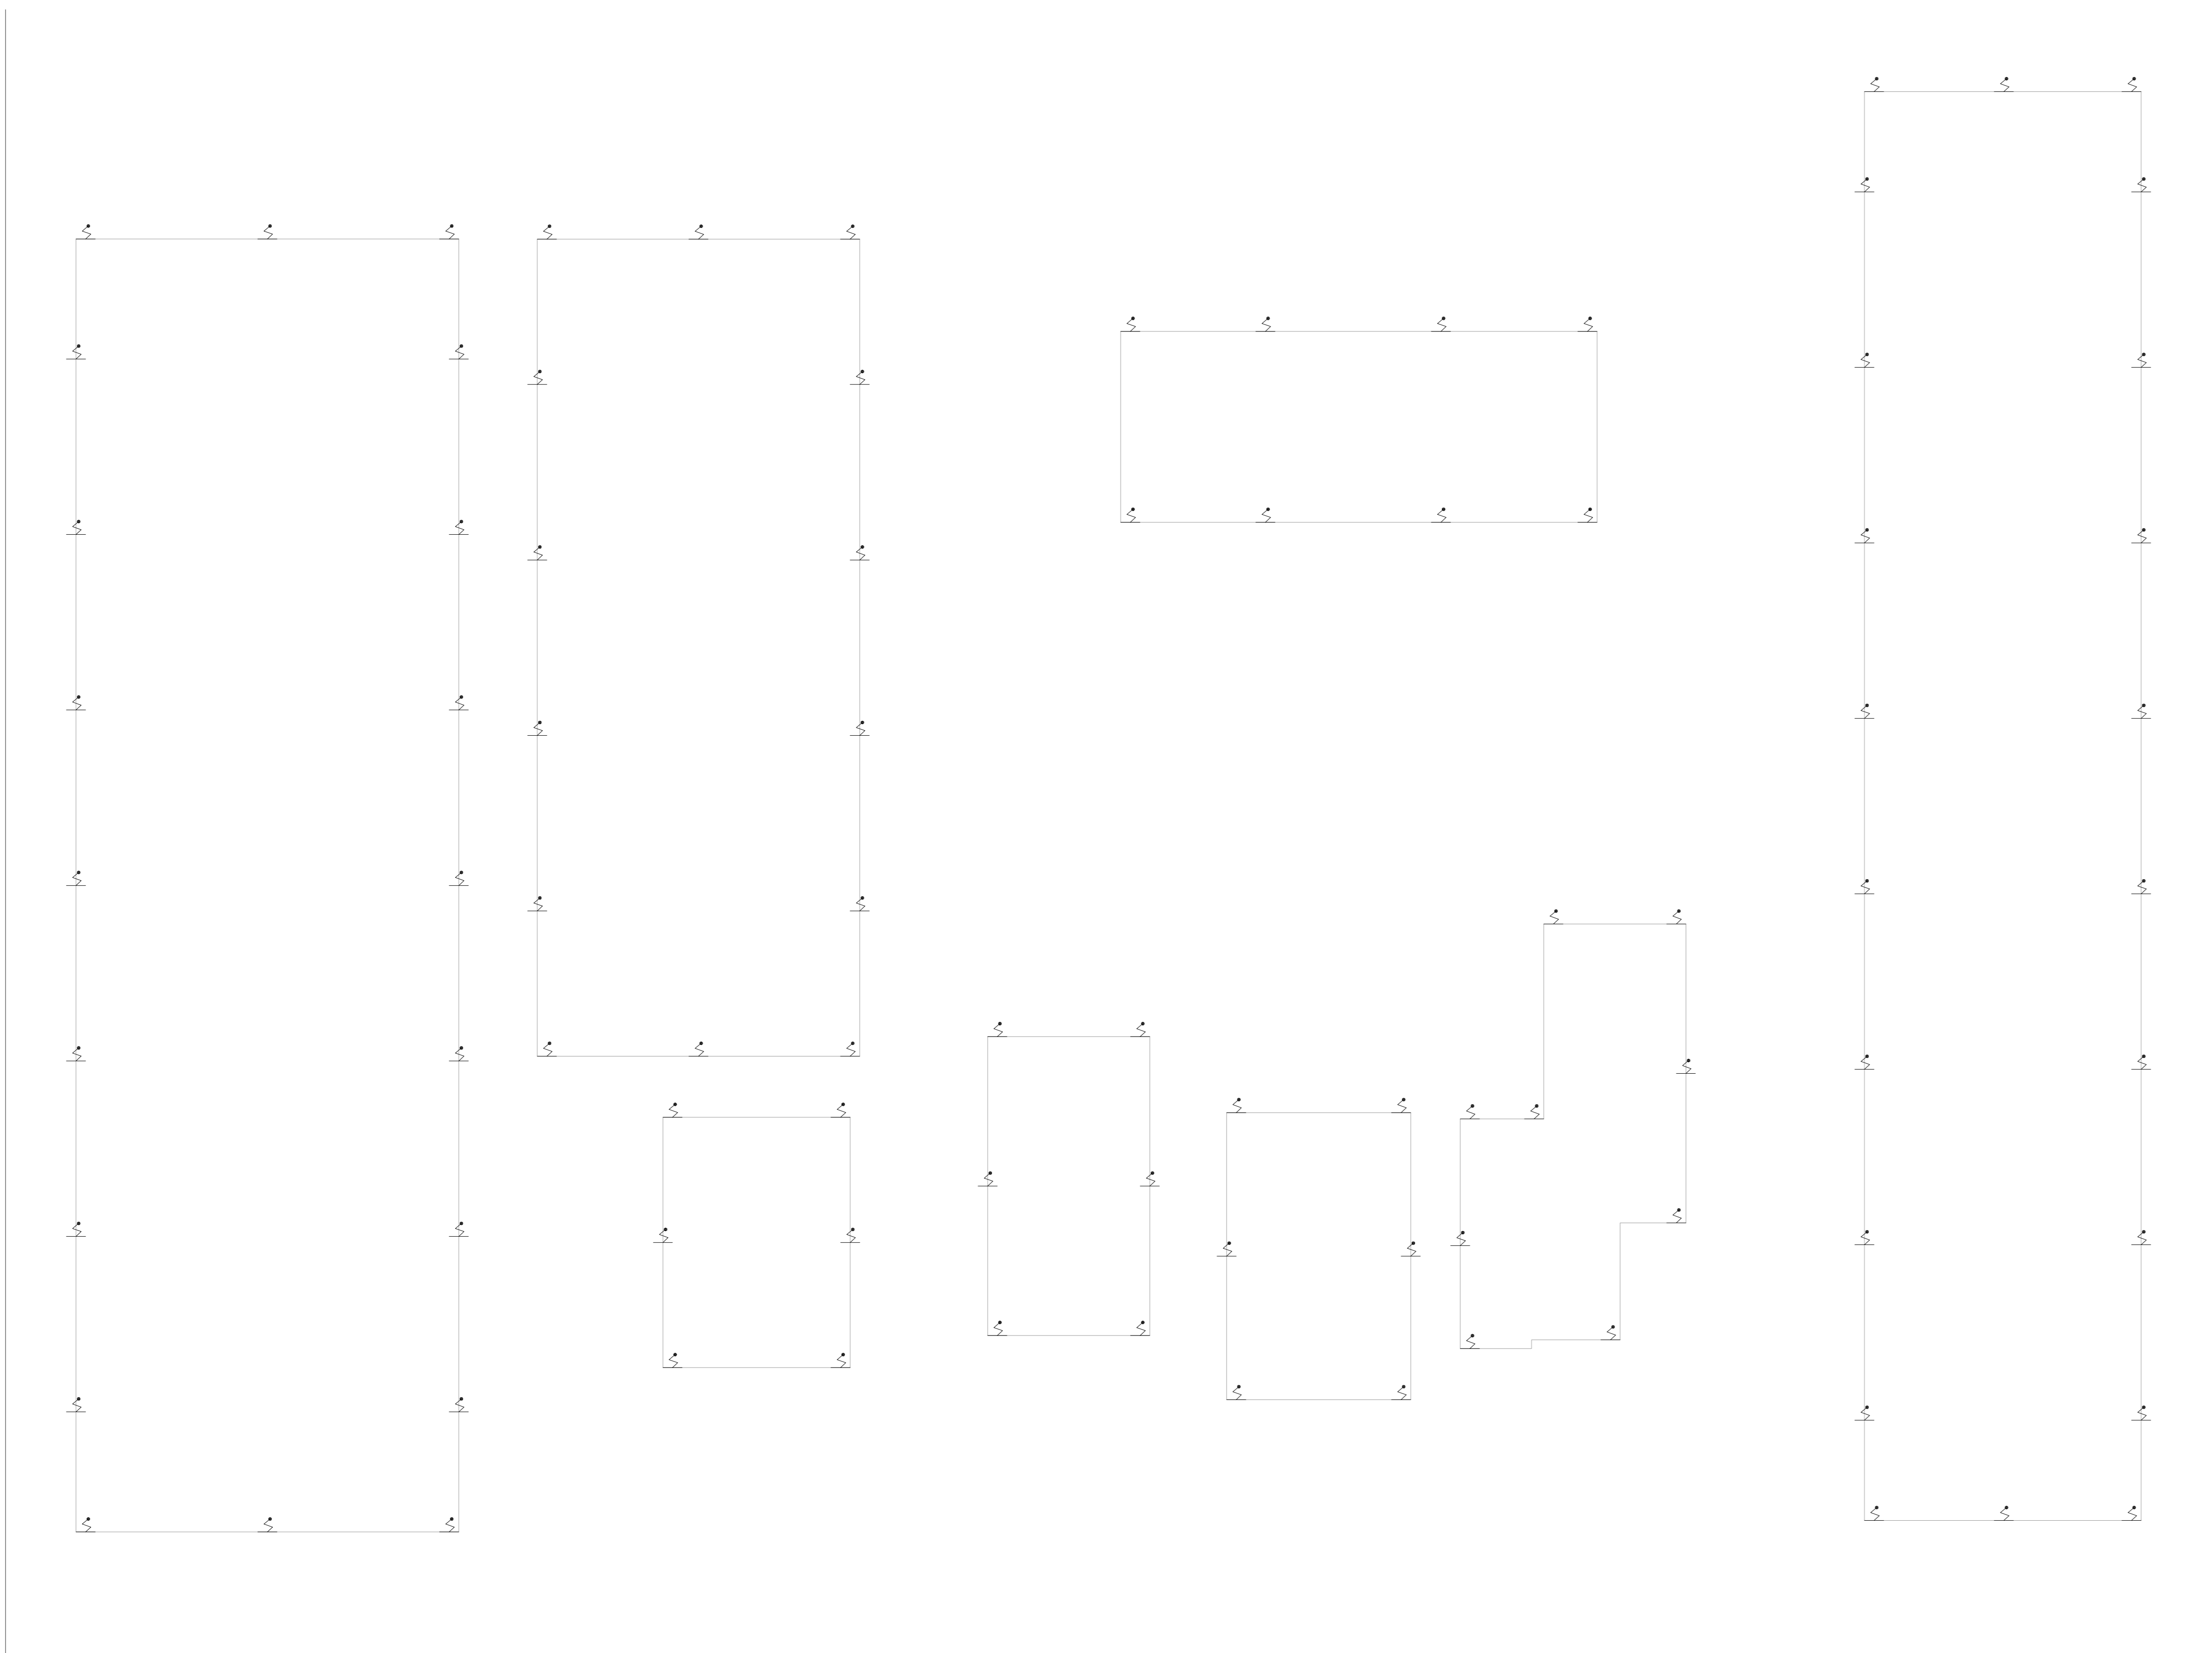

1 COMPLEXO HOSPITALAR PADRE BENTO DE GUARULHOS  
PROJETO BÁSICO DOS SISTEMAS DE INCÊNDIO  
PLANTA BAIXA - COBERTURA ESCALA 1:200  
METRO

2 COMPLEXO HOSPITALAR PADRE BENTO DE GUARULHOS  
PROJETO BÁSICO DOS SISTEMAS DE INCÊNDIO  
PLANTA BAIXA - COBERTURA ESCALA 1:200  
METRO

- NOTAS
1. CONFERIR MEDIDAS NO LOCAL
  2. MEDIDAS EM METRO, EXCETO ONDE INDICADO
  3. ADIQUAÇÕES CONFORME RELATÓRIO TÉCNICO E NECESSIDADES ADICIONAIS
  - 4.
  - 5.
  - 6.
  - 7.
  - 8.
  - 9.

<b>MHA Engenharia Ltda</b> Engenharia Civil e OBRAS Rua: ... ... ...		ANÁLISE DE PROJETO PROJETO RECEBIDO EM <input type="checkbox"/> LIBERADO <input type="checkbox"/> LIBERADO COM RESTRIÇÃO <input type="checkbox"/> NÃO LIBERADO PROJETO APROVADO EM RESPONSÁVEL TÉCNICO	
DO	EMISSÃO INICIAL	RP	15/07/21
REV	DESCRIÇÃO	RESPONSÁVEL	DATA
SÃO PAULO GOVERNO DO ESTADO SECRETARIA DE SAÚDE GRUPO TÉCNICO DE EDIFICAÇÕES		COMPLEXO HOSPITALAR PADRE BENTO DE GUARULHOS COBERTURA PROJETO BÁSICO DOS SISTEMAS DE INCÊNDIO PREVENÇÃO E COMBATE A INCÊNDIO FOLHA 106 DE 106 03/2021 20033-PO-U06-106-COB-00.DWG	