
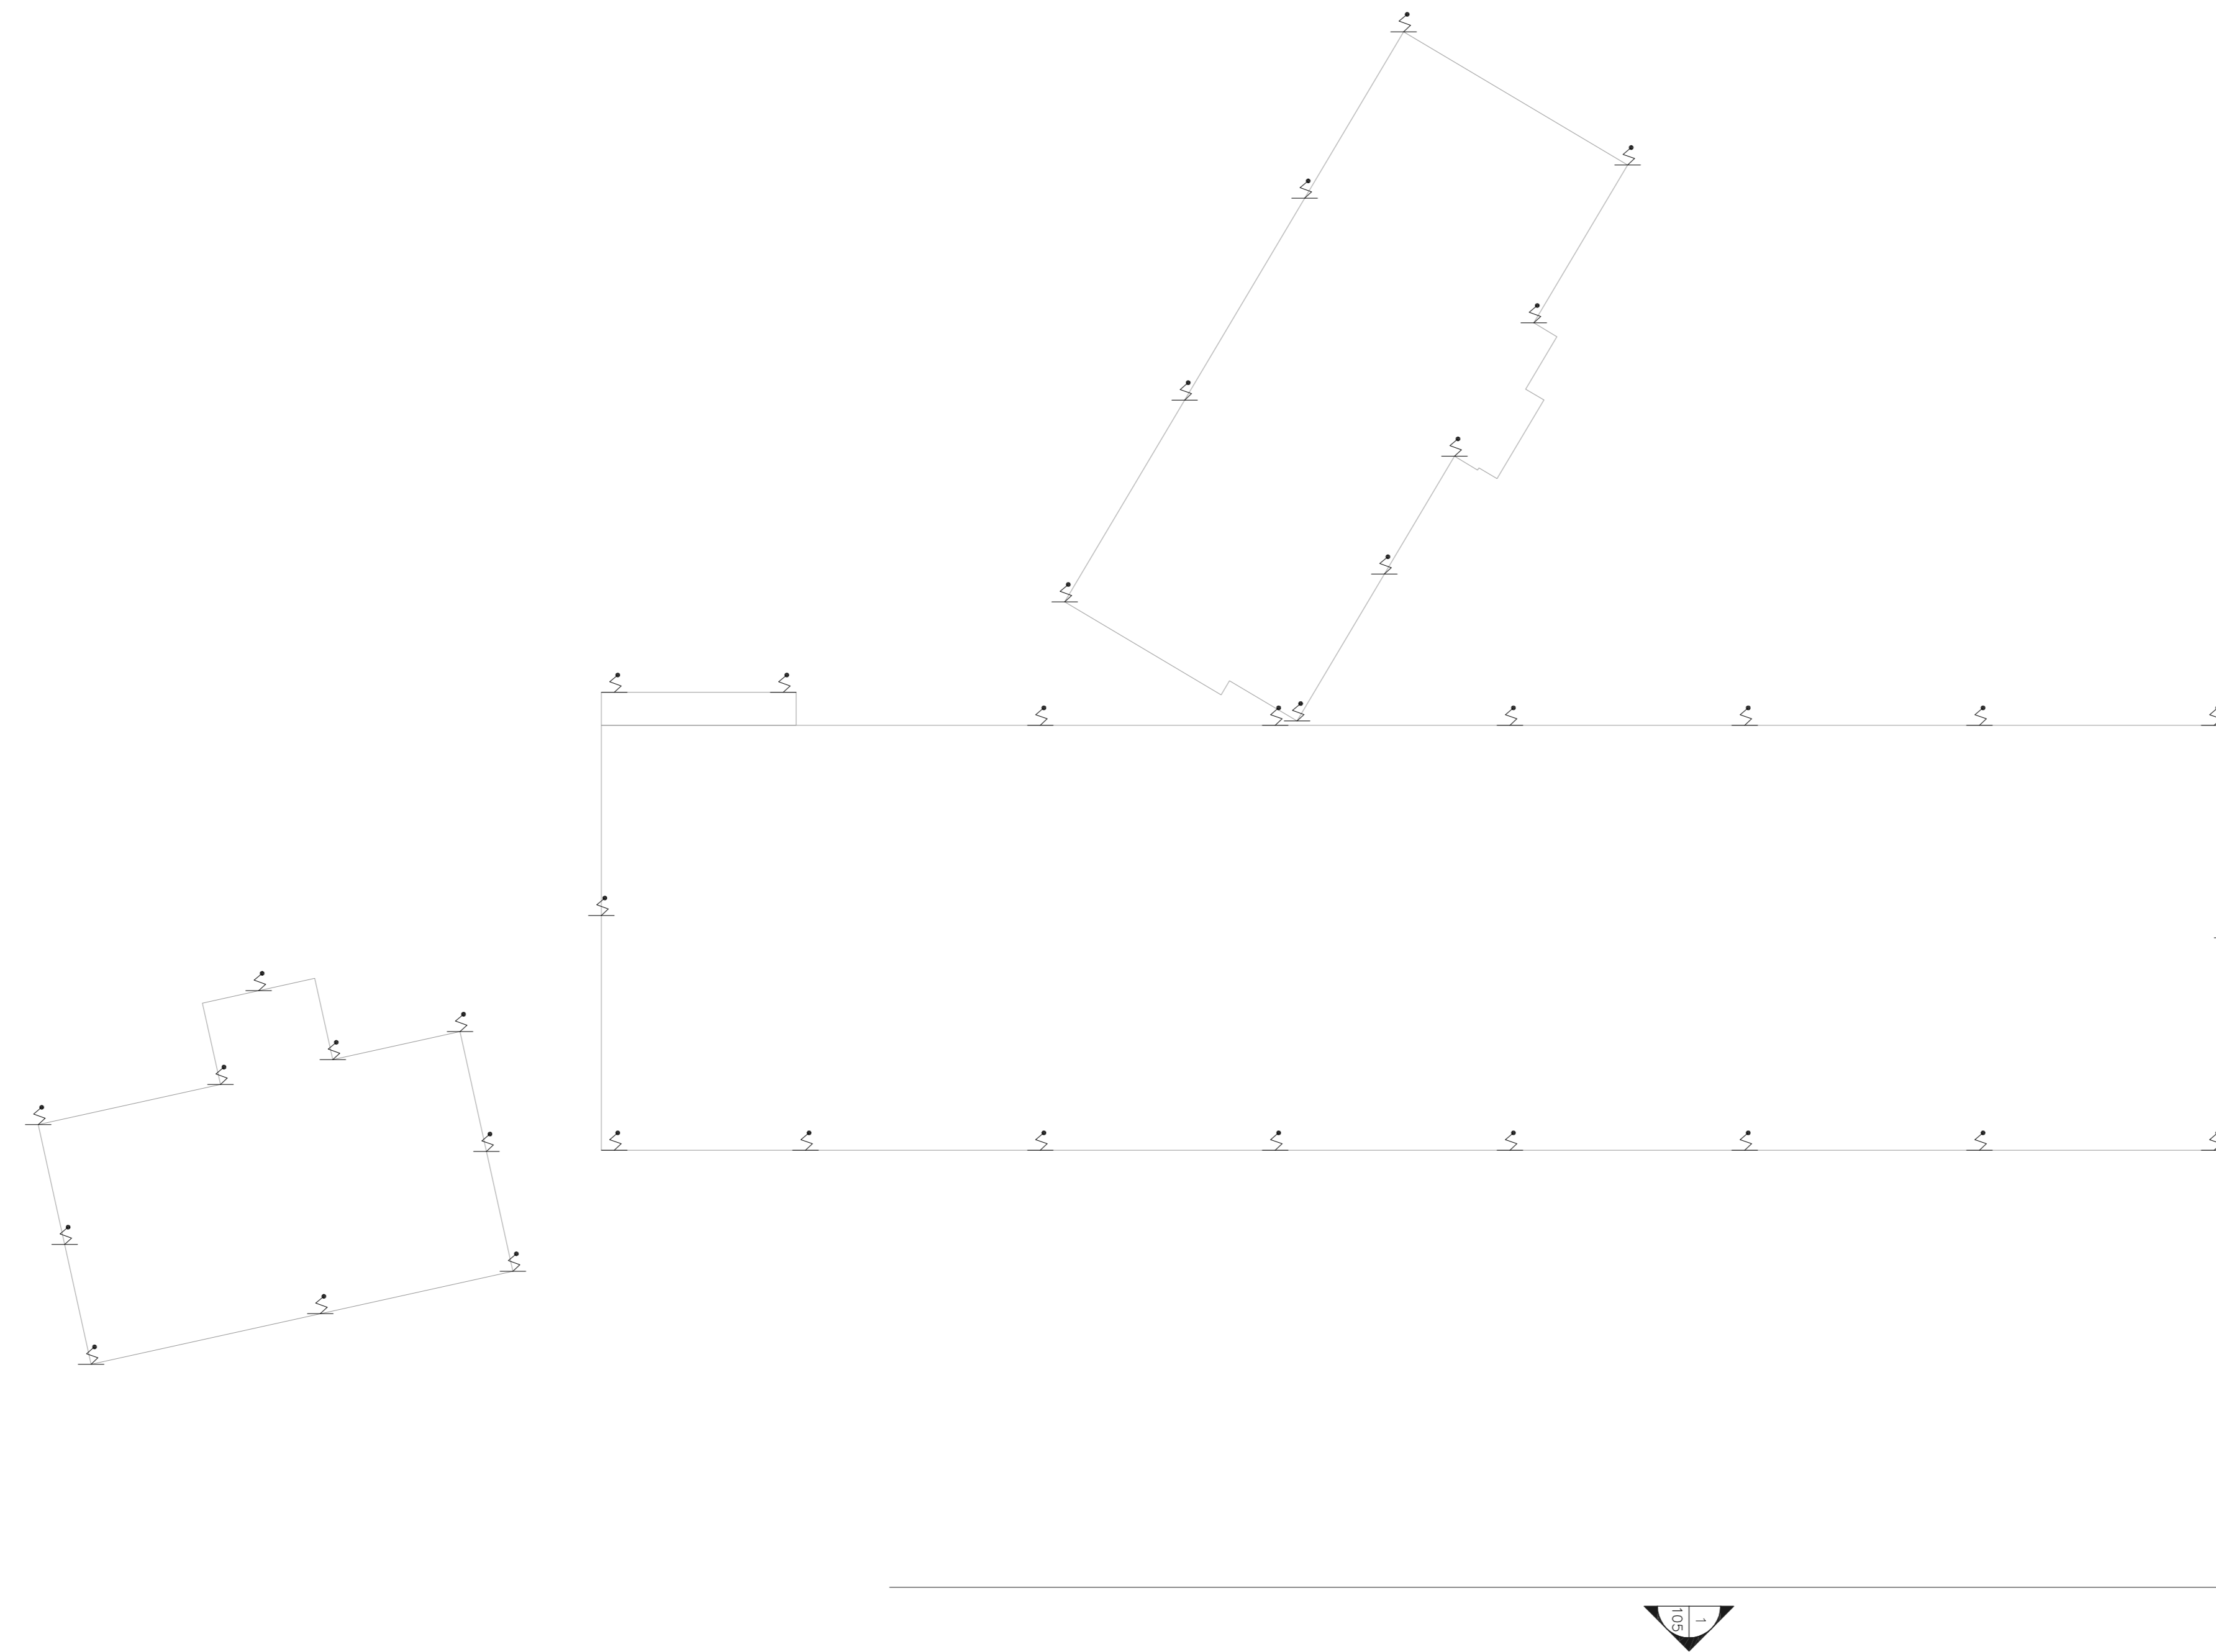


NOTAS

1- VER DETALHES DE SPOA NA FOLHA U06-110.

LEGENDA

PARA-BAIXO

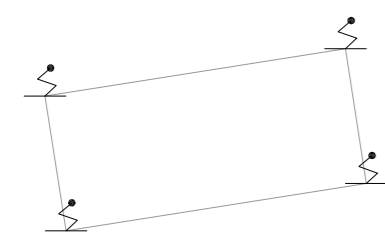

1
U06

1 COMPLEXO HOSPITALAR PADRE BENTO DE GUARULHOS
PROJETO BÁSICO DOS SISTEMAS DE INCÊNDIO ESCALA 1:200
PLANTA BAIXA - COBERTURA METRO

MHA Engenharia Ltda <small>Engenharia, Arquitetura e Urbanismo</small> <small>Av. Eng. Roberto de Aguiar, nº 188, 3º andar</small> <small>05055-000 - São Paulo - SP - CEP: 05453-000</small> <small>Telefone: (11) 3066-8420 Fax: (11) 3066-8482</small> <small>www.mha.com.br</small>	ANÁLISE DE PROJETO <input type="checkbox"/> LIBERADO <input type="checkbox"/> LIBERADO COM RESTRIÇÃO <input type="checkbox"/> NÃO LIBERADO	PROJETO RECEBIDO EM PROJETO APROVADO EM RESPONSÁVEL TÉCNICO
	DATA: 15/07/21	
DO EMISSÃO INICIAL REV DESCRIÇÃO	RP RESPONSÁVEL	DATA DATA
SÃO PAULO <small>Secretaria de Saúde</small> GRUPO TÉCNICO DE EDIFICAÇÕES PROJETO BÁSICO DOS SISTEMAS DE INCÊNDIO PREVENÇÃO E COMBATE A INCÊNDIO U06 107 2020-03-10-107-COB-00.DWG 2021-07-15		

- NOTAS
1. CONFERIR MEDIDAS NO LOCAL
 2. MEDIDAS EM METRO, EXCETO ONDE INDICADO
 3. ADIQUAÇÕES CONFORME RELATÓRIO TÉCNICO E NECESSIDADES ADICIONAIS
 - 4.
 - 5.
 - 6.
 - 7.
 - 8.
 - 9.