


NOTAS

1- VER DETALHES DE SPOA NA FOLHA U06-110.

LEGENDA

PARA-RAIO

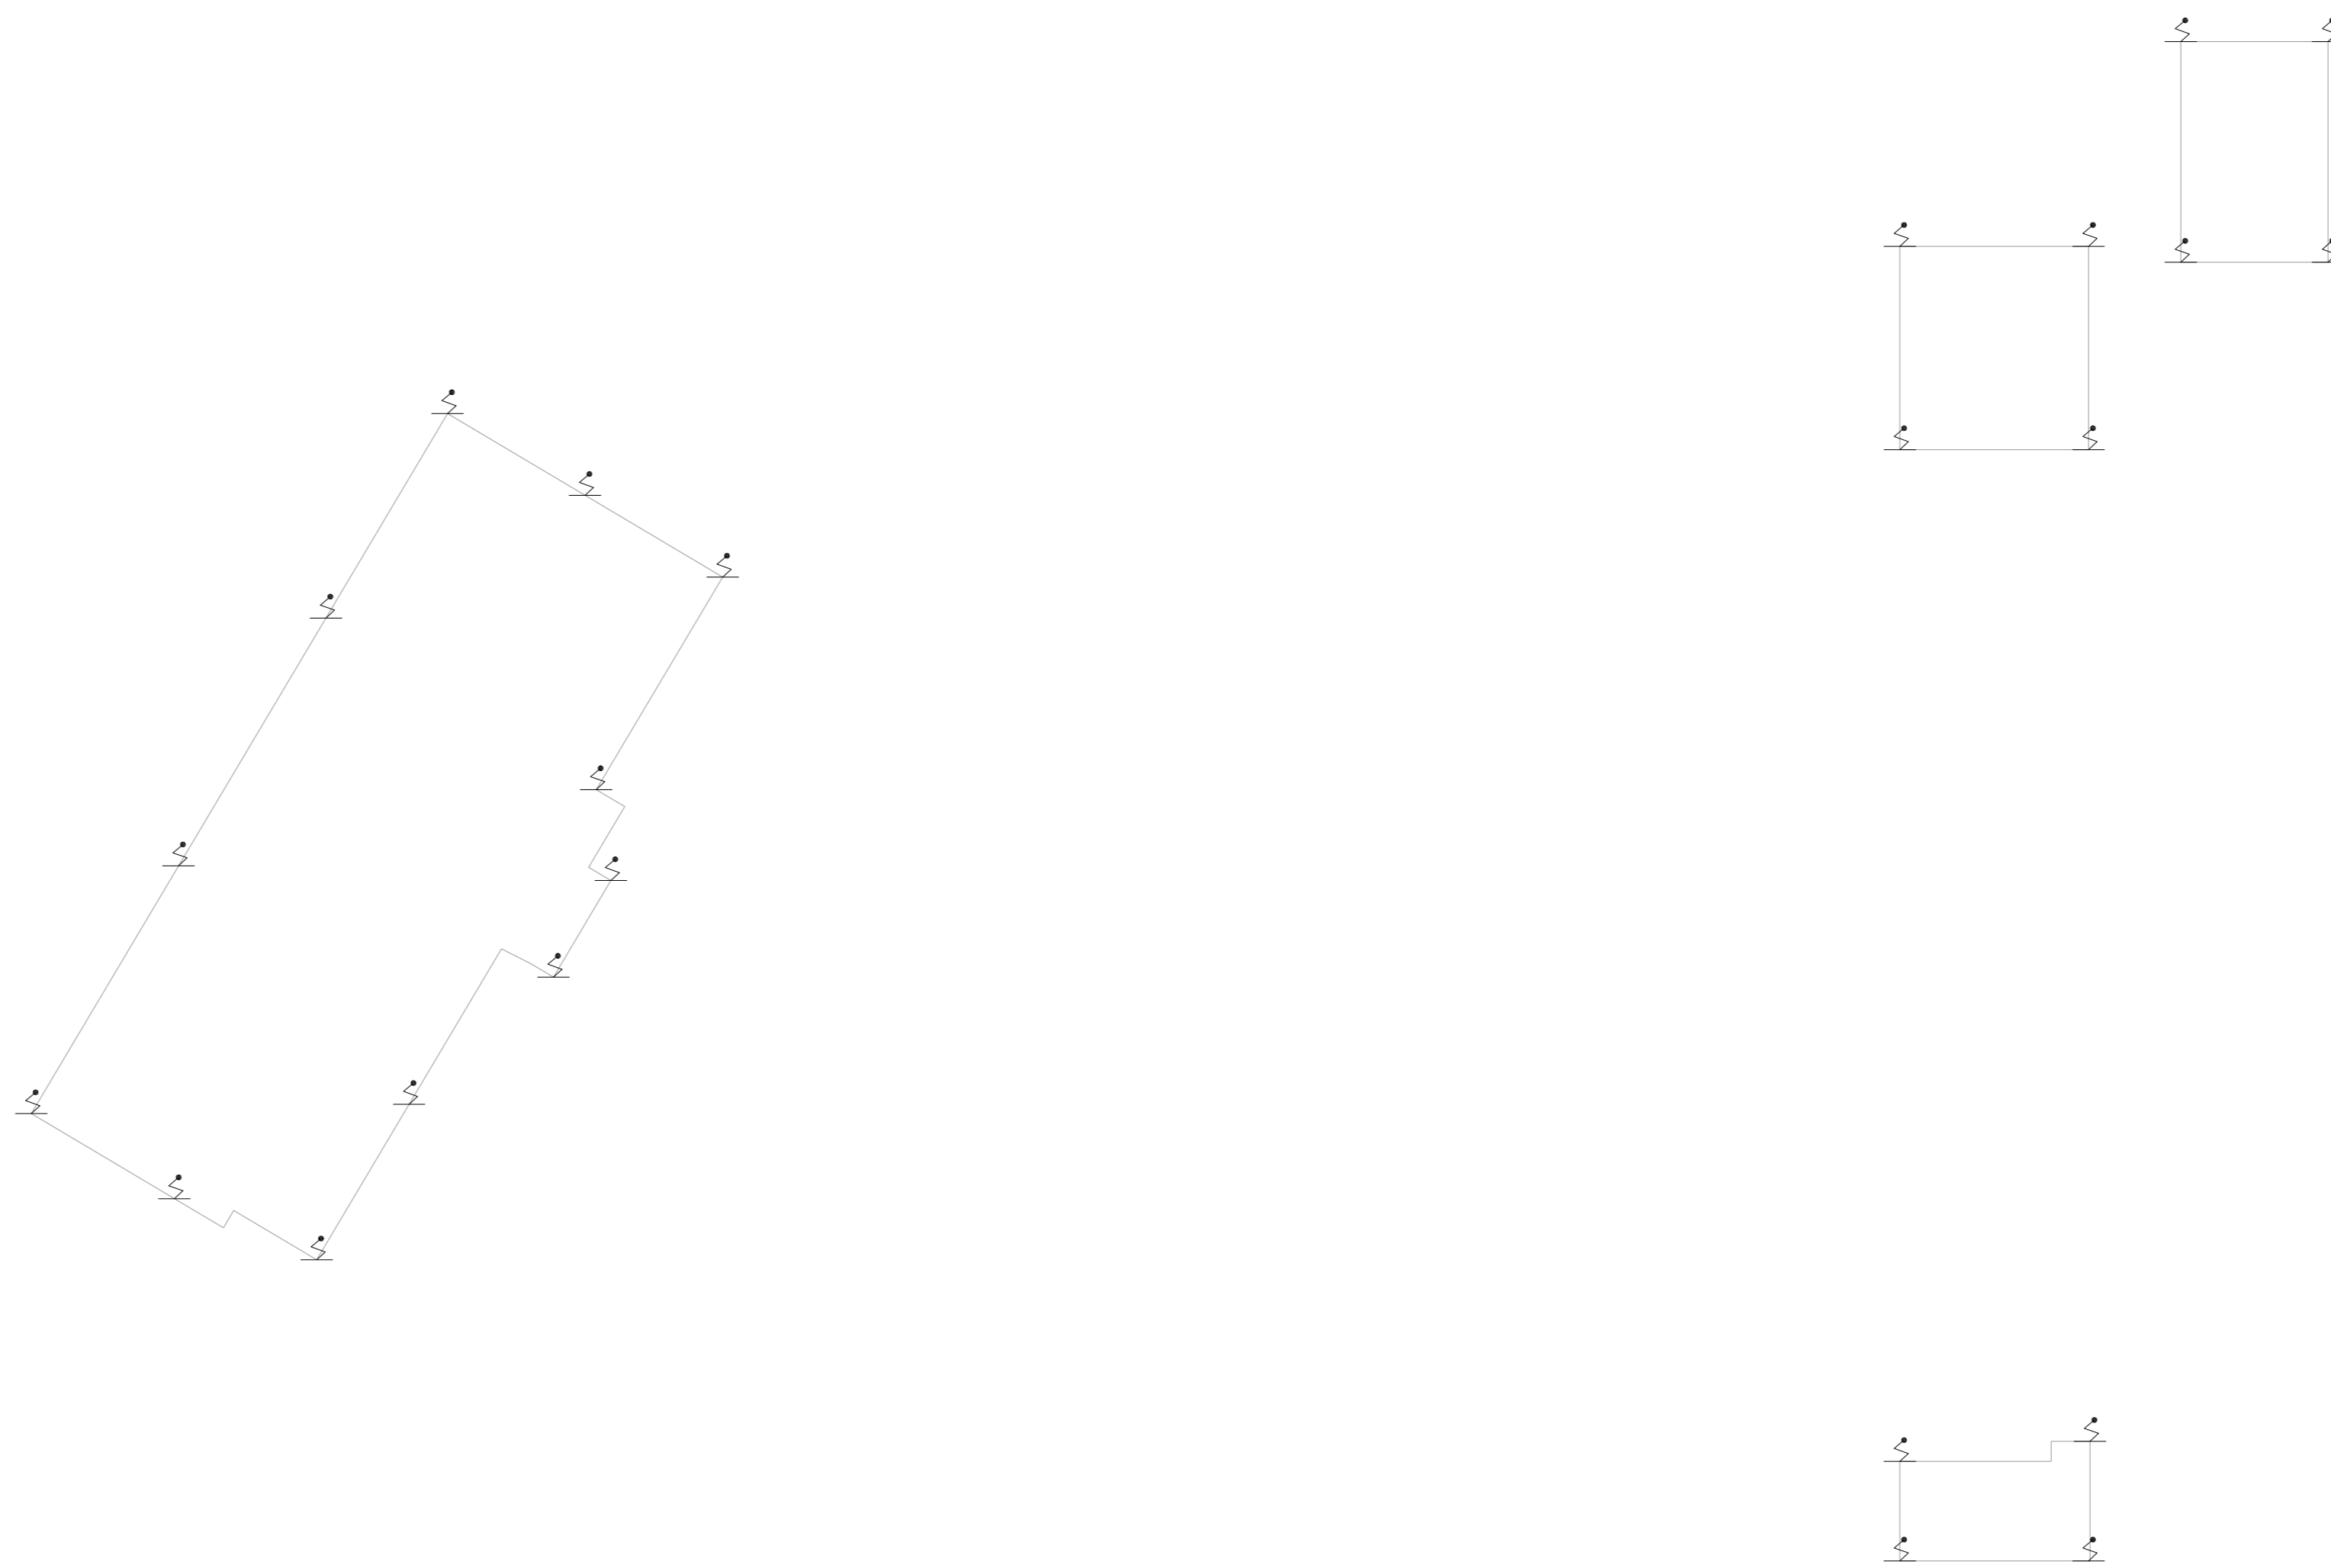

1 **COMPLEXO HOSPITALAR PADRE BENTO DE GUARULHOS**
 PROJETO BÁSICO DOS SISTEMAS DE INCÊNDIO ESCALA 1:200
 PLANTA BAIXA - COBERTURA METRO



MHA Engenharia Ltda <small>Engenharia, Arquitetura e Urbanismo</small> <small>Av. Paulista, 1508 - Bela Vista - São Paulo - SP</small> <small>CEP: 01314-000</small> <small>Telefone: (11) 3066-8420</small> <small>Fax: (11) 3066-8482</small> <small>CNPJ: 06.940.888/0001-00</small>		MHA		ANÁLISE DE PROJETO <input type="checkbox"/> LIBERADO <input type="checkbox"/> LIBERADO COM RESTRIÇÃO <input type="checkbox"/> NÃO LIBERADO		PROJETO RECEBIDO EM PROJETO APROVADO EM RESPONSÁVEL TÉCNICO
DO	EMISSÃO INICIAL	RP				15/07/21
REV	DESCRIÇÃO	RESPONSÁVEL				DATA

SÃO PAULO **Secretaria de Saúde**
GOVERNO DO ESTADO
GRUPO TÉCNICO DE EDIFICAÇÕES
 Av. Dr. Enéas de Azevedo, nº 185, 3º andar
 São Paulo - SP - CEP: 05403-000
 Tel: (11) 3066-8420 Fax: (11) 3066-8482

PROJETO: **COMPLEXO HOSPITALAR PADRE BENTO DE GUARULHOS**
 COBERTURA
 PROJETO BÁSICO DOS SISTEMAS DE INCÊNDIO
 PREVENÇÃO E COMBATE A INCÊNDIO
 FOLHA: **U06** DE **108**
 DATA: **03/2021**
 PROJETO: **20033-PO-108-COB-00.DWG**

RESPONSÁVEL TÉCNICO:
Eng. YUKIO KITAMURA
CAMILA CHINGOTTI

- NOTAS
1. CONFERIR MEDIDAS NO LOCAL
 2. MEDIDAS EM METRO, EXCETO ONDE INDICADO
 3. ADIQUILAR CONFORME RELATÓRIO TÉCNICO E NECESSIDADES ADICIONAIS
 - 4.
 - 5.
 - 6.
 - 7.
 - 8.
 - 9.