


NOTAS

- OS EQUIPAMENTOS CONSIDERADOS COMO EXISTENTES NÃO FORAM TESTADOS, PORTANTO, DEVEM SER VERIFICADAS SUAS CONDIÇÕES DE FUNCIONAMENTO.
- SOAMENTE AS INSTALAÇÕES APARENTES SÃO REPRESENTADAS EM PROLETO, NÃO FORAM VERIFICADAS AS INSTALAÇÕES ENTERRADAS OU SOBRE FORRO.
- TODAS AS PORTAS CORTA FOGO LOCALIZADAS EM CORREDORES E BOTA DE FUGA, FICARÃO ABERTAS COM ELÉTRONA INTERLIGADO COM O SISTEMA DE ALARME DE EMERGÊNCIA.
- PARA AS LUMINÁRIAS DE EMERGÊNCIA NOVAS, SERÁ PREVISTO CIRCUITO DEDICADO COM ELÉTROTUTOS NOVOS E DISJUNTOR DE IDENTIFICAÇÃO.

LEGENDA



	CONJUNTO MOTOBOMBA DE INCÊNDIO - NOVO
	RESERVA DE INCÊNDIO - EXISTENTE A MANTER

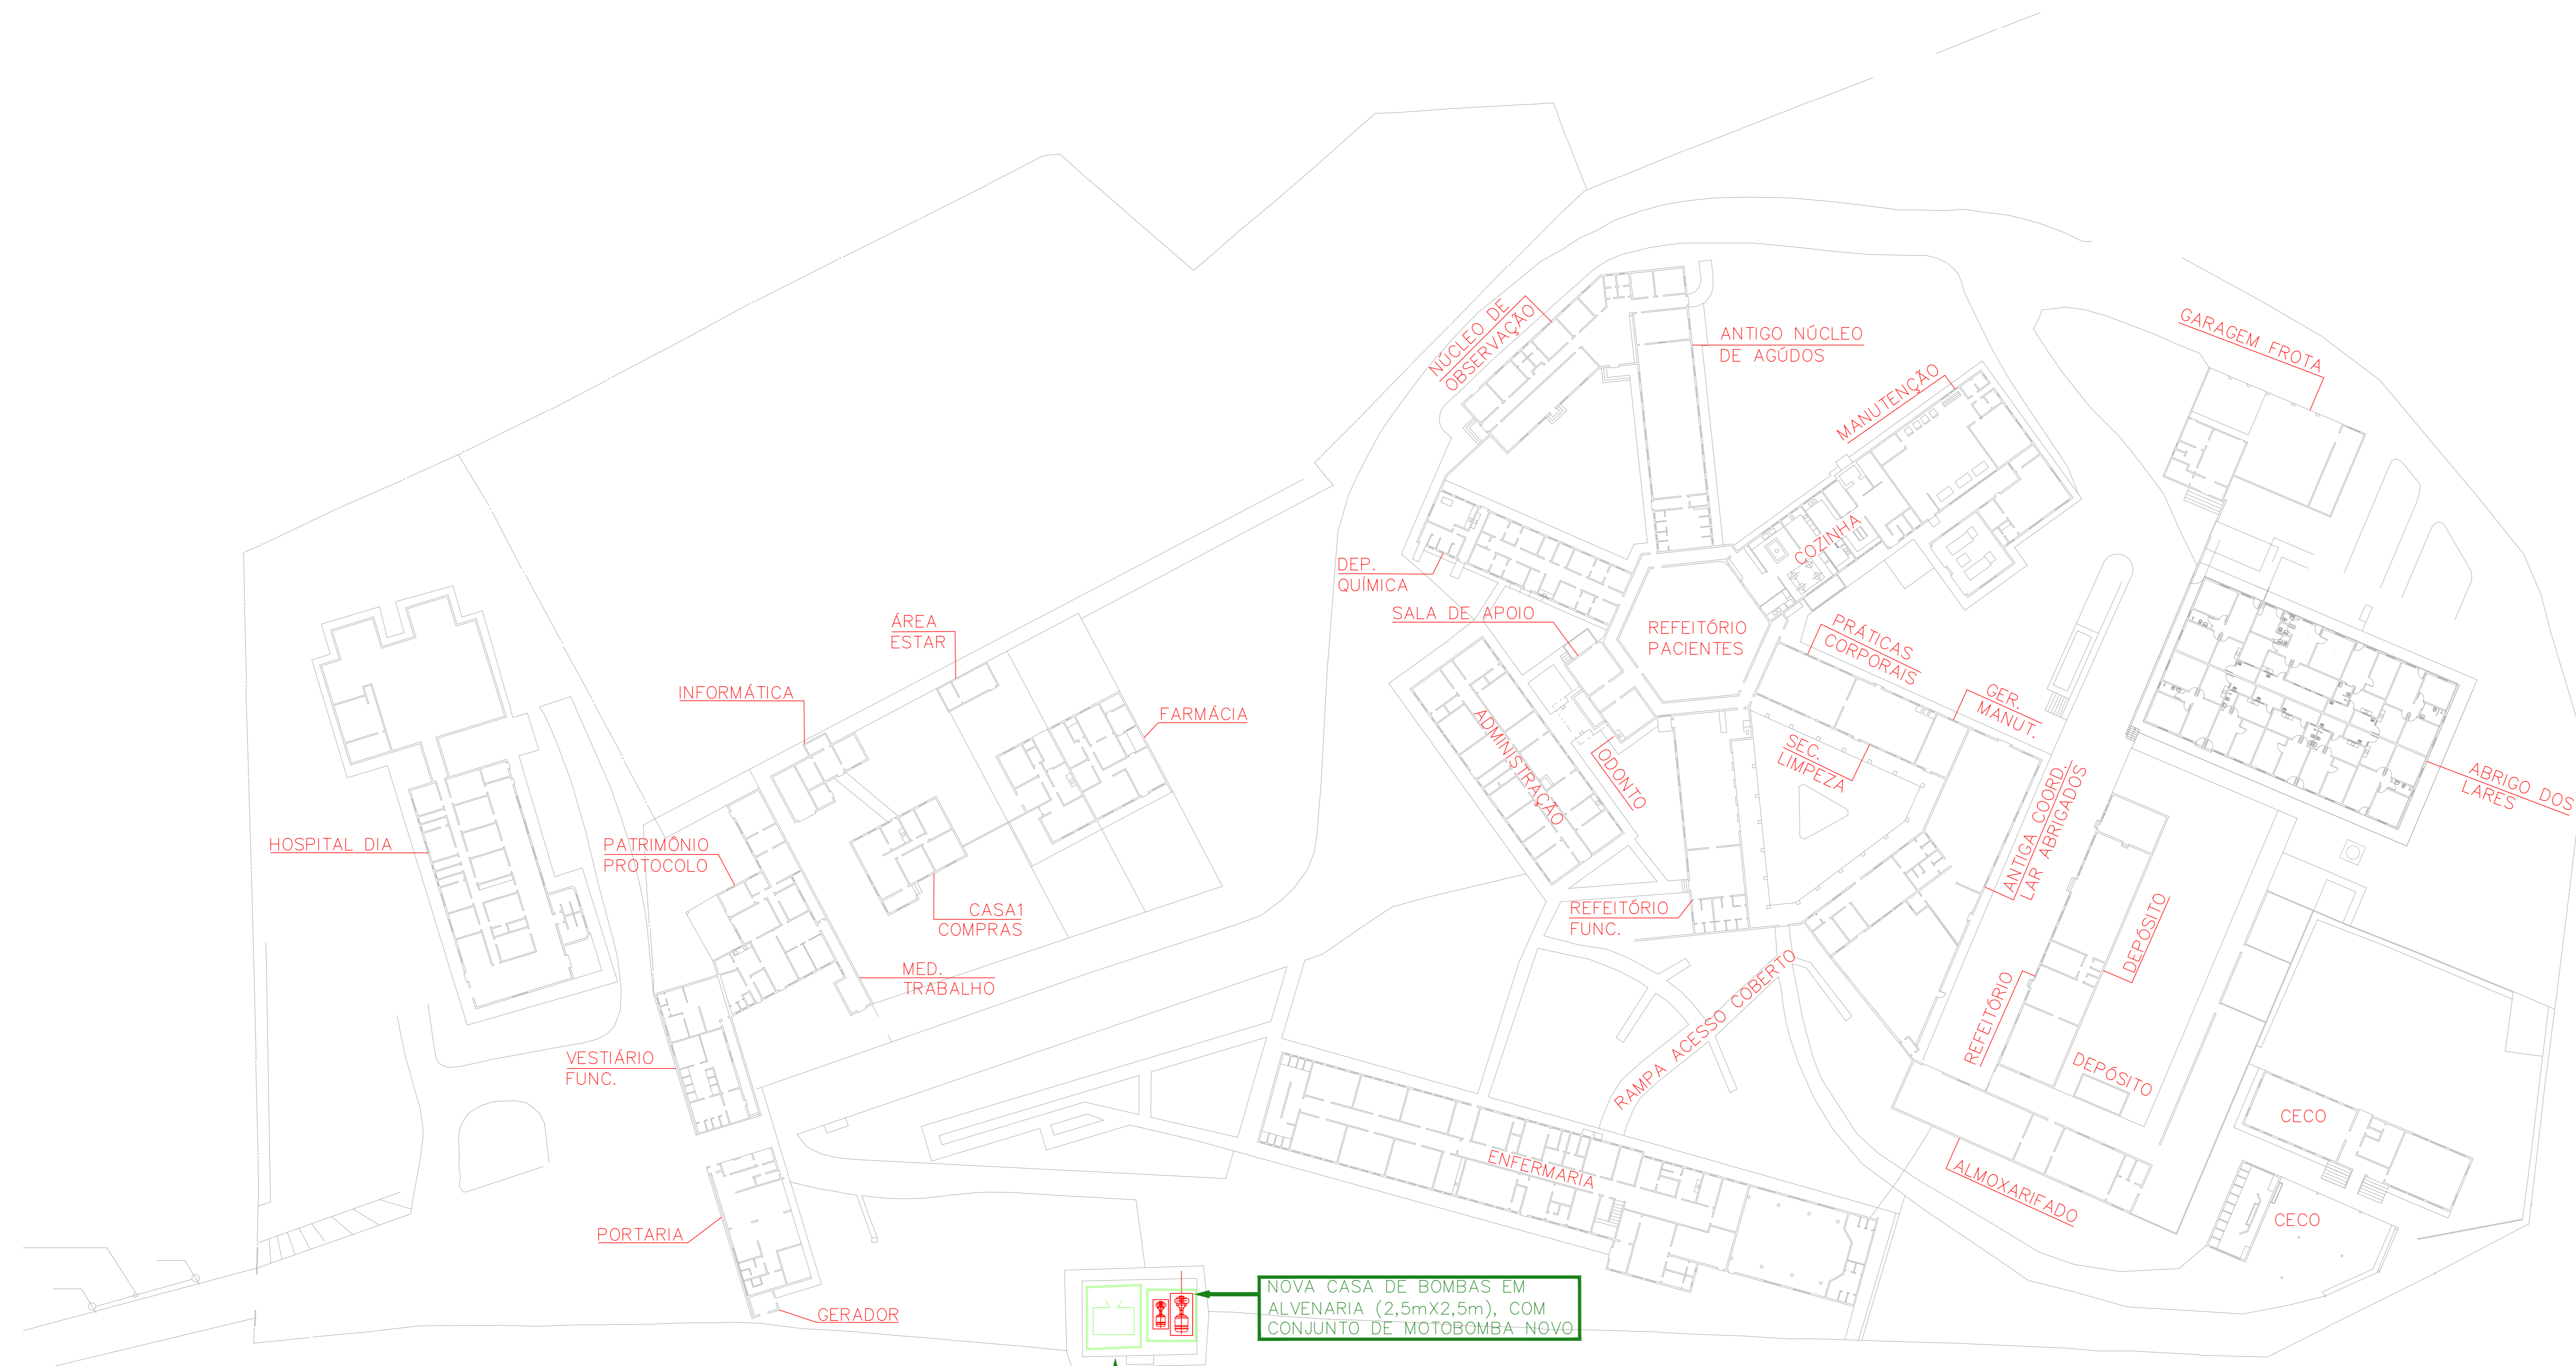

NOVA CASA DE BOMBAS EM ALVENARIA (2,5mX2,5m), COM CONJUNTO DE MOTOBOMBA-NOVO

RESERVA TÉCNICA DE INCÊNDIO ELEVADA: 3,5mX4,0mX2,0m = 28m³ (A MANTER)

1 CAISM ÁGUA FUNDA - IMPLANTAÇÃO
 PROJETO BÁSICO DOS SISTEMAS DE INCÊNDIO
 PLANTA BAIXA
 ESCALA 1:400
 METRO

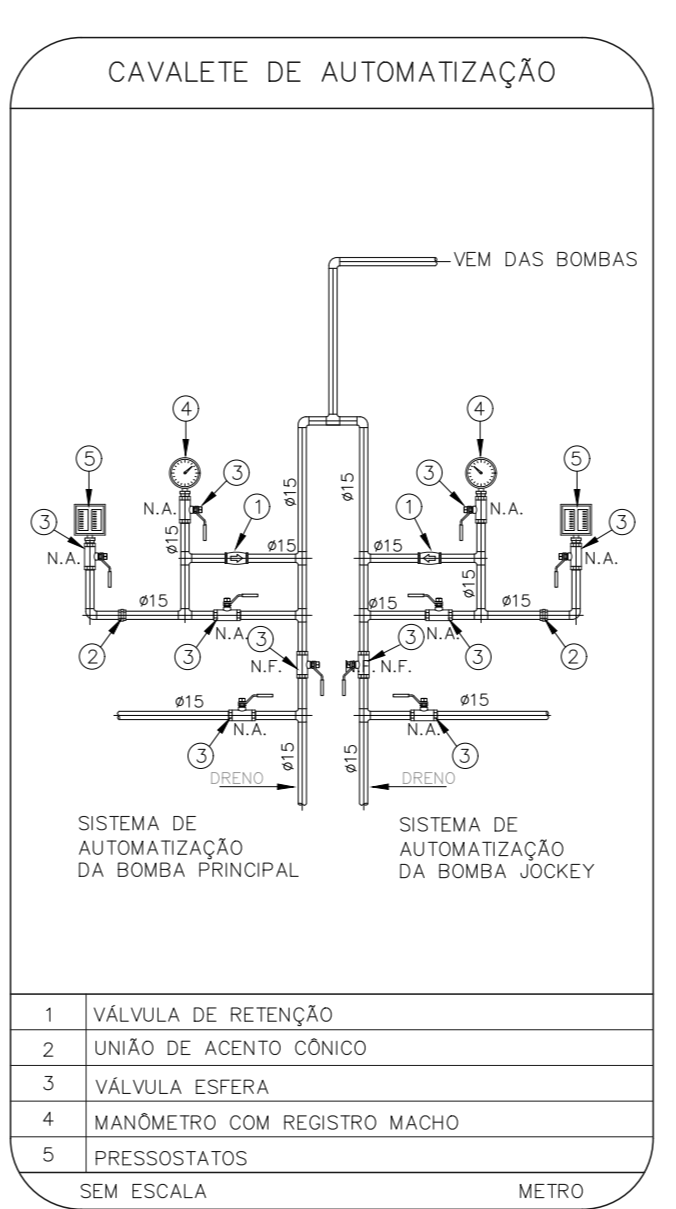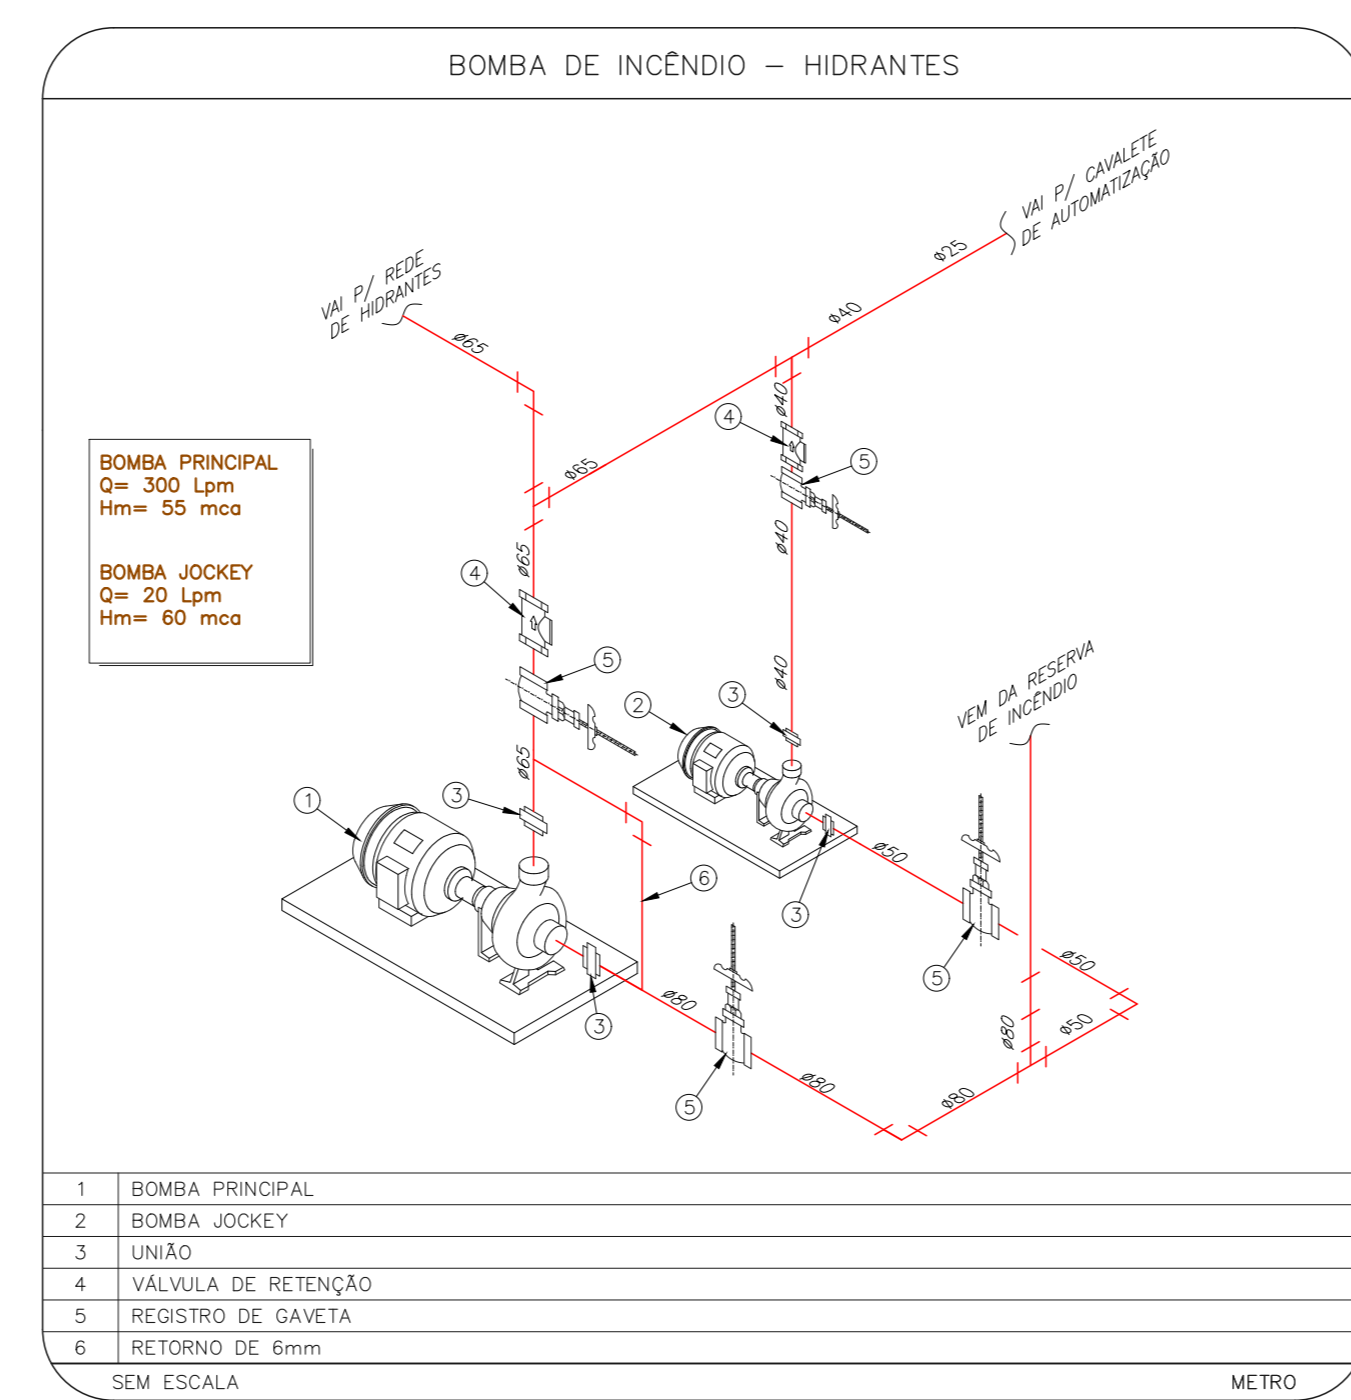

MHA Engenharia Ltda	ANALISE DE PROJETO	PROJETO RECEBIDO EM
<input type="checkbox"/> LIBERADO	<input type="checkbox"/> LIBERADO COM RESTRIÇÃO	PROJETO APROVADO EM
<input type="checkbox"/> NÃO LIBERADO		
	RESPONSÁVEL TÉCNICO	
02 REVISÃO DOS SISTEMAS PARA ATENDIMENTO DE COMUNICAR-SE	FD	22/06/21
01 REVISÃO DA ARQUITETURA PARA ATENDER COMUNICAR-SE	SF	02/06/21
00 EMISSÃO INICIAL	SF	28/05/21
REV DESCRIÇÃO	RESPONSÁVEL	DATA

SÃO PAULO GOVERNO DO ESTADO
 Secretaria de Saúde

GRUPO TÉCNICO DE EDIFICAÇÕES

CAISM Água Funda "Dr. David Capist da Costa Filho"
 Implantação dos sistemas de incêndio

PREVENÇÃO E COMBATE A INCÊNDIO

U07 100

Av. Dr. Eudes Covatto de Aguiar, nº188, 3º andar
 São Paulo-SP Cep: 04543-000
 Tel: (11)3066 8420 Fax: (11)3066 8482

Projeto: Engº YUIRO KITAMURA
 CAD: L. CHINGOTTI

- NOTAS
- CONFIRMAR MEDIDAS NO LOCAL
 - MEDIDAS EM METRO EXCETO ONDE INDICADO
 - ADAPTAÇÕES CONFORME RELATÓRIO TÉCNICO E NECESSIDADES ADICIONAIS
 -
 -
 -
 -
 -
 -
 -
 -