


NOTAS

1- VER DETALHES DE SPOA NA FOLHA U07-121.


LEGENDA

PARA-RAIO

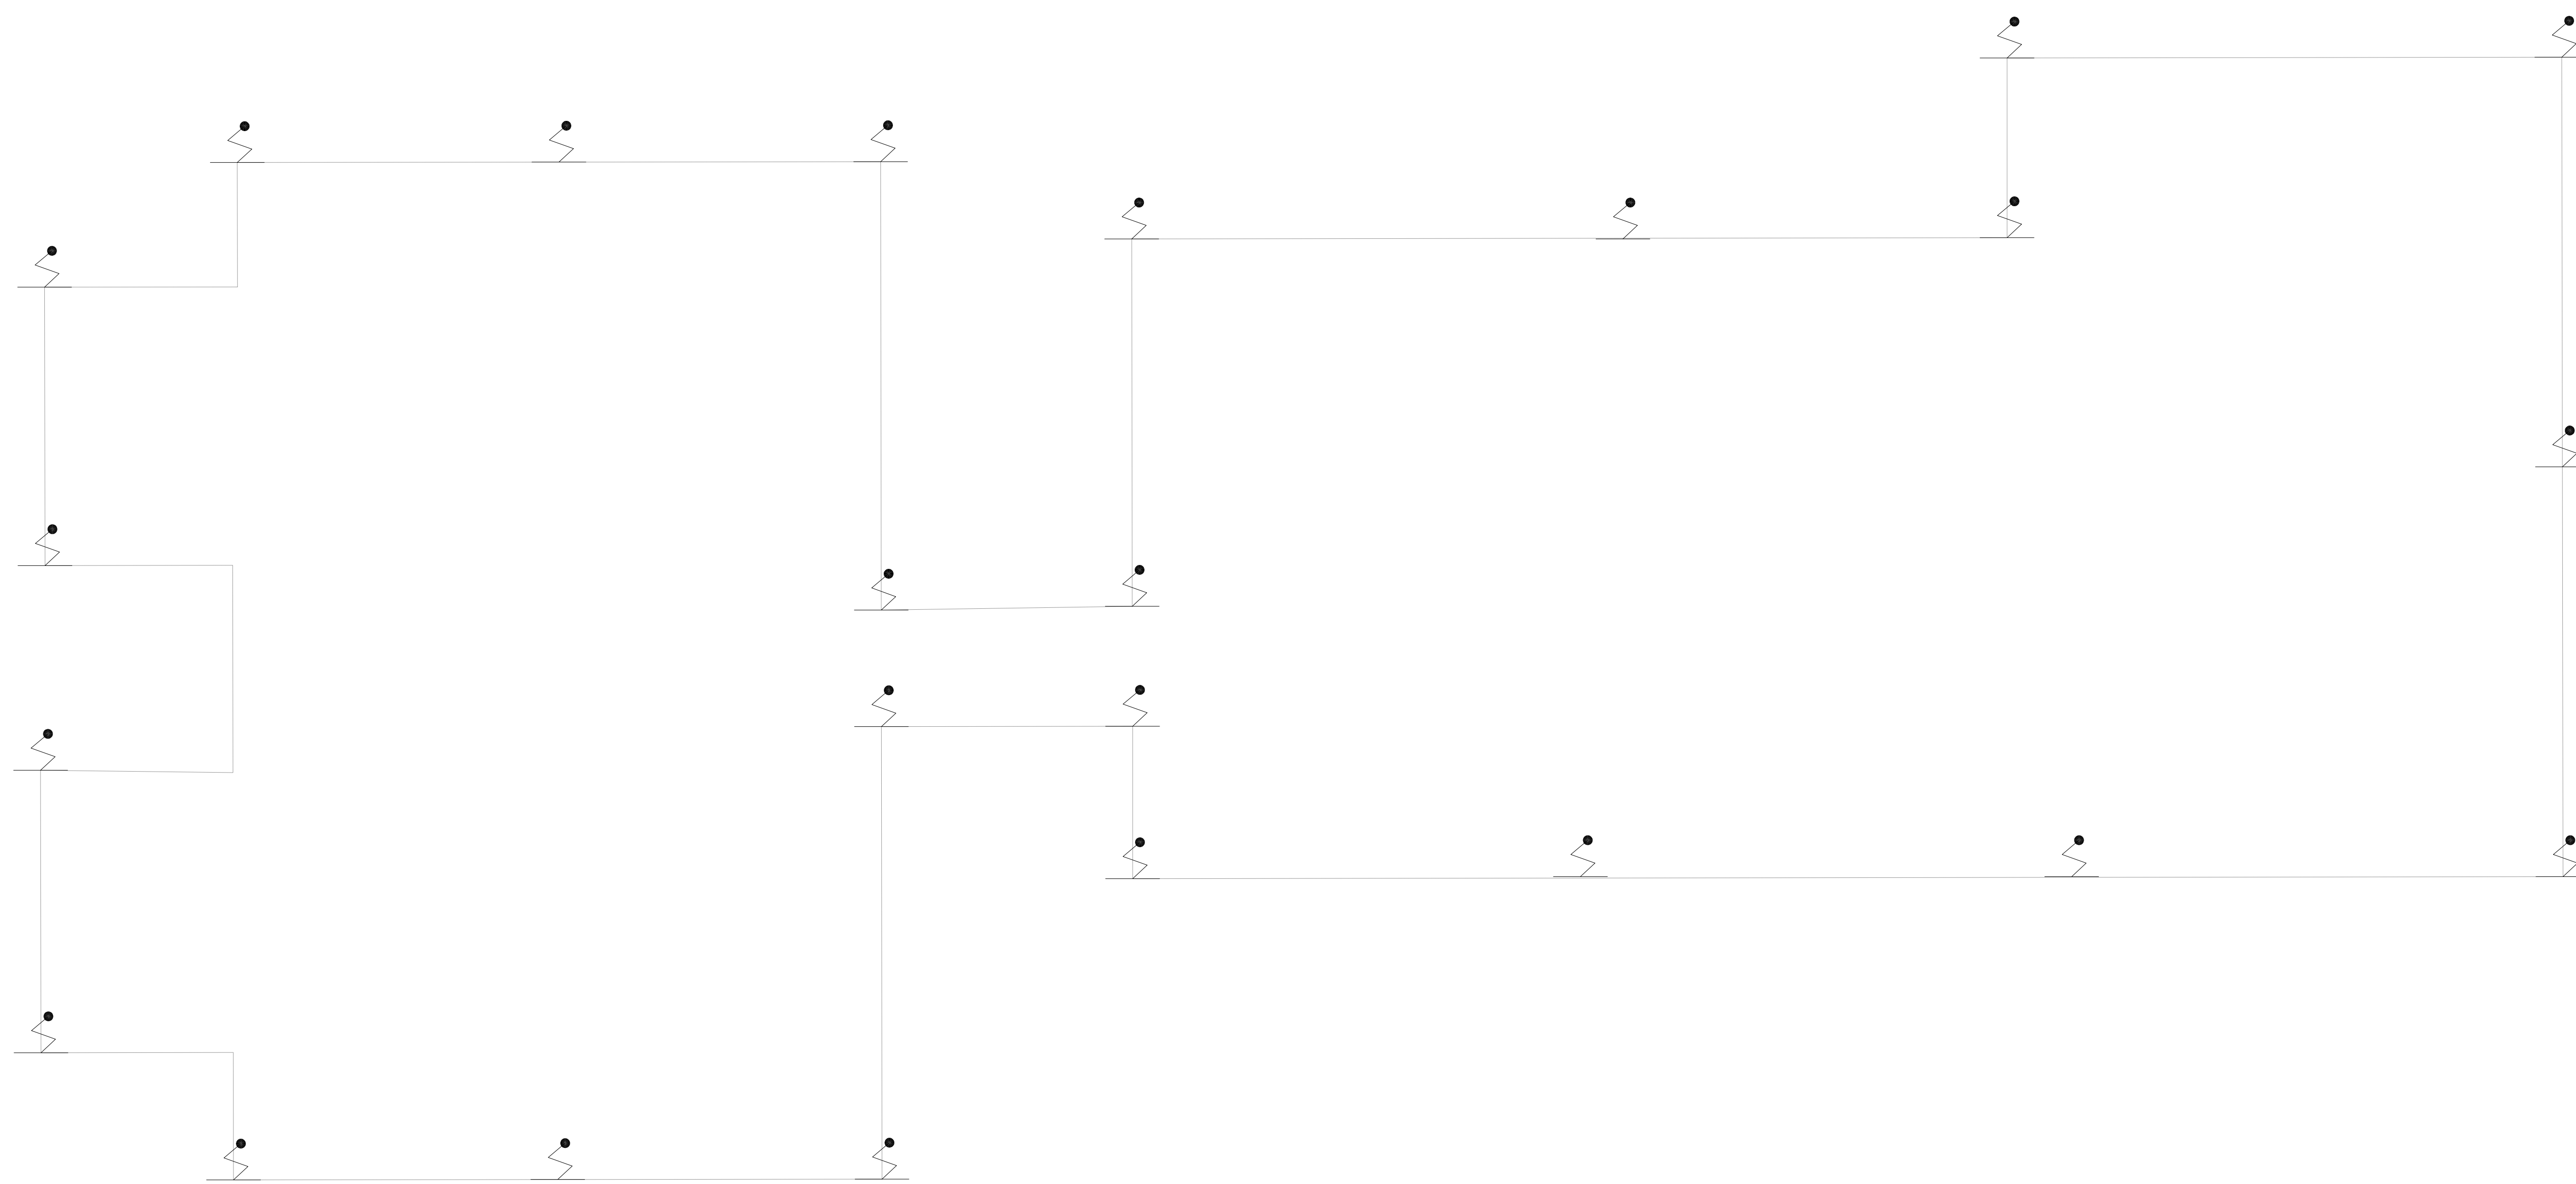

1 CAISM ÁGUA FUNDA
 PROJETO BÁSICO DOS SISTEMAS DE INCENDIO
 PLANTA BAIXA - COBERTURA ESCALA 1:75
 METRO

PLANTA CHAVE

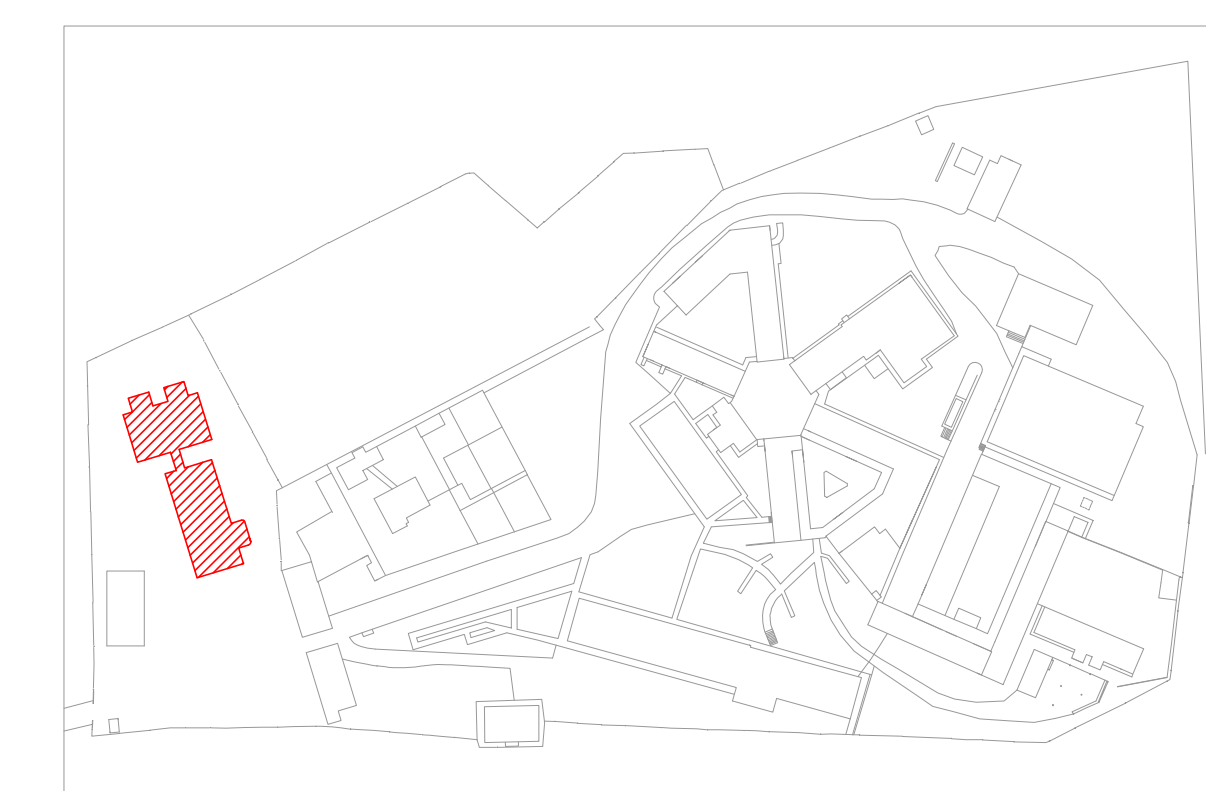

MHA Engenharia Ltda Rua... São Paulo, SP	ANÁLISE DE PROJETO <input type="checkbox"/> LIBERADO <input type="checkbox"/> LIBERADO COM RESTRIÇÃO <input type="checkbox"/> NÃO LIBERADO	PROJETO RECEBIDO EM PROJETO APROVADO EM RESPONSÁVEL TÉCNICO
	DATA RESPONSÁVEL DATA	
	EMISSÃO INICIAL DATA	
	REVISÃO DATA	

- NOTAS
1. CONFERIR MEDIDAS NO LOCAL
 2. MEDIDAS EM METRO, EXCETO ONDE INDICADO
 3. ADIQUILAR CONFORME RELATÓRIO TÉCNICO E NECESSIDADES ADICIONAIS
 - 4.
 - 5.
 - 6.
 - 7.
 - 8.
 - 9.
 - 10.

SÃO PAULO **Secretaria de Saúde**
GRUPO TÉCNICO DE EDIFICAÇÕES
 Rua...
 São Paulo, SP
 Tel: (11) 3066 8420 Fax: (11) 3066 8482

PROJETO: CAISM Água Funda "Dr. David Capist da Costa Filho"
 LOCAL: Hospital da...
 PROJETO BÁSICO DOS SISTEMAS DE INCENDIO
 PREVENÇÃO E COMBATE A INCENDIO
 FOLHA: U07
 TOTAL: 111
 DATA: 03/2021
 PROJETO: 20033-POJ-U07-111-COB_HOSPIA-00.DWG

ENG. CIVIL: Eng. YUKIO KITAMURA
 PROJ. CIVIL: CAMILO CHINGOTTI