


NOTAS


1- VER DETALHES DE SPOA NA FOLHA U07-121.

LEGENDA

PARA-RAIO

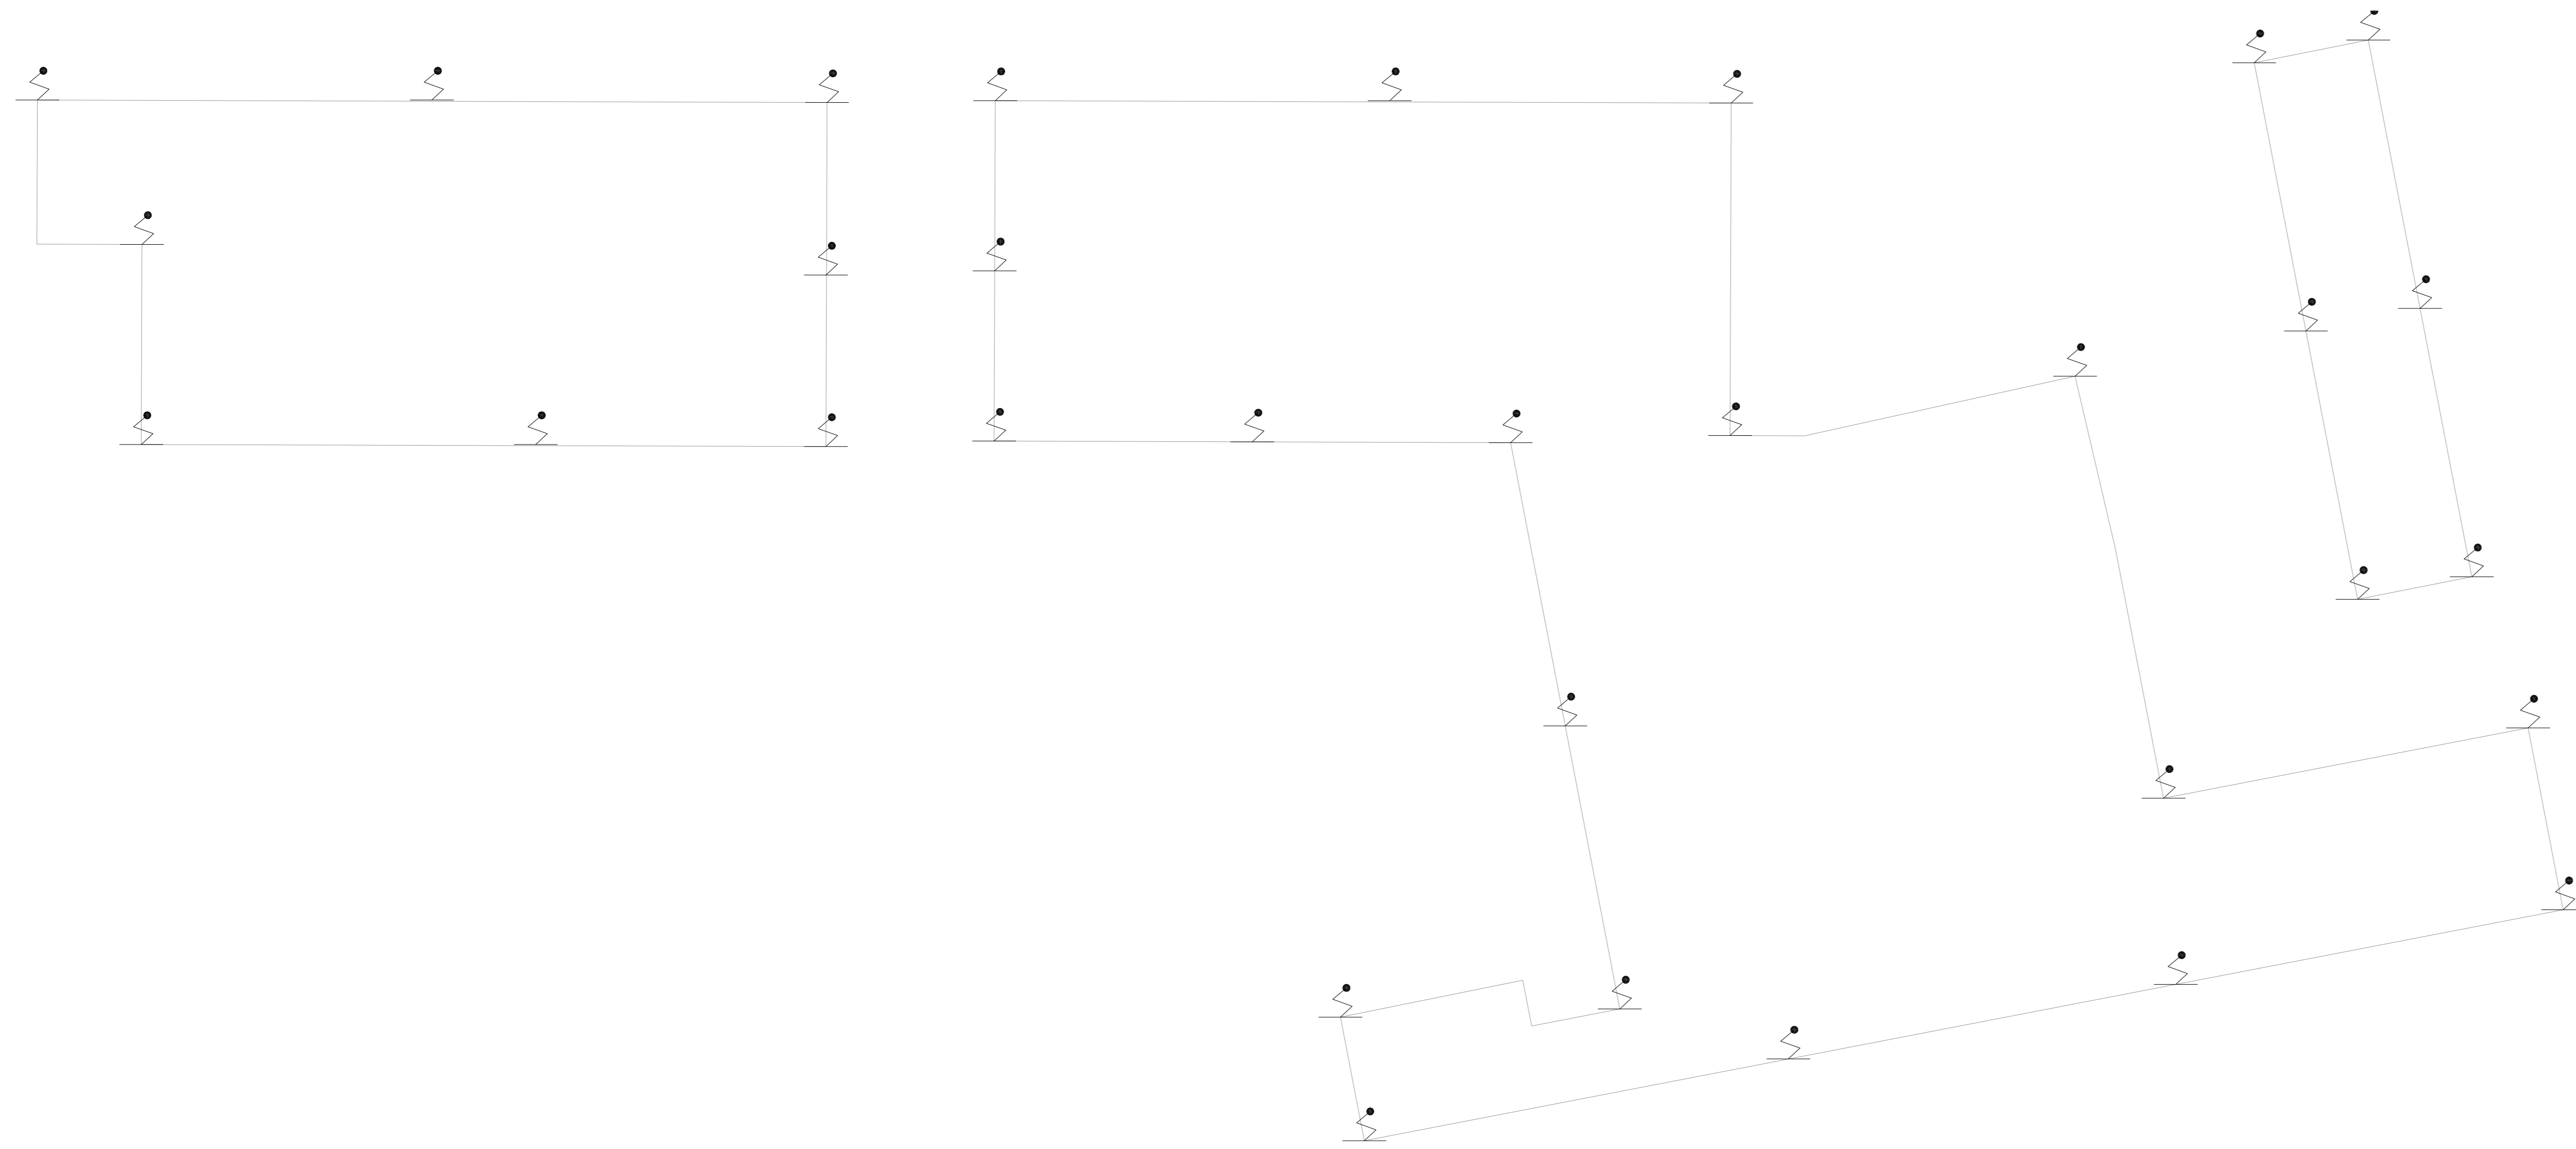


1 CAISM AGUA FUNDA
 PROJETO BÁSICO DOS SISTEMAS DE INCÊNDIO
 PLANTA BAIXA COBERTURA - PORTARIA, VESTIÁRIOS, PATRIMÔNIO E MED. DO TRAB. METRO
 ESCALA 1:100

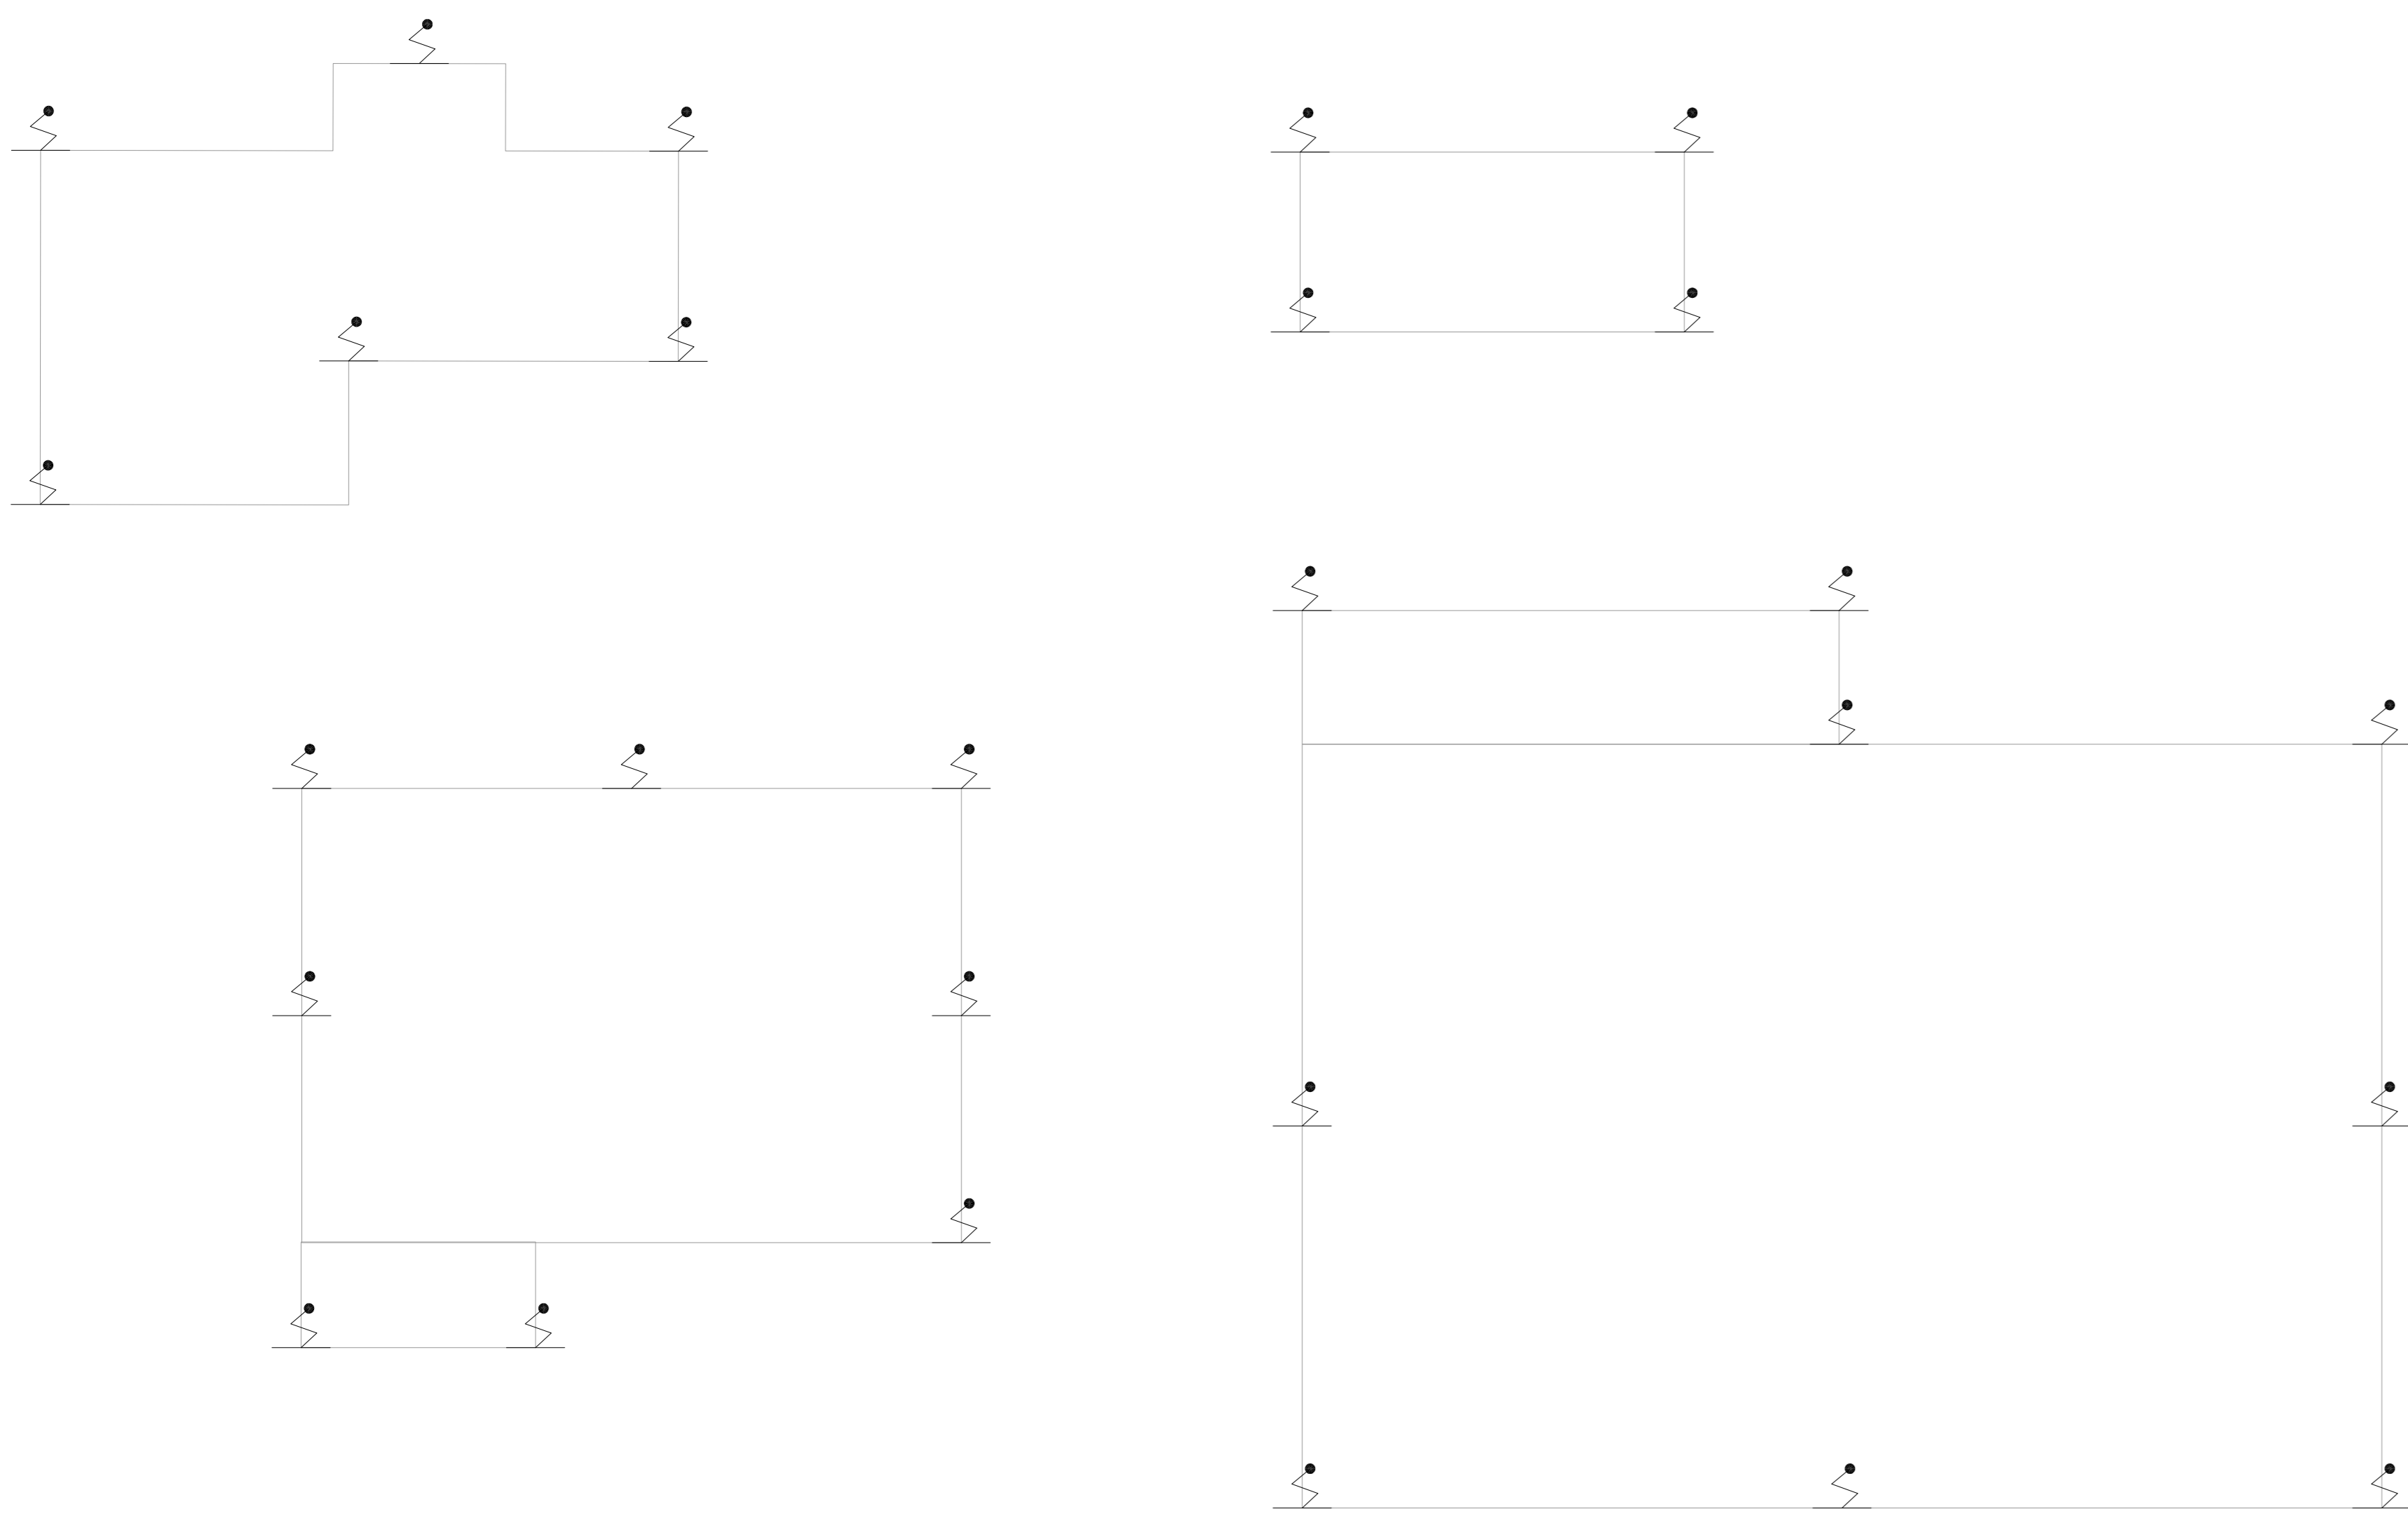

2 CAISM AGUA FUNDA
 PROJETO BÁSICO DOS SISTEMAS DE INCÊNDIO
 PLANTA BAIXA COBERTURA - CASA 1, NAC, FARMÁCIA
 ESCALA 1:100
 METRO

PLANTA CHAVE

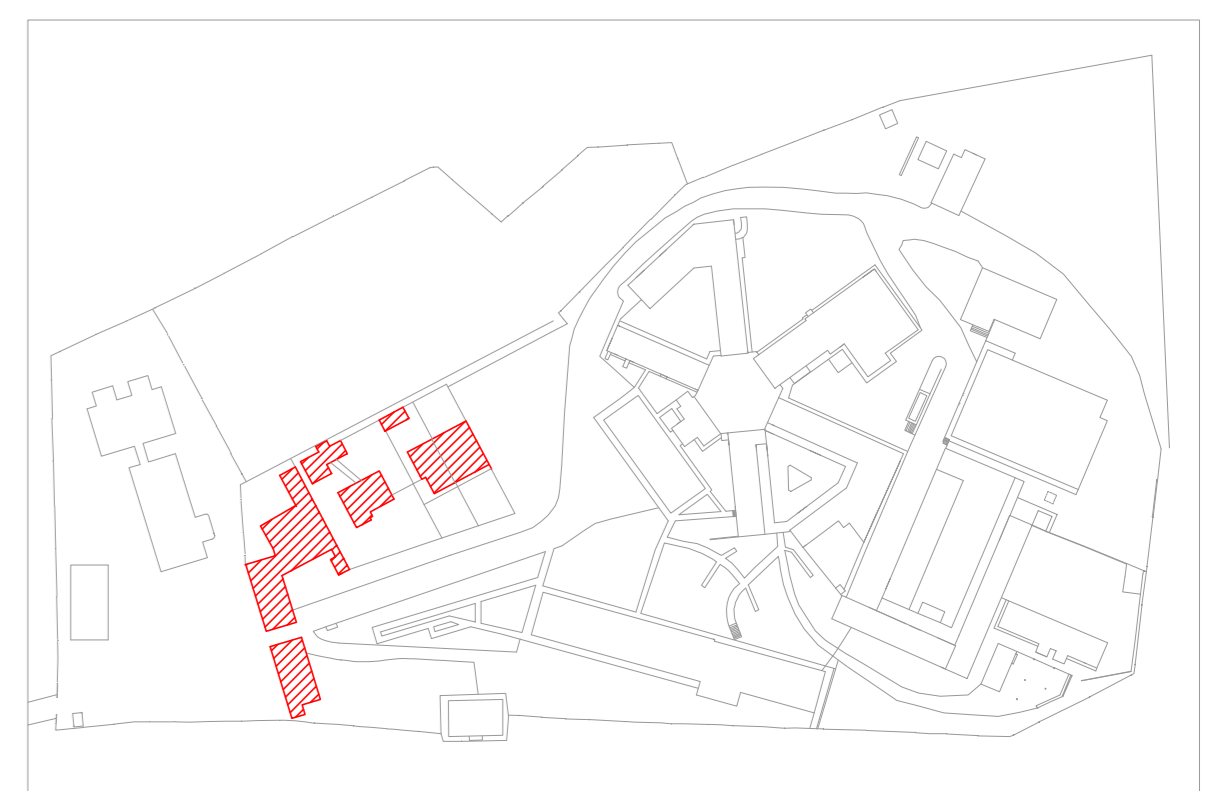

- NOTAS
1. CONFERIR MEDIDAS NO LOCAL.
 2. MEDIDAS EM METRO, EXCETO ONDE INDICADO.
 3. ADAPTAÇÕES CONFORME RELATÓRIO TÉCNICO E NECESSIDADES ADICIONAIS.
 - 4.
 - 5.
 - 6.
 - 7.
 - 8.
 - 9.
 - 10.

MHA Engenharia Ltda Rua... São Paulo, SP		ANÁLISE DE PROJETO <input type="checkbox"/> LIBERADO <input type="checkbox"/> LIBERADO COM RESTRIÇÃO <input type="checkbox"/> NÃO LIBERADO		PROJETO RECEBIDO EM PROJETO APROVADO EM RESPONSÁVEL TÉCNICO	
DO	EMISSÃO INICIAL	RP			15/07/21
REV	DESCRIÇÃO	RESPONSÁVEL			DATA

SÃO PAULO Secretaria de Saúde
GRUPO TÉCNICO DE EDIFICAÇÕES
 PREVENÇÃO E COMBATE A INCÊNDIO
 Nº 112
 U07
 112
 03/2021
 Av. Dr. Ezequiel Corvelto de Aguiar, nº 185, 3º andar
 São Paulo-SP Cep: 05453-005
 Tel: (11) 5066 8420 Fax: (11) 5066 8482
 Engº YUKIO KITAMURA
 CÂMILA CHINGOTTI