


NOTAS

1- VER DETALHES DE SPOA NA FOLHA U07-121.


LEGENDA

PARA-RAIO

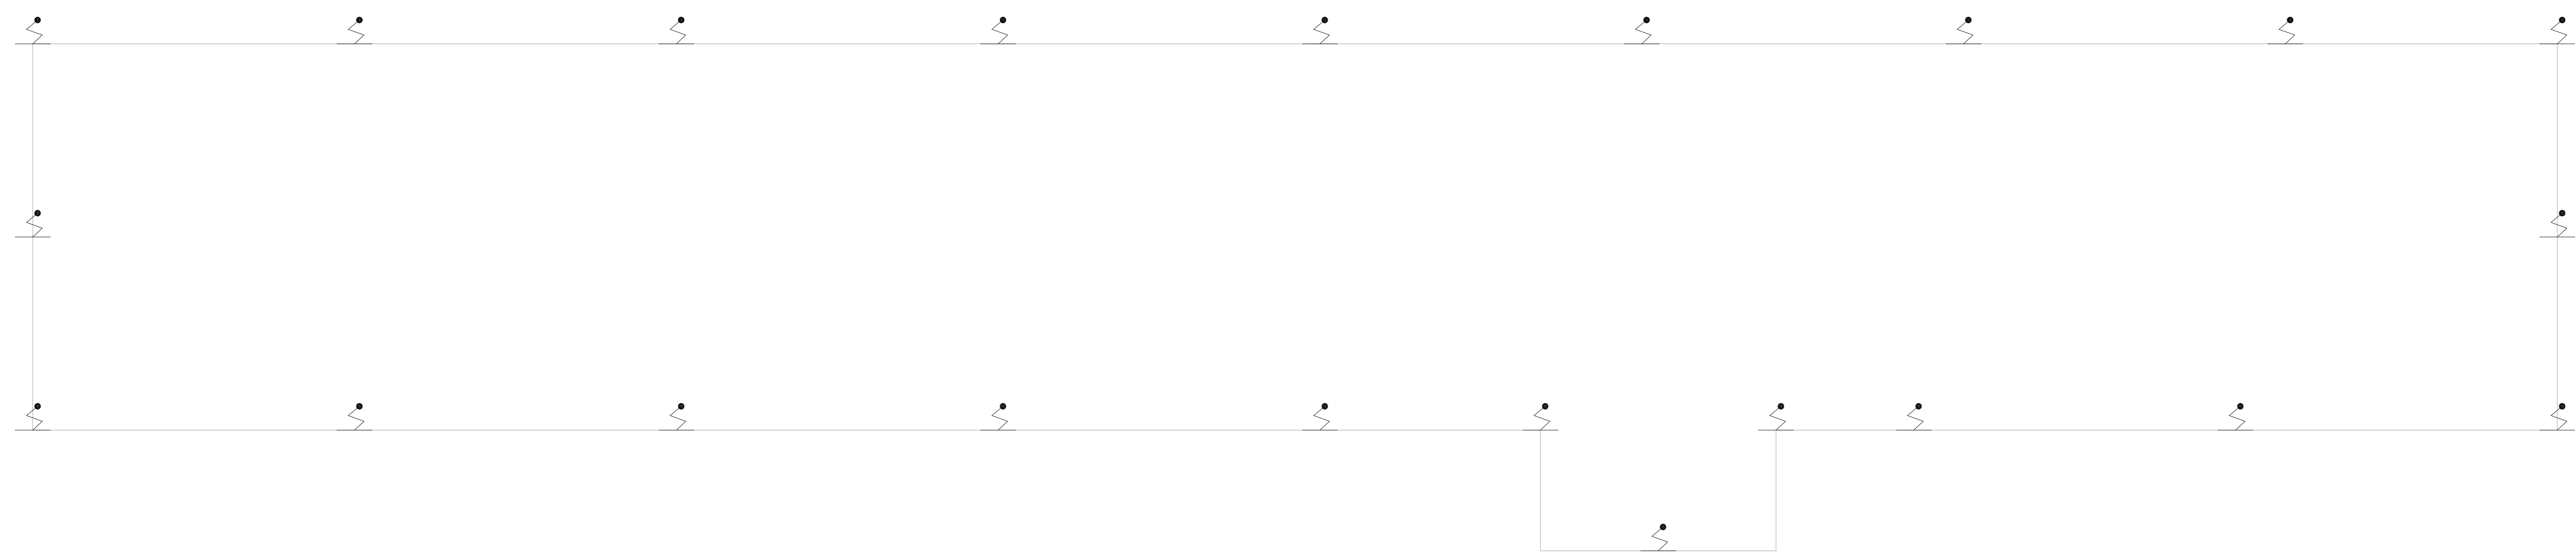

1 CAISM ÁGUA FUNDA
PROJETO BÁSICO DOS SISTEMAS DE INCÊNDIO
PLANTA BAIXA - COBERTURA
ESCALA 1:100
METRO

PLANTA CHAVE

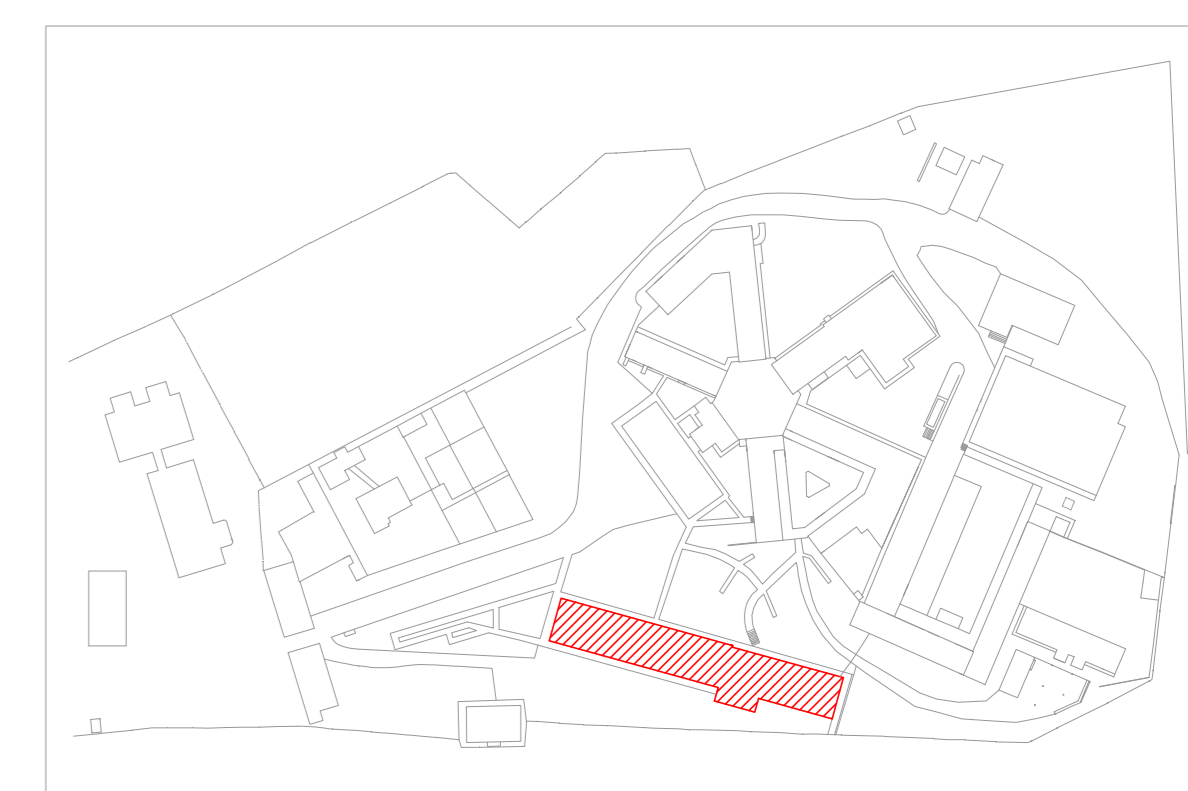

MHA Engenharia Ltda Rua... São Paulo, SP	<input type="checkbox"/> LIBERADO <input type="checkbox"/> LIBERADO COM RESTRIÇÃO <input type="checkbox"/> NÃO LIBERADO	PROJETO RECEBIDO EM PROJETO APROVADO EM RESPONSÁVEL TÉCNICO
	ANÁLISE DE PROJETO	
	DATA	
	RESPONSÁVEL	

REV	DESCRIÇÃO	RESPONSÁVEL	DATA
00	EMISSÃO INICIAL	RP	15/07/21

SÃO PAULO SECRETARIA DE SAÚDE
 GOVERNO DO ESTADO

GRUPO TÉCNICO DE EDIFICAÇÕES

PROJETO: CAISM Água Funda "Dr. David Capist da Costa Filho"
 ENFERMARIA - COBERTURA
 PROJETO BÁSICO DOS SISTEMAS DE INCÊNDIO
 PREVENÇÃO E COMBATE A INCÊNDIO

Nº 113
 U07
 DATA: 03/2021
 20033-PQ-U07-113-COB_SUP_ENFER-00.DWG

Engº YUKIO KITAMURA
 CÂMILA CHINGOTTE

- NOTAS
1. CONFERIR MEDIDAS NO LOCAL.
 2. MEDIDAS EM METRO, EXCETO ONDE INDICADO.
 3. ADIQUAÇÕES CONFORME RELATÓRIO TÉCNICO E NECESSIDADES ADICIONAIS.
 - 4.
 - 5.
 - 6.
 - 7.
 - 8.
 - 9.
 - 10.