


NOTAS


1- VER DETALHES DE SPOA NA FOLHA U07-121.

LEGENDA

PARA-BATO

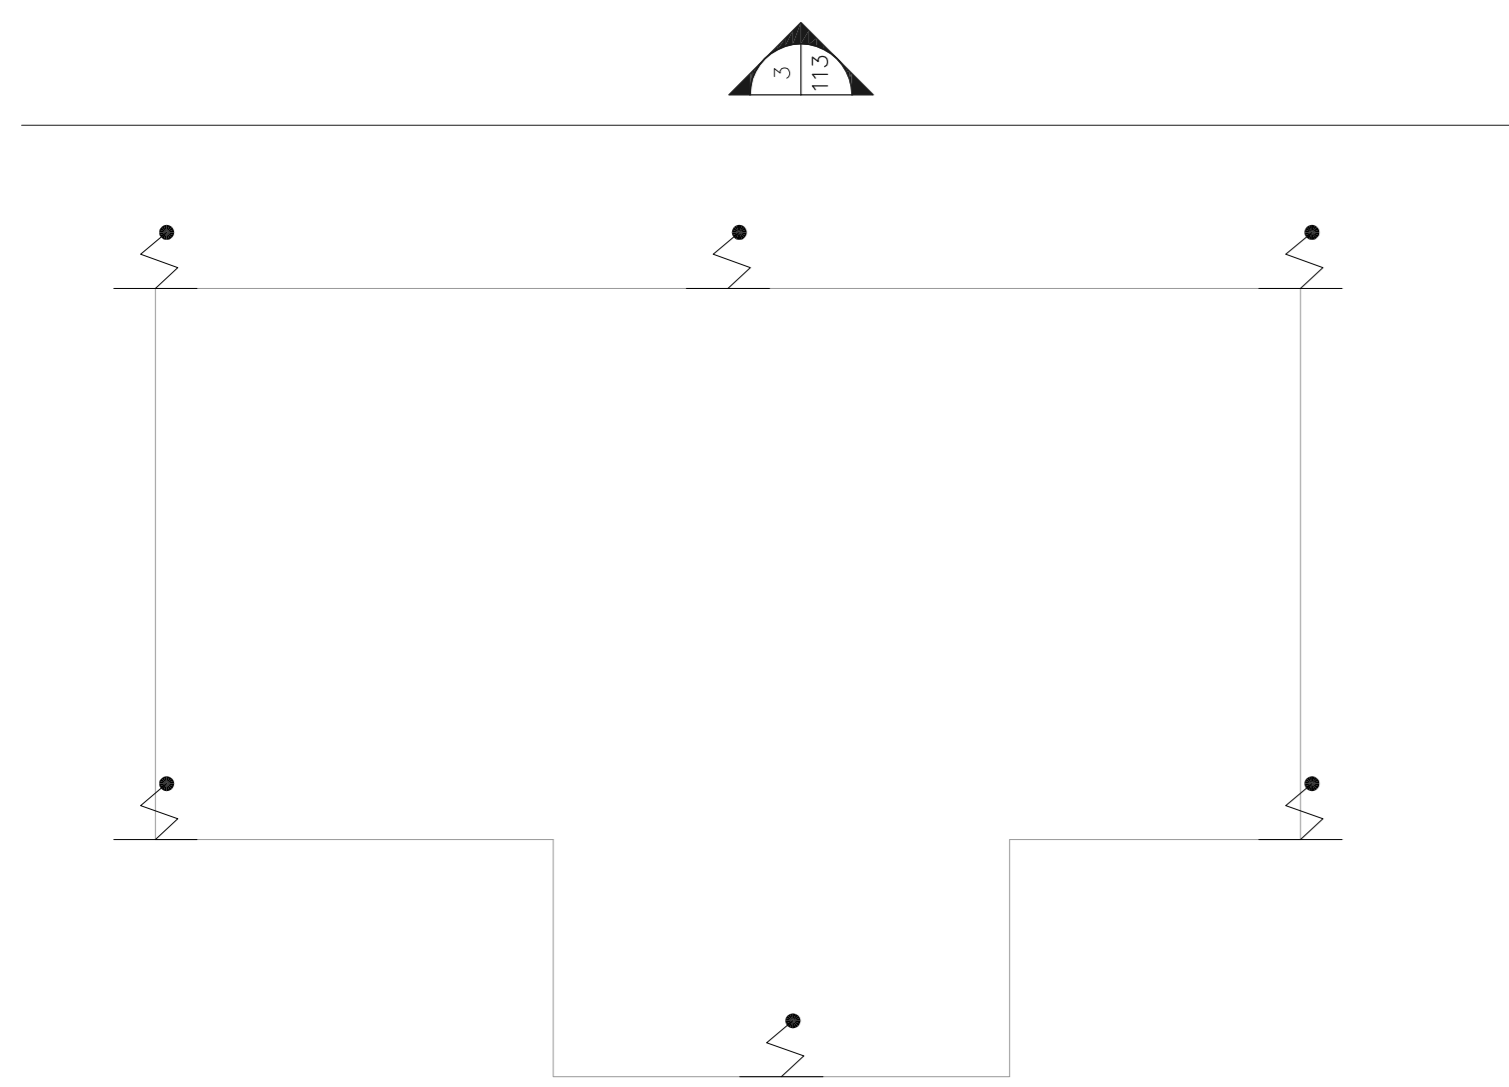

1 CAISM ÁGUA FUNDA
PROJETO BÁSICO DOS SISTEMAS DE INCÊNDIO
PLANTA BAIXA COBERTURA - ODONTOLOGIA
ESCALA 1:100
METRO

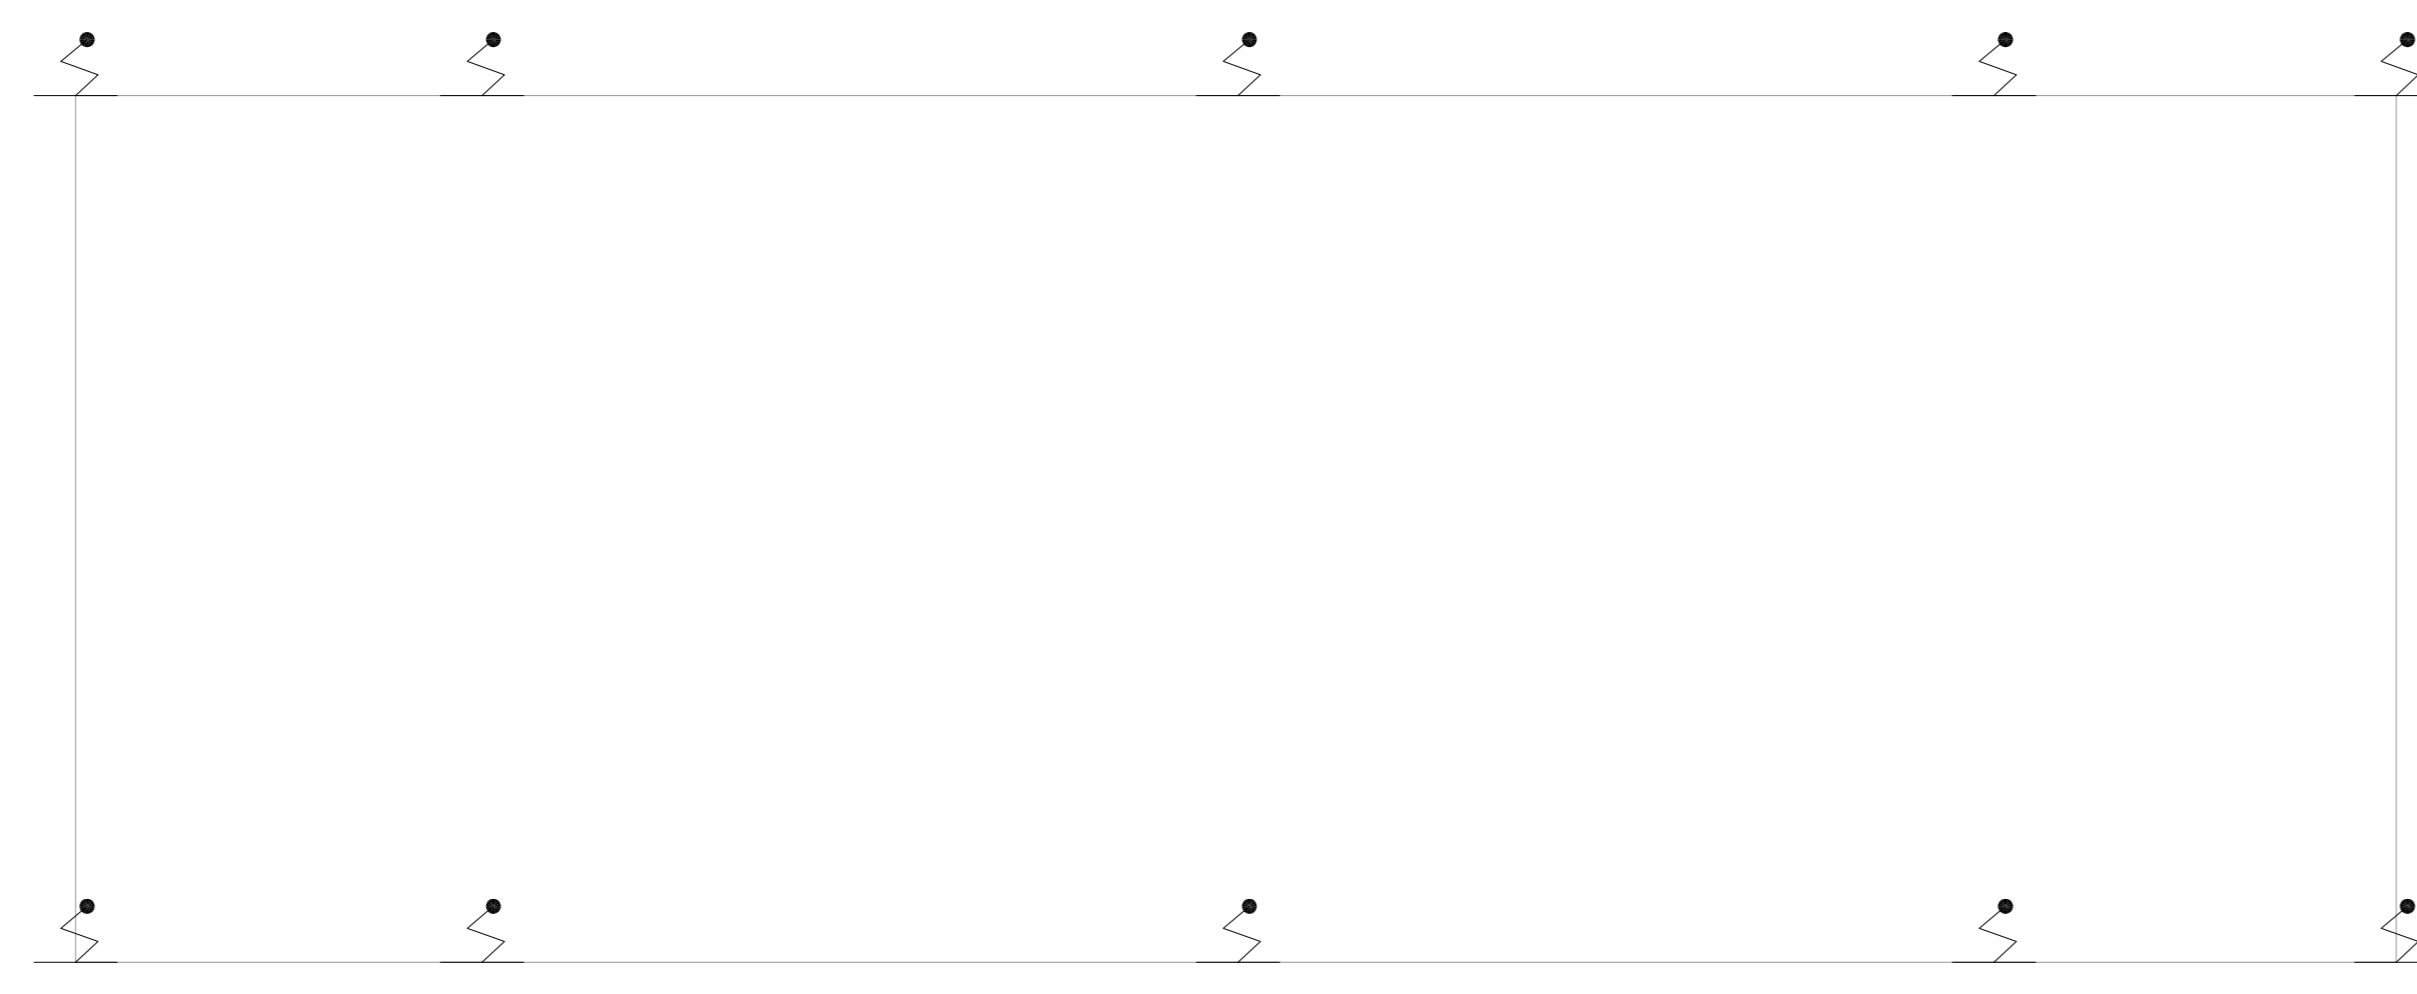


2 CAISM ÁGUA FUNDA
PROJETO BÁSICO DOS SISTEMAS DE INCÊNDIO
PLANTA BAIXA COBERTURA - ADMINISTRAÇÃO
ESCALA 1:100
METRO



3 CAISM ÁGUA FUNDA
PROJETO BÁSICO DOS SISTEMAS DE INCÊNDIO
PLANTA BAIXA COBERTURA - REFETÓRIO/PACIENTES
ESCALA 1:25
METRO

PLANTA CHAVE

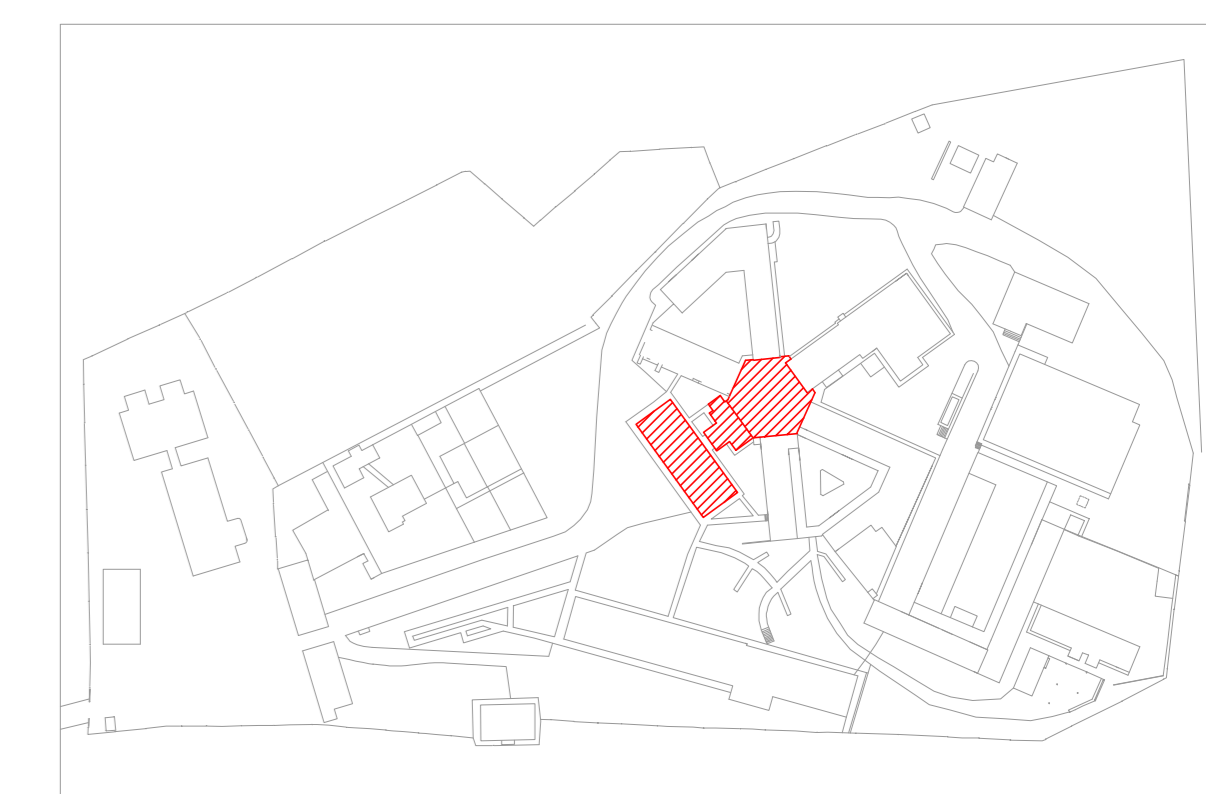

MHA Engenharia Ltda Rua... CNPJ: 07.043.888/0001-00 Insc. Est. 07.043.888-00 Insc. Mun. 07.043.888-00 Insc. Fed. 07.043.888-00 Insc. Estadual 07.043.888-00 Insc. Municipal 07.043.888-00	ANÁLISE DE PROJETO <input type="checkbox"/> LIBERADO <input type="checkbox"/> LIBERADO COM RESTRIÇÃO <input type="checkbox"/> NÃO LIBERADO	PROJETO RECEBIDO EM PROJETO APROVADO EM RESPONSÁVEL TÉCNICO
--	---	---

REV	EMISSÃO INICIAL	DESCRIÇÃO	RESP	DATA
01				15/07/21

SÃO PAULO SECRETARIA DE SAÚDE
GOVERNO DO ESTADO

GRUPO TÉCNICO DE EDIFICAÇÕES

PREVENÇÃO E COMBATE A INCÊNDIO

PROJETO BÁSICO DOS SISTEMAS DE INCÊNDIO

PROJETO: CAISM Água Funda "Dr. David Capist da Costa Filho"

PROJETO: PAV. COB - ADM. | REFETÓRIO PAC. | ODONTO

PROJETO: PREVENÇÃO E COMBATE A INCÊNDIO

PROJETO: U07

PROJETO: 114

PROJETO: 03/2021

PROJETO: 2023-03-007-114-COB-ADM-REFPAC-0004-00-00W

PROJETO: Eng. YUKIO KITAMURA

PROJETO: CÂMLA CHINGOTTI

- NOTAS
1. CONFERIR MEDIDAS NO LOCAL.
 2. MEDIDAS EM METRO, EXCETO ONDE INDICADO.
 3. ADAPTAÇÕES CONFORME RELATÓRIO TÉCNICO E NECESSIDADES ADICIONAIS.
 - 4.
 - 5.
 - 6.
 - 7.
 - 8.
 - 9.
 - 10.