


NOTAS

1- VER DETALHES DE SPOA NA FOLHA U07-121.


LEGENDA

PARA-RAIO

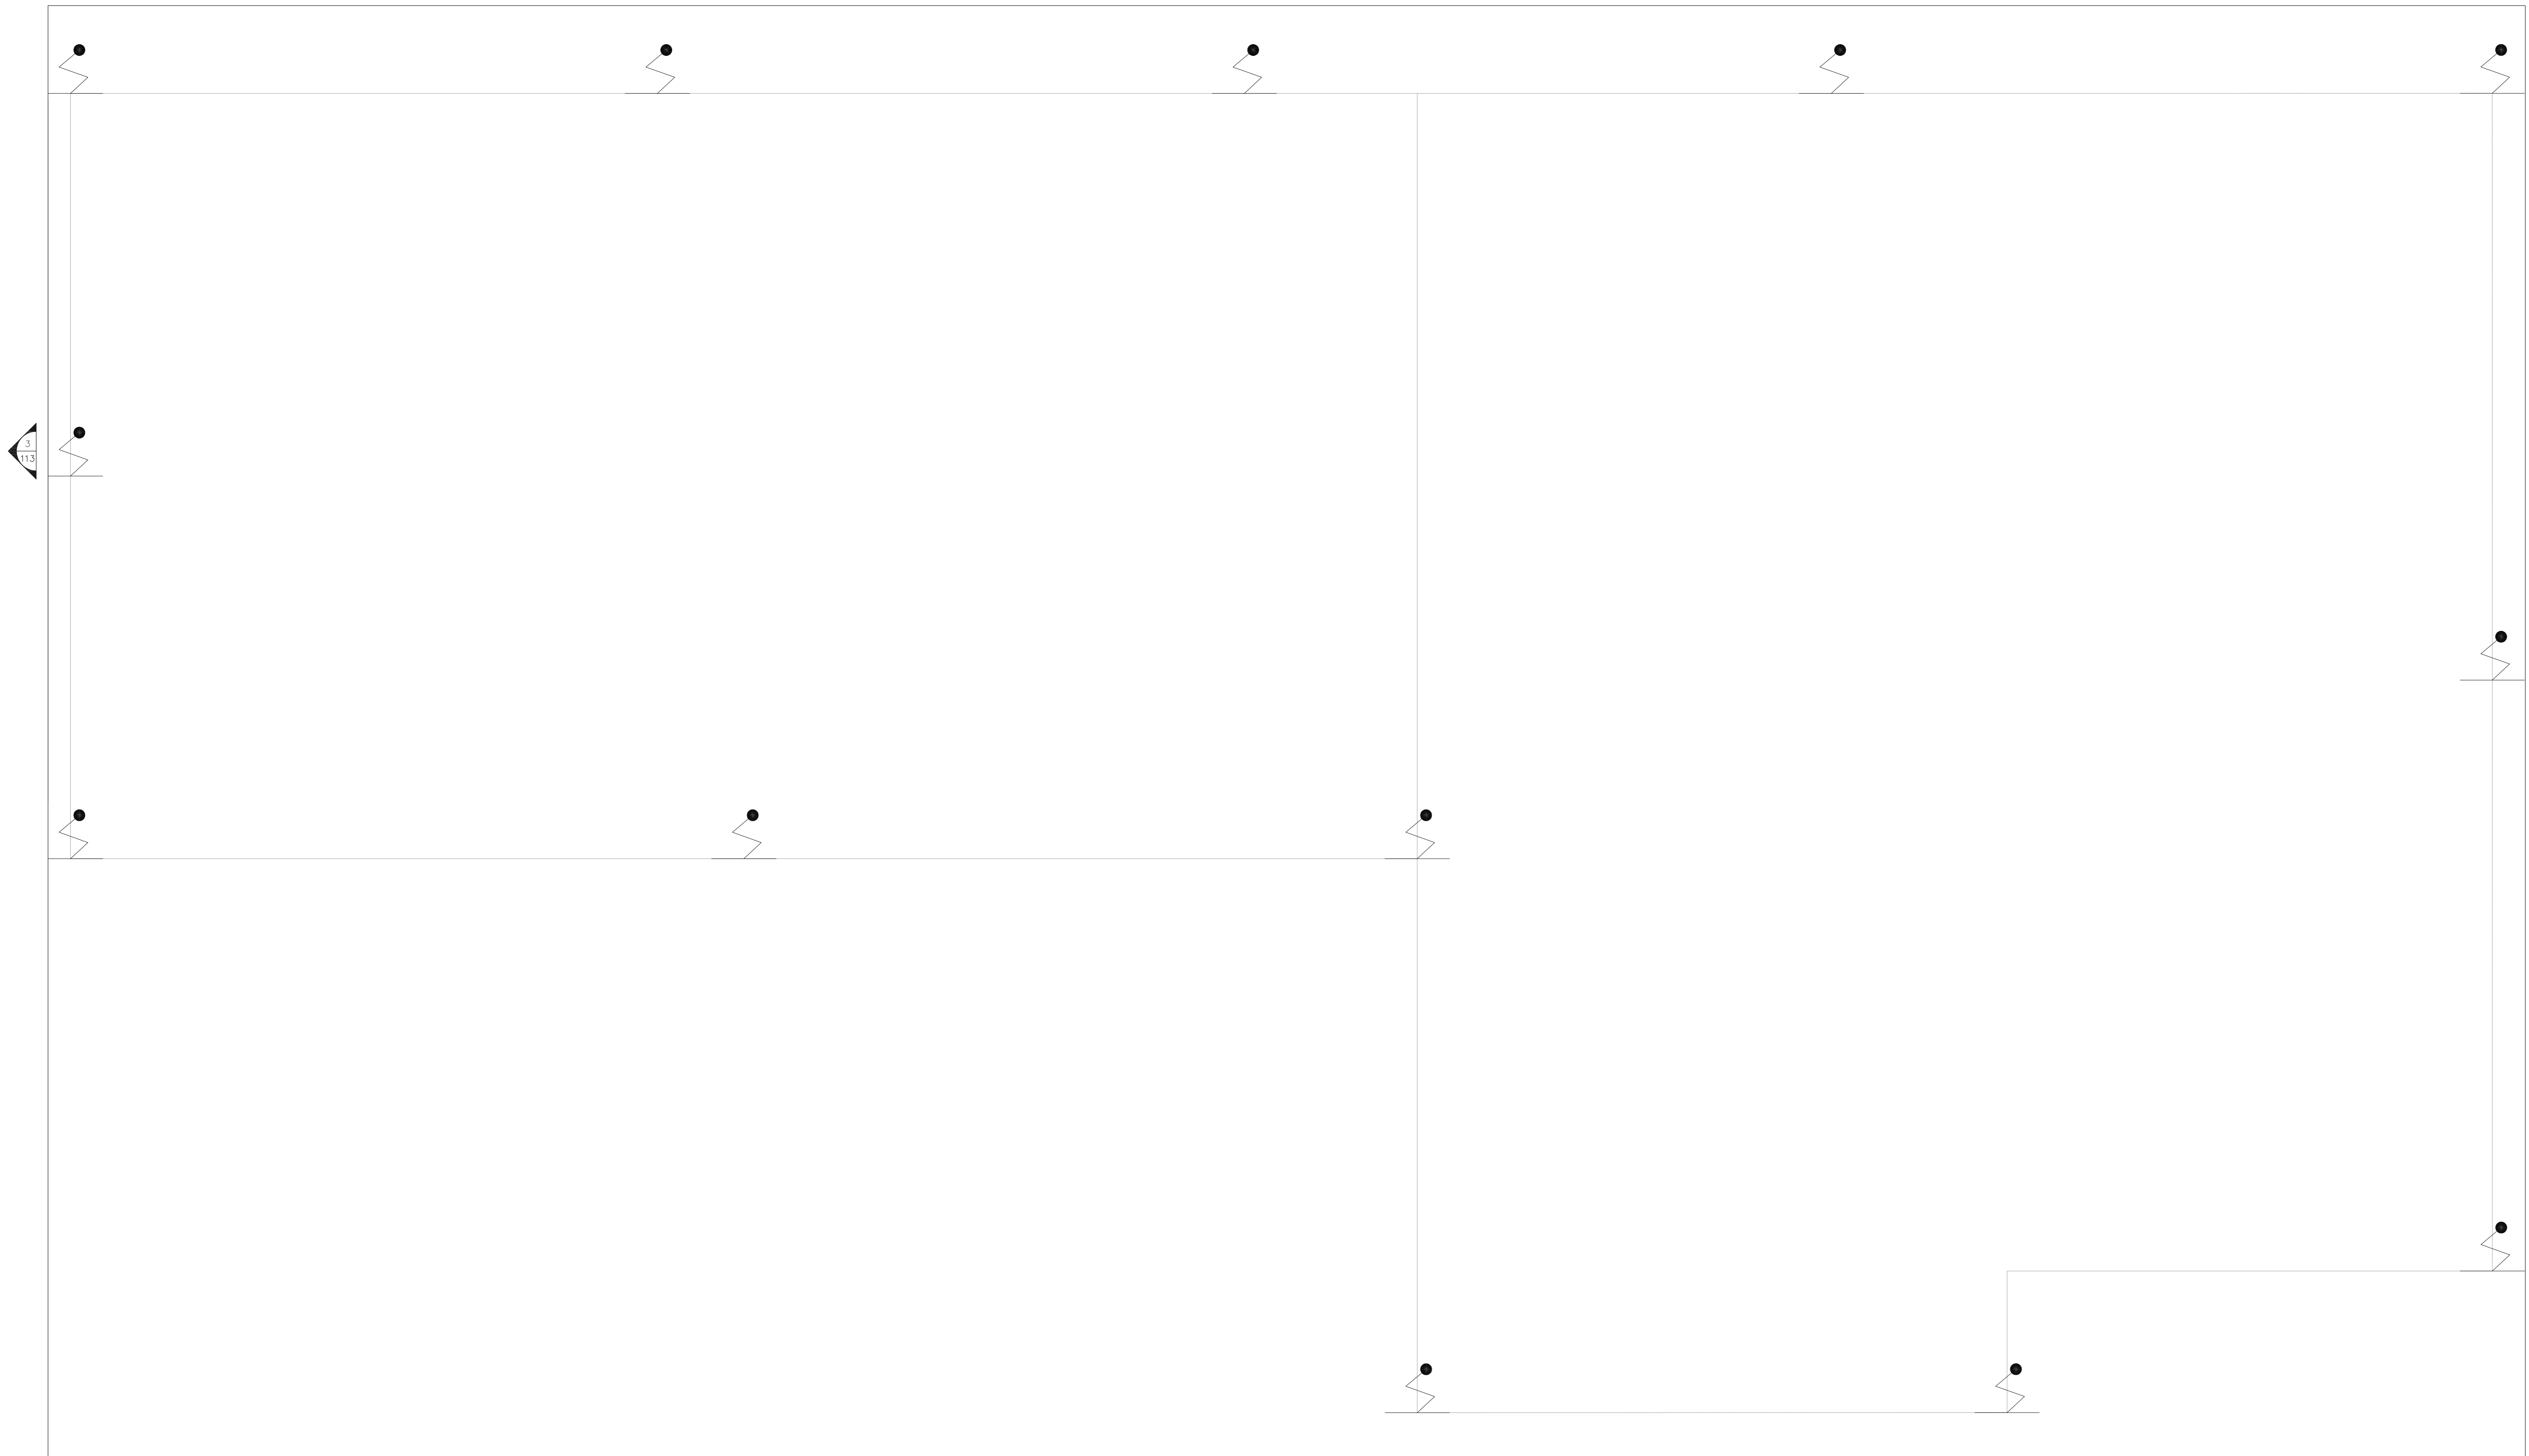

1 CAISM ÁGUA FUNDA
 PROJETO BÁSICO DOS SISTEMAS DE INCÊNDIO
 PLANTA BAIXA COB - COZINHA, ROUPARIA E MANUTENÇÃO
 ESCALA 1:50
 METRO

PLANTA CHAVE

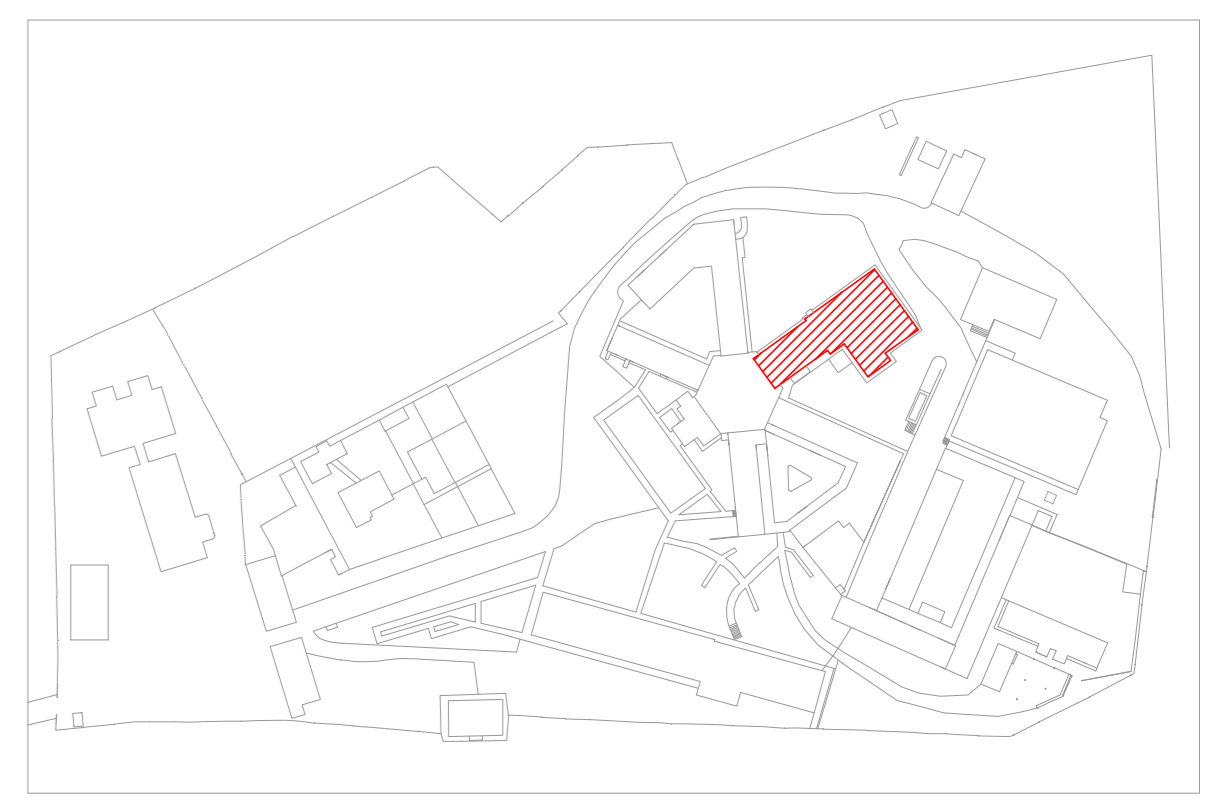

MHA Engenharia Ltda Rua... São Paulo, SP	<input type="checkbox"/> LIBERADO <input type="checkbox"/> LIBERADO COM RESTRIÇÃO <input type="checkbox"/> NÃO LIBERADO	ANÁLISE DE PROJETO PROJETO RECEBIDO EM PROJETO APROVADO EM RESPONSÁVEL TÉCNICO	
	DO EMISSÃO INICIAL REV DESCRIÇÃO	RP RESPONSÁVEL	15/07/21 DATA

SÃO PAULO **Secretaria de Saúde**
GRUPO TÉCNICO DE EDIFICAÇÕES
 Rua Dr. Ezequiel Corrêa de Aguiar, nº 185, 3º andar
 São Paulo - SP Cep: 05403-005
 Tel: (11) 3066 8420 Fax: (11) 3066 8482

CAISM Água Funda "Dr. David Capist da Costa Filho"
 WENNER MIGUEL STEFANO, 3030 CEP: 04301-002
 PAV. COBERTURA - COZINHA | ROUPARIA | MANUTENÇÃO
 PROJETO BÁSICO DOS SISTEMAS DE INCÊNDIO
 PREVENÇÃO E COMBATE A INCÊNDIO
 Nº 116
 U07
 03/2021
 20033-PQ-U07-116-COB_COZ_ROUP_MAN-00.DWG

Engº YUKIO KITAMURA
 CAMILO CHINGOTTI

- NOTAS
1. CONFERIR MEDIDAS NO LOCAL
 2. MEDIDAS EM METRO, EXCETO ONDE INDICADO
 3. ADJUSTAR DE ACORDO COM O RELATÓRIO TÉCNICO E NECESSIDADES ADICIONAIS
 - 4.
 - 5.
 - 6.
 - 7.
 - 8.
 - 9.
 - 10.