
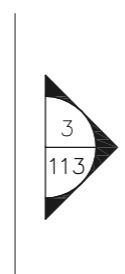


NOTAS


1- VER DETALHES DE SPOA NA FOLHA U07-121.

LEGENDA

PARA-RAIO

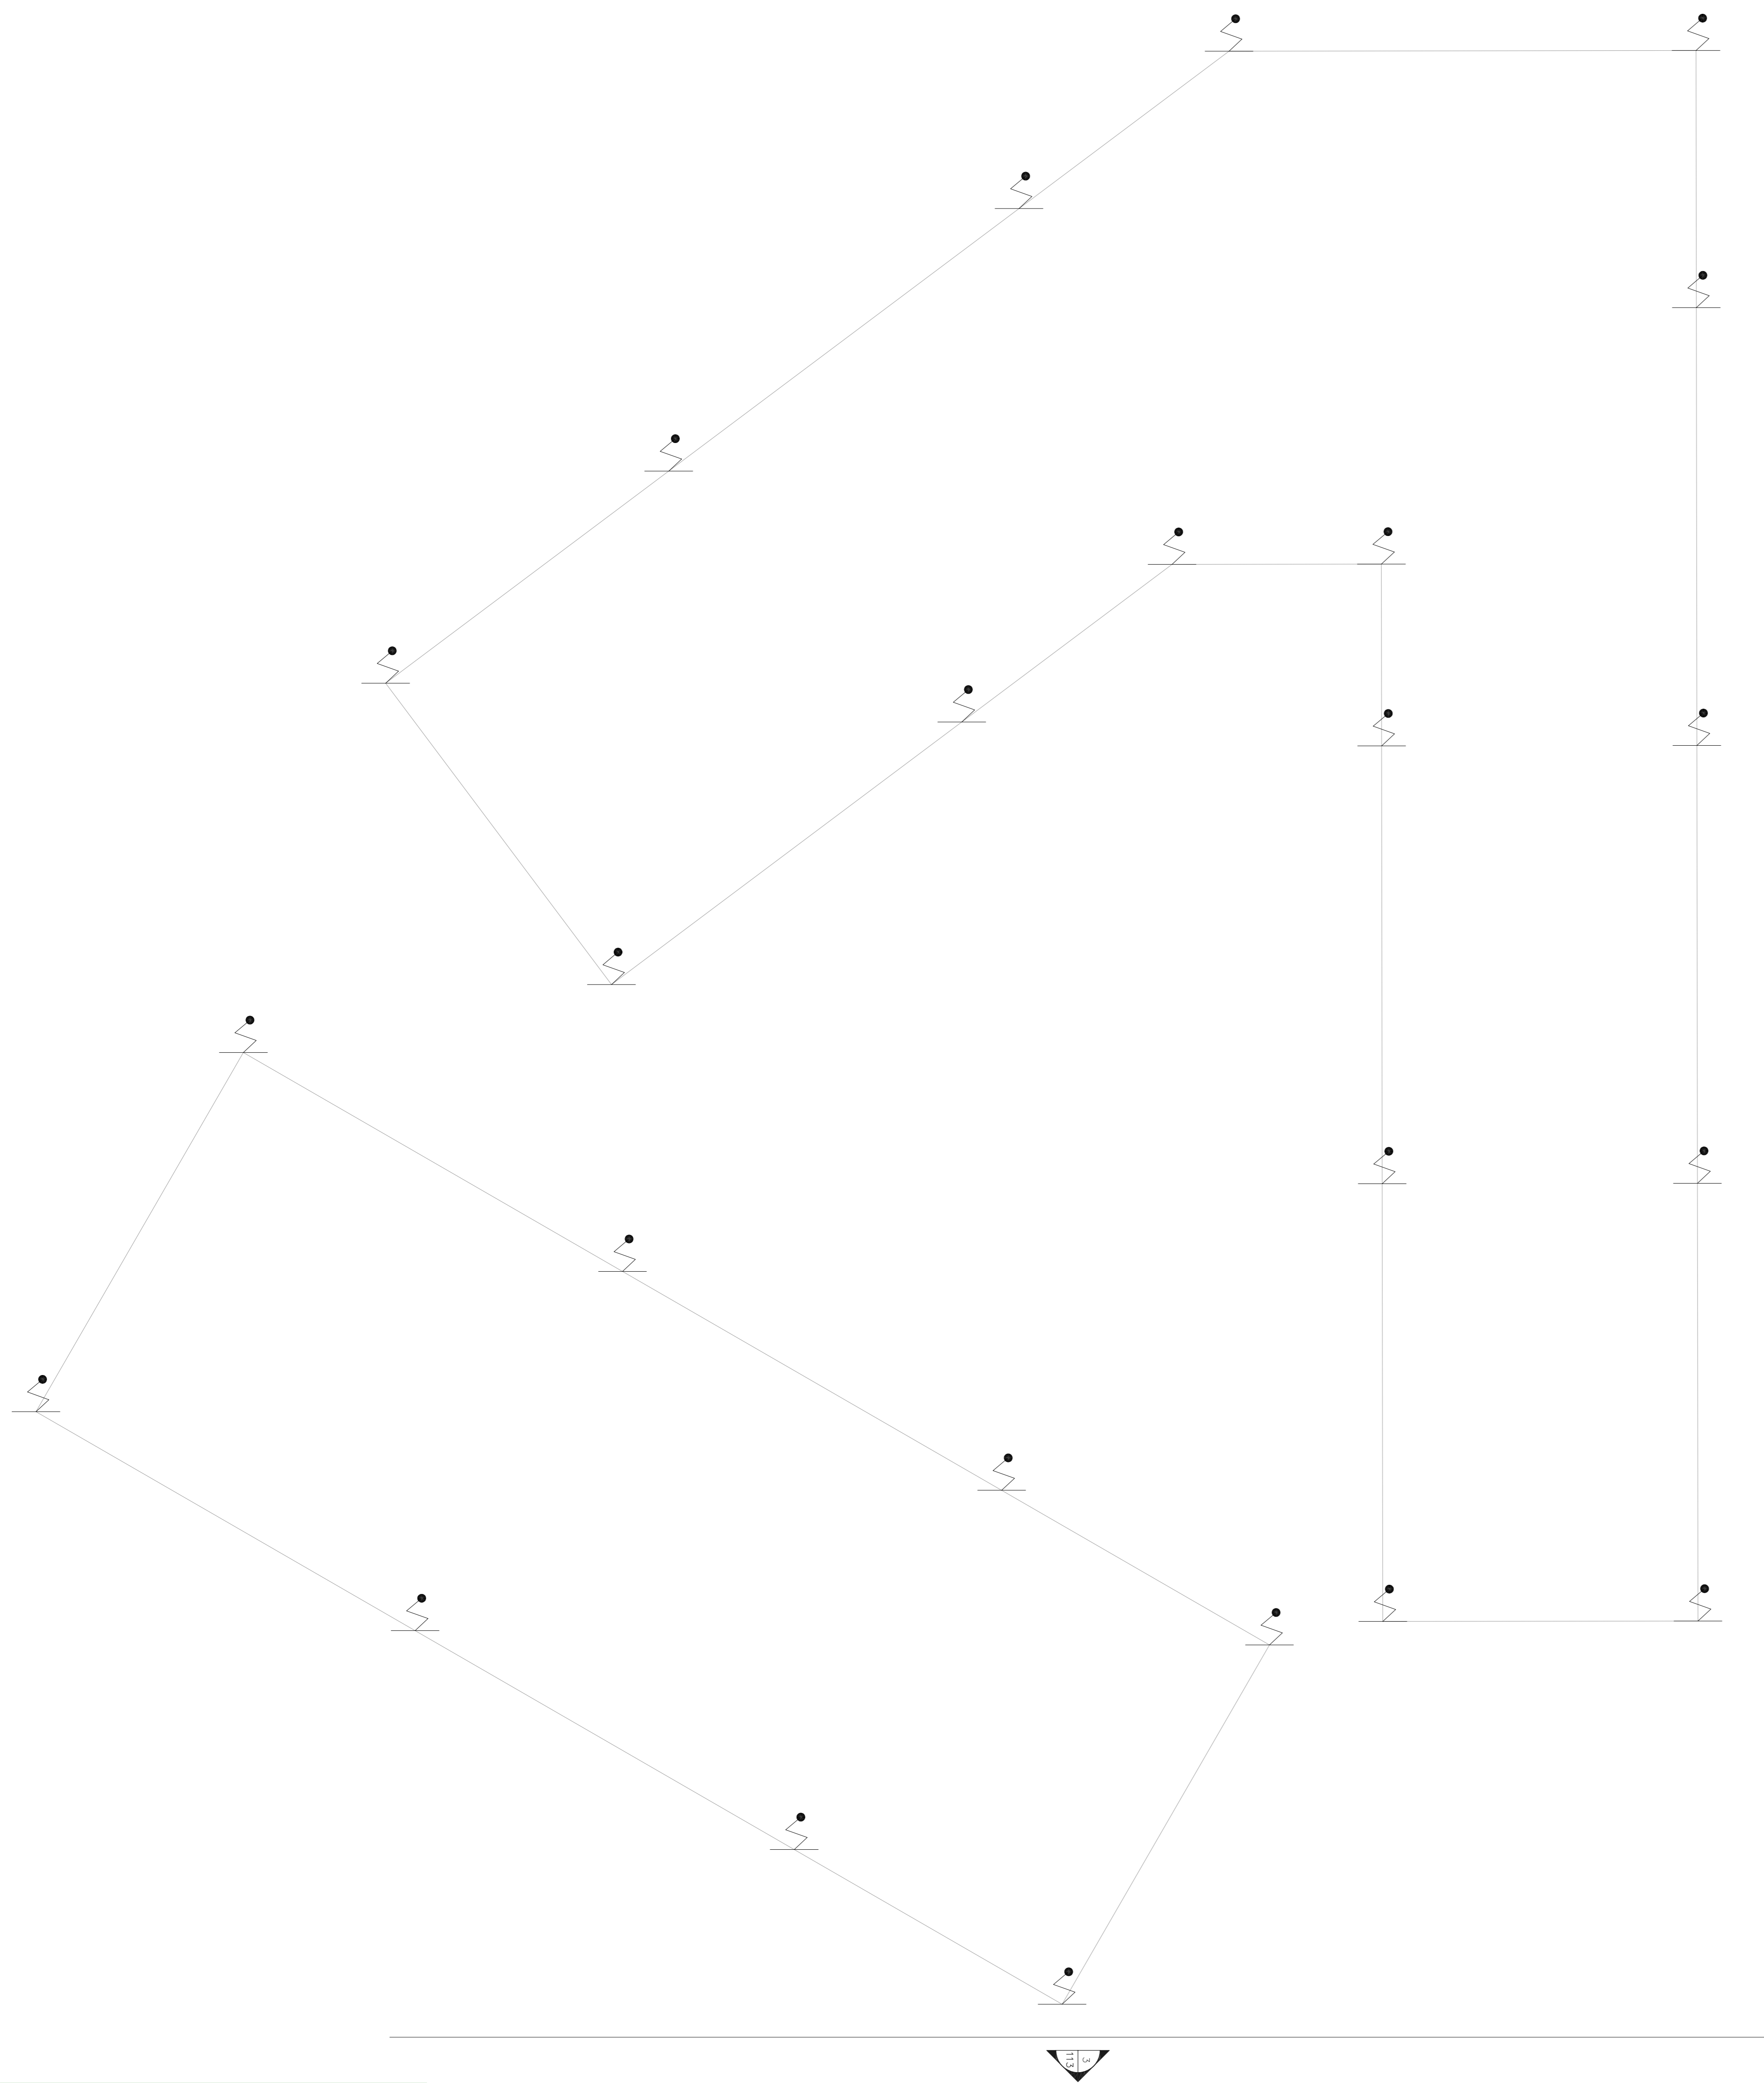

PLANTA CHAVE

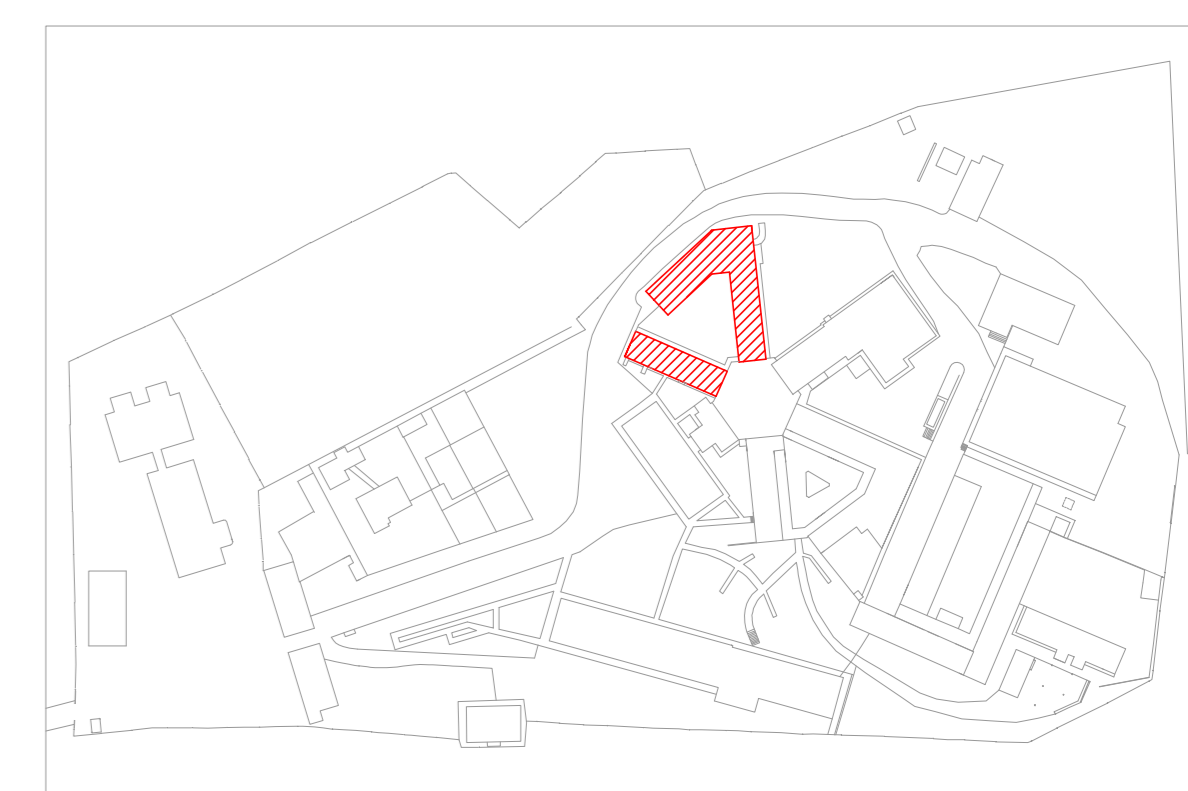

**1 CAISM ÁGUA FUNDA**  
 PROJETO BÁSICO DOS SISTEMAS DE INCÊNDIO ESCALA 1:75  
 PLANTA BAIXA COBERTURA - DEPENDÊNCIA QUÍMICA, N.O. E ANTIGA N.A. MEIRO

|  |   |   |
|--|---|---|
| MHA Engenharia Ltda<br>Rua...<br>São Paulo, SP | <input type="checkbox"/> LIBERADO<br><input type="checkbox"/> LIBERADO COM RESTRIÇÃO<br><input type="checkbox"/> NÃO LIBERADO | PROJETO RECEBIDO EM<br>PROJETO APROVADO EM<br>RESPONSÁVEL TÉCNICO |
|  | ANÁLISE DE PROJETO  |   |
|  | DATA  |   |
|  | RESPONSÁVEL   |   |

| REV | EMISSÃO INICIAL | DESCRIÇÃO | RESPONSÁVEL | DATA |
|-----|-----------------|-----------|-------------|------|
|     |                 |           |             |      |

**SÃO PAULO** | Secretaria de Saúde  
**GRUPO TÉCNICO DE EDIFICAÇÕES**  
 PREVENÇÃO E COMBATE A INCÊNDIO  
 U07 | 117  
 03/2021  
 Eng. YUKIO KITAMURA  
 CAMILO CHINGOTTI