


NOTAS

1- VER DETALHES DE SPOA NA FOLHA U07-121.


LEGENDA

PARA-RAIO

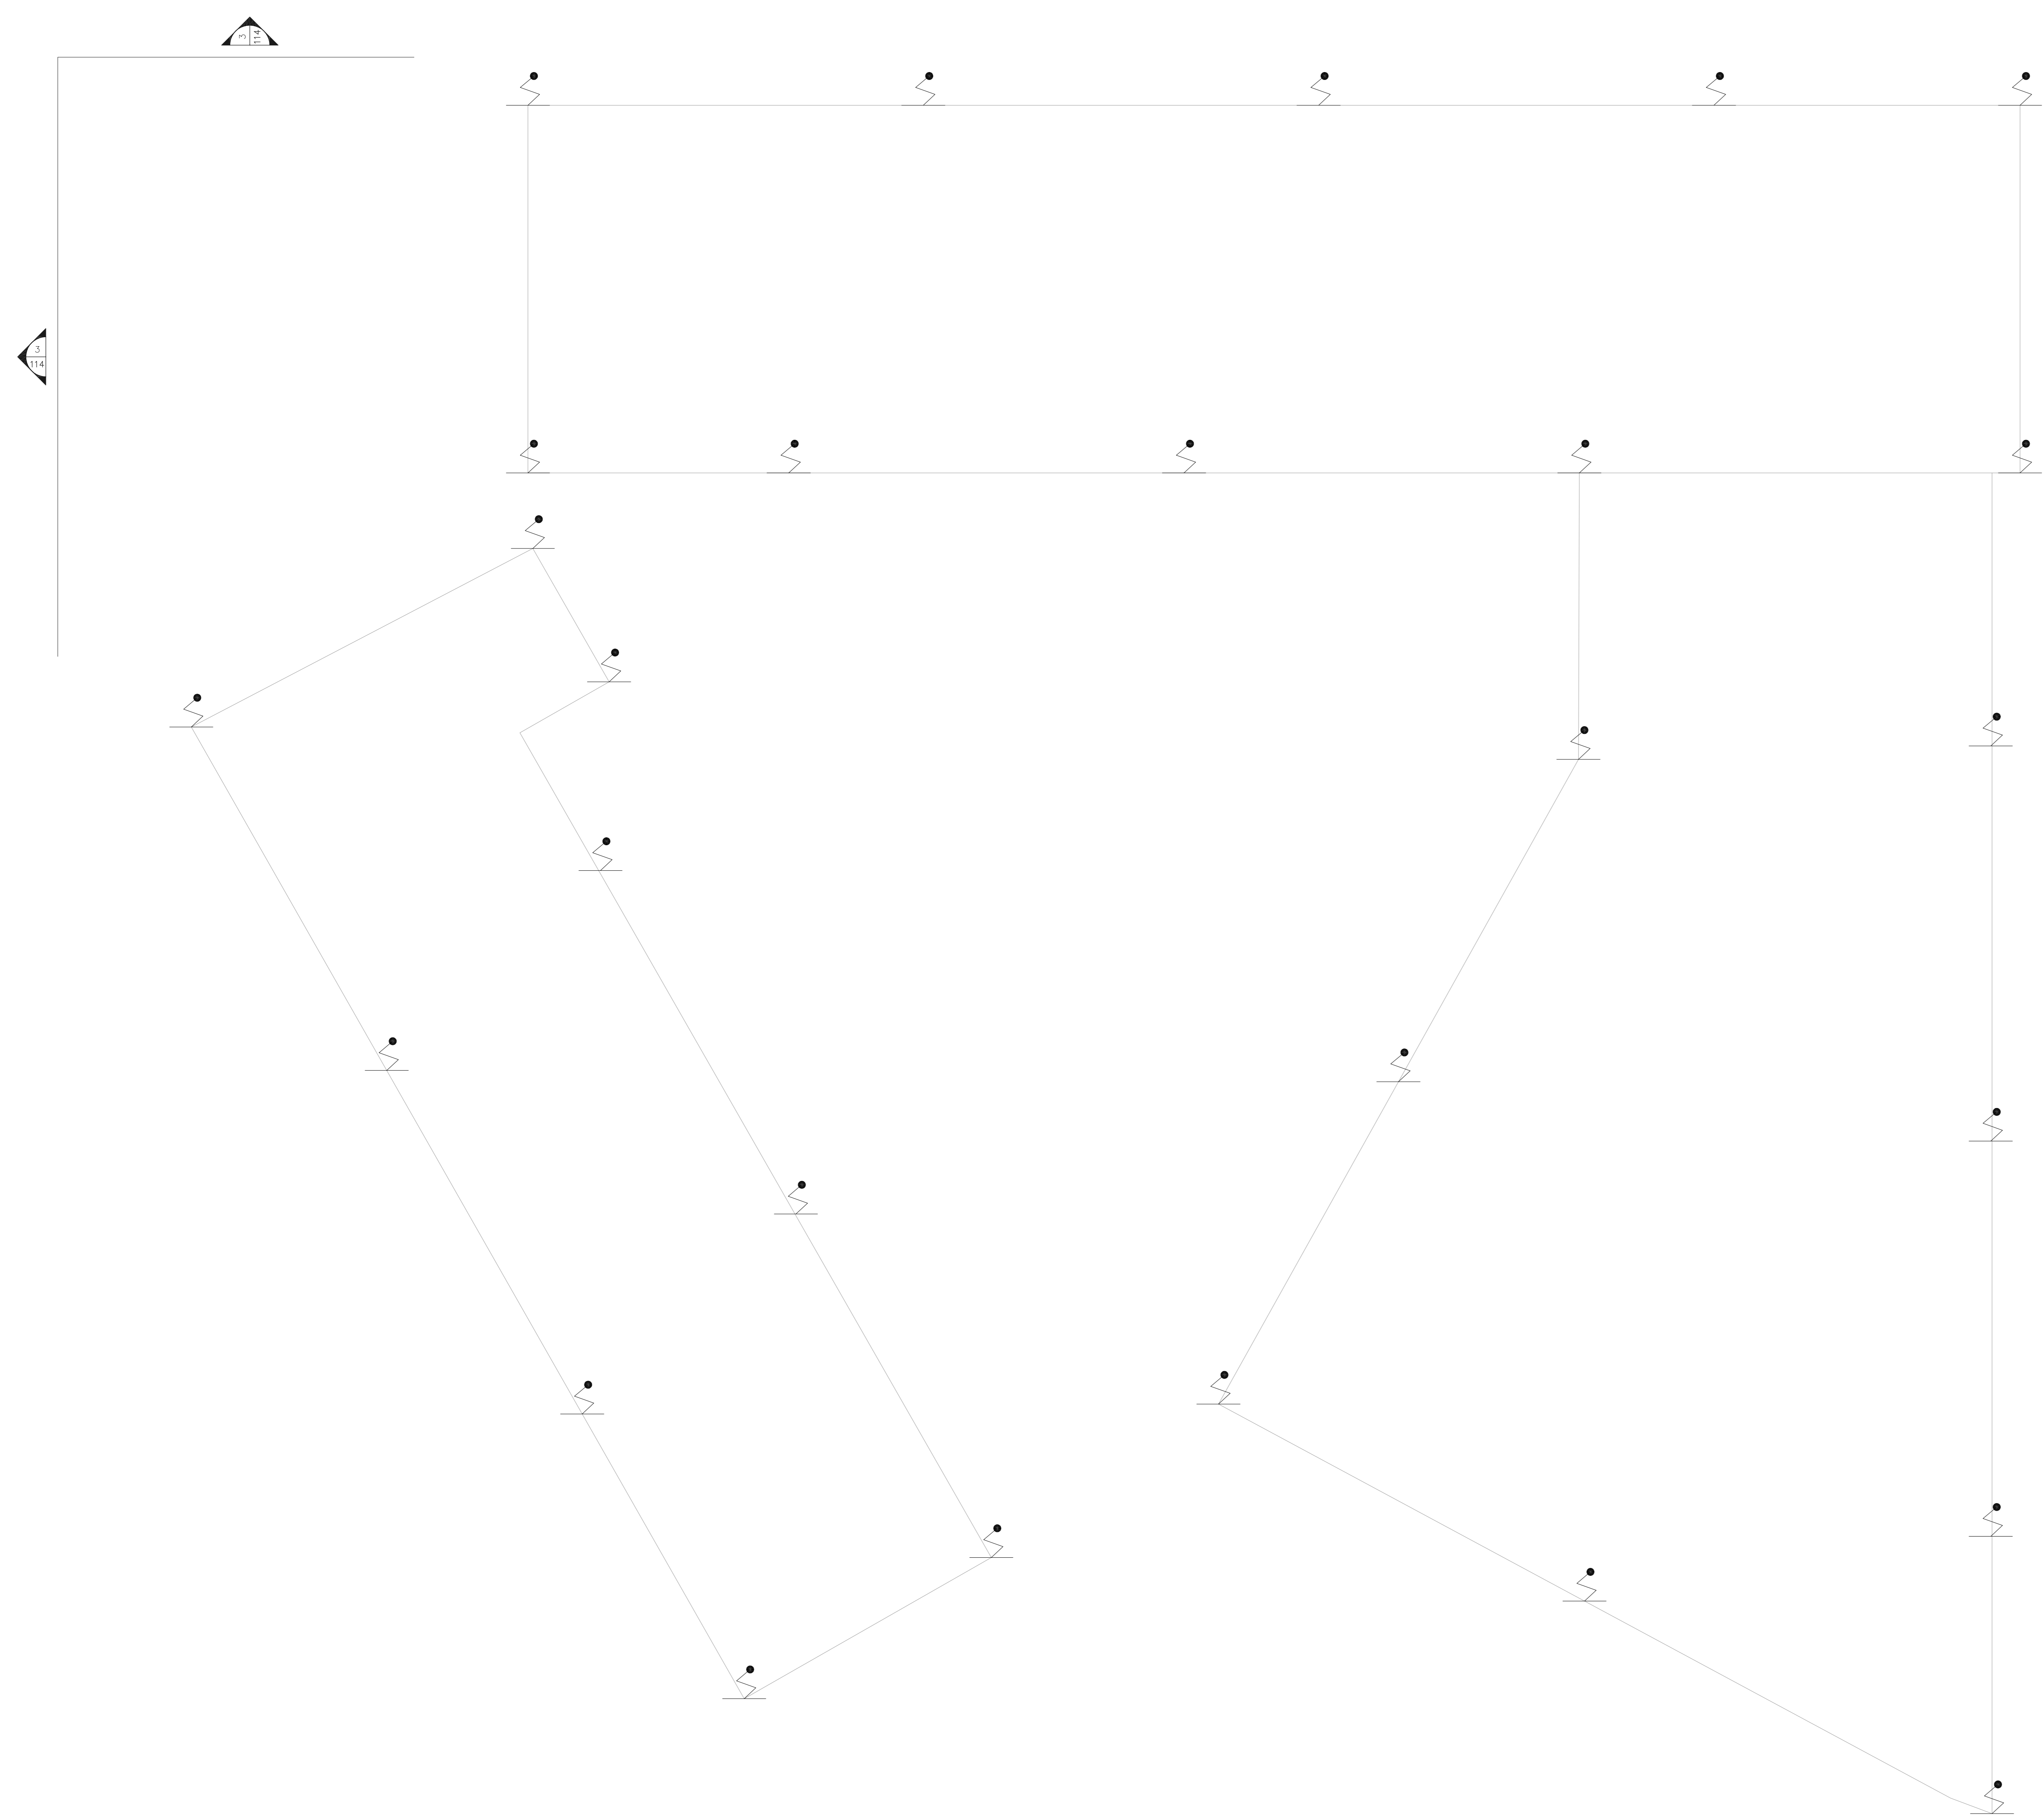

1 CAISM ÁGUA FUNDA  
 PROJETO BÁSICO DOS SISTEMAS DE INCÊNDIO  
 PLANTA BAIXA COBERTURA - REFETÓRIO FUNCIONÁRIOS, ATIV. FÍSICAS E REUN.  
 ESCALA 1:75  
 METRO

PLANTA CHAVE

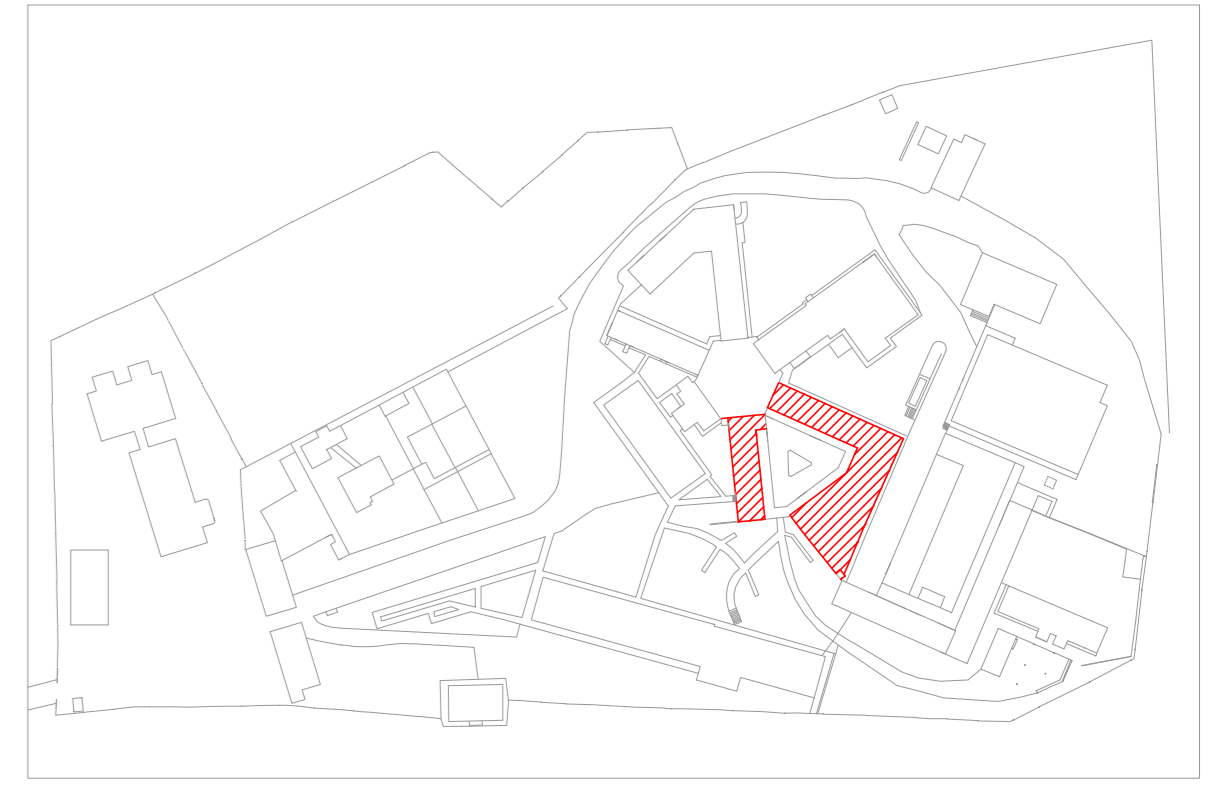

MHA Engenharia Ltda		ANÁLISE DE PROJETO		PROJETO RECEBIDO EM	
Rua... São Paulo, SP		<input type="checkbox"/> LIBERADO <input type="checkbox"/> LIBERADO COM RESTRIÇÃO <input type="checkbox"/> NÃO LIBERADO		PROJETO APROVADO EM _____	
		RESPONSÁVEL TÉCNICO		_____	
DO	EMISSÃO INICIAL	RP			15/07/21
REV	DESCRIÇÃO	RESPONSÁVEL			DATA

**SÃO PAULO** **Secretaria de Saúde**  
**GRUPO TÉCNICO DE EDIFICAÇÕES**  
 PREVENÇÃO E COMBATE A INCÊNDIO  
 Nº 119  
 U07  
 2023-10-11

Av. Dr. Ezequiel Cordeiro de Aguiar, nº 185, 3º andar  
 São Paulo-SP Cep: 04543-005  
 Tel: (11) 3066 8420 Fax: (11) 3066 8482

PROJETO: CAISM Água Funda "Dr. David Capist da Costa Filho"  
 CLIENTE: WILNEA MIGUEL STEFANO, 3030 CEP: 04301-002  
 COBERTURA - REFE. FUNC. | ATIV. FÍSICAS | REUN.  
 PROJETO BÁSICO DOS SISTEMAS DE INCÊNDIO

2023-10-11  
 U07  
 119  
 2023-10-11

PROJETO: CAISM Água Funda "Dr. David Capist da Costa Filho"  
 CLIENTE: WILNEA MIGUEL STEFANO, 3030 CEP: 04301-002  
 COBERTURA - REFE. FUNC. | ATIV. FÍSICAS | REUN.  
 PROJETO BÁSICO DOS SISTEMAS DE INCÊNDIO

PROJETO: CAISM Água Funda "Dr. David Capist da Costa Filho"  
 CLIENTE: WILNEA MIGUEL STEFANO, 3030 CEP: 04301-002  
 COBERTURA - REFE. FUNC. | ATIV. FÍSICAS | REUN.  
 PROJETO BÁSICO DOS SISTEMAS DE INCÊNDIO