


NOTAS

1- VER DETALHES DE SPOA NA FOLHA U07-121.


LEGENDA

PARA-RAIO

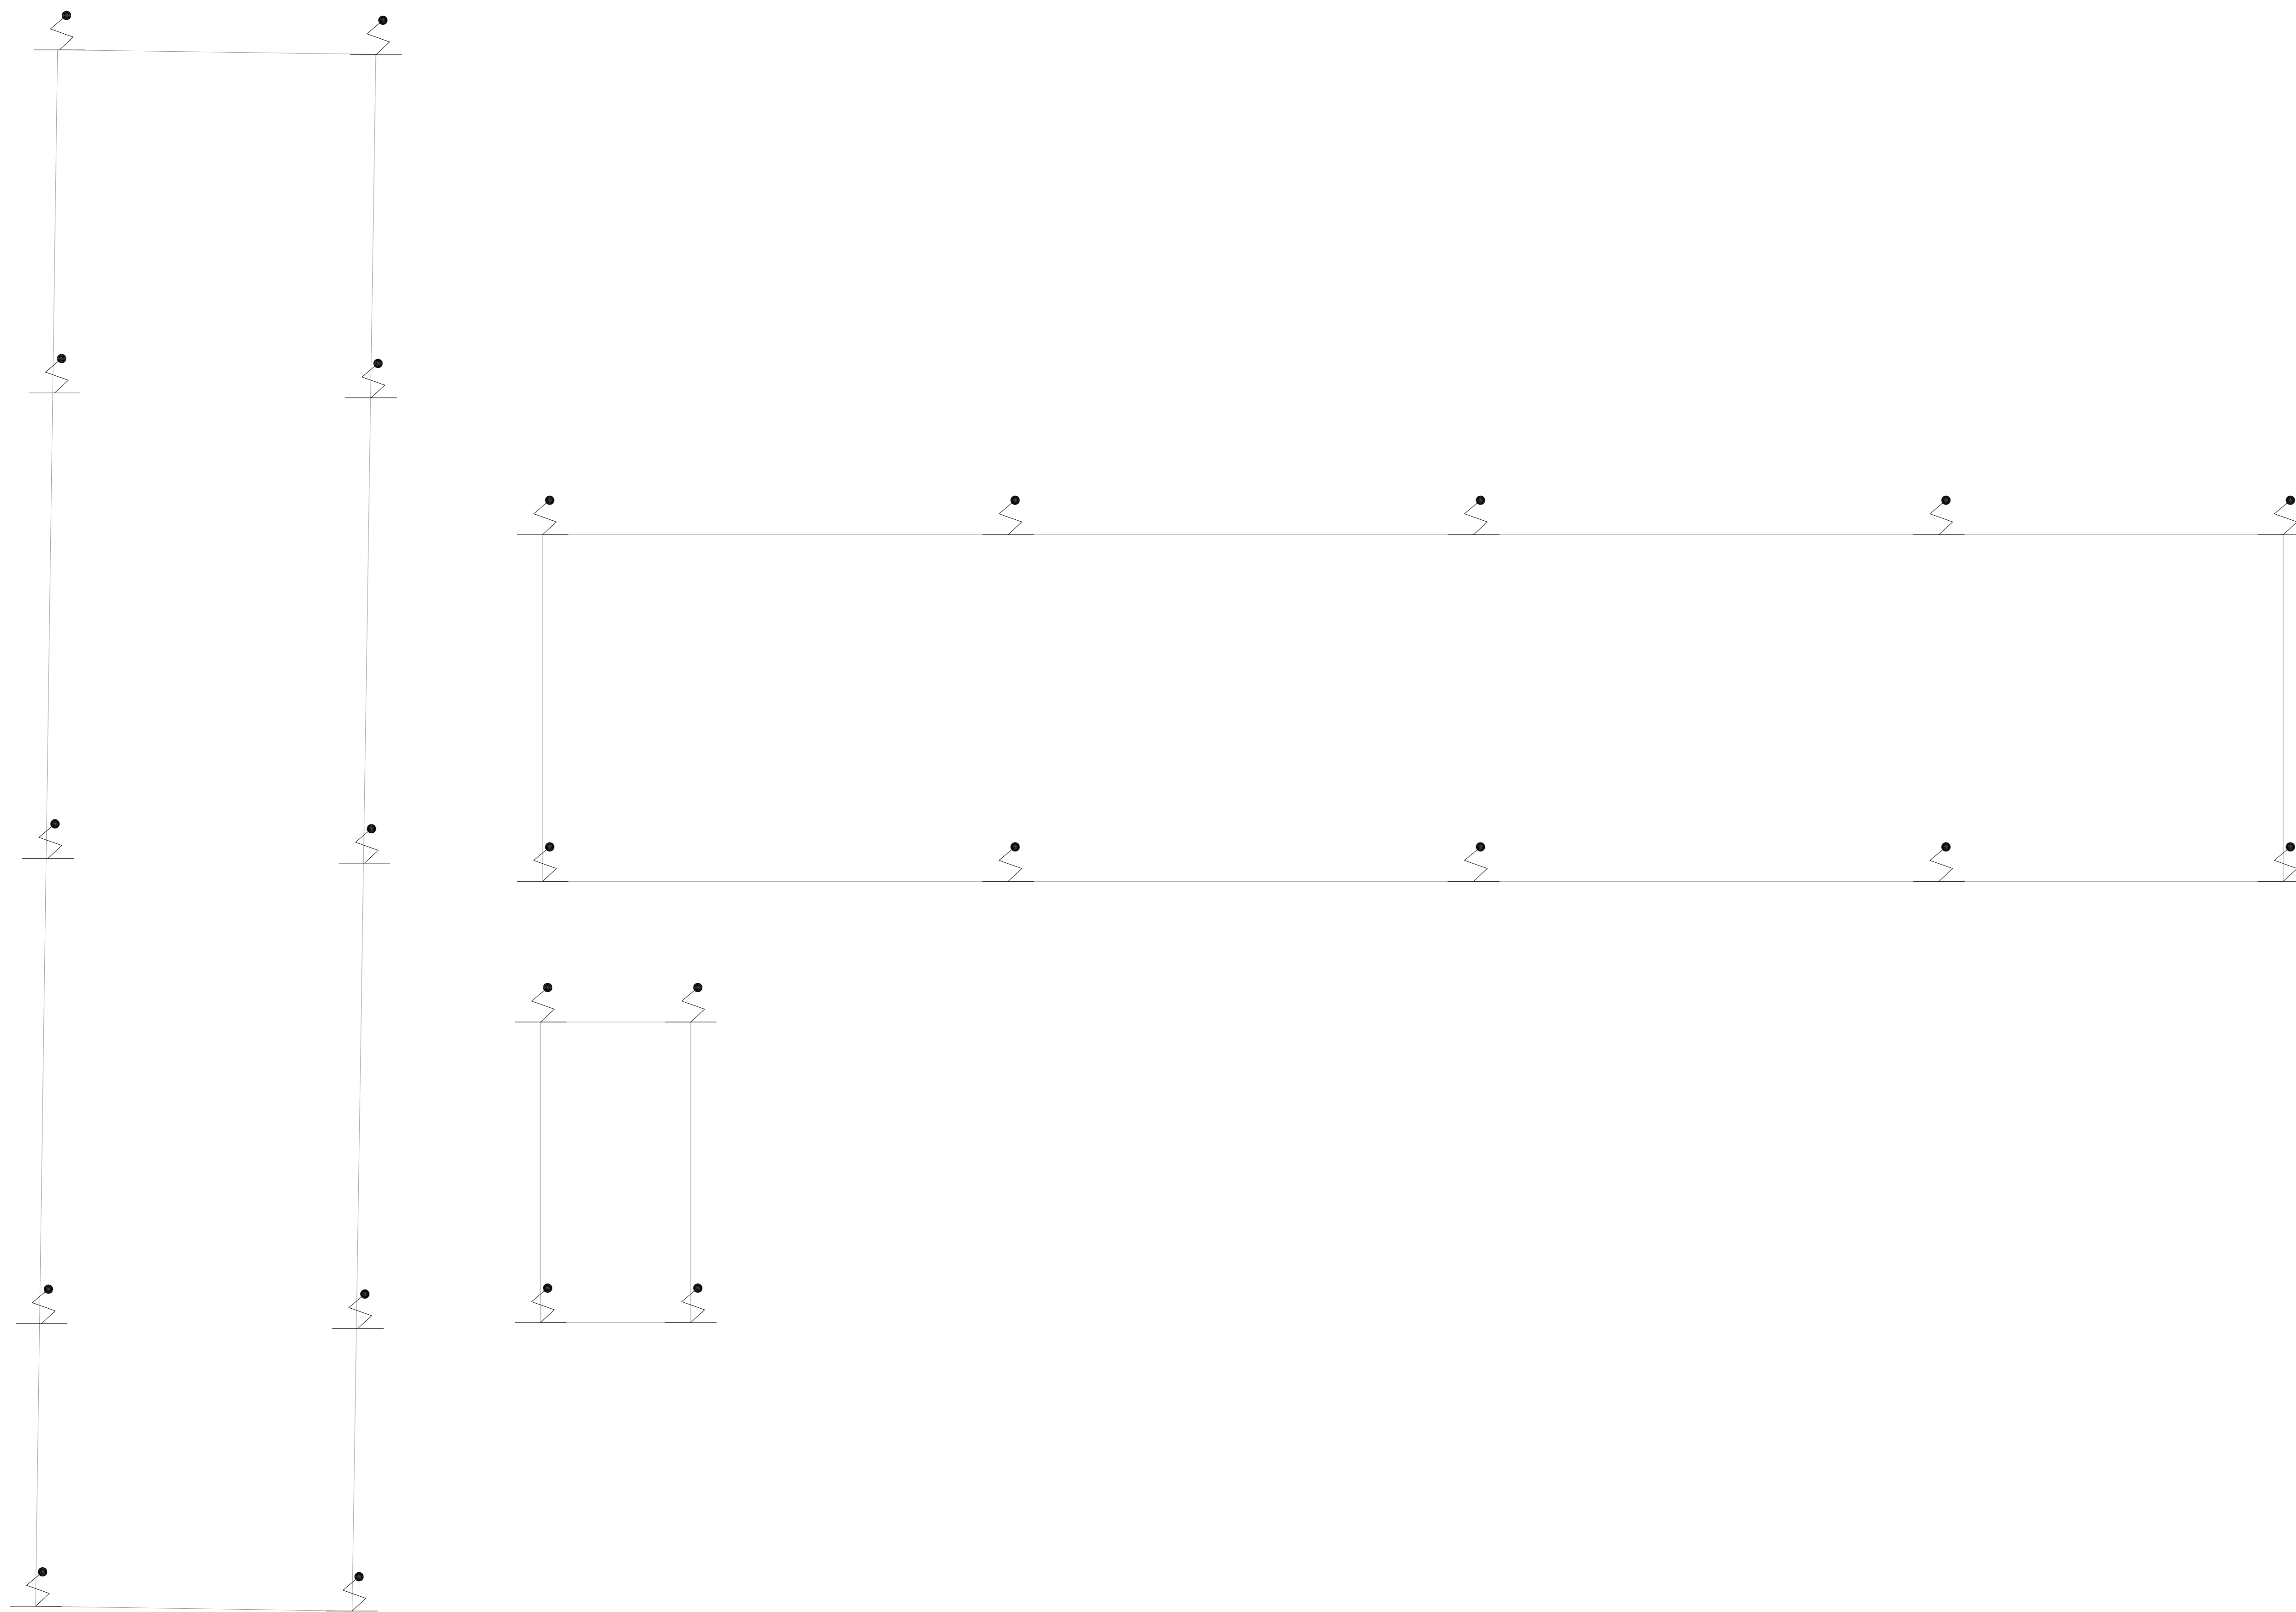

**1 CAISM ÁGUA FUNDA**  
 PROJETO BÁSICO DOS SISTEMAS DE INCÊNDIO  
 PLANTA BAIXA COBERTURA - ALMOXARIFADO, MARCENARIA E A. LIMPEZA  
 ESCALA 1:75  
 METRO

PLANTA CHAVE

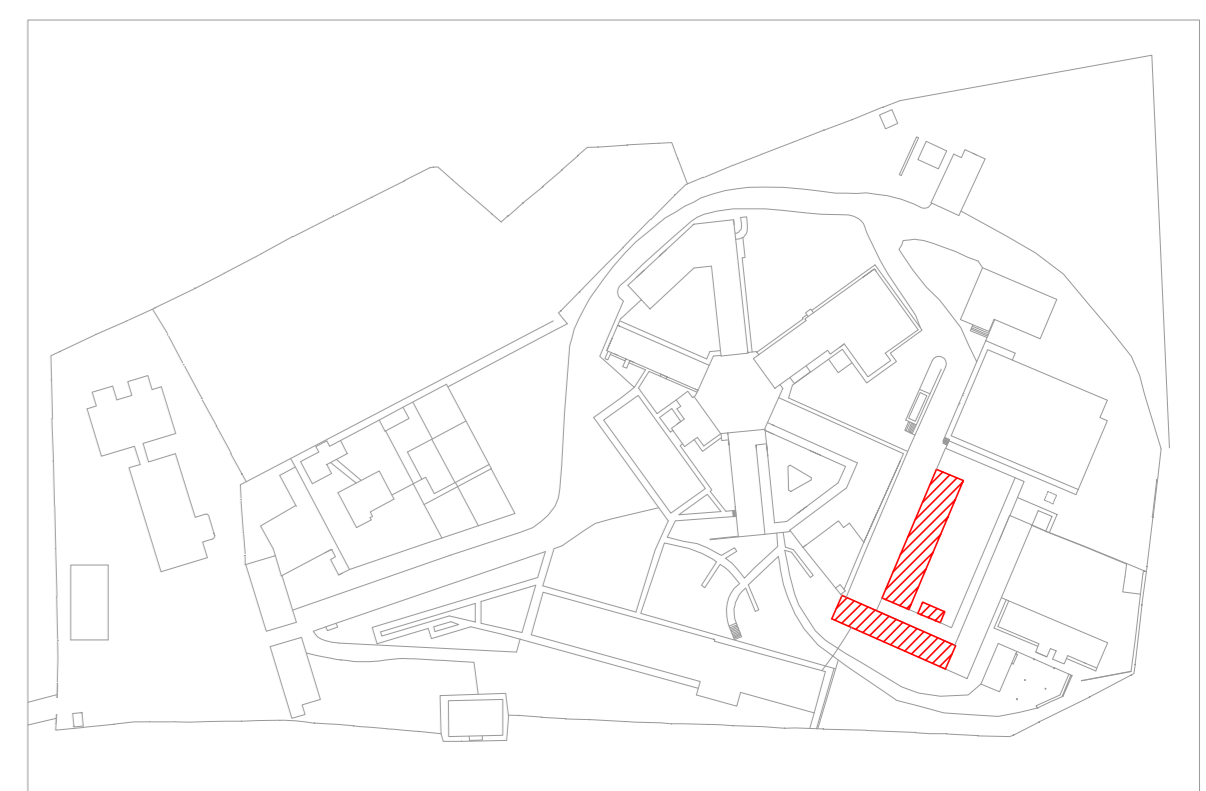

|  |   |                     |
|--|---|---------------------|
| MHA Engenharia Ltda<br>Rua...<br>São Paulo, SP | <input type="checkbox"/> LIBERADO               | PROJETO RECEBIDO EM |
|  | <input type="checkbox"/> LIBERADO COM RESTRIÇÃO | PROJETO APROVADO EM |
|  | <input type="checkbox"/> NÃO LIBERADO           | RESPONSÁVEL TÉCNICO |
|  | DATA  |                     |

| REV | EMISSÃO INICIAL | RP | 15/07/21 |
|-----|-----------------|----|----------|
|     |                 |    |          |
|     |                 |    |          |

- NOTAS
1. CONFERIR MEDIDAS NO LOCAL
  2. MEDIDAS EM METRO EXCETO ONDE INDICADO
  3. ADAPTAÇÕES CONFORME RELATÓRIO TÉCNICO E NECESSIDADES ADICIONAIS
  - 4.
  - 5.
  - 6.
  - 7.
  - 8.
  - 9.
  - 10.

**SÃO PAULO** Secretaria de Saúde

**GRUPO TÉCNICO DE EDIFICAÇÕES**

CAISM Água Funda "Dr. David Capist da Costa Filho"

PROJETO BÁSICO DOS SISTEMAS DE INCÊNDIO

PREVENÇÃO E COMBATE A INCÊNDIO

PLANTA Nº 120

U07

10/2021

20033-POJ-U07-120-COB\_ALM\_MARC\_LIMP-00.DWG