



1 HOSPITAL IPIRANGA - AMBULATÓRIO  
PROJETO BÁSICO DOS SISTEMAS DE INCÊNDIO  
PLANTA BAIXA - 5ª PAVIMENTO  
ESCALA: 1:75  
METRO

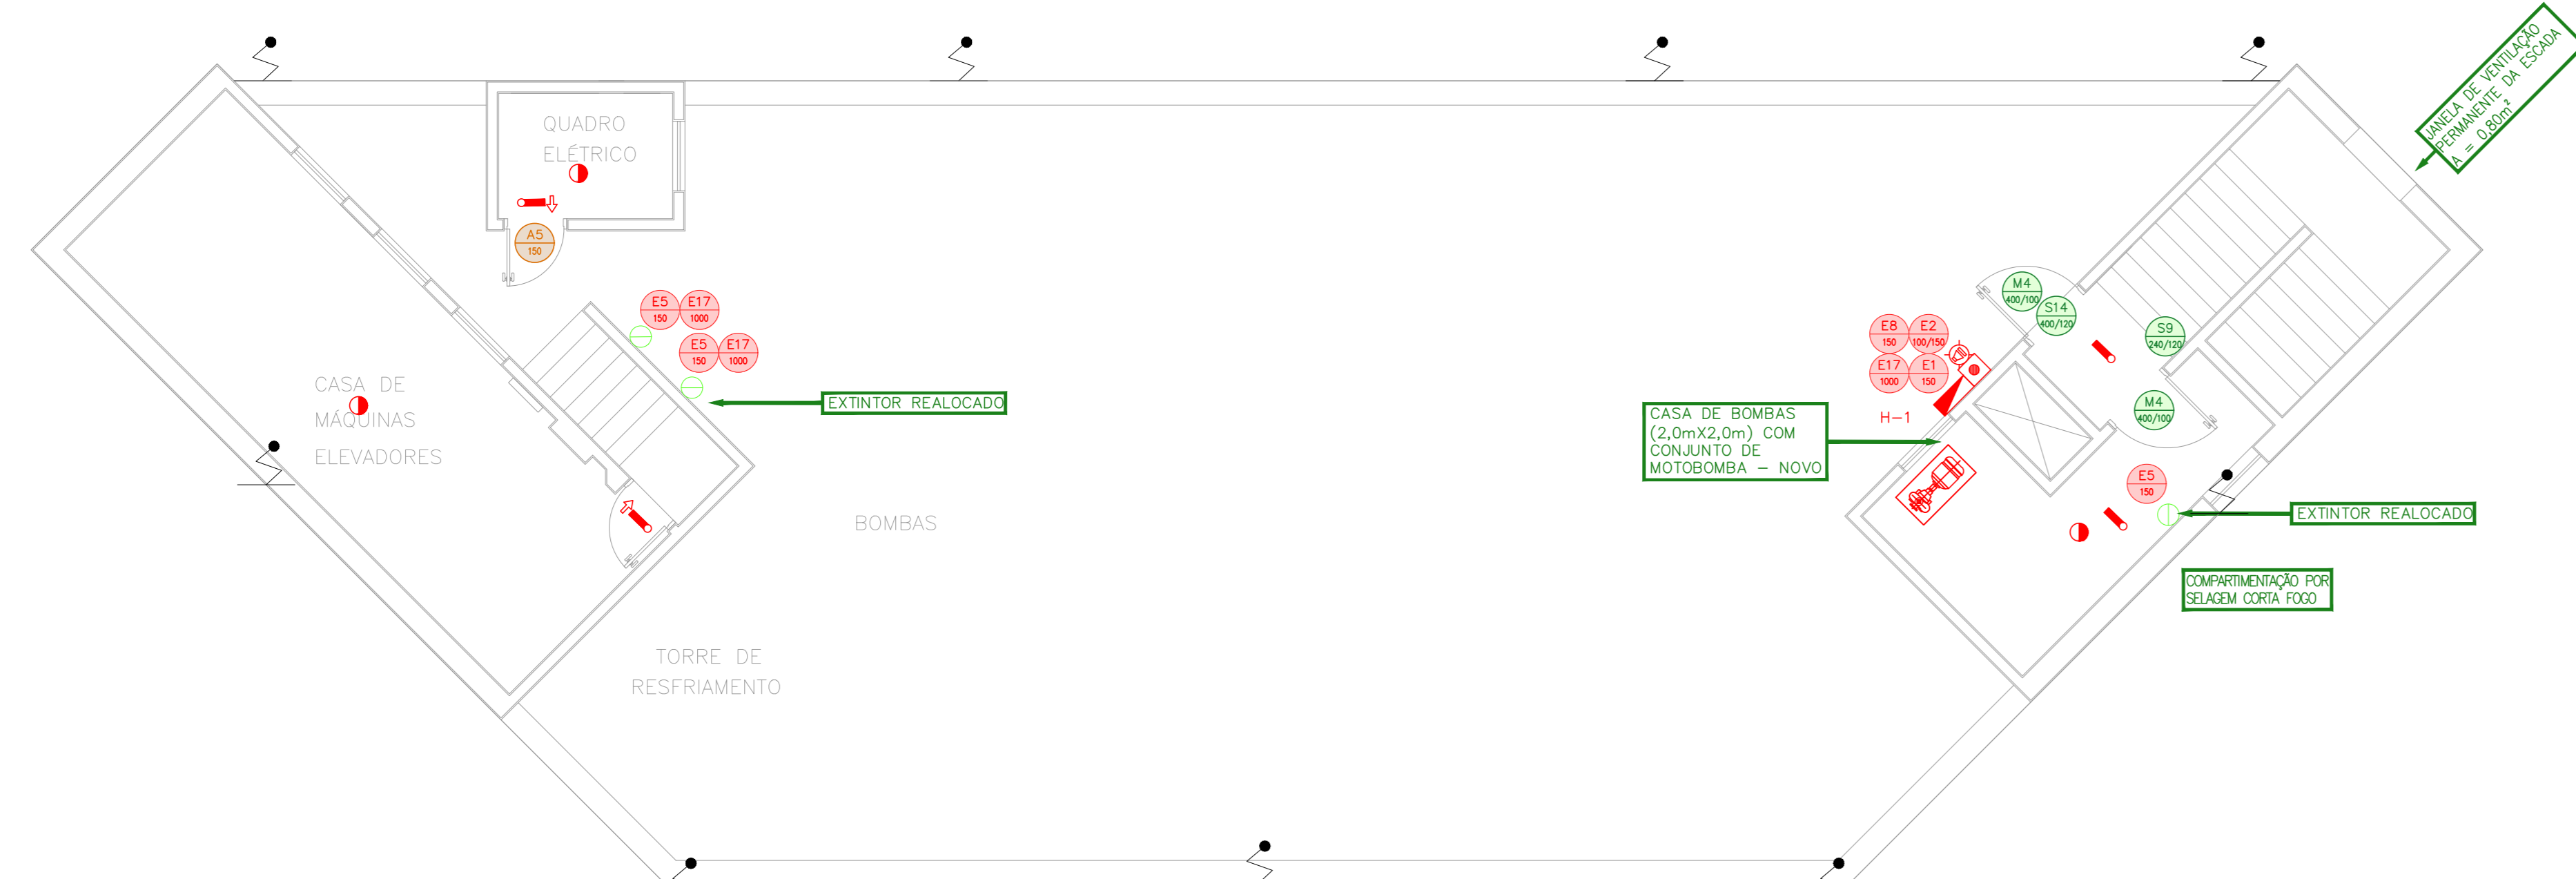


2 HOSPITAL IPIRANGA - AMBULATÓRIO  
PROJETO BÁSICO DOS SISTEMAS DE INCÊNDIO  
PLANTA BAIXA - CASA DE MÁQUINAS  
ESCALA: 1:75  
METRO

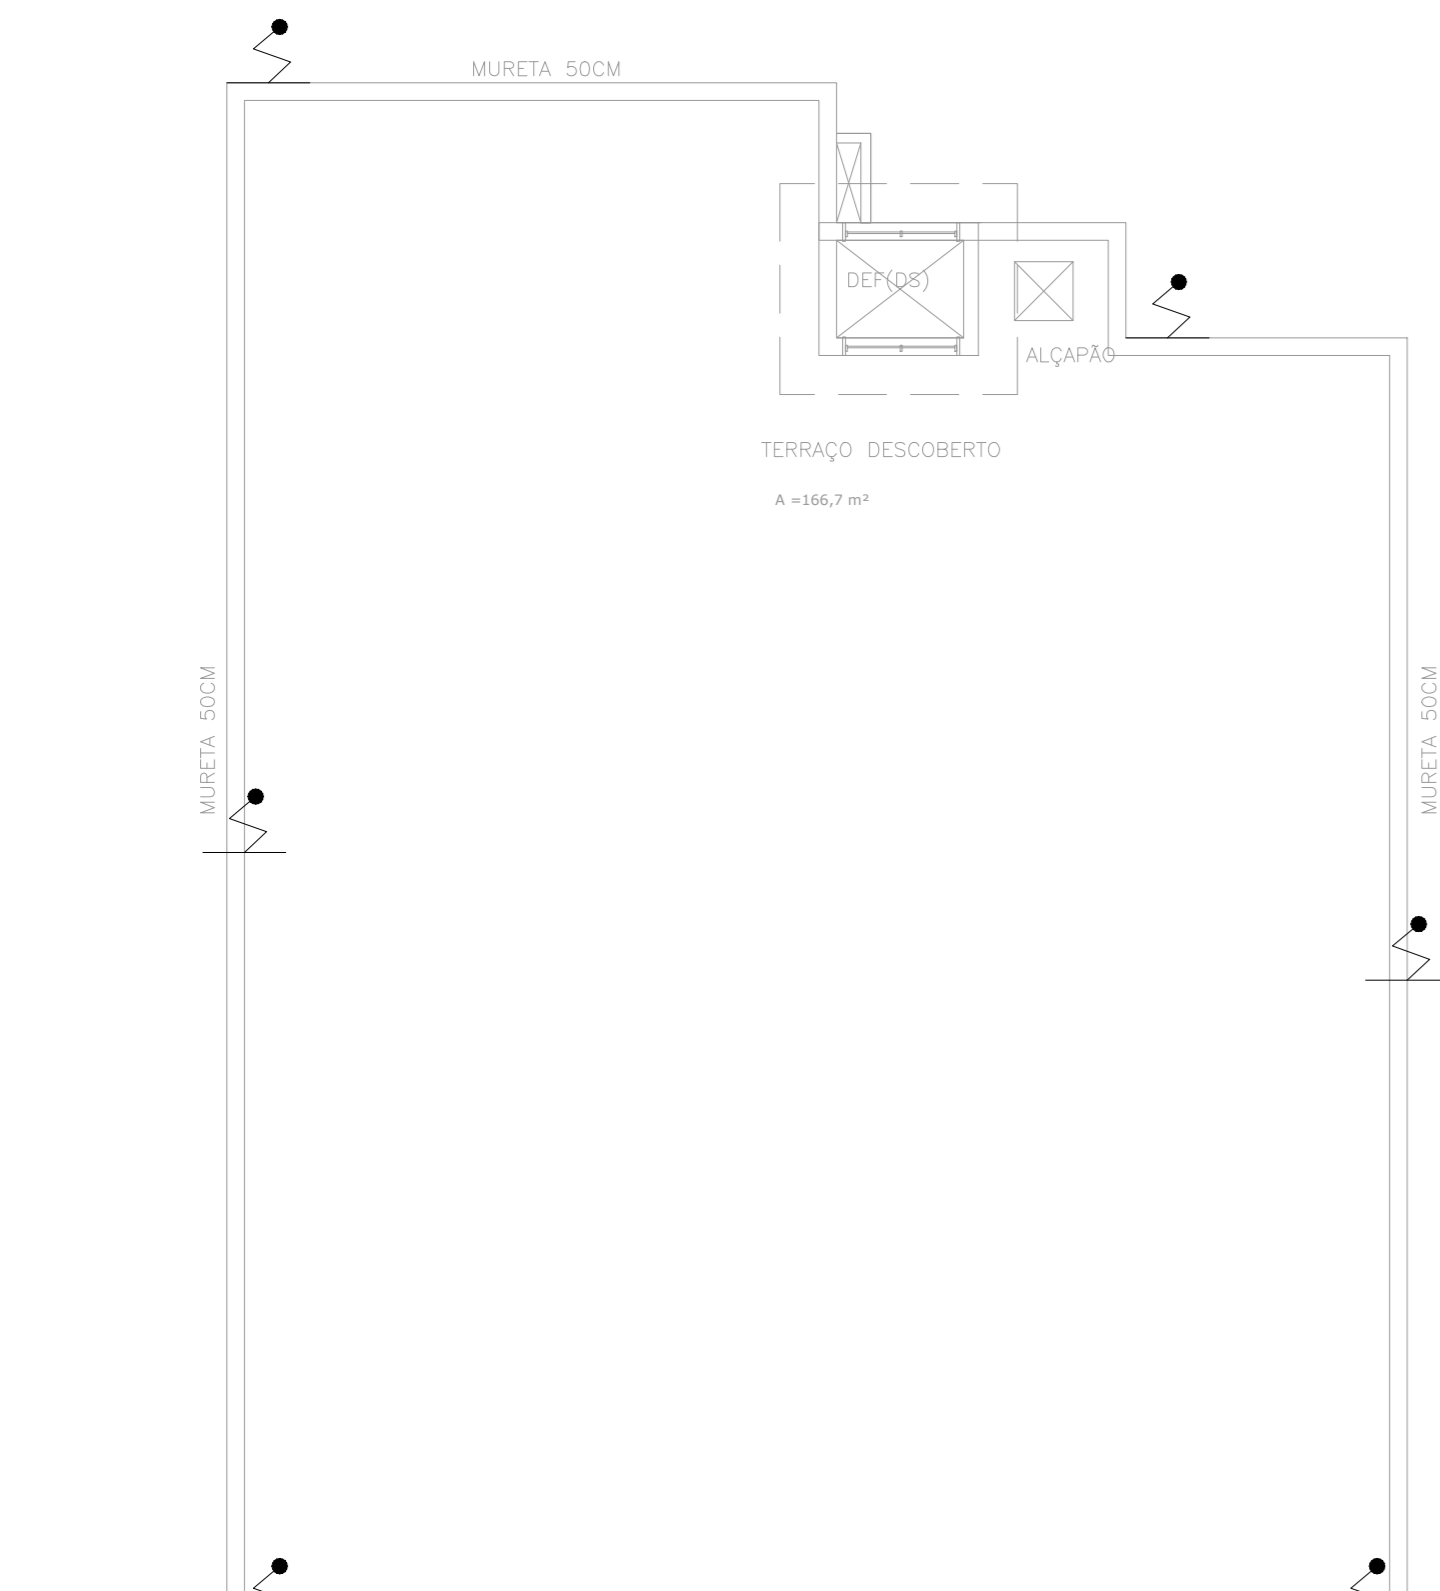


3 HOSPITAL IPIRANGA - AMBULATÓRIO  
PROJETO BÁSICO DOS SISTEMAS DE INCÊNDIO  
PLANTA BAIXA - COBERTURA  
ESCALA: 1:75  
METRO




Ambulatório - Cobertura  
Prever sinalização de identificação do equipamento de incêndio.

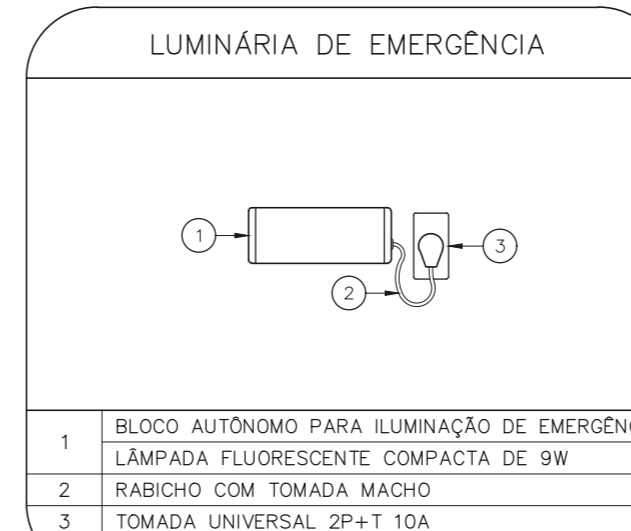


LUMINÁRIA DE EMERGÊNCIA

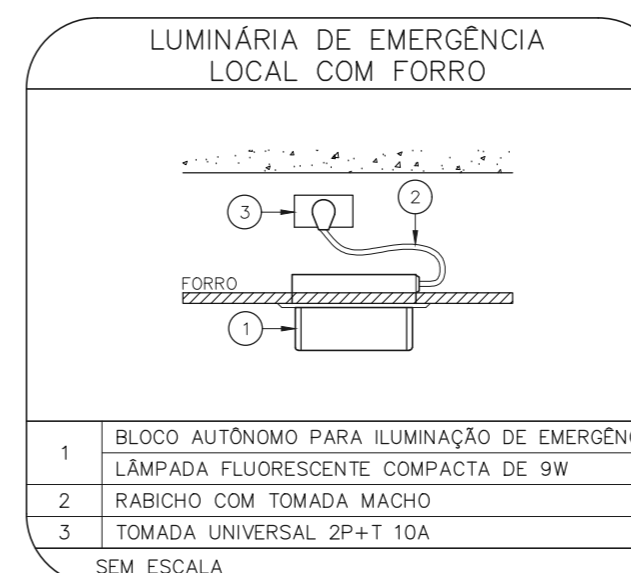


LUMINÁRIA DE EMERGÊNCIA LOCAL COM FORRO

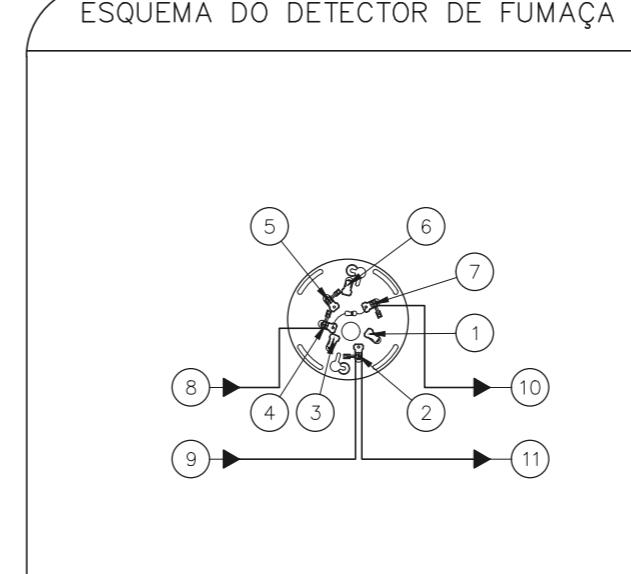


ESQUEMA DO DETECTOR DE FUMAÇA

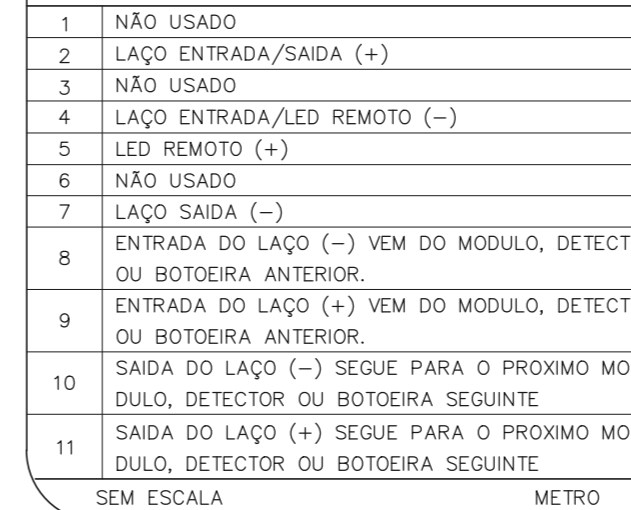


HIDRANTE SIMPLES AÇIONAMENTO AUTOMÁTICO

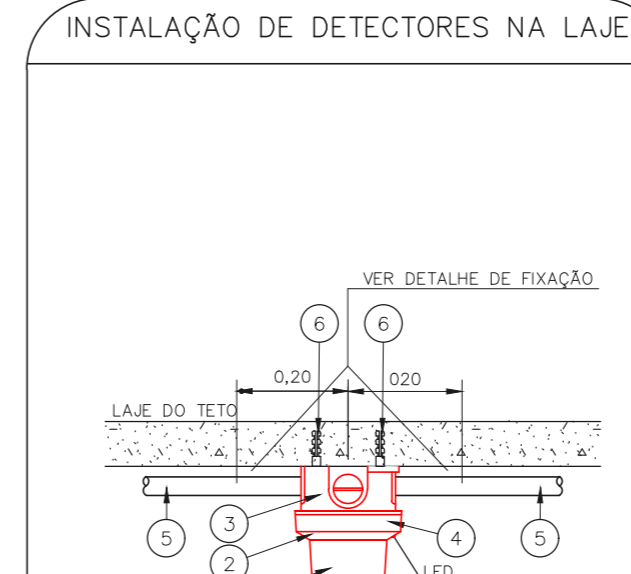


EXTINTORES DE INCÊNDIO

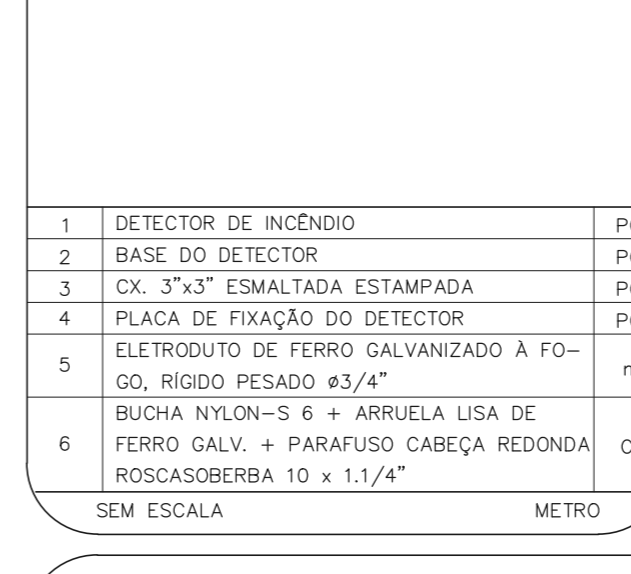

SINALIZAÇÃO DE PORTA C/ BARRA ANTIPÂNICO

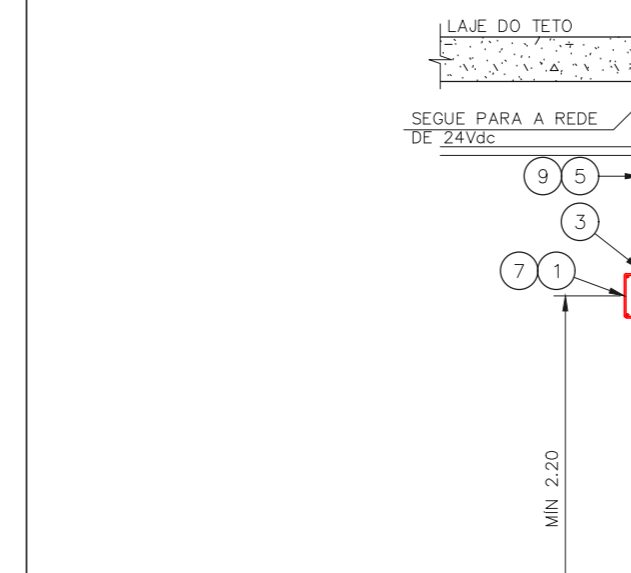


ARQUITETURA DE SISTEMA DE DETECÇÃO E ALARME DE INCÊNDIO

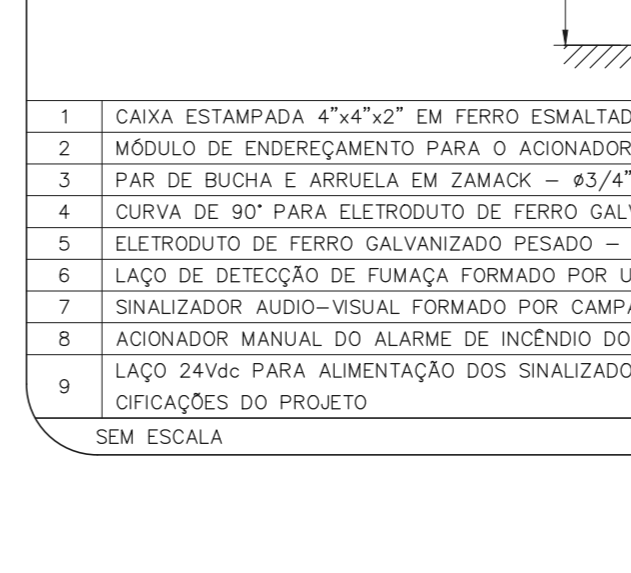


DETALHE DA SINALIZAÇÃO DUPLA FACE




MÓDULO DE COMANDO DOS SINALIZADORES ÁUDIO-VISUAIS

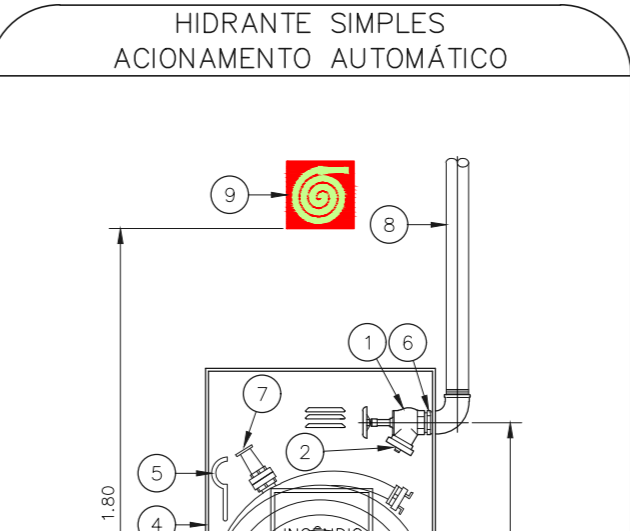


LUMINÁRIA DE EMERGÊNCIA ALIMENTAÇÃO APARENTE

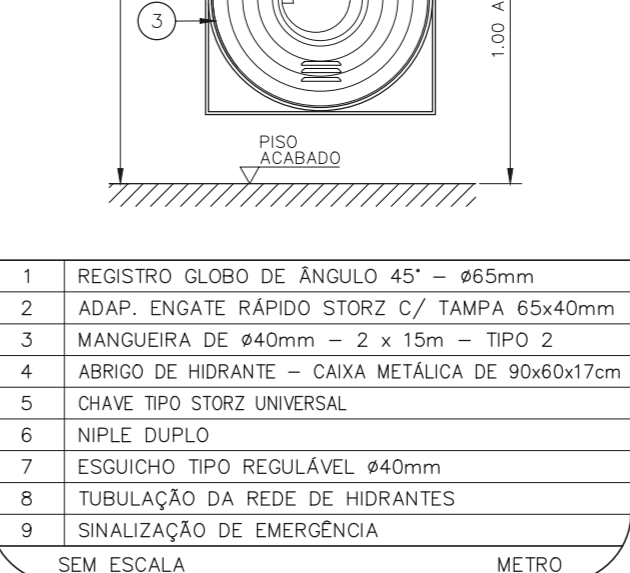


INSTALAÇÃO DE DETECTORES NA LAJE

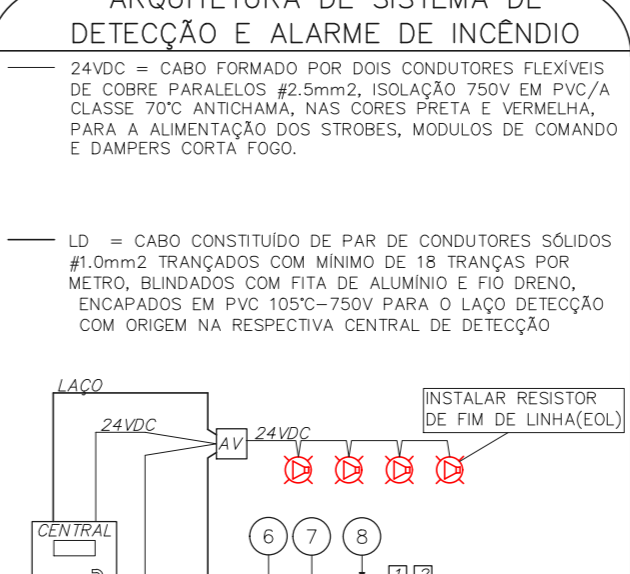


DETECTOR DE FUMAÇA LOCAL COM FORRO

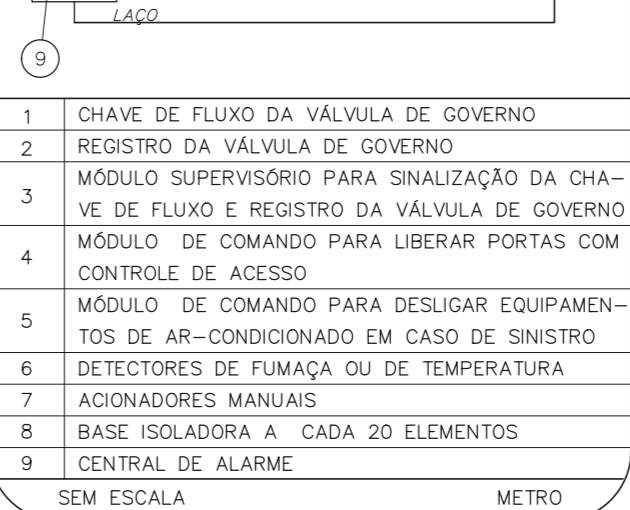


BOMBA DE INCÊNDIO - HIDRANTES

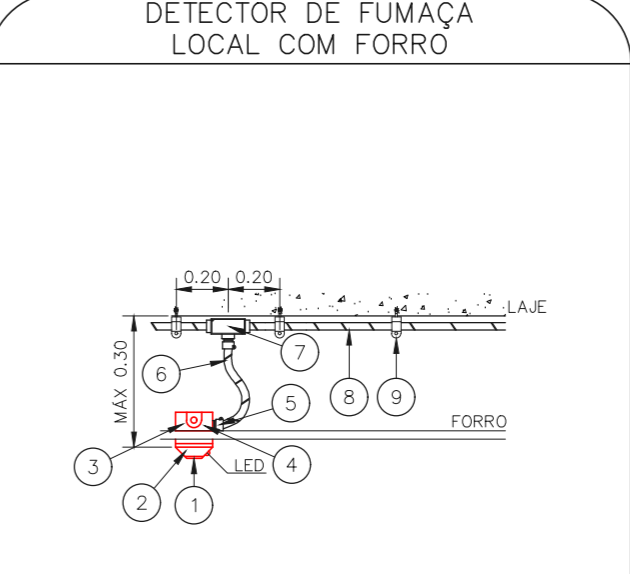


ACIONADOR E AVISADOR DE INCÊNDIO

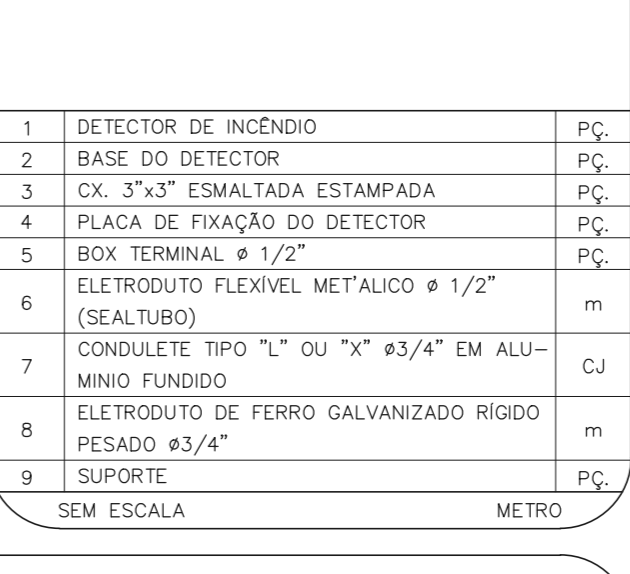

MÓDULO DE COMANDO DOS SINALIZADORES ÁUDIO-VISUAIS

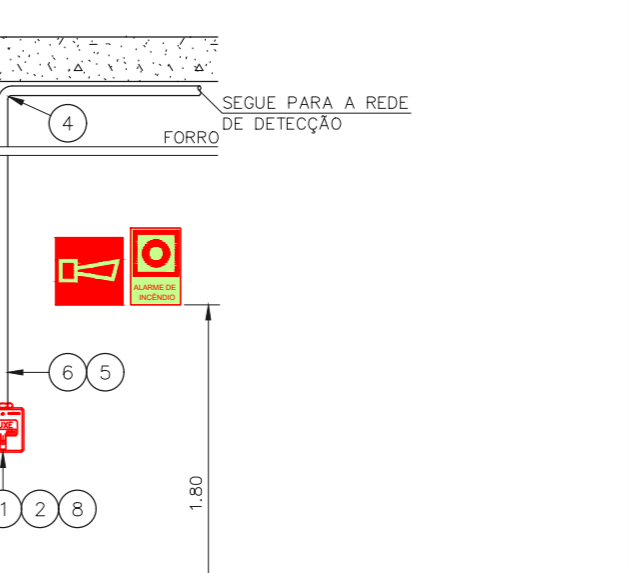


MÓDULO DE COMANDO DOS SINALIZADORES ÁUDIO-VISUAIS

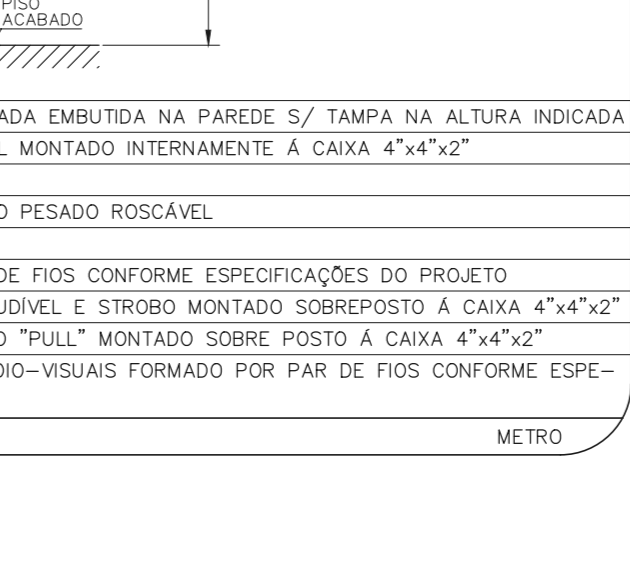

MÓDULO DE COMANDO DOS SINALIZADORES ÁUDIO-VISUAIS




MÓDULO DE COMANDO DOS SINALIZADORES ÁUDIO-VISUAIS

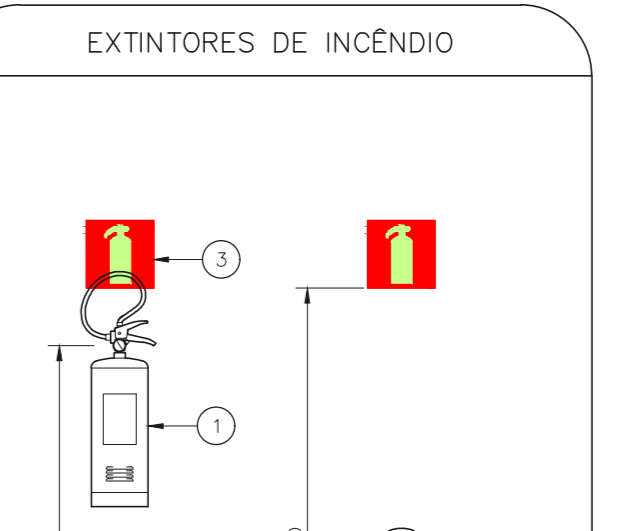

LUMINÁRIA DE EMERGÊNCIA ALIMENTAÇÃO APARENTE



INSTALAÇÃO DE DETECTORES NA LAJE

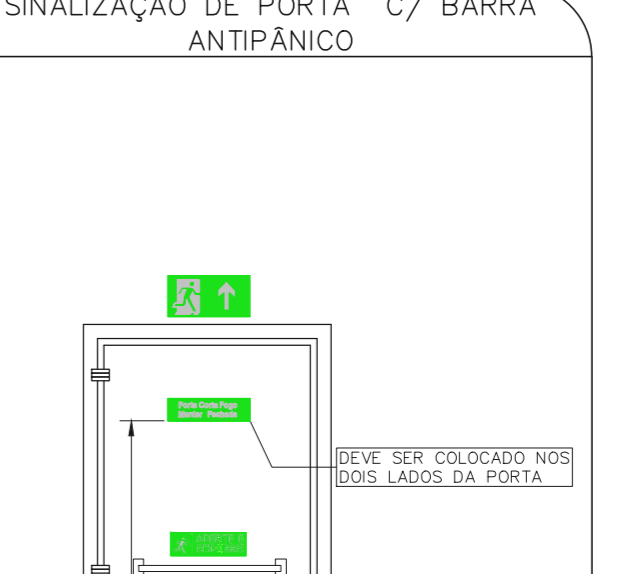


DETECTOR DE FUMAÇA LOCAL COM FORRO




BOMBA DE INCÊNDIO - HIDRANTES




ACIONADOR E AVISADOR DE INCÊNDIO

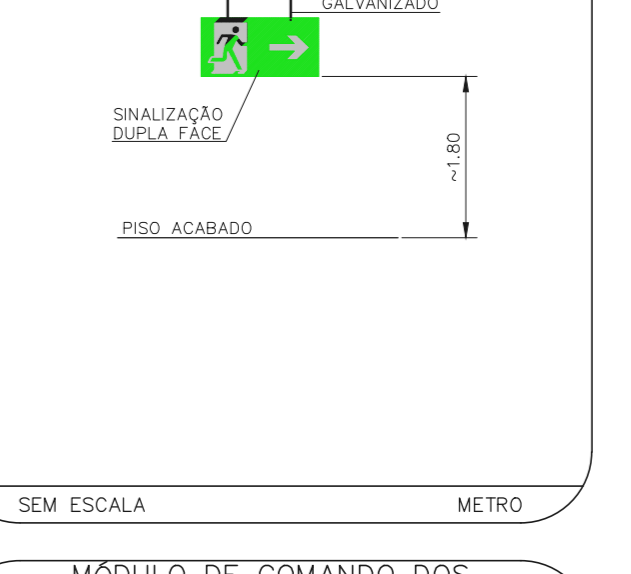


MÓDULO DE COMANDO DOS SINALIZADORES ÁUDIO-VISUAIS

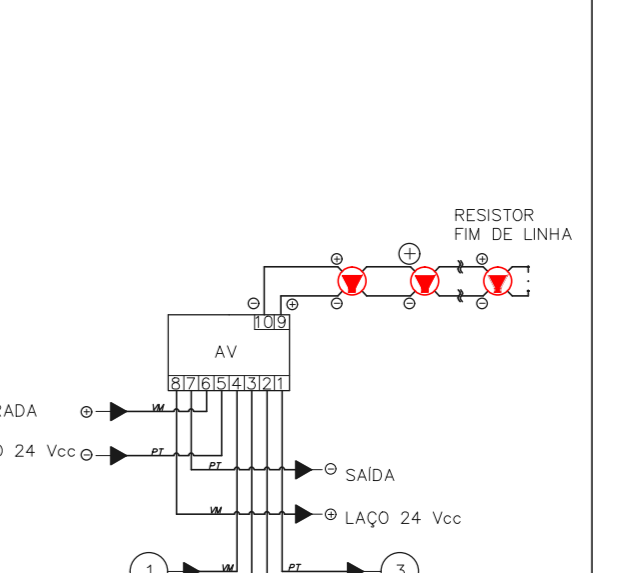

MÓDULO DE COMANDO DOS SINALIZADORES ÁUDIO-VISUAIS

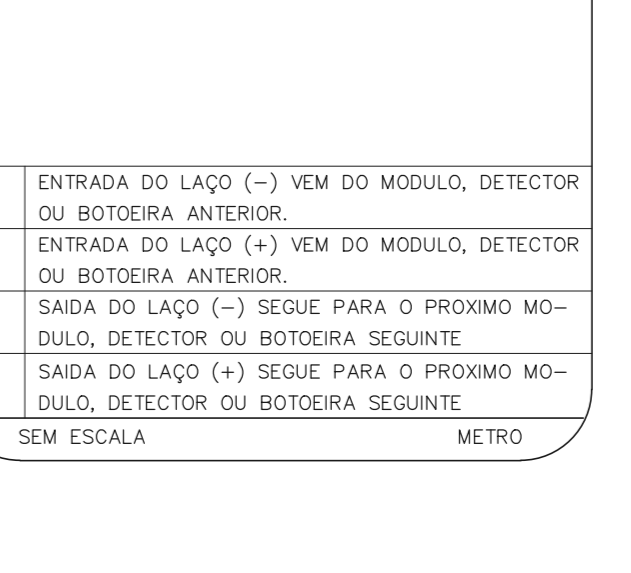

 MÓDULO DE COMANDO DOS SINALIZADORES ÁUDIO-VISUAIS



MÓDULO DE COMANDO DOS SINALIZADORES ÁUDIO-VISUAIS

LEGENDA	
[Symbol]	ÁREAS FIRMES
[Symbol]	EXTINTOR DE INCÊNDIO TIPO: ÁGUA PRESSURIZADA - EXISTENTE A RECARREGAR - CAPACIDADE 2-L
[Symbol]	EXTINTOR DE INCÊNDIO TIPO: PÓ QUÍMICO SECO - EXISTENTE A RECARREGAR CAPACIDADE 20-B-C
[Symbol]	ABRIGO DE HIDRANTE SIMPLES - EXISTENTE A MANTER
[Symbol]	AVISADOR SONORO - EXISTENTE A MANTER
[Symbol]	DETECTOR DE FUMAÇA - NOVO
[Symbol]	LUMINÁRIA DE EMERGÊNCIA TIPO ACLARAMENTO - EXISTENTE A MANTER
[Symbol]	LUMINÁRIA DE EMERGÊNCIA TIPO ACLARAMENTO - NOVO
[Symbol]	LUMINÁRIA DE EMERGÊNCIA TIPO BALIZAMENTO - NOVO
[Symbol]	CONJUNTO MOTOROMBA DE INCÊNDIO - NOVO
[Symbol]	RESERVA DE INCÊNDIO - EXISTENTE A MANTER
[Symbol]	PARA-RAIO

LEGENDA			
CÓDIGO	PLACA	DIMENSÕES (mm)	DESCRIÇÃO
[Symbol]	[Symbol]	240/120 (L/H)	INDICAÇÃO DO SENTIDO DE UMA SAÍDA DE EMERGÊNCIA
[Symbol]	[Symbol]	240/120 (L/H)	ACESSO A UMA SAÍDA DE EMERGÊNCIA
[Symbol]	[Symbol]	240/120 (L/H)	SENTIDO DE FUJA NO INTERIOR DA ESCADA
[Symbol]	[Symbol]	240/120 (L/H)	SENTIDO DE FUJA NO INTERIOR DA ESCADA
[Symbol]	[Symbol]	400/120 (L/H)	INDICAÇÃO DE SAÍDA DE EMERGÊNCIA
[Symbol]	[Symbol]	400/100 (L/H)	MANEIRAR A PORTA CORTA-FOGO FECHADA
[Symbol]	[Symbol]	L=150	INDICAÇÃO DO LOCAL DE INSTALAÇÃO DO ALARME DE INCÊNDIO
[Symbol]	[Symbol]	100/100 (L/H)	PONTO DE ACOMODAMENTO DE ALARME DE INCÊNDIO
[Symbol]	[Symbol]	L=150	INDICAÇÃO DA POSIÇÃO DOS EXTINTORES DE INCÊNDIO
[Symbol]	[Symbol]	L=150	INDICAÇÃO DA LOCALIZAÇÃO DE HIDRANTE
[Symbol]	[Symbol]	L=700 (VERMELHO) L=150 (AMARELO)	SINALIZAÇÃO DE SOLO PARA EQUIPAMENTOS DE COMBATE A INCÊNDIO PARA EM STAR A OBSTRUÇÃO
[Symbol]	[Symbol]	L=150	CUIDADO, RISCO DE CHOQUE ELÉTRICO
[Symbol]	[Symbol]	D=150	PROIBIDO UTILIZAR ELEVADOR EM CASO DE INCÊNDIO

SINALIZAÇÃO DE EMERGÊNCIA	
[Symbol]	COMANDO MANUAL BOMBA DE INCÊNDIO
[Symbol]	HIDRANTE DE INCÊNDIO
[Symbol]	ABRIGO DE HIDRANTE
[Symbol]	EXTINTOR DE INCÊNDIO
[Symbol]	SINALIZAÇÃO DE FUGA
[Symbol]	SINALIZAÇÃO DE ORIENTAÇÃO E SALVAMENTO
[Symbol]	NOTA DE FUJA
[Symbol]	SAÍDA DE EMERGÊNCIA

NOMENCLATURA	
[Symbol]	"C" - CÓDIGO DA PLACA
[Symbol]	"H" - DIMENSÃO DE CADA PLACA
[Symbol]	L - LARGURA DA PLACA EM MILÍMETROS
[Symbol]	H - ALTURA DA PLACA EM MILÍMETROS
[Symbol]	D - DIÂMETRO DA PLACA EM MILÍMETROS

MHA Engenharia Ltda	AVULSO DE PROJETO	PROJETO RECEBIDO EM
[Symbol]	<input type="checkbox"/> LIBERADO	PROJETO APROVADO EM
[Symbol]	<input type="checkbox"/> LIBERADO COM RESTRIÇÃO	
[Symbol]	<input type="checkbox"/> NÃO LIBERADO	
	RESPONSÁVEL TÉCNICO	
01 ATENDIMENTO A COMENTÁRIOS	RP	15/07/21
02 EMISSÃO INICIAL	FD	28/06/21
REV. DESCRIÇÃO	RESPONSÁVEL	DATA
<p>SÃO PAULO SECRETARIA DE SAÚDE</p> <p>GRUPO TÉCNICO DE EDIFICAÇÕES</p> <p>PREVENÇÃO E COMBATE A INCÊNDIO</p> <p>U09 103</p> <p>Av. Dr. Eriberto Correia de Aguiar, nº 188, 3º andar São Paulo-SP Cep: 04643-000 Tel: (11)3056-8420 Fax: (11)3056-8482</p> <p>PROJETO: Hospital Ipiranga End: YUIRO KITAMURA CAMILA CHINGOTTI</p>		

NOTAS  
1. CONFERIR MEDIDAS NO LOCAL  
2. MEDIDAS EM METRO, EXCETO ONDE INDICADO  
3. ADESSALÇOS CONFORME RELATÓRIO TÉCNICO E NECESSIDADES ADICIONAIS  
4.  
5.  
6.  
7.  
8.  
9.