
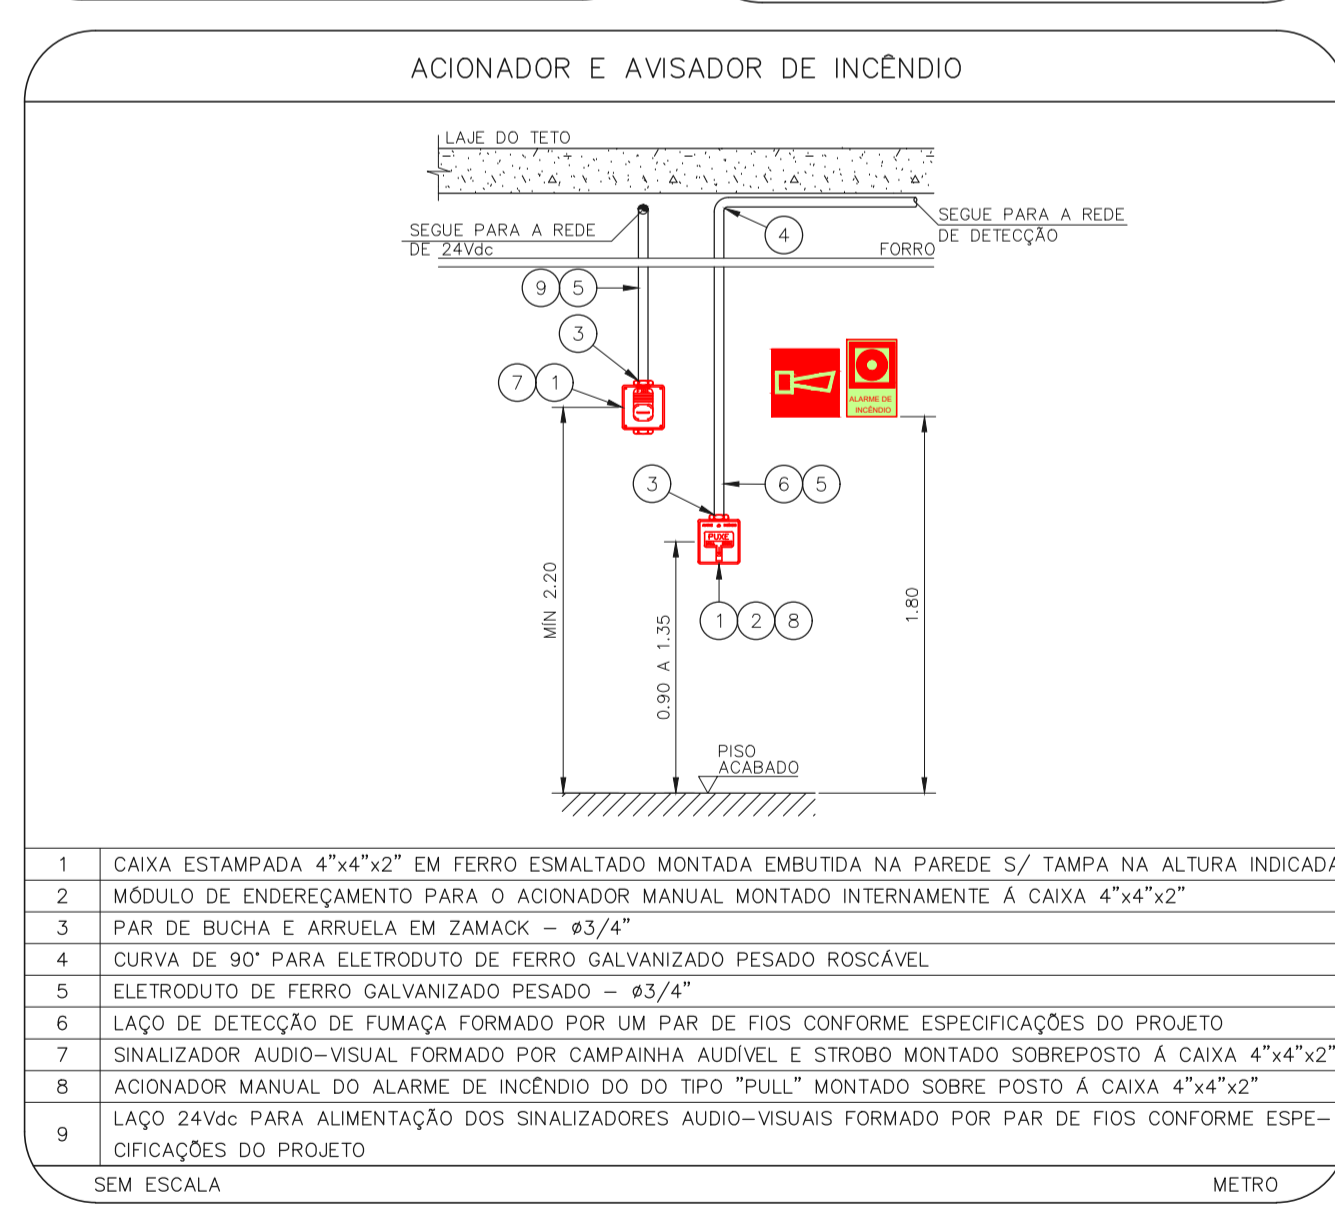
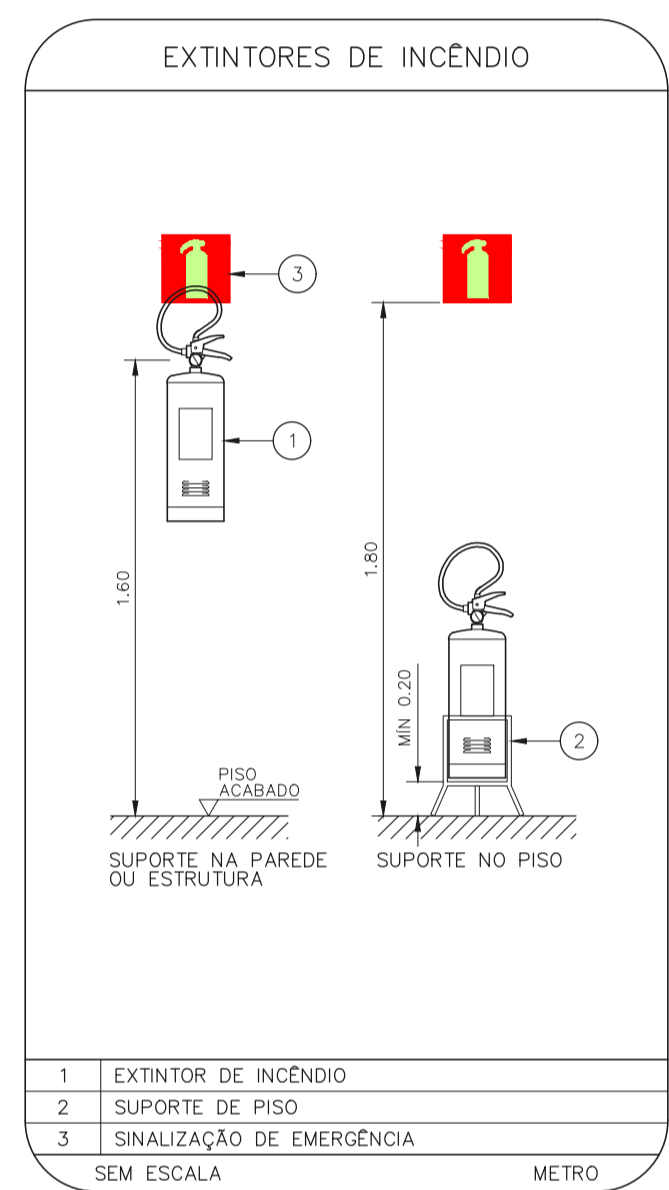
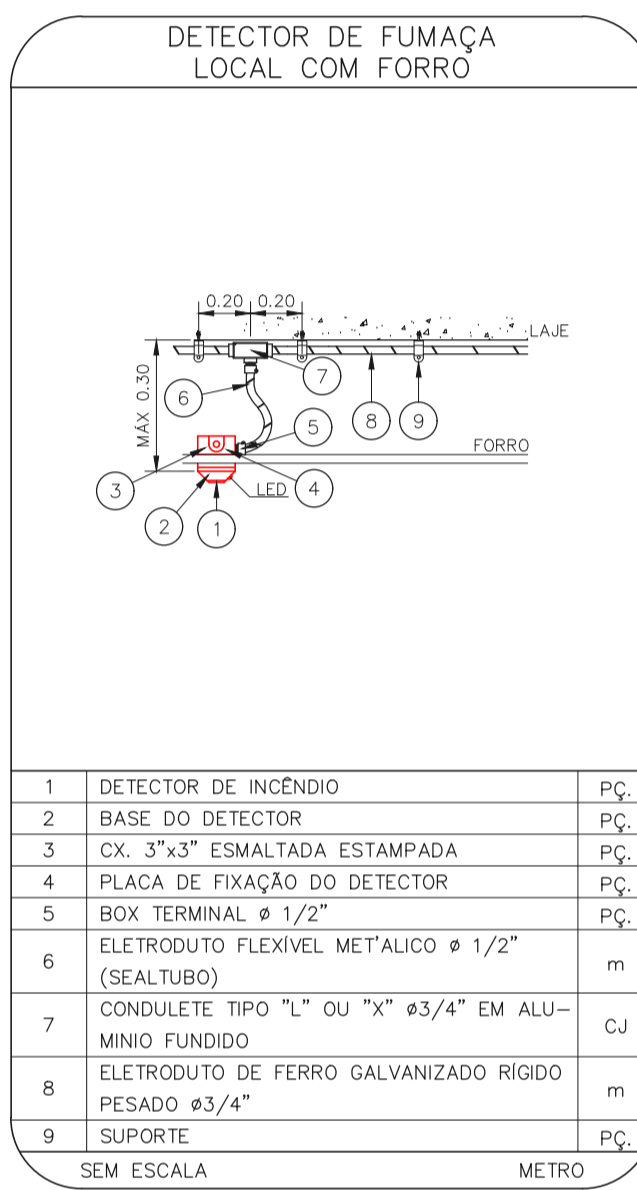
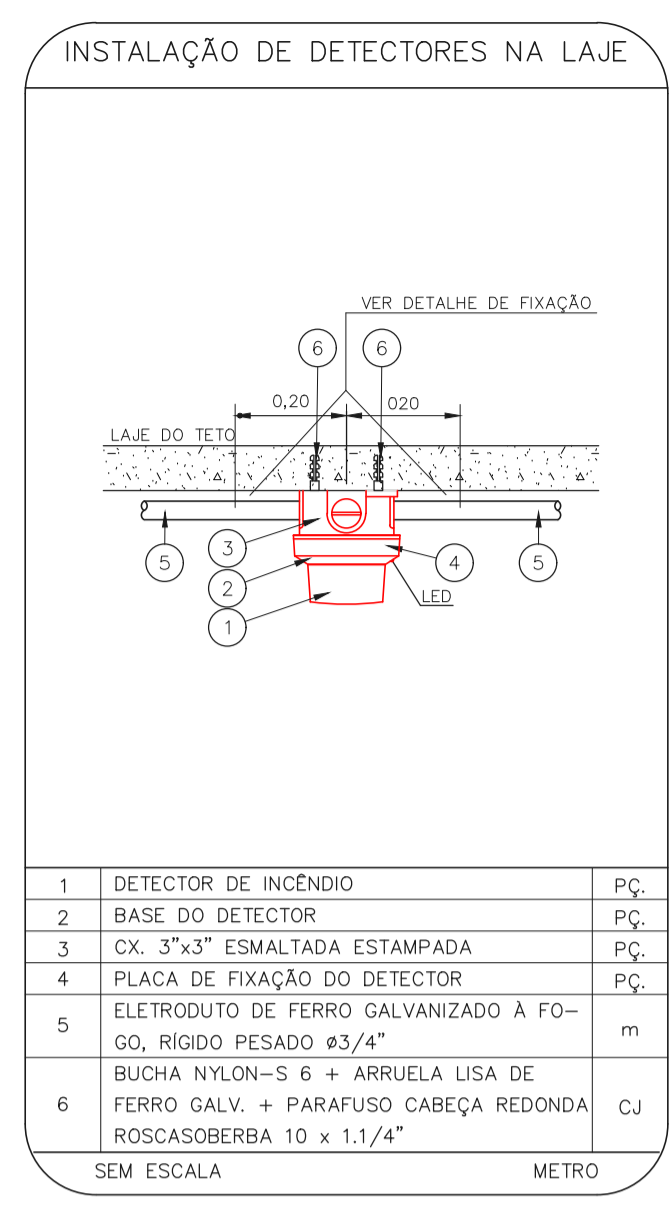


**1 CEDEME**  
 PROJETO BÁSICO DOS SISTEMAS DE INCÊNDIO ESCALA 1:200  
 PLANTA BAIXA - TERREO METRO



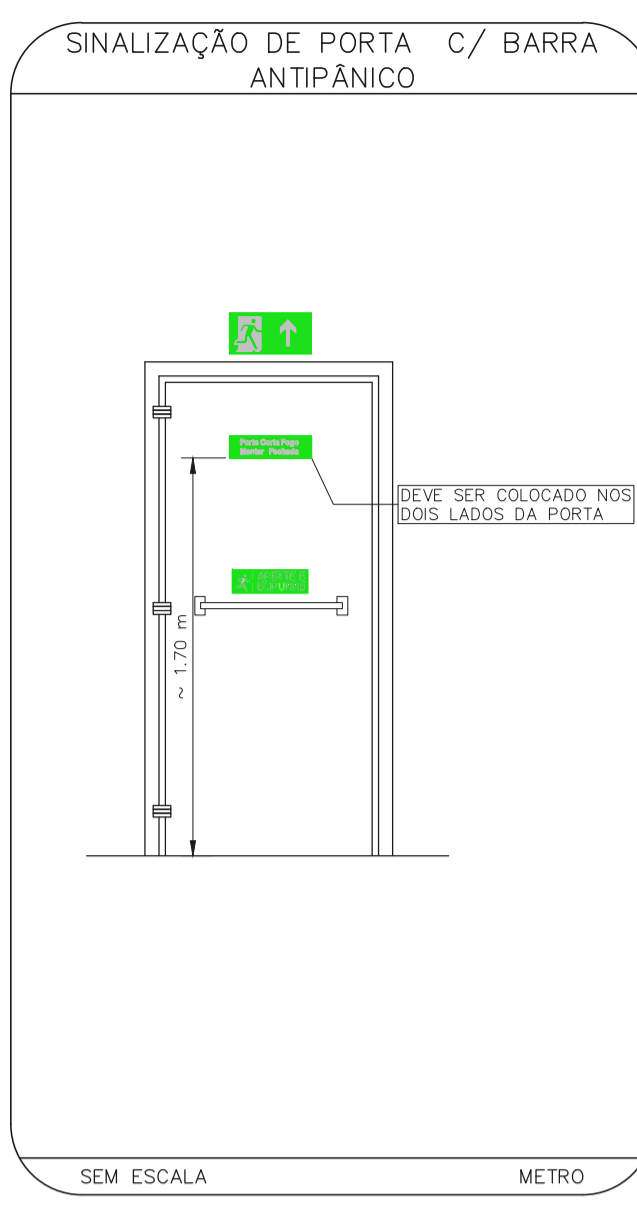


- ### NOTAS
1. MEDIDAS EM METRO EXCETO ONDE INDICADO
  2. CONFERIR MEDIDAS NO LOCAL
  3. ADEQUAÇÕES CONFORME RELATÓRIO TÉCNICO E NECESSIDADES ADICIONAIS
  - 4.
  - 5.
  - 6.
  - 7.
  - 8.
  - 9.

- ### NOTAS
- 1- OS EQUIPAMENTOS CONSIDERADOS COMO EXISTENTES NÃO FORAM TESTADOS, PORTANTO, DEVERÃO SER VERIFICADOS SUAS CONDIÇÕES DE FUNCIONAMENTO.
  - 2- SOMENTE AS INSTALAÇÕES APARENTES SÃO REPRESENTADAS EM PROJETO. NÃO FORAM VERIFICADAS INSTALAÇÕES ENTERRADAS OU SOBRE FORRO.
  - 3- TODAS AS PORTAS CORTA FOGO LOCALIZADAS EM CORREDORES E ROTA DE FUGA, FICARÃO ABERTAS COM ELETROMÁ INTERLIGADO COM O SISTEMA DE ALARME DE EMERGÊNCIA.

### LEGENDA

	ÁREAS FRIAS
	CAPACIDADE 2-A - NOVO
	EXTINTOR DE INCÊNDIO TIPO DIÓXIDO DE CARBONO (CO2) CAPACIDADE 5-B-C - NOVO
	EXTINTOR DE INCÊNDIO TIPO PÓ QUÍMICO SECO CAPACIDADE 20-B-C - NOVO
	EXTINTOR DE INCÊNDIO TIPO ÁGUA PRESSURIZADA - EXISTENTE A RECARREGAR - CAPACIDADE 2-A
	EXTINTOR DE INCÊNDIO TIPO DIÓXIDO DE CARBONO (CO2) - EXISTENTE A RECARREGAR - CAPACIDADE 5-B-C
	DETECTOR DE FUMAÇA - NOVO
	AVISADOR SONORO - NOVO
	ACIONADOR MANUAL DO SISTEMA DE ALARME - NOVO
	LUMINÁRIA DE EMERGÊNCIA TIPO ACLARAMENTO - NOVO
	LUMINÁRIA DE EMERGÊNCIA TIPO BALIZAMENTO - NOVO

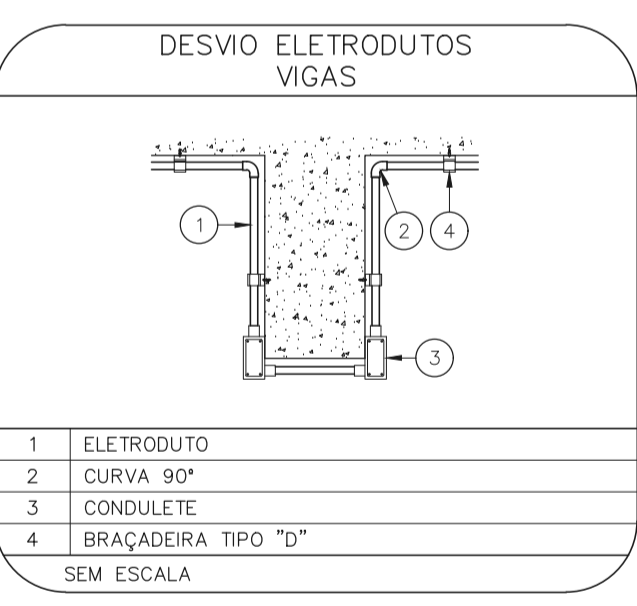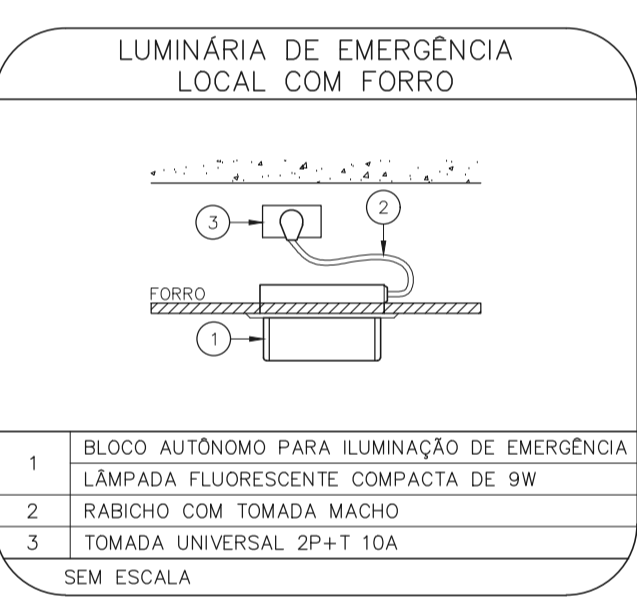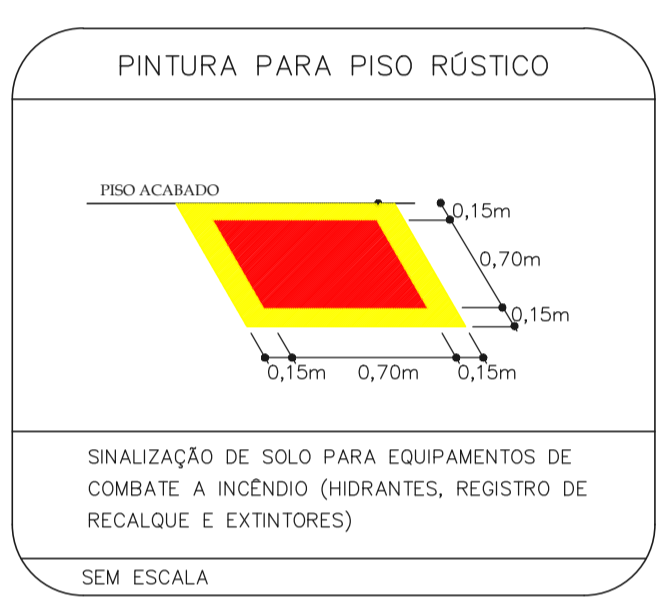

**NOTAS SOBRE PINTURAS E REVESTIMENTOS:**

- TODOS OS AMBIENTES COM DETECTOR DE FUMAÇA DEVEM TER NOVA PINTURA NO TETO E, ONDE HOUVER, RECOMPOSIÇÃO DE FORRO.
- ONDE HOUVER INSTALAÇÃO DE SINALIZADORES E/OU ACIONADORES DO SISTEMA DE ALARME E DETECÇÃO DE INCÊNDIO, INSTALAÇÃO DE HIDRANTES OU EQUIPAMENTOS E/OU OBRAS CIVIS, DEVE SER CONSIDERADA A PINTURA DE TODO O AMBIENTE E, SE HOUVER, RECOMPOSIÇÃO DOS REVESTIMENTOS NO MESMO PADRÃO DO EXISTENTE.

MHA Engenharia Ltda		PROJETO RECEBIDO EM	
R. Almeida Aragão, 2.104		_____	
Cidade - Terra Roxa - SP		PROJETO APROVADO EM	
Aprovação - Serviço de São Paulo		_____	
Dep. 05435-000 São Paulo - SP		RESPONSÁVEL TÉCNICO	
Tel. 011 2078 9002/2078 9001		_____	
http://www.mha.com.br		_____	

REV.	EMISSÃO INICIAL	LC	28/06/21
REV.	DESCRIÇÃO	RESPONSÁVEL	DATA

**SÃO PAULO** | Secretaria de Saúde

**GRUPO TÉCNICO DE EDIFICAÇÕES**

**HOSPITAL HELIÓPOLIS**

RUA CONDEG XAVIER, 273 - SÃO PAULO - SP

REFERÊNCIA: CEDEME - TERREO PROJETO BÁSICO DOS SISTEMAS DE INCÊNDIO

**PREVENÇÃO E COMBATE A INCÊNDIO**

ORÇAMENTO: U10 FOLHA 102

DATA: 22/05/2021 INDICADA DATA: JUN/2021

AV. Dr. Enéas Carvalho de Aguiar, nº.188, 3º andar São Paulo-SP - Cap. 05403-000 Tel. (11)3066 8420 Fax (11)3066 8482

DIRETOR DO SITE: Eng.º YUKIO KITAMURA

PROFESSOR RESPONSÁVEL: CAMILO CHINGOTTE