

NOTAS	
1-	OS EQUIPAMENTOS CONSIDERADOS COMO EXISTENTES NÃO FORAM TESTADOS, PORTANTO, DEVERÃO SER VERIFICADOS SUAS CONDIÇÕES DE FUNCIONAMENTO.
2-	SOMENTE AS INSTALAÇÕES APARENTES SÃO REPRESENTADAS EM PROJETO. NÃO FORAM VERIFICADAS INSTALAÇÕES ENTERRADAS OU SOBRE FORRO.
3-	TODAS AS PORTAS CORTA FOGO LOCALIZADAS EM CORREDORES E ROTA DE FUGA, FICARÃO ABERTAS COM ELETRÔMÁ INTERLIGADO COM O SISTEMA DE ALARME DE EMERGÊNCIA.
4-	PARA AS LUMINÁRIAS DE EMERGÊNCIA NOVAS, SERÁ PREVISTO CIRCUITO DEDICADO COM ELETRODUTOS NOVOS E DISJUNTOR DE IDENTIFICAÇÃO.

LEGENDA	
	ÁREAS FRIAS
	EXTINTOR DE INCÊNDIO TIPO ÁGUA PRESSURIZADA CAPACIDADE 2-A
	LUMINÁRIA DE EMERGÊNCIA TIPO ACLARAMENTO

LEGENDA			
CÓDIGO	PLACA	DIMENSÕES (mm)	DESCRIÇÃO
ES 108		L=150	INDICAÇÃO DA POSIÇÃO DOS EXTINTORES DE INCÊNDIO
S2 107/10		240/120 (L/H)	INDICAÇÃO DO SENTIDO DE UMA SAÍDA DE EMERGÊNCIA
S12 107/10		240/120 (L/H)	INDICAÇÃO DE SAÍDA DE EMERGÊNCIA

1 **CONJUNTO HOSPITALAR MANDAQUI**
 PROJETO BÁSICO DOS SISTEMAS DE INCÊNDIO
 PLANTA BAIXA - CALDEIRAS
 ESCALA 1:75
 METRO

SINALIZAÇÃO DE EMERGÊNCIA







SINALIZAÇÃO DE EQUIPAMENTOS DE COMBATE A INCÊNDIO

ALARME DE INCÊNDIO	SOMBA DE INCÊNDIO	HIDRANTE DE INCÊNDIO	ABRIGO DE MANGUEIRA DE INCÊNDIO	EXTINTORES DE INCÊNDIO	SINALIZAÇÃO DE PISO

SINALIZAÇÃO DE ORIENTAÇÃO E SALVAMENTO

ROTA DE FUGA	SAÍDA DE EMERGÊNCIA

SEM ESCALA

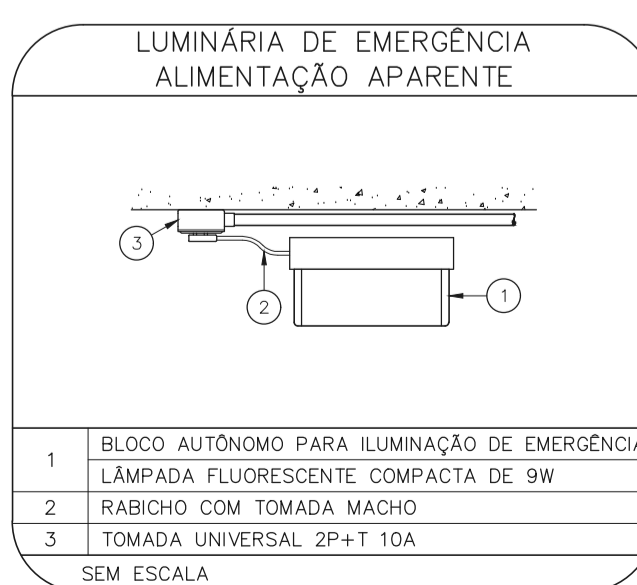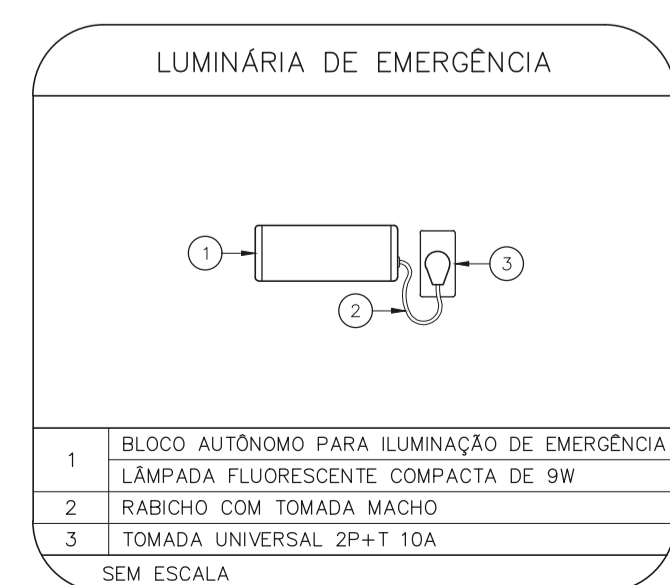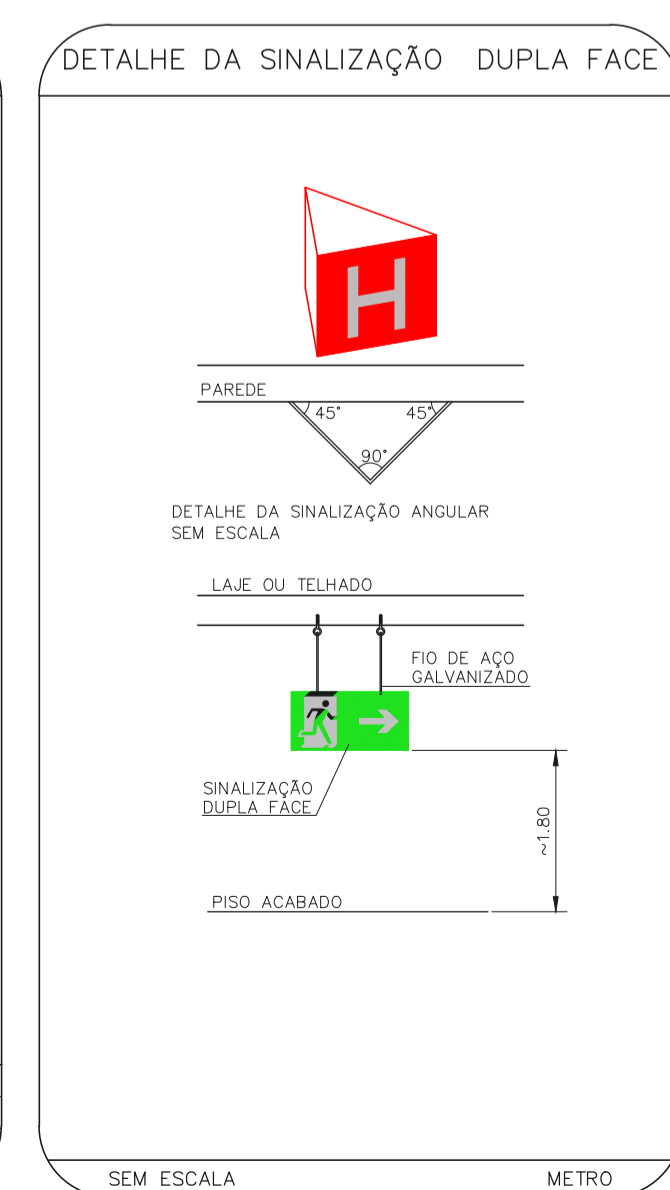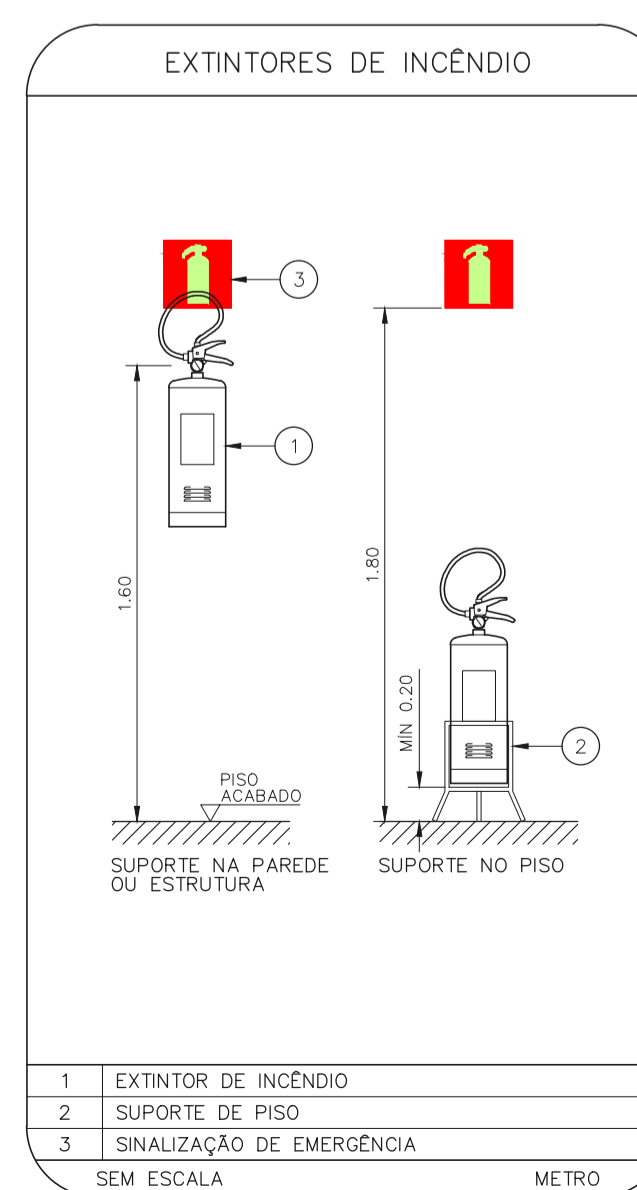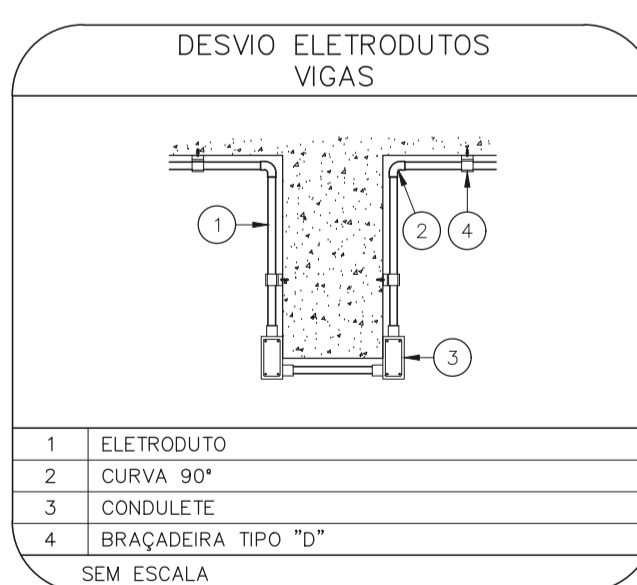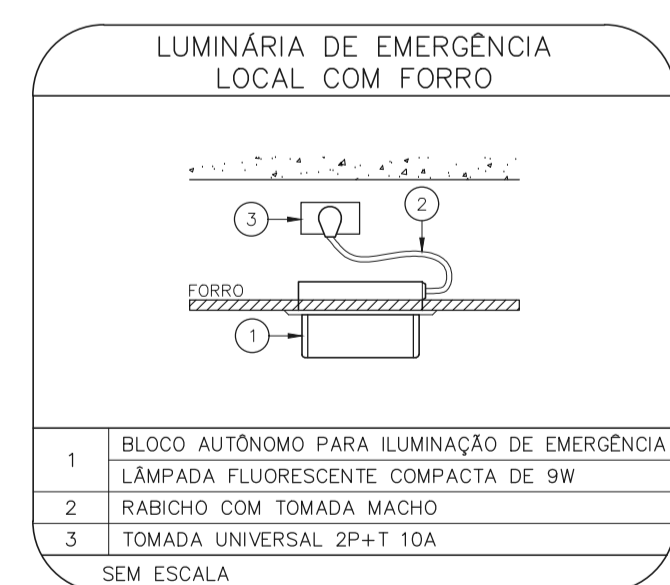

- NOTAS**
1. MEDIDAS EM METRO EXCETO ONDE INDICADO
 2. CONFERIR MEDIDAS NO LOCAL
 3. ADEQUAÇÕES CONFORME RELATÓRIO TÉCNICO E NECESSIDADES ADICIONAIS
 - 4.
 - 5.
 - 6.
 - 7.
 - 8.
 - 9.

MHA Engenharia Ltda
 Rua...
 São Paulo - SP

ANÁLISE DE PROJETO

LIBERADO

LIBERADO COM RESTRIÇÃO

NÃO LIBERADO

PROJETO RECEBIDO EM: _____

PROJETO APROVADO EM: _____

RESPONSÁVEL TÉCNICO: _____

OO	EMISSÃO INICIAL	PV	30/06/21
REV.	DESCRIÇÃO	RESPONSÁVEL	DATA

SÃO PAULO GOVERNO DO ESTADO | Secretaria de Saúde

GRUPO TÉCNICO DE EDIFICAÇÕES

UNIDADE: Conjunto Hospitalar Mandaqui
 Rua Voluntários da Pátria, 4301 CEP: 02401-400

PROJETO: CALDEIRAS
 PROJETO BÁSICO DOS SISTEMAS DE INCÊNDIO

PREVENÇÃO E COMBATE A INCÊNDIO

ORÇAMENTO: U11
 FOLHA: 103

Av. Dr. Enéas Carvalho de Aguiar, nº.188, 3ª andar
 São Paulo - SP | Cap: 05403-000
 Tel: (11)3066 8420 Fax: (11)3066 8482

Eng.º YUKIO KITAMURA
 CAMIÃO CHINGOTTE

FORMATO A1 - 841 x 594mm