
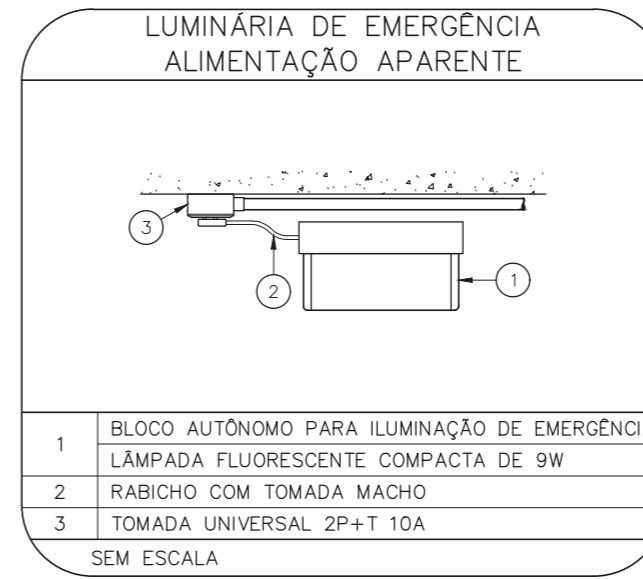
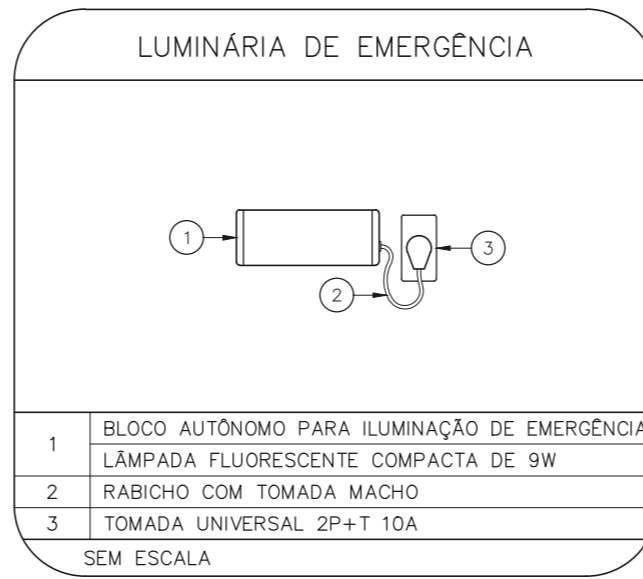
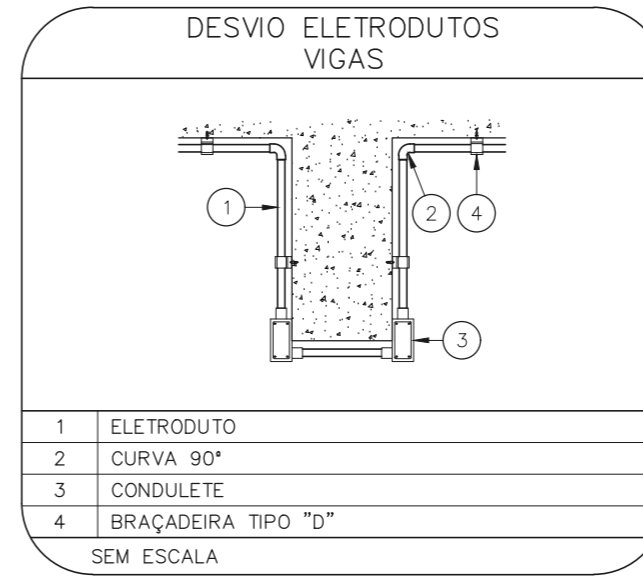


1 CONJUNTO HOSPITALAR MANDAQUI
 PROJETO BÁSICO DOS SISTEMAS DE INCÊNDIO
 PLANTA BAIXA - CENTRO DE ESTUDOS
 ESCALA 1:100 METRO

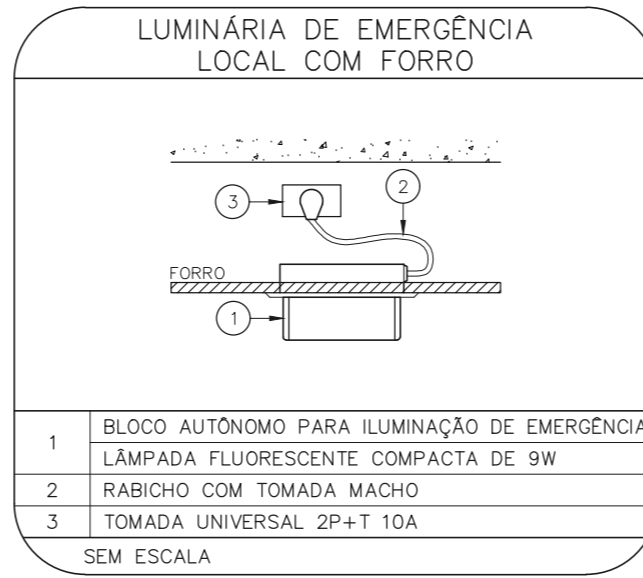

NOTAS


- OS EQUIPAMENTOS CONSIDERADOS COMO EXISTENTES NÃO FORAM TESTADOS, PORTANTO, DEVERÃO SER VERIFICADOS SUAS CONDIÇÕES DE FUNCIONAMENTO.
- SOMENTE AS INSTALAÇÕES APARENTES SÃO REPRESENTADAS EM PROJETO. NÃO FORAM VERIFICADAS INSTALAÇÕES ENTERRADAS OU SOBRE FORRO.
- TODAS AS PORTAS CORTA FOGO LOCALIZADAS EM CORREDORES E ROTA DE FUGA, FICARÃO ABERTAS COM ELETROÍMÃ INTERLIGADO COM O SISTEMA DE ALARME DE EMERGÊNCIA.
- PARA AS LUMINÁRIAS DE EMERGÊNCIA NOVAS, SERÁ PREVISTO CIRCUITO DEDICADO COM ELETRODUTOS NOVOS E DISJUNTOR DE IDENTIFICAÇÃO.

LEGENDA

	AREAS FRIAS
	EXTINTOR DE INCÊNDIO TIPO ÁGUA PRESSURIZADA - EXISTENTE A SUBSTITUIR - CAPACIDADE 2-A
	LUMINÁRIA DE EMERGÊNCIA TIPO ACLARAMENTO

LEGENDA

CÓDIGO	PLACA	DIMENSÕES (mm)	DESCRIÇÃO
		240/120 (L/H)	ACESSO A UMA SAÍDA DE EMERGÊNCIA
		240/120 (L/H)	INDICAÇÃO DE SAÍDA DE EMERGÊNCIA

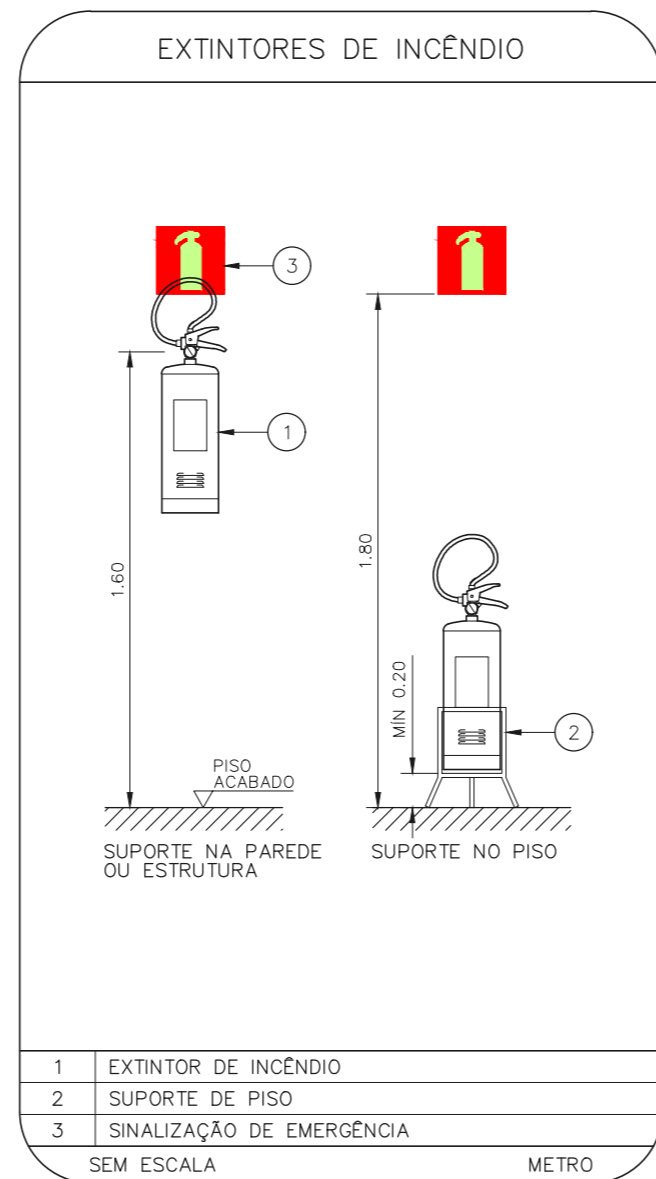

- NOTAS**
- MEDIDAS EM METRO EXCETO ONDE INDICADO
 - CONFERIR MEDIDAS NO LOCAL
 - ADEQUAÇÕES CONFORME RELATÓRIO TÉCNICO E NECESSIDADES ADICIONAIS
 -
 -
 -
 -
 -
 -
 -

MHA Engenharia Ltda Alameda Araguaia, 2.104 CEA - Torre 1 - 2º Andar Alphaville - Barueri de São Paulo Cep.06455-000 São Paulo - SP Tel.(011)2078 9000/2078 9001 http://www.mha.com.br		ANÁLISE DE PROJETO:		PROJETO RECEBIDO EM	
		<input type="checkbox"/> LIBERADO		/ /	
		<input type="checkbox"/> LIBERADO COM RESTRIÇÃO		PROJETO APROVADO EM	
		<input type="checkbox"/> NÃO LIBERADO		/ /	
		RESPONSÁVEL TÉCNICO			
00	EMISSÃO INICIAL	PV		30/06/21	
REV.	DESCRIÇÃO	RESPONSÁVEL		DATA	

SÃO PAULO GOVERNO DO ESTADO | Secretaria de Saúde

GRUPO TÉCNICO DE EDIFICAÇÕES

Av. Dr. Enéas Carvalho de Aguiar, n.188, 3º andar
 São Paulo-SP Cep 05403-000
 Tel. (11)3066 8420 Fax (11)3066 8482

DIRETOR DO C.T.E.
 Engº YUKIO KITAMURA
 AUTORES DO PROJETO
 CAMILO CHINGOTTE

UNIDADE: Conjunto Hospitalar Mandaqui

LOCAL: Rua Voluntários da Pátria, 4301 CEP. 02401-400

REFERÊNCIA: CENTRO DE ESTUDOS PROJETO BÁSICO DOS SISTEMAS DE INCÊNDIO

PREVENÇÃO E COMBATE A INCÊNDIO

CÓDIGO DO EDIFÍCIO	FOLHA	
U11	106	
ÁREA	ESCALA	DATA
44.480	INDICADA	JUN/2021
ARQUIVO	COLABORADORES	
20033-PCI-U11-106-CEN-00.DWG		