
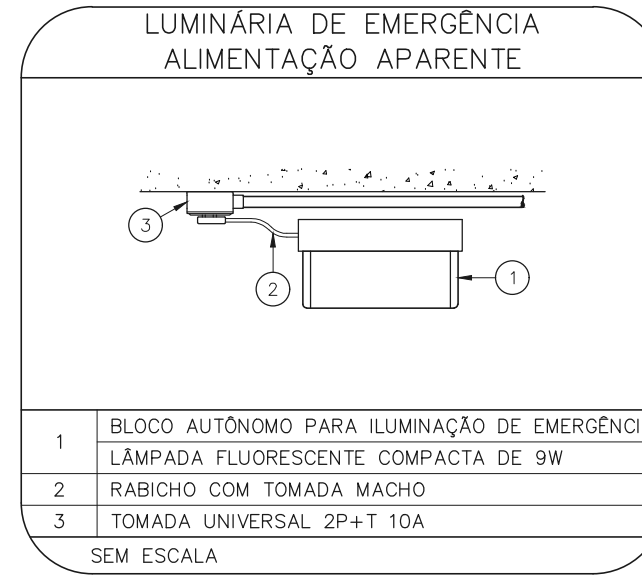
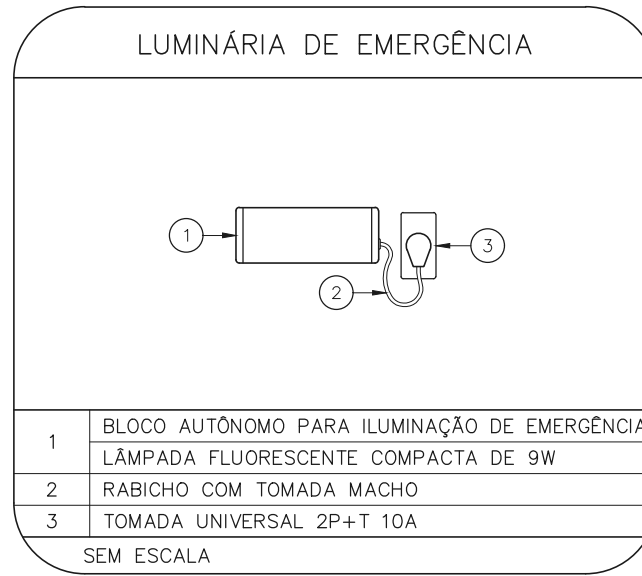
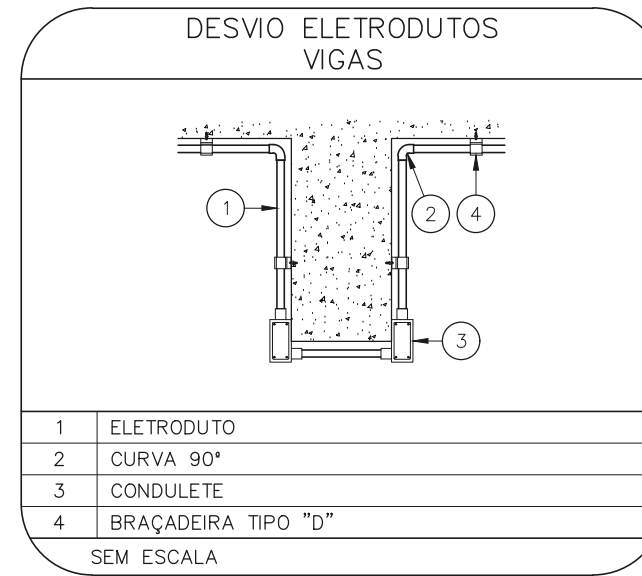


**1 CONJUNTO HOSPITALAR MANDAQUI**  
 PROJETO BÁSICO DOS SISTEMAS DE INCÊNDIO ESCALA 1:100  
 PLANTA BAIXA - FARMÁCIA DOSE CERTA METRO

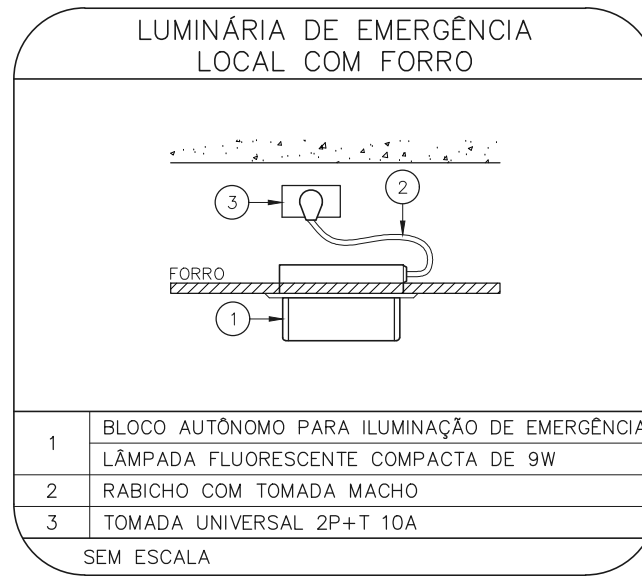

**NOTAS**


- OS EQUIPAMENTOS CONSIDERADOS COMO EXISTENTES NÃO FORAM TESTADOS, PORTANTO, DEVERÃO SER VERIFICADOS SUAS CONDIÇÕES DE FUNCIONAMENTO.
- SOMENTE AS INSTALAÇÕES APARENTES SÃO REPRESENTADAS EM PROJETO. NÃO FORAM VERIFICADAS INSTALAÇÕES ENTERRADAS OU SOBRE FORRO.
- TODAS AS PORTAS CORTA FOGO LOCALIZADAS EM CORREDORES E ROTA DE FUGA, FICARÃO ABERTAS COM ELETRÔMÃ INTERLIGADO COM O SISTEMA DE ALARME DE EMERGÊNCIA.
- PARA AS LUMINÁRIAS DE EMERGÊNCIA NOVAS, SERÁ PREVISTO CIRCUITO DEDICADO COM ELETRODUTOS NOVOS E DISJUNTOR DE IDENTIFICAÇÃO.

**LEGENDA**

	ÁREAS FRIAS
	EXTINTOR DE INCÊNDIO TIPO ÁGUA PRESSURIZADA - EXISTENTE A RECARREGAR - CAPACIDADE 2-A
	EXTINTOR DE INCÊNDIO TIPO PÓ ABC - EXISTENTE A RECARREGAR CAPACIDADE 2-A : 20-B:C
	LUMINÁRIA DE EMERGÊNCIA TIPO ACLARAMENTO

**LEGENDA**

CÓDIGO	PLACA	DIMENSÕES (mm)	DESCRIÇÃO
		L=150	INDICAÇÃO DA POSIÇÃO DOS EXTINTORES DE INCÊNDIO
		240/120 (L/H)	SENTIDO DE FUGA NO INTERIOR DA ESCADA
		240/120 (L/H)	INDICAÇÃO DE SAÍDA DE EMERGÊNCIA

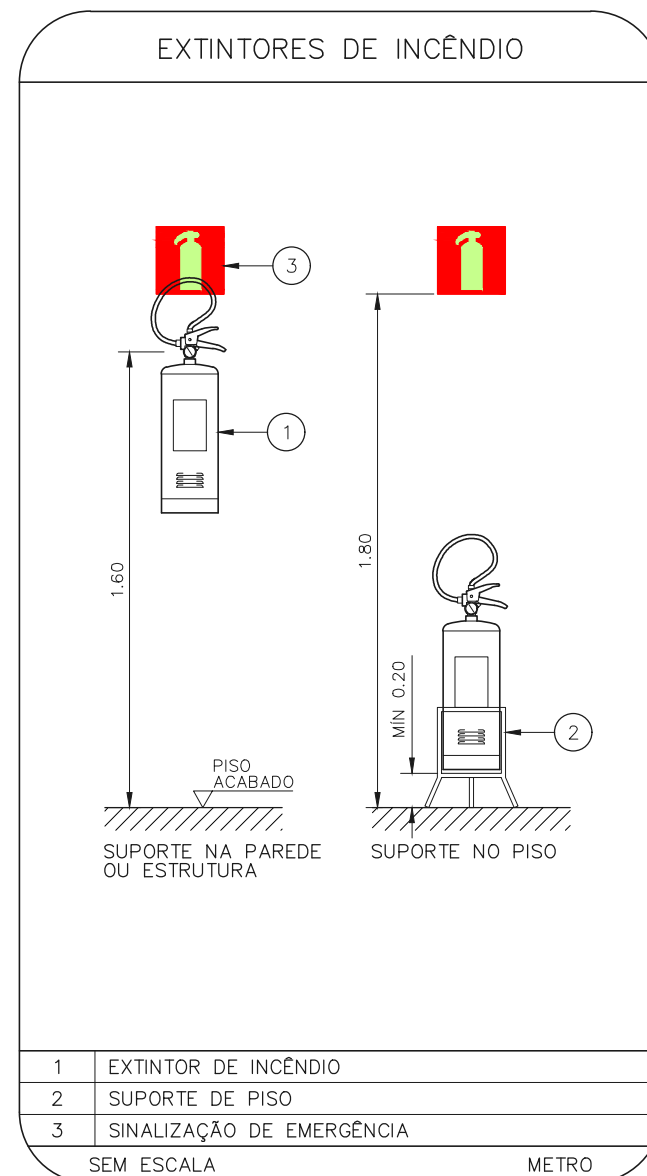

- NOTAS**
- MEDIDAS EM METRO EXCETO ONDE INDICADO
  - CONFERIR MEDIDAS NO LOCAL
  - ADEQUAÇÕES CONFORME RELATÓRIO TÉCNICO E NECESSIDADES ADICIONAIS
  - 
  - 
  - 
  - 
  - 
  -

MHA Engenharia Ltda Alameda Araguaia, 2.104 CEA - Torre 1 - 2º Andar Alphaville - Barueri de São Paulo Cep.06455-000 São Paulo - SP Tel.(011)2078 9000/2078 9001 http://www.mha.com.br		ANÁLISE DE PROJETO: <input type="checkbox"/> LIBERADO <input type="checkbox"/> LIBERADO COM RESTRIÇÃO <input type="checkbox"/> NÃO LIBERADO		PROJETO RECEBIDO EM PROJETO APROVADO EM RESPONSÁVEL TÉCNICO	
00	EMISSÃO INICIAL	PV			30/06/21
REV.	DESCRIÇÃO	RESPONSÁVEL			DATA

**SÃO PAULO GOVERNO DO ESTADO** | Secretaria de Saúde

**GRUPO TÉCNICO DE EDIFICAÇÕES**

Av. Dr. Enéas Carvalho de Aguiar, n.188, 3º andar  
 São Paulo-SP Cep 05403-000  
 Tel. (11)3066 8420 Fax (11)3066 8482

DIRETOR DO C.T.E.  
 Engº YUKIO KITAMURA  
 AUTORES DO PROJETO  
 CAMILO CHINGOTTE

UNIDADE: Conjunto Hospitalar Mandaqui

LOCAL: Rua Voluntários da Pátria, 4301 CEP. 02401-400

REFERÊNCIA: FARMÁCIA DOSE CERTA PROJETO BÁSICO DOS SISTEMAS DE INCÊNDIO

**PREVENÇÃO E COMBATE A INCÊNDIO**

CÓDIGO DO EDIFÍCIO	FOLHA	
U11	107	
ÁREA	ESCALA	DATA
44.480	INDICADA	JUN/2021
ARQUIVO	COLABORADORES	
20033-PCI-U11-107-FAR-00.DWG		