



1 CONJUNTO HOSPITALAR MANDAQUI
 PROJETO BÁSICO DOS SISTEMAS DE INCÊNDIO ESCALA 1:50
 PLANTA BAIXA COBERTURA – SUBESTAÇÃO / CABINE PRIMÁRIA METRO

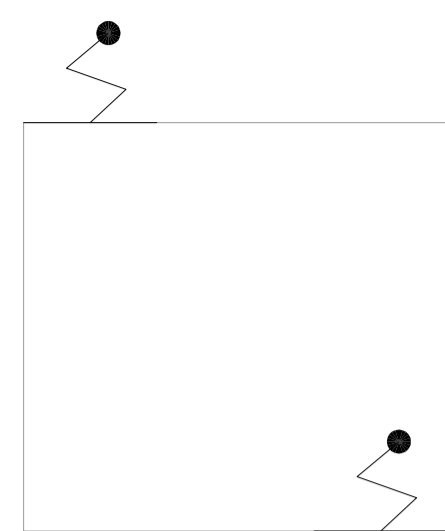


2 CONJUNTO HOSPITALAR MANDAQUI
 PROJETO BÁSICO DOS SISTEMAS DE INCÊNDIO ESCALA 1:50
 PLANTA BAIXA COBERTURA – TRAFFO III METRO

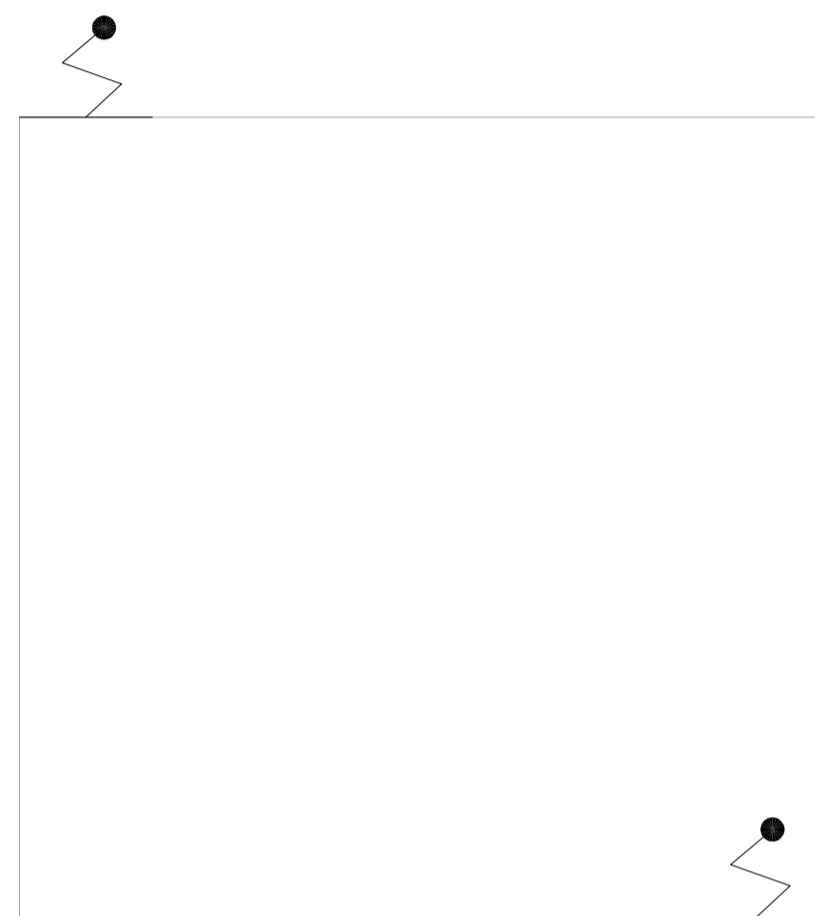


3 CONJUNTO HOSPITALAR MANDAQUI
 PROJETO BÁSICO DOS SISTEMAS DE INCÊNDIO ESCALA 1:50
 PLANTA BAIXA COBERTURA – TRAFFO I METRO



4 CONJUNTO HOSPITALAR MANDAQUI
 PROJETO BÁSICO DOS SISTEMAS DE INCÊNDIO ESCALA 1:100
 PLANTA BAIXA COBERTURA – CENTRAL DE OXIGÊNIO METRO

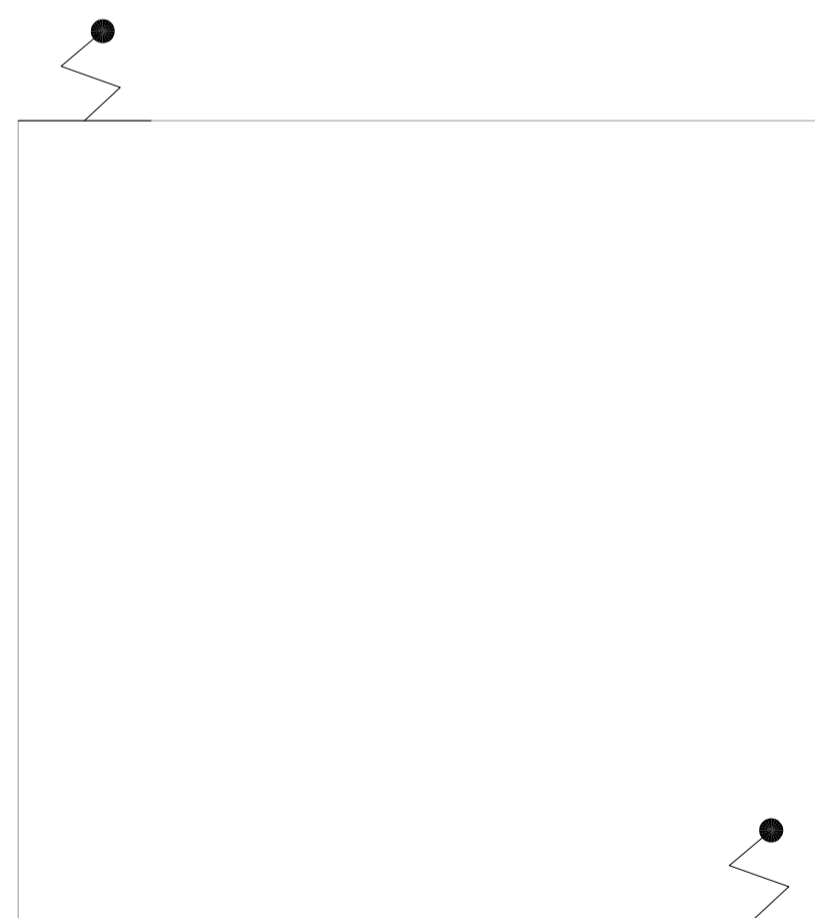

5 CONJUNTO HOSPITALAR MANDAQUI
 PROJETO BÁSICO DOS SISTEMAS DE INCÊNDIO ESCALA 1:50
 PLANTA BAIXA COBERTURA – TRAFFO II METRO

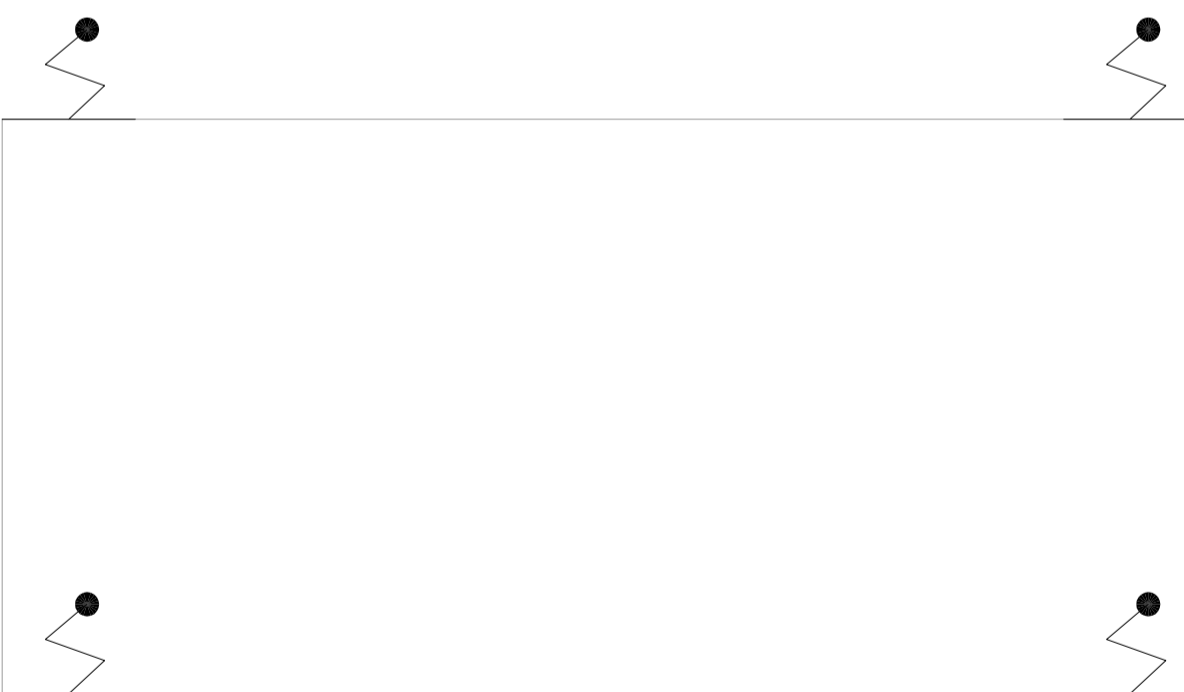

6 CONJUNTO HOSPITALAR MANDAQUI
 PROJETO BÁSICO DOS SISTEMAS DE INCÊNDIO ESCALA 1:50
 PLANTA BAIXA COBERTURA – GERADOR COZINHA METRO

NOTAS	
1- VER DETALHES DE SPDA NA FOLHA:U11-168	
LEGENDA	
	PARA-RAIO

- NOTAS
1. MEDIDAS EM METRO EXCETO ONDE INDICADO
 2. CONFERIR MEDIDAS NO LOCAL
 3. ADEQUAÇÕES CONFORME RELATÓRIO TÉCNICO E NECESSIDADES ADICIONAIS
 - 4.
 - 5.
 - 6.
 - 7.
 - 8.
 - 9.

MHA Engenharia Ltda Alameda Aragoatã, 2.104 1224 - Torre 1 - 2º Andar Aparecida - Barro Preto - São Paulo - SP Cep:06455-000 São Paulo - SP Tel:01132078 9030/32078 9031 http://www.mha.com.br	ANÁLISE DE PROJETO	PROJETO RECEBIDO EM
	<input type="checkbox"/> LIBERADO	PROJETO APROVADO EM
	<input type="checkbox"/> LIBERADO COM RESTRIÇÃO	
	<input type="checkbox"/> NÃO LIBERADO	RESPONSÁVEL TÉCNICO
REV. DESCRIÇÃO	RESPONSÁVEL	DATA
00 EMISSÃO INICIAL	RP	15/07/21

SÃO PAULO | Secretaria de Saúde
GOVERNO DO ESTADO

GRUPO TÉCNICO DE EDIFICAÇÕES

DR. DR. ENÉAS CORVALHO DE AGUIAR, n.º188, 3º andar
 São Paulo-SP - Cep: 05403-000
 Tel. (11)3066 8420 Fax (11)3066 8482

DIRETOR DO SITE
 Eng.º YUKIO KITAMURA
 ARQUITETO RESPONSÁVEL
 CAMILO CHINGOTTE

UNIDADE	Projeto Hospitalar Mandaqui
END. Rua Voluntários da Pátria, 4301 CEP: 02401-400	
REFERÊNCIA	CENTRAIS DE MEDIÇÕES – GERADORES E SUBESTAÇÃO PROJETO BÁSICO DOS SISTEMAS DE INCÊNDIO
PREVENÇÃO E COMBATE A INCÊNDIO	
CODIGO DO TERCIO	FOLHA
U11	144
44.480	INDICADA
20033-PCI-U11-144-GER-SUBES-COB-00.DWG	SALA
	JUL/2021