


NOTAS

1- VER DETALHES DE SPDA NA FOLHA:U11-168

LEGENDA

⚡ PARA-RAIO

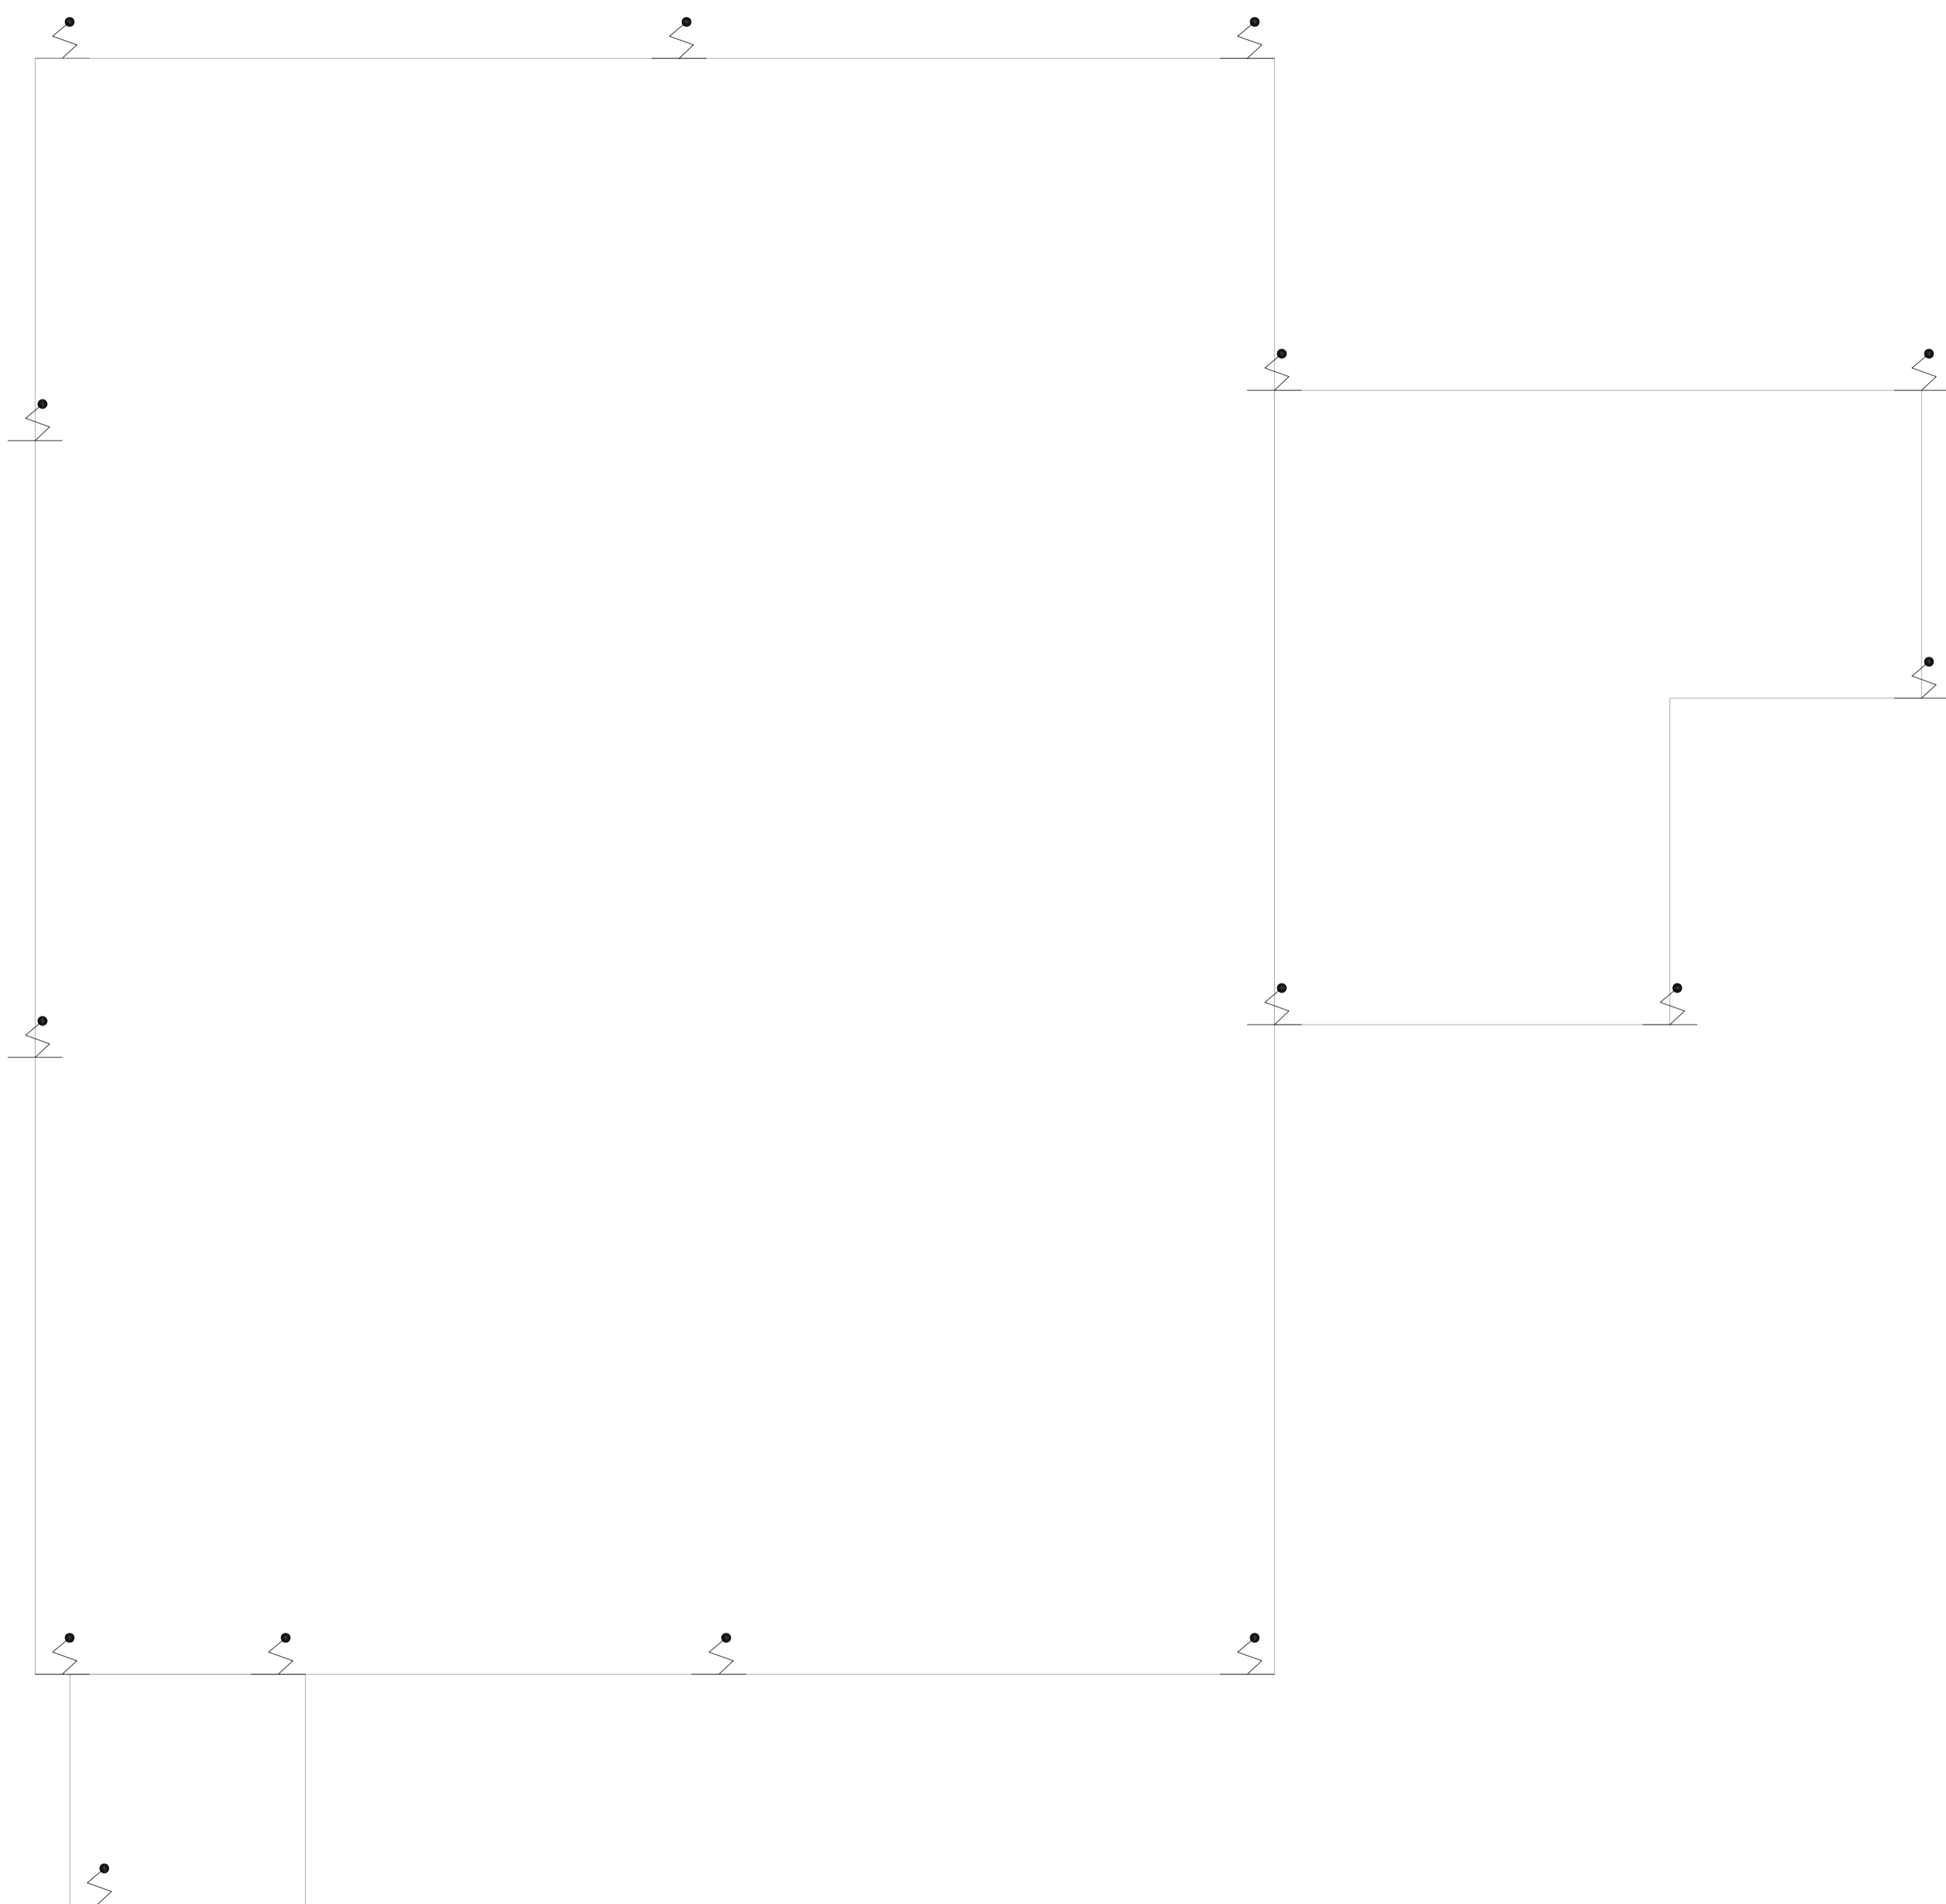

MHA Engenharia Ltda
 Alameda Aragoatã, 2.104
 CEB - Torre 1 - 2º Andar
 Alphaville - Barueri de São Paulo
 Cep:06453-000 São Paulo - SP
 Tel:01132078-9000/32078-9001
 http://www.mha.com.br

MHA

ANÁLISE DE PROJETO: LIBERADO LIBERADO COM RESTRIÇÃO NÃO LIBERADO

PROJETO RECEBIDO EM: _____
 PROJETO APROVADO EM: _____

RESPONSÁVEL TÉCNICO: _____

REV.	EMISSÃO INICIAL	RP	15/07/21
REV.	DESCRIÇÃO	RESPONSÁVEL	DATA

- NOTAS
1. CONFERIR MEDIDAS NO LOCAL
 2. MEDIDAS EM METRO EXCETO ONDE INDICADO
 3. ADEQUAÇÕES CONFORME RELATÓRIO TÉCNICO E NECESSIDADES ADICIONAIS
 4. _____
 5. _____
 6. _____
 7. _____
 8. _____
 9. _____
 10. _____

SÃO PAULO GOVERNO DO ESTADO
 Secretaria de Saúde

GRUPO TÉCNICO DE EDIFICAÇÕES

Av. Dr. Enéas Carvalho de Aguiar, nº188, 3ºandar
 São Paulo-SP - Cep:05403-000
 Tel. (11)3066-8420 Fax (11)3066-8482

DIRETOR DO SITE: Eng. YUKIO KITAMURA
 RESPONSÁVEL: CAMILO CHINGOTTE

UNIDADE: Conjunto Hospitalar Mandaqui
 END: Rua Voluntários da Pátria, 4301 CEP: 02401-400

REFERÊNCIA: LAVANDERIA
 PROJETO BÁSICO DOS SISTEMAS DE INCÊNDIO

PREVENÇÃO E COMBATE A INCÊNDIO

CODIGO DO EDIFICIO: U11
 FOLHA: 145

ASS: 44.480
 INDICADA: JUL/2021

PROJETO: 20033-PCI-U11-145-LAV-COB-00.DWG

1 **CONJUNTO HOSPITALAR MANDAQUI**
 PROJETO BÁSICO DOS SISTEMAS DE INCÊNDIO
 PLANTA BAIXA COBERTURA - LAVANDERIA (EM ALTERAÇÃO) ESCALA 1:75
 METRO

FORMATO A1 = 841 x 594mm