 


NOTAS

 
1- VER DETALHES DE SPDA NA FOLHA LVE-120

LEGENDA


PAI-M-SAO




1 CAISM PHILIPPE PINEL - EDIFÍCIO 7
PROJETO BÁSICO DOS SISTEMAS DE INCÊNDIO
PLANTA BAIXA COBERTURA - ADMINISTRATIVO
ESCALA 1:100
METRO



 
2 CAISM PHILIPPE PINEL - EDIFÍCIO 8
PROJETO BÁSICO DOS SISTEMAS DE INCÊNDIO
PLANTA BAIXA COBERTURA - ANEXO DO PRÉDIO ADMINISTRATIVO E FARMÁCIA
ESCALA 1:75
METRO



 3 CAISM PHILIPPE PINEL - EDIFÍCIO 1
PROJETO BÁSICO DOS SISTEMAS DE INCÊNDIO
PLANTA BAIXA COBERTURA - BALÇAR
ESCALA 1:50
METRO




4 CAISM PHILIPPE PINEL - EDIFÍCIO 9
PROJETO BÁSICO DOS SISTEMAS DE INCÊNDIO
PLANTA BAIXA COBERTURA - CAPELA
ESCALA 1:50
METRO

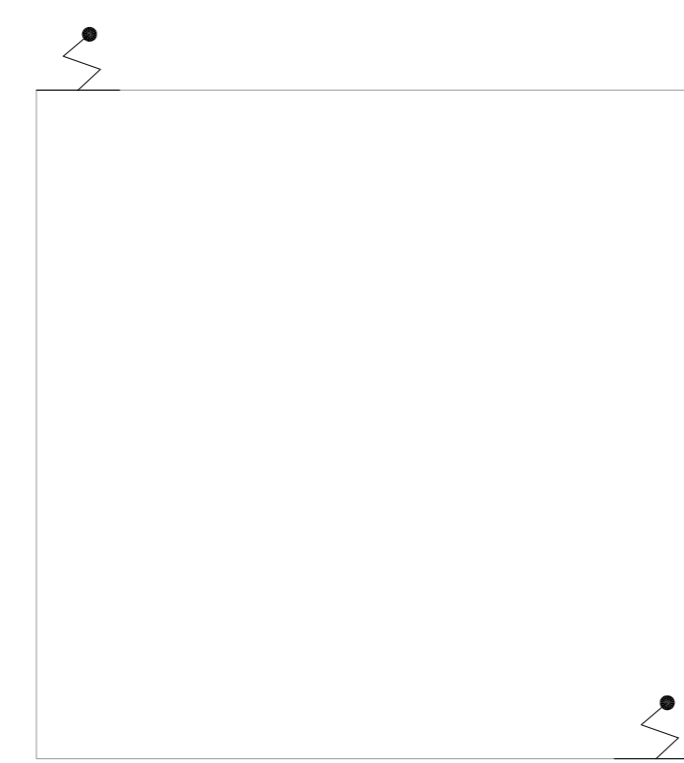


5 CAISM PHILIPPE PINEL - EDIFÍCIO 2
PROJETO BÁSICO DOS SISTEMAS DE INCÊNDIO
PLANTA BAIXA COBERTURA - CABINE PRIMÁRIA
ESCALA 1:50
METRO




6 CAISM PHILIPPE PINEL - EDIFÍCIO 3
PROJETO BÁSICO DOS SISTEMAS DE INCÊNDIO
PLANTA BAIXA COBERTURA - PORTARIA PRINCIPAL DESATIVADA
ESCALA 1:75
METRO

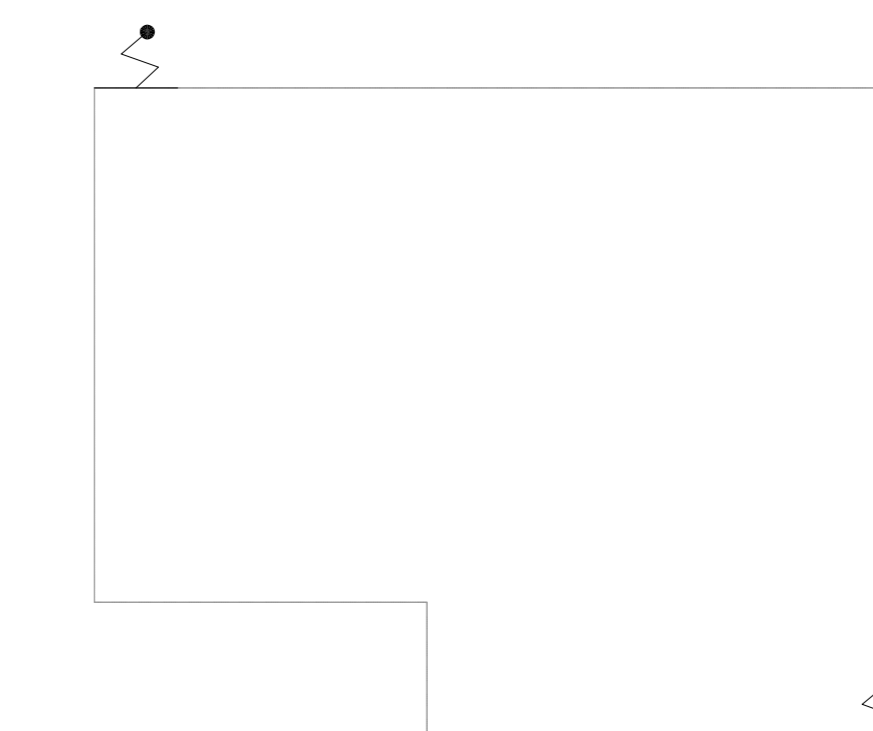

7 CAISM PHILIPPE PINEL - EDIFÍCIO 5
PROJETO BÁSICO DOS SISTEMAS DE INCÊNDIO
PLANTA BAIXA COBERTURA - PORTARIA 1
ESCALA 1:50
METRO

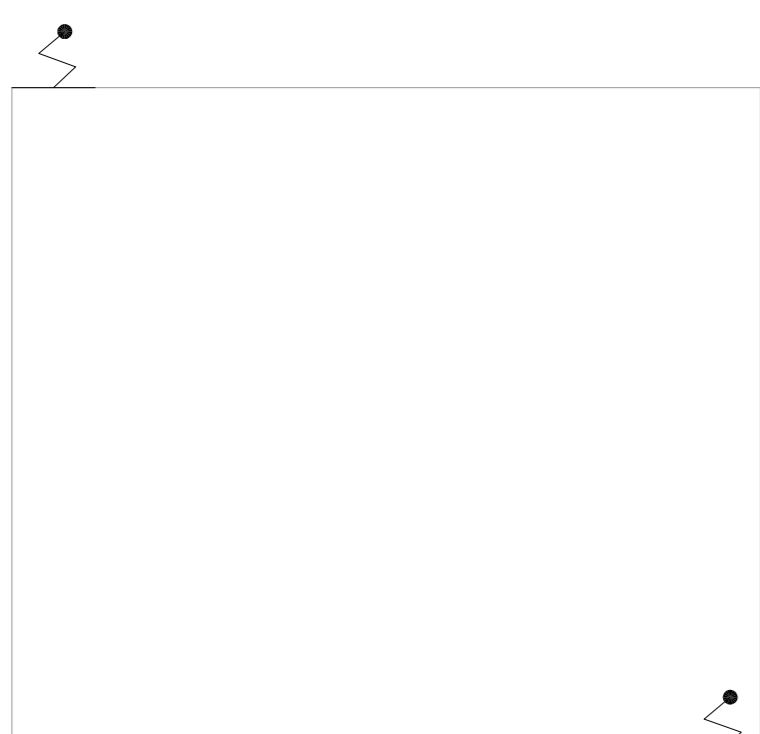

8 CAISM PHILIPPE PINEL - EDIFÍCIO 6
PROJETO BÁSICO DOS SISTEMAS DE INCÊNDIO
PLANTA BAIXA COBERTURA - VESTIÁRIO
ESCALA 1:50
METRO

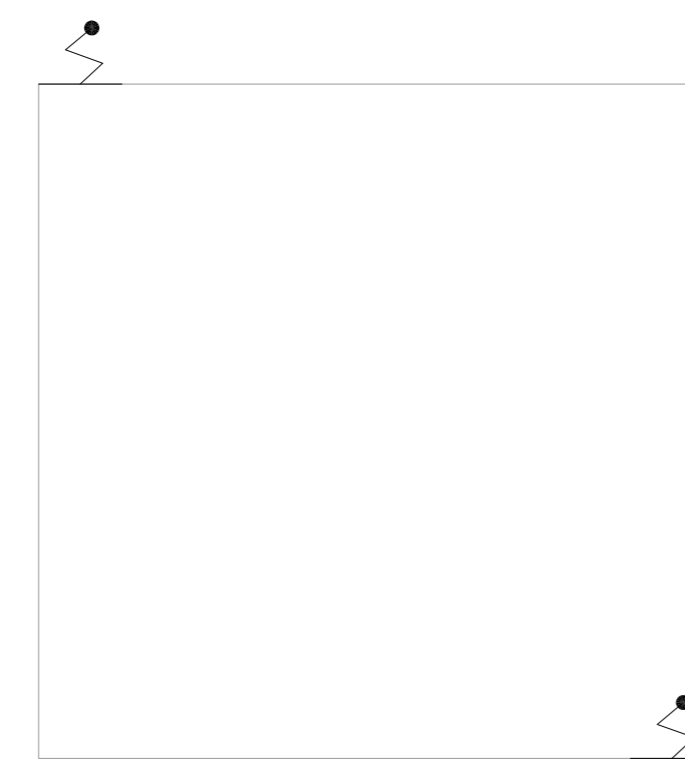


EXPURGO

9 CAISM PHILIPPE PINEL - EDIFÍCIO 11
PROJETO BÁSICO DOS SISTEMAS DE INCÊNDIO
PLANTA BAIXA COBERTURA - EXPURGO NA
ESCALA 1:50
METRO



10 CAISM PHILIPPE PINEL - EDIFÍCIO 12
PROJETO BÁSICO DOS SISTEMAS DE INCÊNDIO
PLANTA BAIXA COBERTURA - LAVANDERIA LARES
ESCALA 1:75
METRO

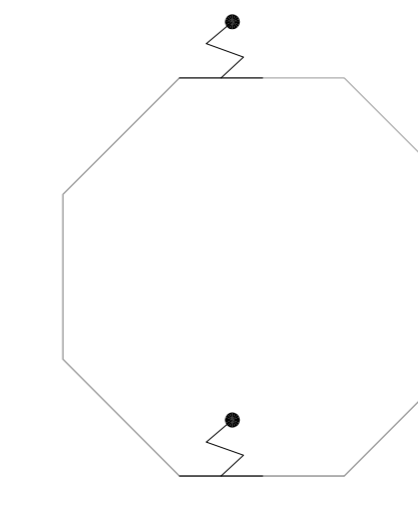

11 CAISM PHILIPPE PINEL - EDIFÍCIO 13
PROJETO BÁSICO DOS SISTEMAS DE INCÊNDIO
PLANTA BAIXA COBERTURA - CORETO
ESCALA 1:50
METRO

PLANTA CHAVE



MHA Engenharia Ltda. ANÁLISE DE PROJETO PROJETO RECEBIDO EM
 LIBERADO PROJETO APROVADO EM
 LIBERADO COM RESTRIÇÃO
 NÃO LIBERADO

Table with columns for EMISSÃO INICIAL, DESCRIÇÃO, LO, DATA, RESPONSÁVEL, and DATA.

Logos for São Paulo Governo do Estado, Secretaria de Saúde, and Grupo Técnico de Edificações. Includes project name 'Centro de Atenção Integrado em Saúde Mental Philippe Pinel' and technical details like 'PREVENÇÃO E COMBATE A INCÊNDIO' and 'U16'.

- NOTAS
- 1- CONTER MEDIDAS NO LOCAL
- 2- MEDIDAS EM METRO, EXCETO ONDE INDICADO
- 3- ADEQUAÇÕES CONFORME RELATÓRIO TÉCNICO E NECESSIDADES ADICIONAIS
- 4-
- 5-
- 6-
- 7-
- 8-
- 9-
- 10-