



NOTAS

1- VER DETALHES DE SPDA NA FOLHA UIV-120.


LEGENDA	
	PARA-RAO

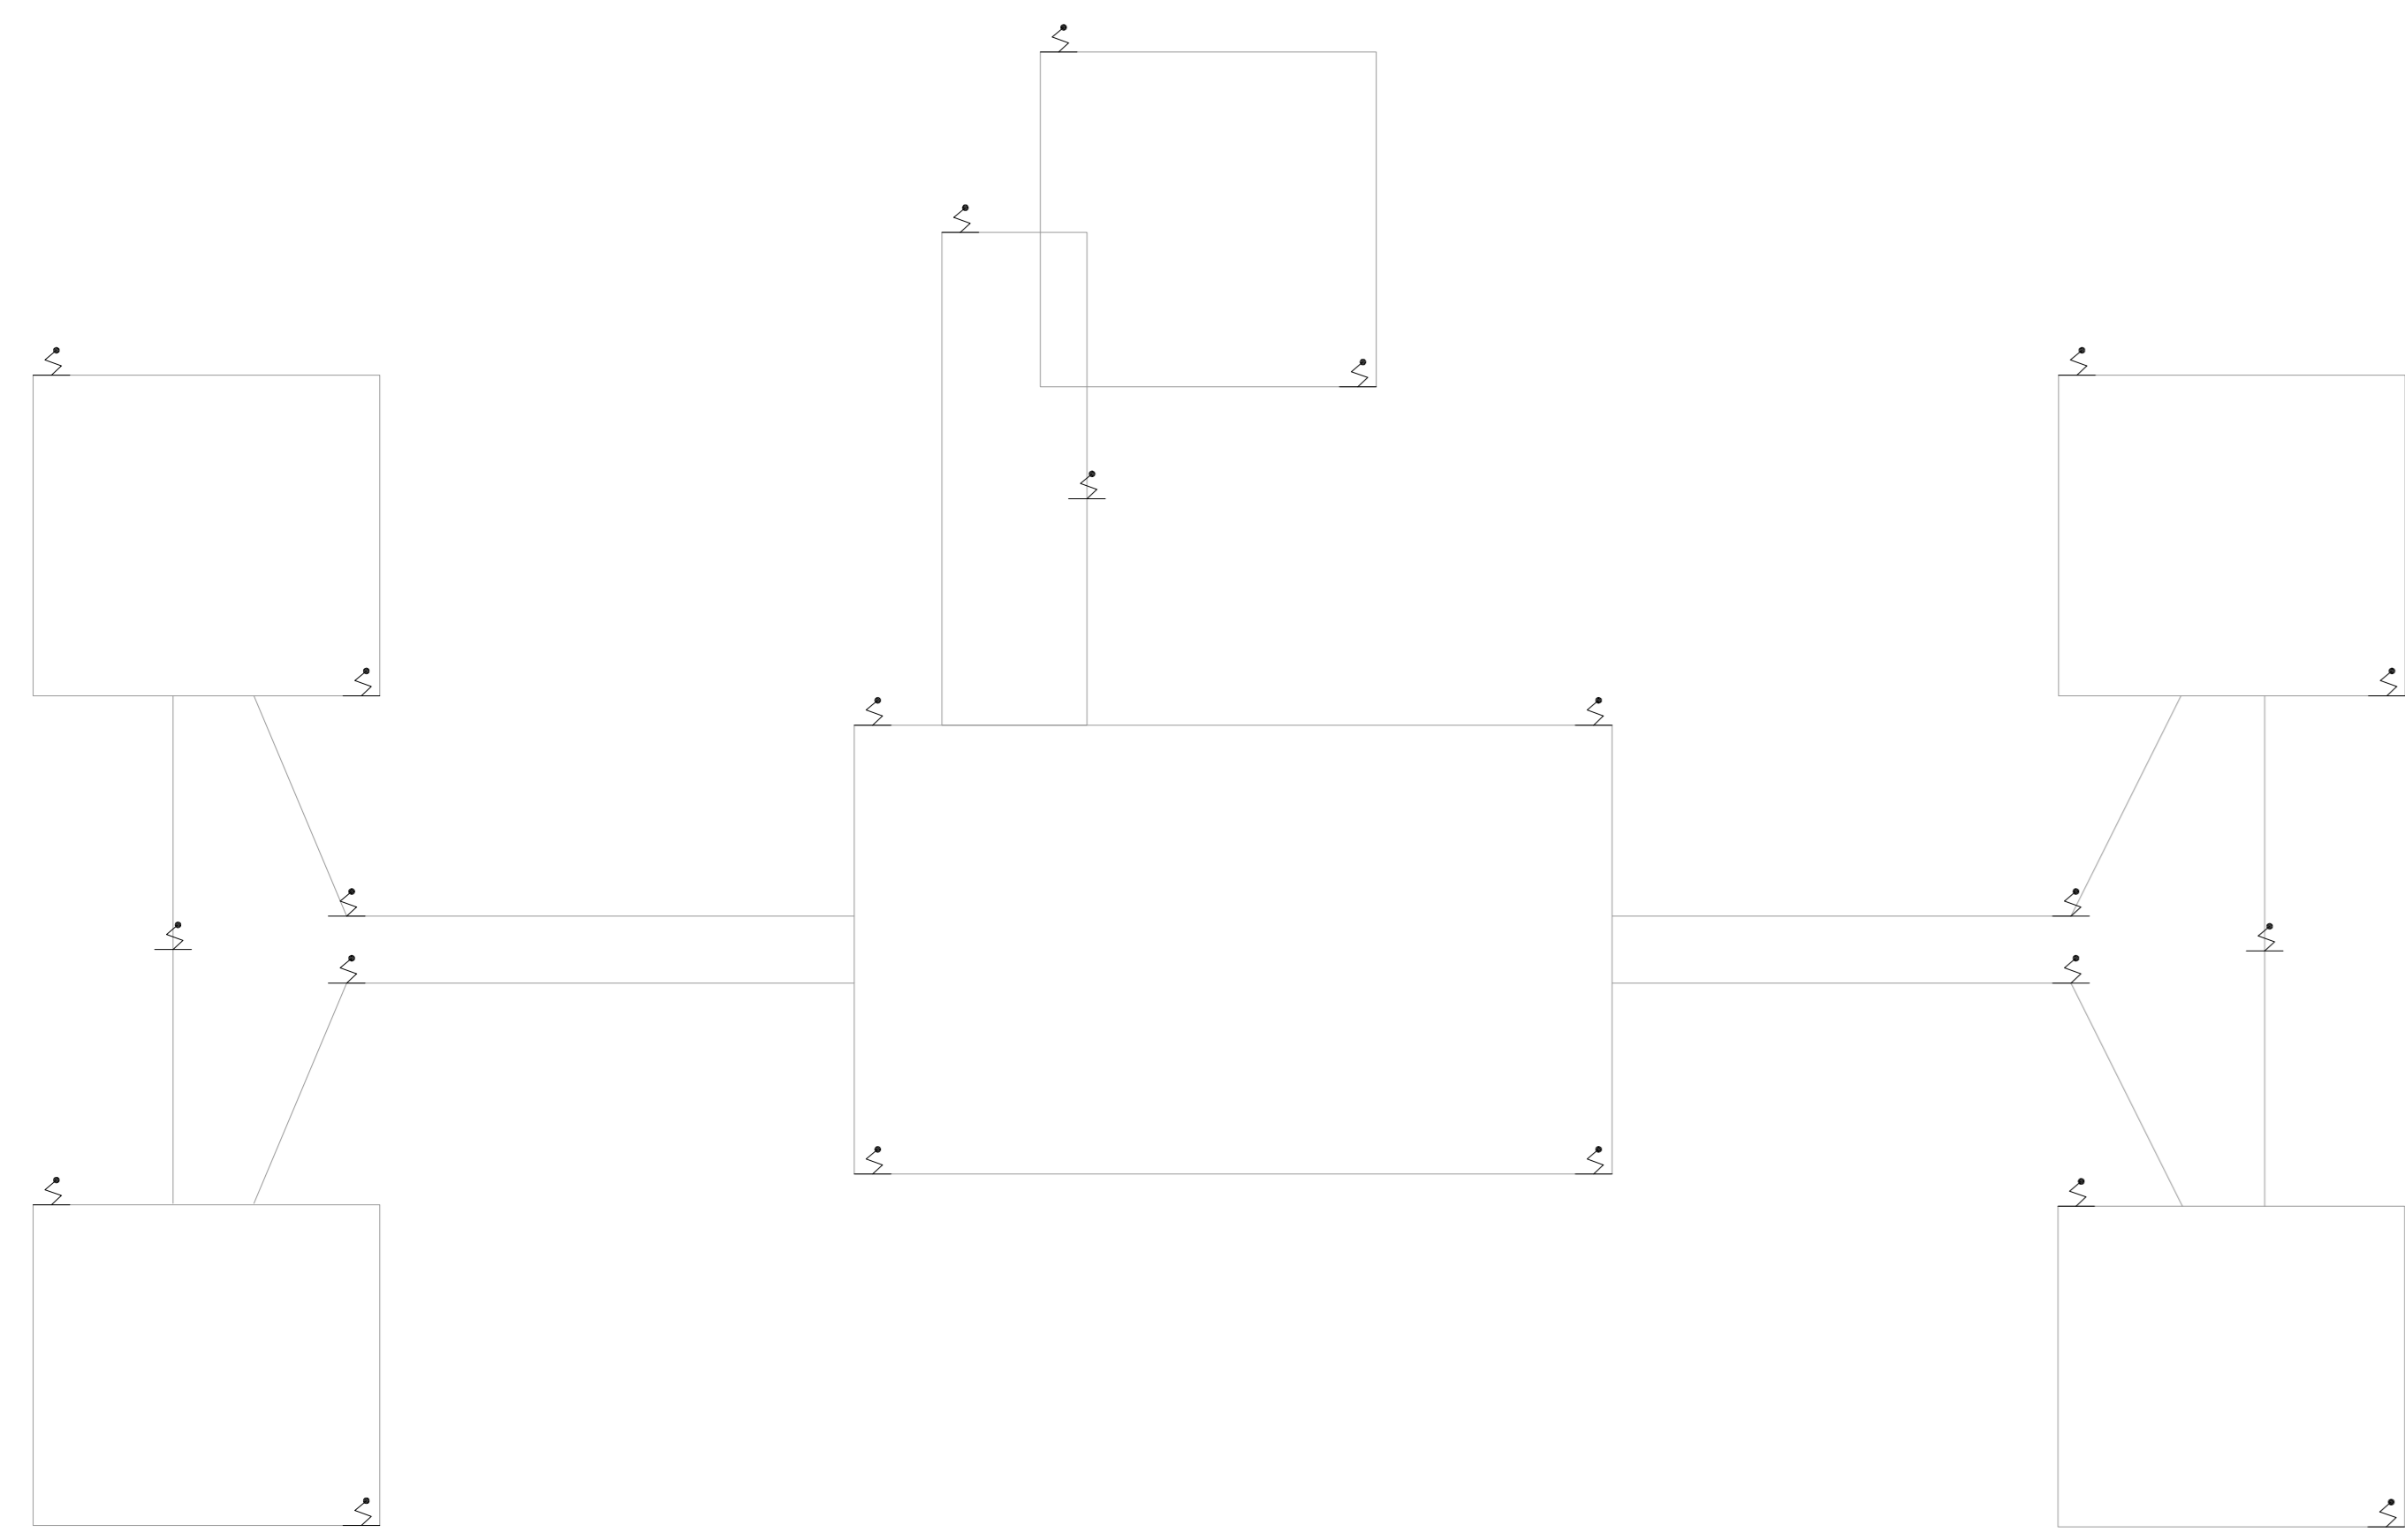

 
1 CAISM PHILIPPE PINEL - EDIFÍCIO 34
 PROJETO BÁSICO DOS SISTEMAS DE INCÊNDIO
 PLANTA BAIXA COBERTURA - QUIOSQUES
 ESCALA: 1:100
 METRO




2 CAISM PHILIPPE PINEL - EDIFÍCIO 33
 PROJETO BÁSICO DOS SISTEMAS DE INCÊNDIO
 PLANTA BAIXA COBERTURA - CENTRO
 ESCALA: 1:125
 METRO

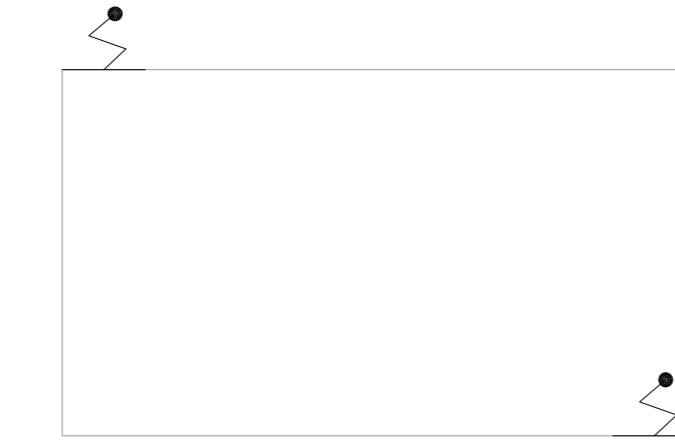

3 CAISM PHILIPPE PINEL - EDIFÍCIO 31
 PROJETO BÁSICO DOS SISTEMAS DE INCÊNDIO
 PLANTA BAIXA COBERTURA - CASA 3 CREAPP BANHEIRO
 ESCALA: 1:50
 METRO

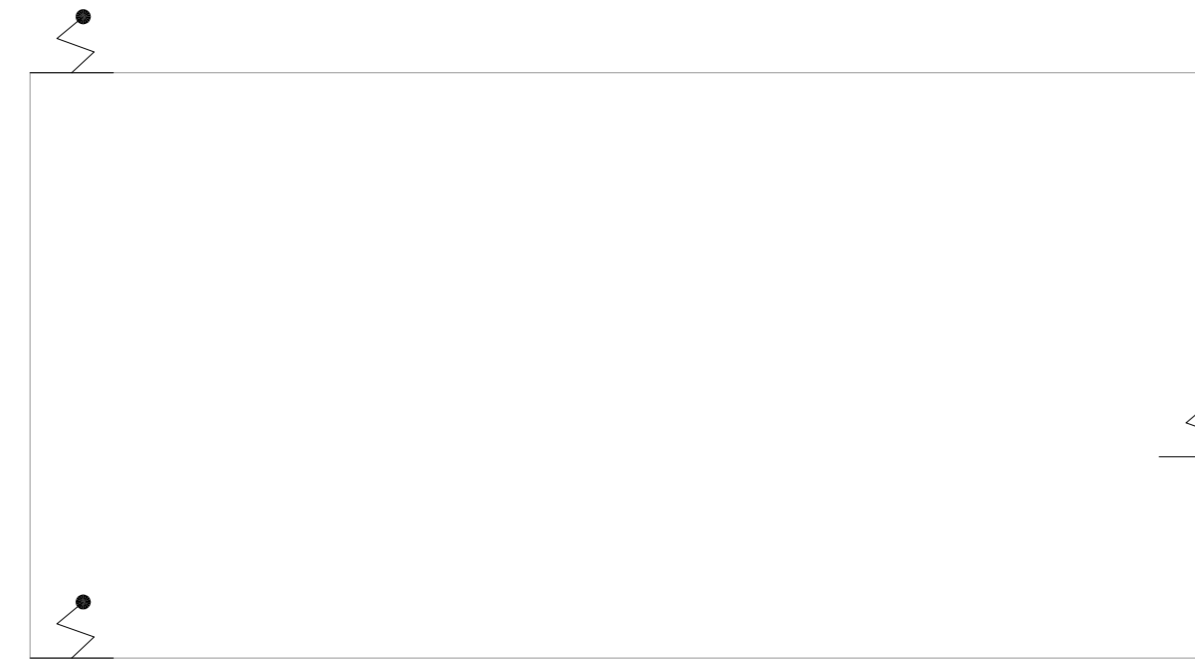


4 CAISM PHILIPPE PINEL - EDIFÍCIO 31
 PROJETO BÁSICO DOS SISTEMAS DE INCÊNDIO
 PLANTA BAIXA COBERTURA - CASA 3 CREAPP
 ESCALA: 1:50
 METRO

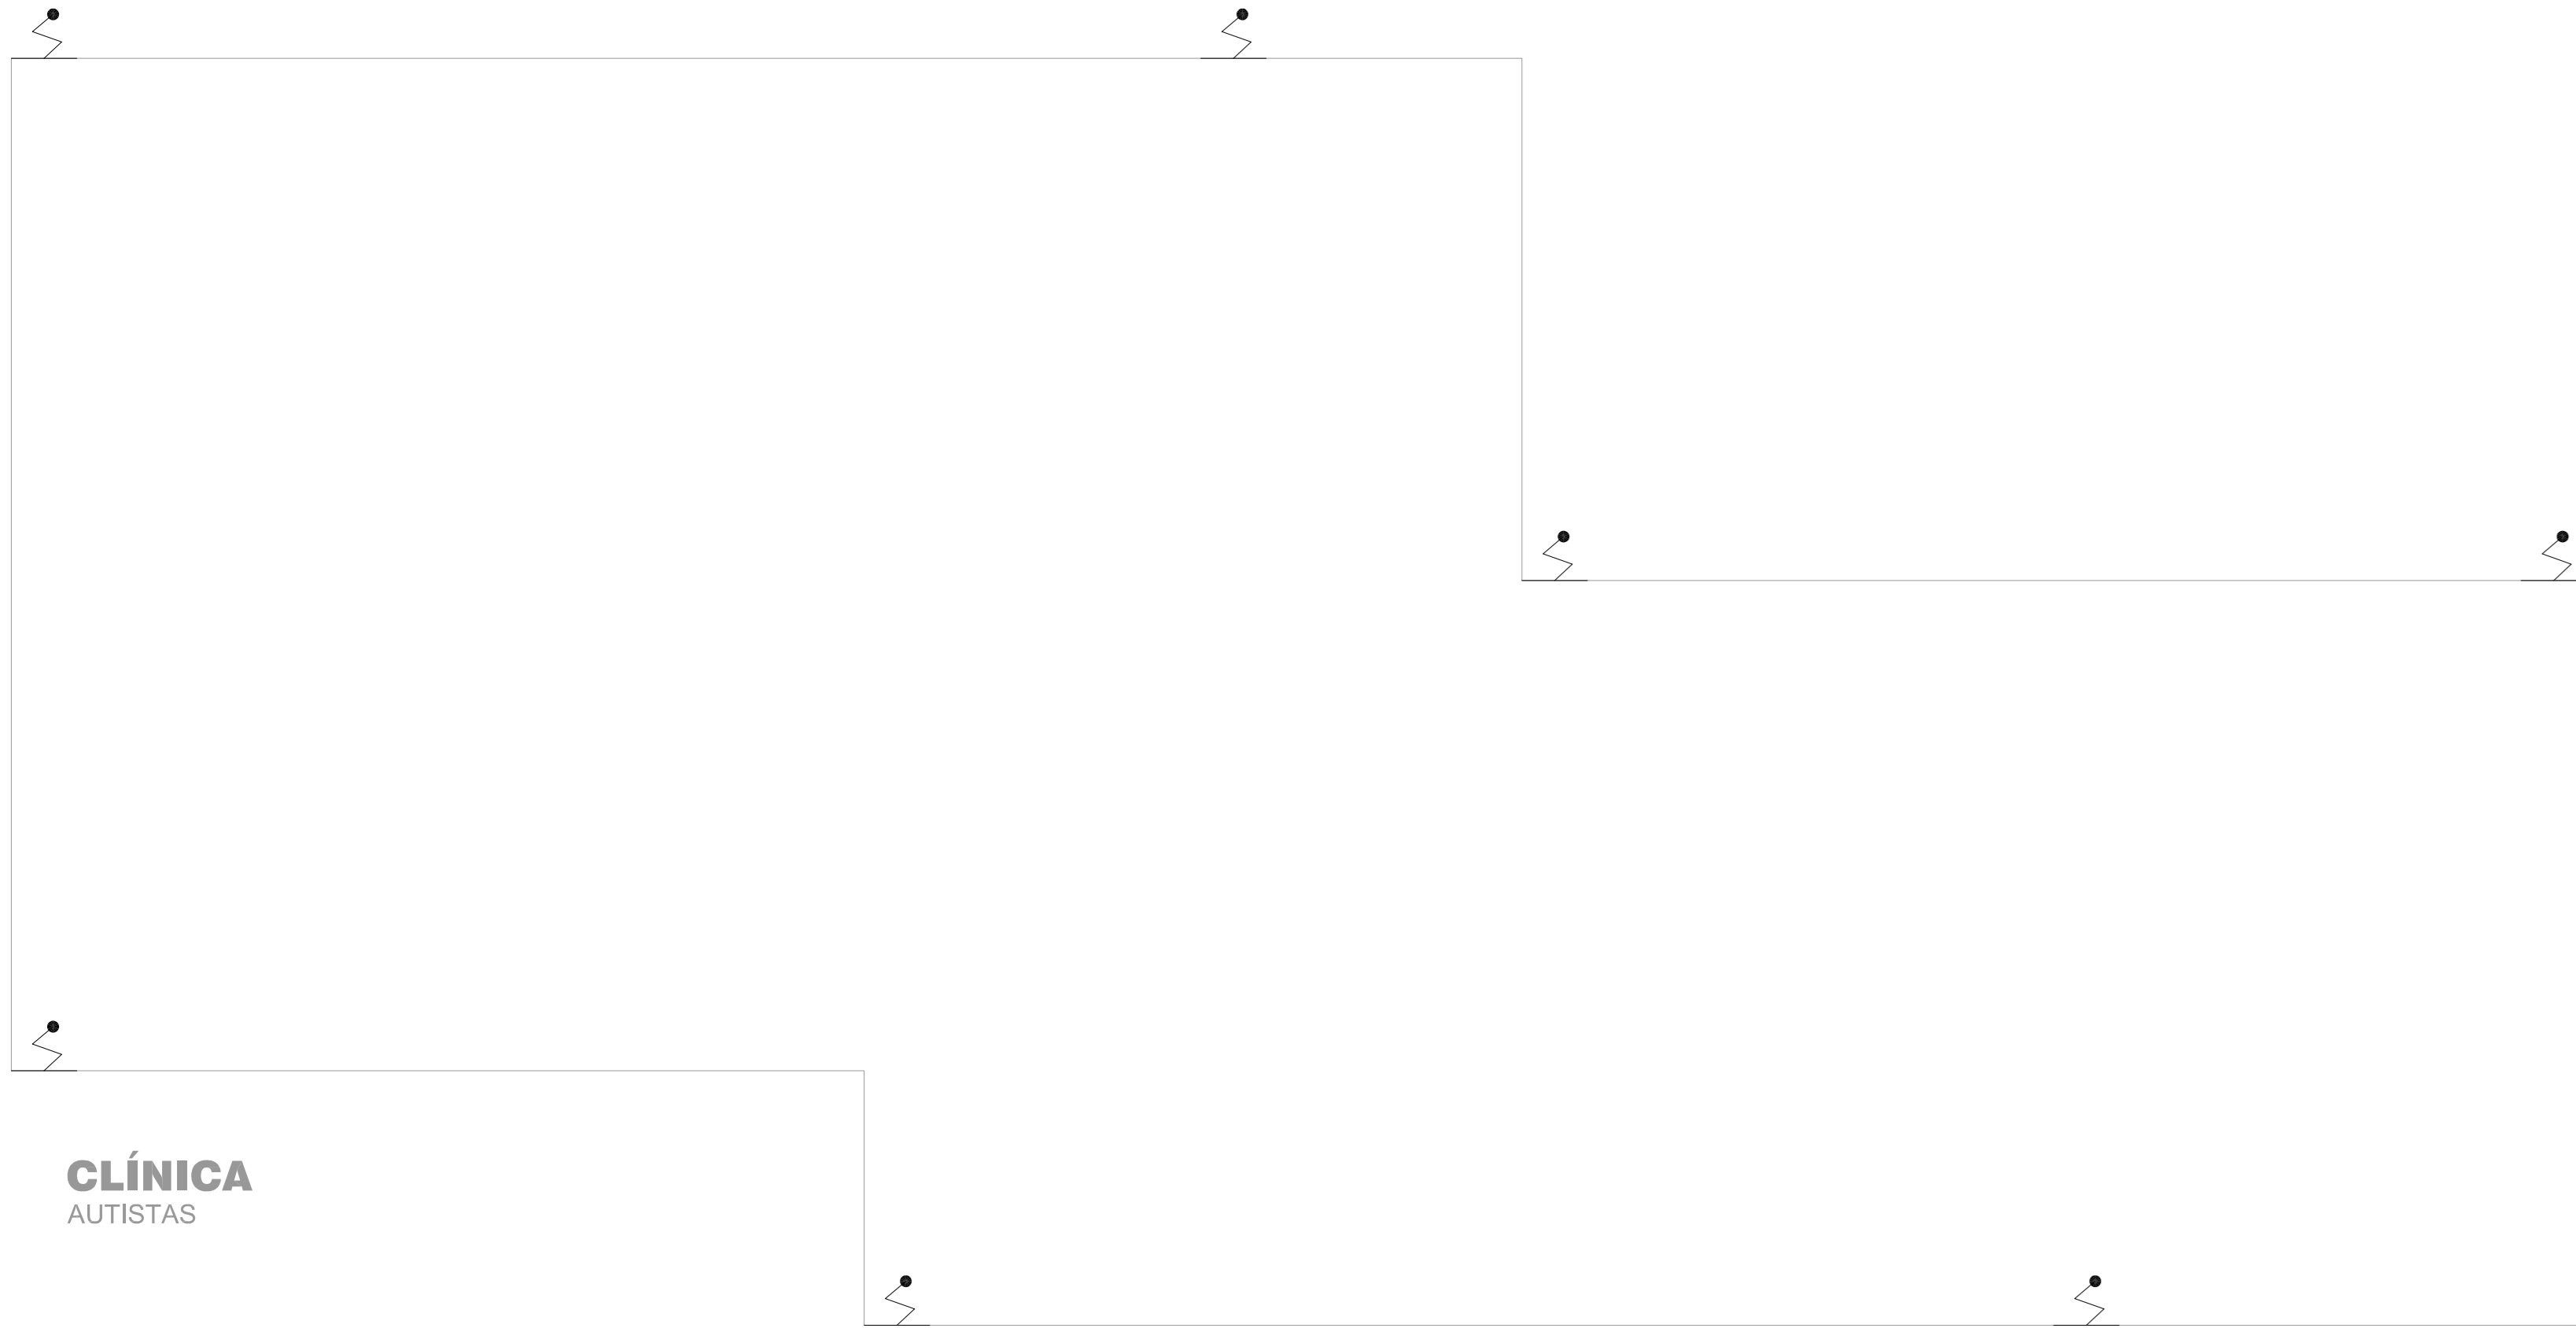

5 CAISM PHILIPPE PINEL - EDIFÍCIO 31
 PROJETO BÁSICO DOS SISTEMAS DE INCÊNDIO
 PLANTA BAIXA COBERTURA - CASA 3 CREAPP CLÍNICA AUTISTAS
 ESCALA: 1:50
 METRO



6 CAISM PHILIPPE PINEL - EDIFÍCIO 32
 PROJETO BÁSICO DOS SISTEMAS DE INCÊNDIO
 PLANTA BAIXA COBERTURA - CASA 6 QUIVODIRA
 ESCALA: 1:75
 METRO

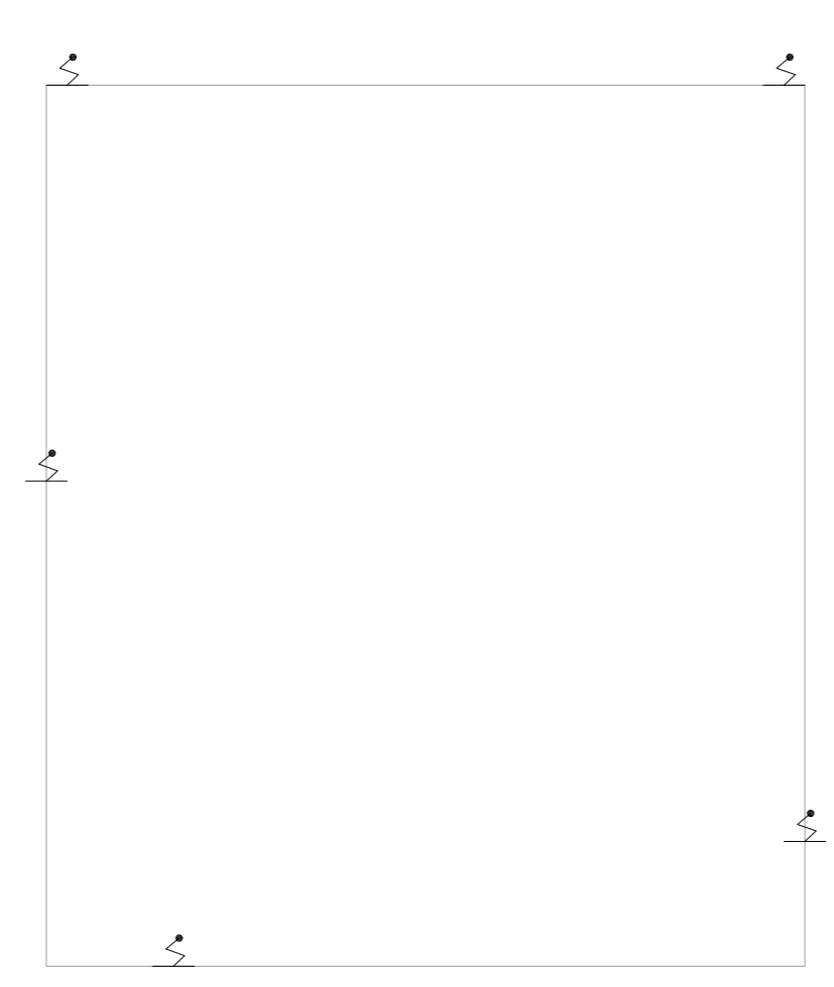

7 CAISM PHILIPPE PINEL - EDIFÍCIO 30
 PROJETO BÁSICO DOS SISTEMAS DE INCÊNDIO
 PLANTA BAIXA COBERTURA - CASA 2 CREAPP
 ESCALA: 1:100
 METRO



8 CAISM PHILIPPE PINEL - EDIFÍCIO 35
 PROJETO BÁSICO DOS SISTEMAS DE INCÊNDIO
 PLANTA BAIXA COBERTURA - NÚCLEO DE OFICINA TERAPEÚTICAS
 ESCALA: 1:75
 METRO

PLANTA CHAVE



MHA Engenharia Ltda Rua ... São Paulo - SP Tel: (11) 3066 8420 Fax: (11) 3066 8482 E-mail: contato@mha.com.br www.mha.com.br	ANUÍDE DE PROJETO <input type="checkbox"/> LIBERADO <input type="checkbox"/> LIBERADO COM RESTRIÇÃO <input type="checkbox"/> NÃO LIBERADO	PROJETO RECEBIDO EM PROJETO ANUÍDE EM RESPONSÁVEL TÉCNICO
	EMISSÃO INICIAL DESCRIÇÃO	LO DATA

NOTAS
 1. CONFERIR MEDIDAS NO LOCAL
 2. MEDIDAS EM METRO EXCETO ONDE INDICADO
 3. ADQUIRIÇÕES CONFORME RELATÓRIO TÉCNICO E NECESSIDADES ADICIONAIS
 4.
 5.
 6.
 7.
 8.
 9.
 10.

SÃO PAULO Secretaria de Saúde
 Centro de Atenção Integrada em Saúde Mental Philippe Pinel
 Rua ...
 São Paulo - SP
 Tel: (11) 3066 8420
 Fax: (11) 3066 8482
 E-mail: contato@mha.com.br
 www.mha.com.br

GRUPO TÉCNICO DE EDIFICAÇÕES
 PREVENÇÃO E COMBATE A INCÊNDIO
 U16
 115
 30/03/2021
 2023-PC-UIE-115-008_30_31_32_33_34_35-00.DWG