




1 CAISM PHILIPPE PINEL - EDIFÍCIO 54
PROJETO BÁSICO DOS SISTEMAS DE INCÊNDIO
PLANTA BAIXA COBERTURA - CASA DA HORTA
ESCALA 1:75
METRO

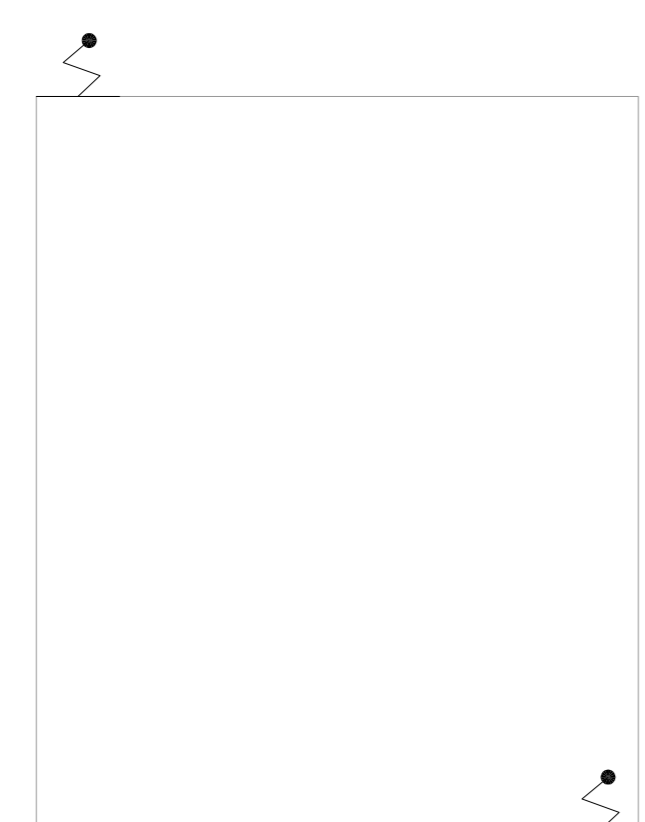


2 CAISM PHILIPPE PINEL - EDIFÍCIO 55
PROJETO BÁSICO DOS SISTEMAS DE INCÊNDIO
PLANTA BAIXA COBERTURA - CASA DE BOMBAS E POÇO SEMI-ARTESIANO
ESCALA 1:30
METRO

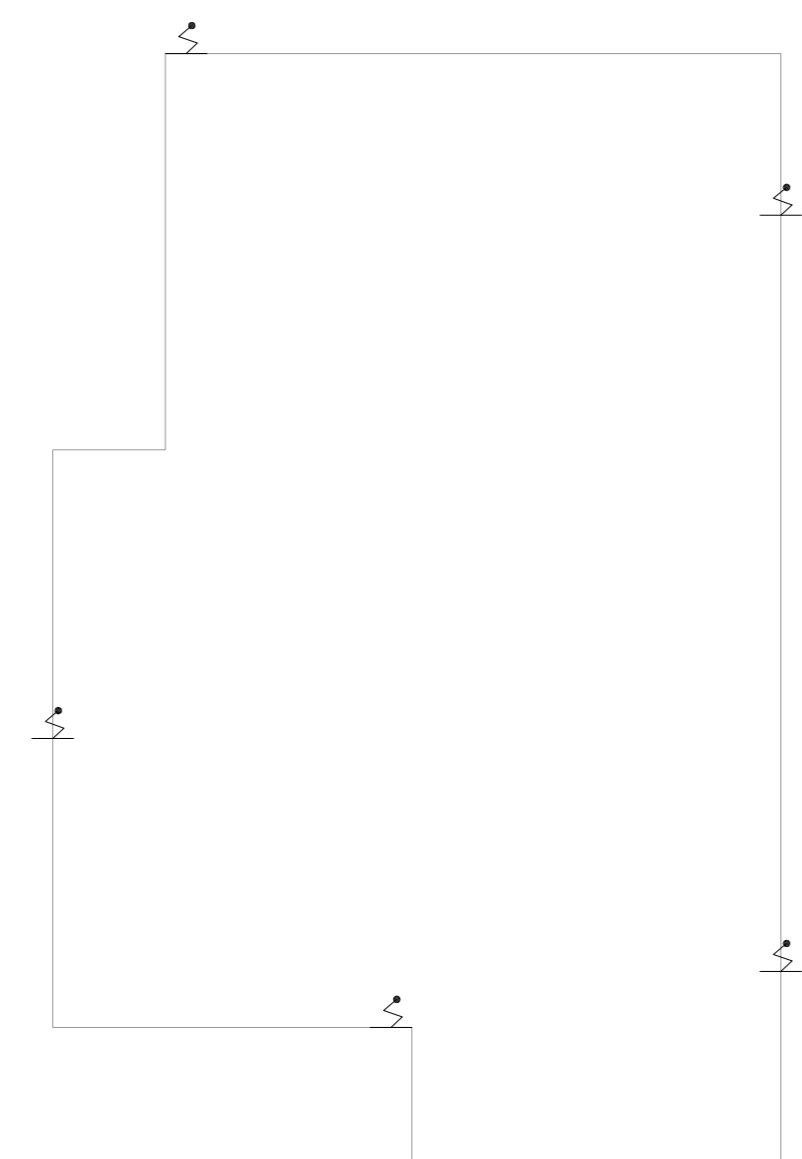


3 CAISM PHILIPPE PINEL - EDIFÍCIO 56
PROJETO BÁSICO DOS SISTEMAS DE INCÊNDIO
PLANTA BAIXA COBERTURA - CASA PRÓXIMA A PORTARIA 3
ESCALA 1:100
METRO

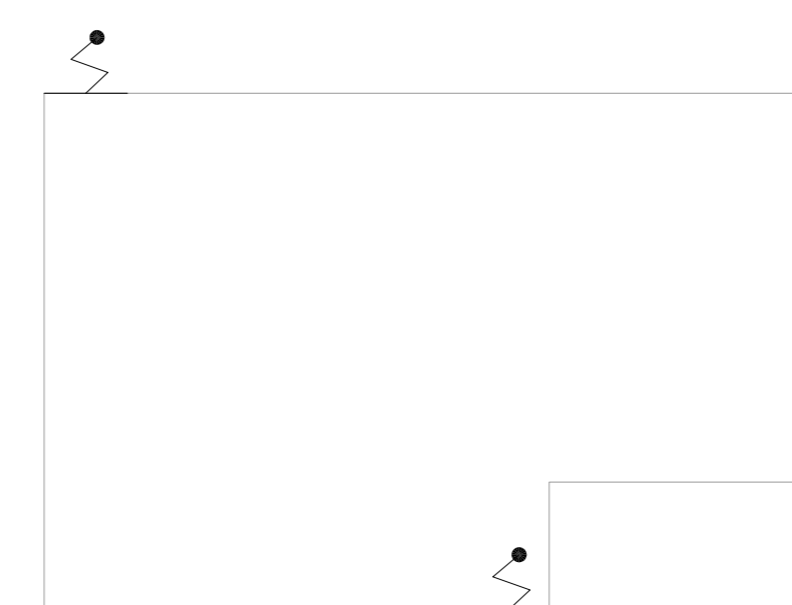

 4 CAISM PHILIPPE PINEL - EDIFÍCIO 57
PROJETO BÁSICO DOS SISTEMAS DE INCÊNDIO
PLANTA BAIXA COBERTURA - PORTARIA 3
ESCALA 1:50
METRO



 
5 CAISM PHILIPPE PINEL - EDIFÍCIO 59
PROJETO BÁSICO DOS SISTEMAS DE INCÊNDIO
PLANTA BAIXA COBERTURA - ACADEMIA E PISCINA
ESCALA 1:100
METRO




6 CAISM PHILIPPE PINEL - EDIFÍCIO 58
PROJETO BÁSICO DOS SISTEMAS DE INCÊNDIO
PLANTA BAIXA COBERTURA - TEATRO 2 PAVIMENTO
ESCALA 1:100
METRO




7 CAISM PHILIPPE PINEL - EDIFÍCIO 60
PROJETO BÁSICO DOS SISTEMAS DE INCÊNDIO
PLANTA BAIXA COBERTURA - GERADOR SND
ESCALA 1:75
METRO

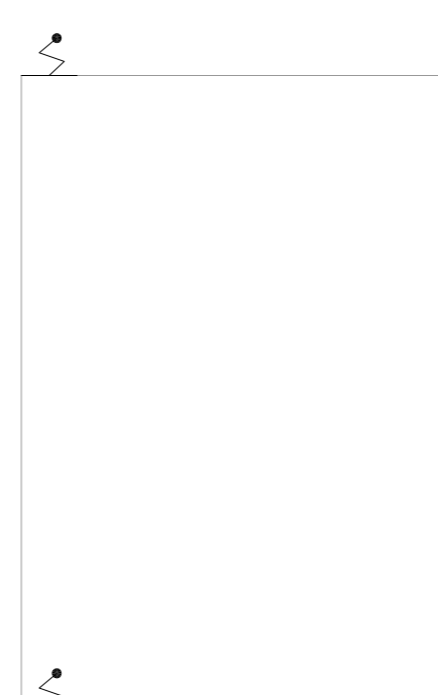

8 CAISM PHILIPPE PINEL - EDIFÍCIO 60
PROJETO BÁSICO DOS SISTEMAS DE INCÊNDIO
PLANTA BAIXA COBERTURA - GERADOR 1
ESCALA 1:75
METRO

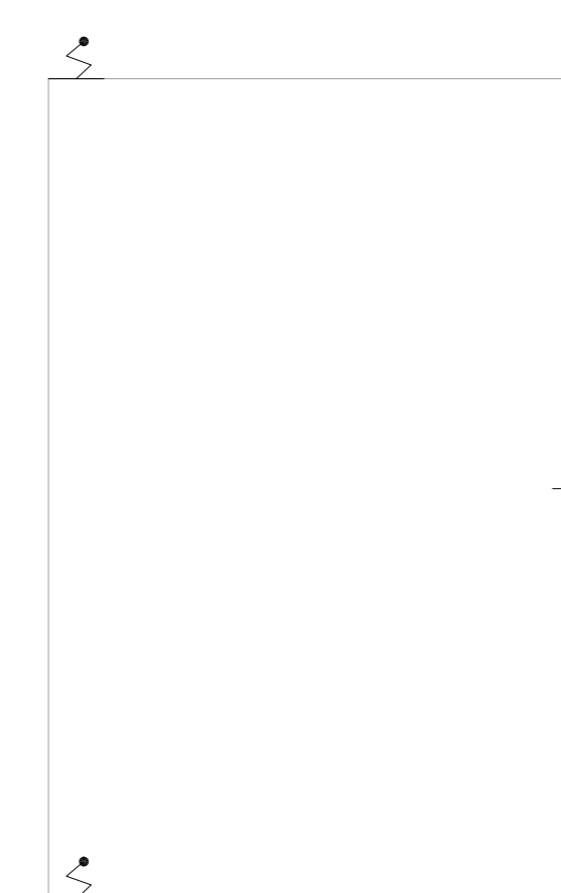

 9 CAISM PHILIPPE PINEL - EDIFÍCIO 60
PROJETO BÁSICO DOS SISTEMAS DE INCÊNDIO
PLANTA BAIXA COBERTURA - GERADOR PREDIO MANUTENÇÃO
ESCALA 1:75
METRO



10 CAISM PHILIPPE PINEL - EDIFÍCIO 60
PROJETO BÁSICO DOS SISTEMAS DE INCÊNDIO
PLANTA BAIXA COBERTURA - CABINE TRANSFORMADOR
ESCALA 1:75
METRO

PLANTA CHAVE



MHA Engenharia Ltda	ANULOU DE PROJETO	PROJETO RECEBIDO EM
<input type="checkbox"/> LIBERADO	<input type="checkbox"/> PROJETO ANULADO EM	
<input type="checkbox"/> LIBERADO COM RESTRIÇÃO	<input type="checkbox"/> NÃO LIBERADO	RESPONSÁVEL TÉCNICO
DO EMISSÃO INICIAL	LO	09/07/21
REV. DESCRIÇÃO	RESPONSÁVEL	DATA

NOTAS

1. CONTER MEDIDAS NO LOCAL
2. MEDIDAS EM METRO EXCETO ONDE INDICADO
3. ADICIONALES CONFORME RELATÓRIO TÉCNICO E NECESSIDADES ADICIONAIS
- 4.
- 5.
- 6.
- 7.
- 8.
- 9.
- 10.

SÃO PAULO GOVERNO DO ESTADO Secretaria de Saúde

GRUPO TÉCNICO DE EDIFICAÇÕES

PREVENÇÃO E COMBATE A INCÊNDIO

U16 119

Av. Dr. Enéas de Aguiar, s/n, 188, Maracanã, São Paulo/SP, CEP: 05403-000

Tel: (11) 5066 8420 Fax: (11) 5066 8482

ENGR. TÍCIO KITAMURA

CAD. URB. 15403/01