 



NOTAS

1- VER DETALHES DE SPDA NA FOLHA U17-111

LEGENDA	
	PARA-RAO



1 MFRA - REFEITORIO / GRÊMIO
 PROJETO BÁSICO DOS SISTEMAS DE INCÊNDIO
 PLANTA BAIXA - COBERTURA
 ESCALA 1:75
 METRO

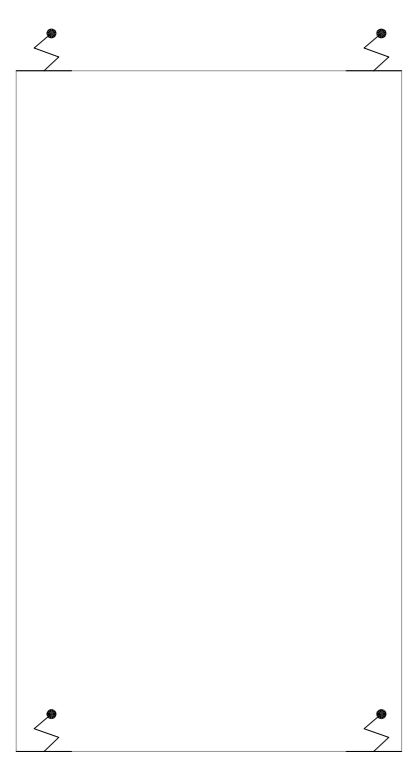

2 MFRA - EXPURGO
 PROJETO BÁSICO DOS SISTEMAS DE INCÊNDIO
 PLANTA BAIXA - COBERTURA
 ESCALA 1:75
 METRO

- NOTAS
1. CONFERIR MEDIDAS NO LOCAL
 2. MEDIDAS EM METRO, EXCETO ONDE INDICADO
 3. ADIQUILAR CONFORME RELATÓRIO TÉCNICO E NECESSIDADES ADICIONAIS
 - 4.
 - 5.
 - 6.
 - 7.
 - 8.
 - 9.

MHA Engenharia Ltda <small>Engenharia Civil Rua:</small>		ANÁLISE DE PROJETO <input type="checkbox"/> LIBERADO <input type="checkbox"/> LIBERADO COM RESTRIÇÃO <input type="checkbox"/> NÃO LIBERADO		PROJETO RECEBIDO EM PROJETO APROVADO EM RESPONSÁVEL TÉCNICO
DO EMISSÃO INICIAL REV DESCRIÇÃO		RP DATA	15/07/2021 DATA	
SÃO PAULO GOVERNO DO ESTADO		Secretaria de Saúde HOSPITAL Dr. FRANCISCO RIBEIRO ARANTES Rua:		PROJETO BÁSICO DOS SISTEMAS DE INCÊNDIO PREVENÇÃO E COMBATE A INCÊNDIO
GRUPO TÉCNICO DE EDIFICAÇÕES Eng. YUKIO KITAMURA Av. CAMILO CHINIGOTTI		U17 106	03/2021 20033-PQ-U17-106-HRFA_REF_GR-COB-00.DWG	