 


NOTAS

1- PARA DETALHES DE SPDA VER FOLHA U19-128


LEGENDA

PARA-RXO



1 **HOSPITAL GUILHERME ALVARO - EDIFÍCIO 20** ESCALA: 1:75
 PROJETO BÁSICO DOS SISTEMAS DE INCÊNDIO METRO
 PLANTA BAIXA COBERTURA - PRÉDIO QUIMIOTERAPIA

PLANTA CHAVE

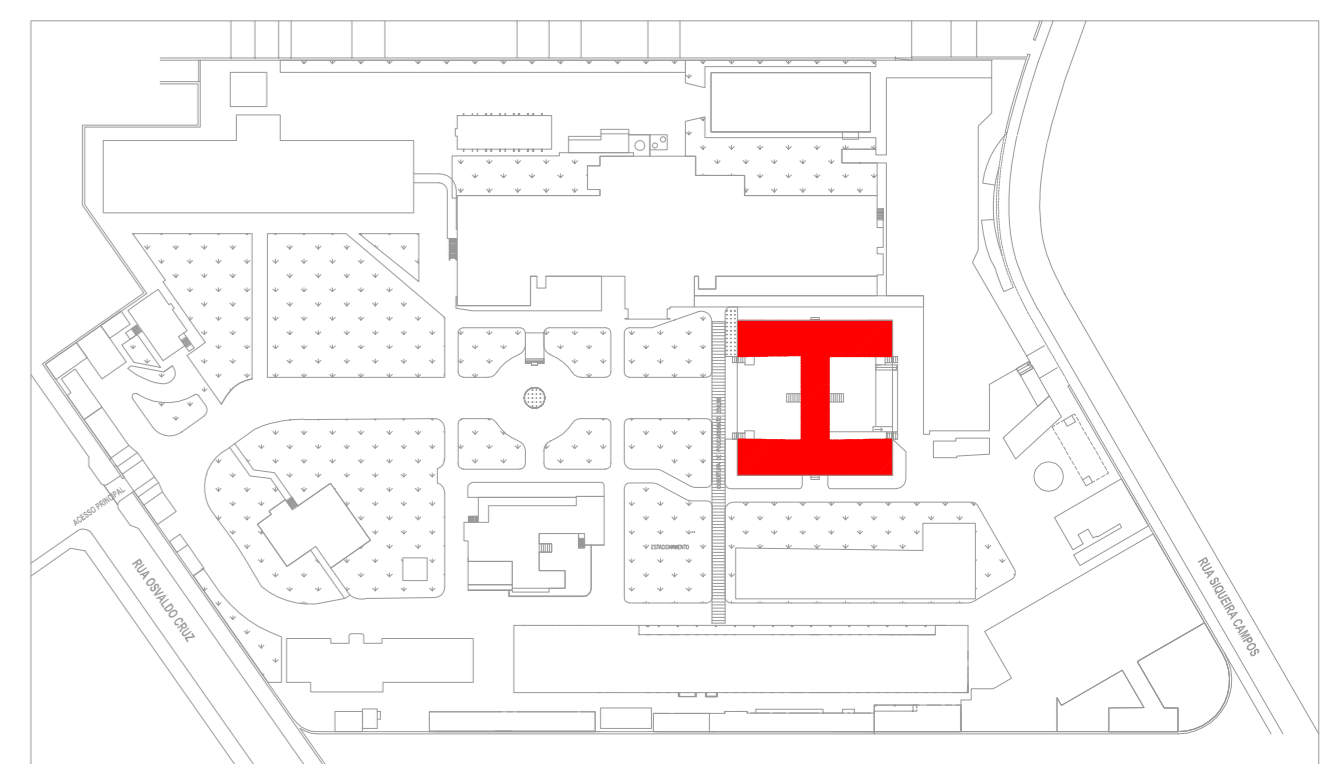

MHA Engenharia Ltda Rua... São Paulo - SP	<input type="checkbox"/> LIBERADO <input type="checkbox"/> LIBERADO COM RESTRIÇÃO <input type="checkbox"/> NÃO LIBERADO	PROJETO RECEBIDO EM PROJETO APROVADO EM RESPONSÁVEL TÉCNICO
	ANÁLISE DE PROJETO	
	DATA	

REV	EMISSÃO INICIAL	RP	15/07/21
1	EMISSÃO INICIAL	RP	15/07/21
2	DESCRIBÇÃO	RESPONSÁVEL	DATA

NOTAS

1. CONFERIR MEDIDAS NO LOCAL
2. MEDIDAS EM METRO EXCETO ONDE INDICADO
3. ADAPTAÇÕES CONFORME RELATÓRIO TÉCNICO E NECESSIDADES ADICIONAIS
- 4.
- 5.
- 6.
- 7.
- 8.
- 9.
- 10.

SÃO PAULO Secretaria de Saúde
GRUPO TÉCNICO DE EDIFICAÇÕES

HOSPITAL GUILHERME ALVARO
 PROJETO BÁSICO DOS SISTEMAS DE INCÊNDIO
 PREVENÇÃO E COMBATE A INCÊNDIO

Edifício 20 - PRÉDIO QUIMIOTERAPIA - COBERTURA

U19 120

2023-POJ-U19-120-ED20-COR-00.DWG

Eng.º YUKIO KITAMURA
 CÂMILA CHINGOTTI