
 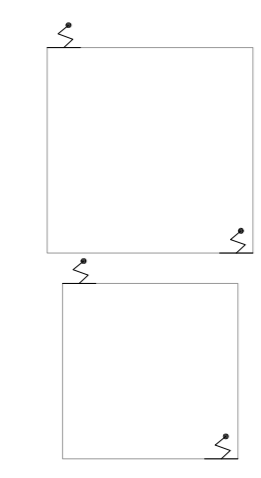


| | |
|---|----------|
| NOTAS | |
| 1- PARA DETALHES DE SPDA VER FOLHA: U20-124 | |
| LEGENDA | |
| | PARA-RAD |



1 **HOSP. DR. ARNALDO PEZUTTI CAVALCANTE - C.E.R** ESCALA 1:120
 PROJETO BÁSICO DOS SISTEMAS DE INCÊNDIO PLANTA BAIXA - COBERTURA METRO

| | | |
|--|---|---|
| MHA Engenharia Ltda Rua | <input type="checkbox"/> ANULADO <input type="checkbox"/> LIBERADO <input type="checkbox"/> LIBERADO COM RESTRIÇÃO <input type="checkbox"/> NÃO LIBERADO | PROJETO RECEBIDO EM PROJETO ARRENDADO EM |
| | RESPONSÁVEL TÉCNICO | |
| | EMISSÃO INICIAL: 15/07/21 REVISÃO: | |
| | DESCRIÇÃO: | |

SÃO PAULO GOVERNO DO ESTADO
Secretaria de Saúde

GRUPO TÉCNICO DE EDIFICAÇÕES

PROJETO BÁSICO DOS SISTEMAS DE INCÊNDIO - PREVENÇÃO E COMBATE A INCÊNDIO

PROJETO: HOSP. DR. ARNALDO PEZUTTI CAVALCANTE
 LOCAL: ...
 DATA: 15/07/21

PROJETO Nº: U20
 FOLHA Nº: 117
 TÍTULO: ...

PROJETO Nº: 2003-PO-U20-117-CER-COB-00.006

- NOTAS
1. CONTER MEDIDAS NO LOCAL
 2. MEDIDAS EM METRO EXCETO ONDE INDICADO
 3. ADIQUAÇÕES CONFORME RELATÓRIO TÉCNICO E NECESSIDADES ADICIONAIS
 - 4.
 - 5.
 - 6.
 - 7.
 - 8.
 - 9.
 - 10.