


NOTAS	
1- PARA DETALHES DE SPDA VER FOLHA: U24-104	
LEGENDA	
	PARA-RAO

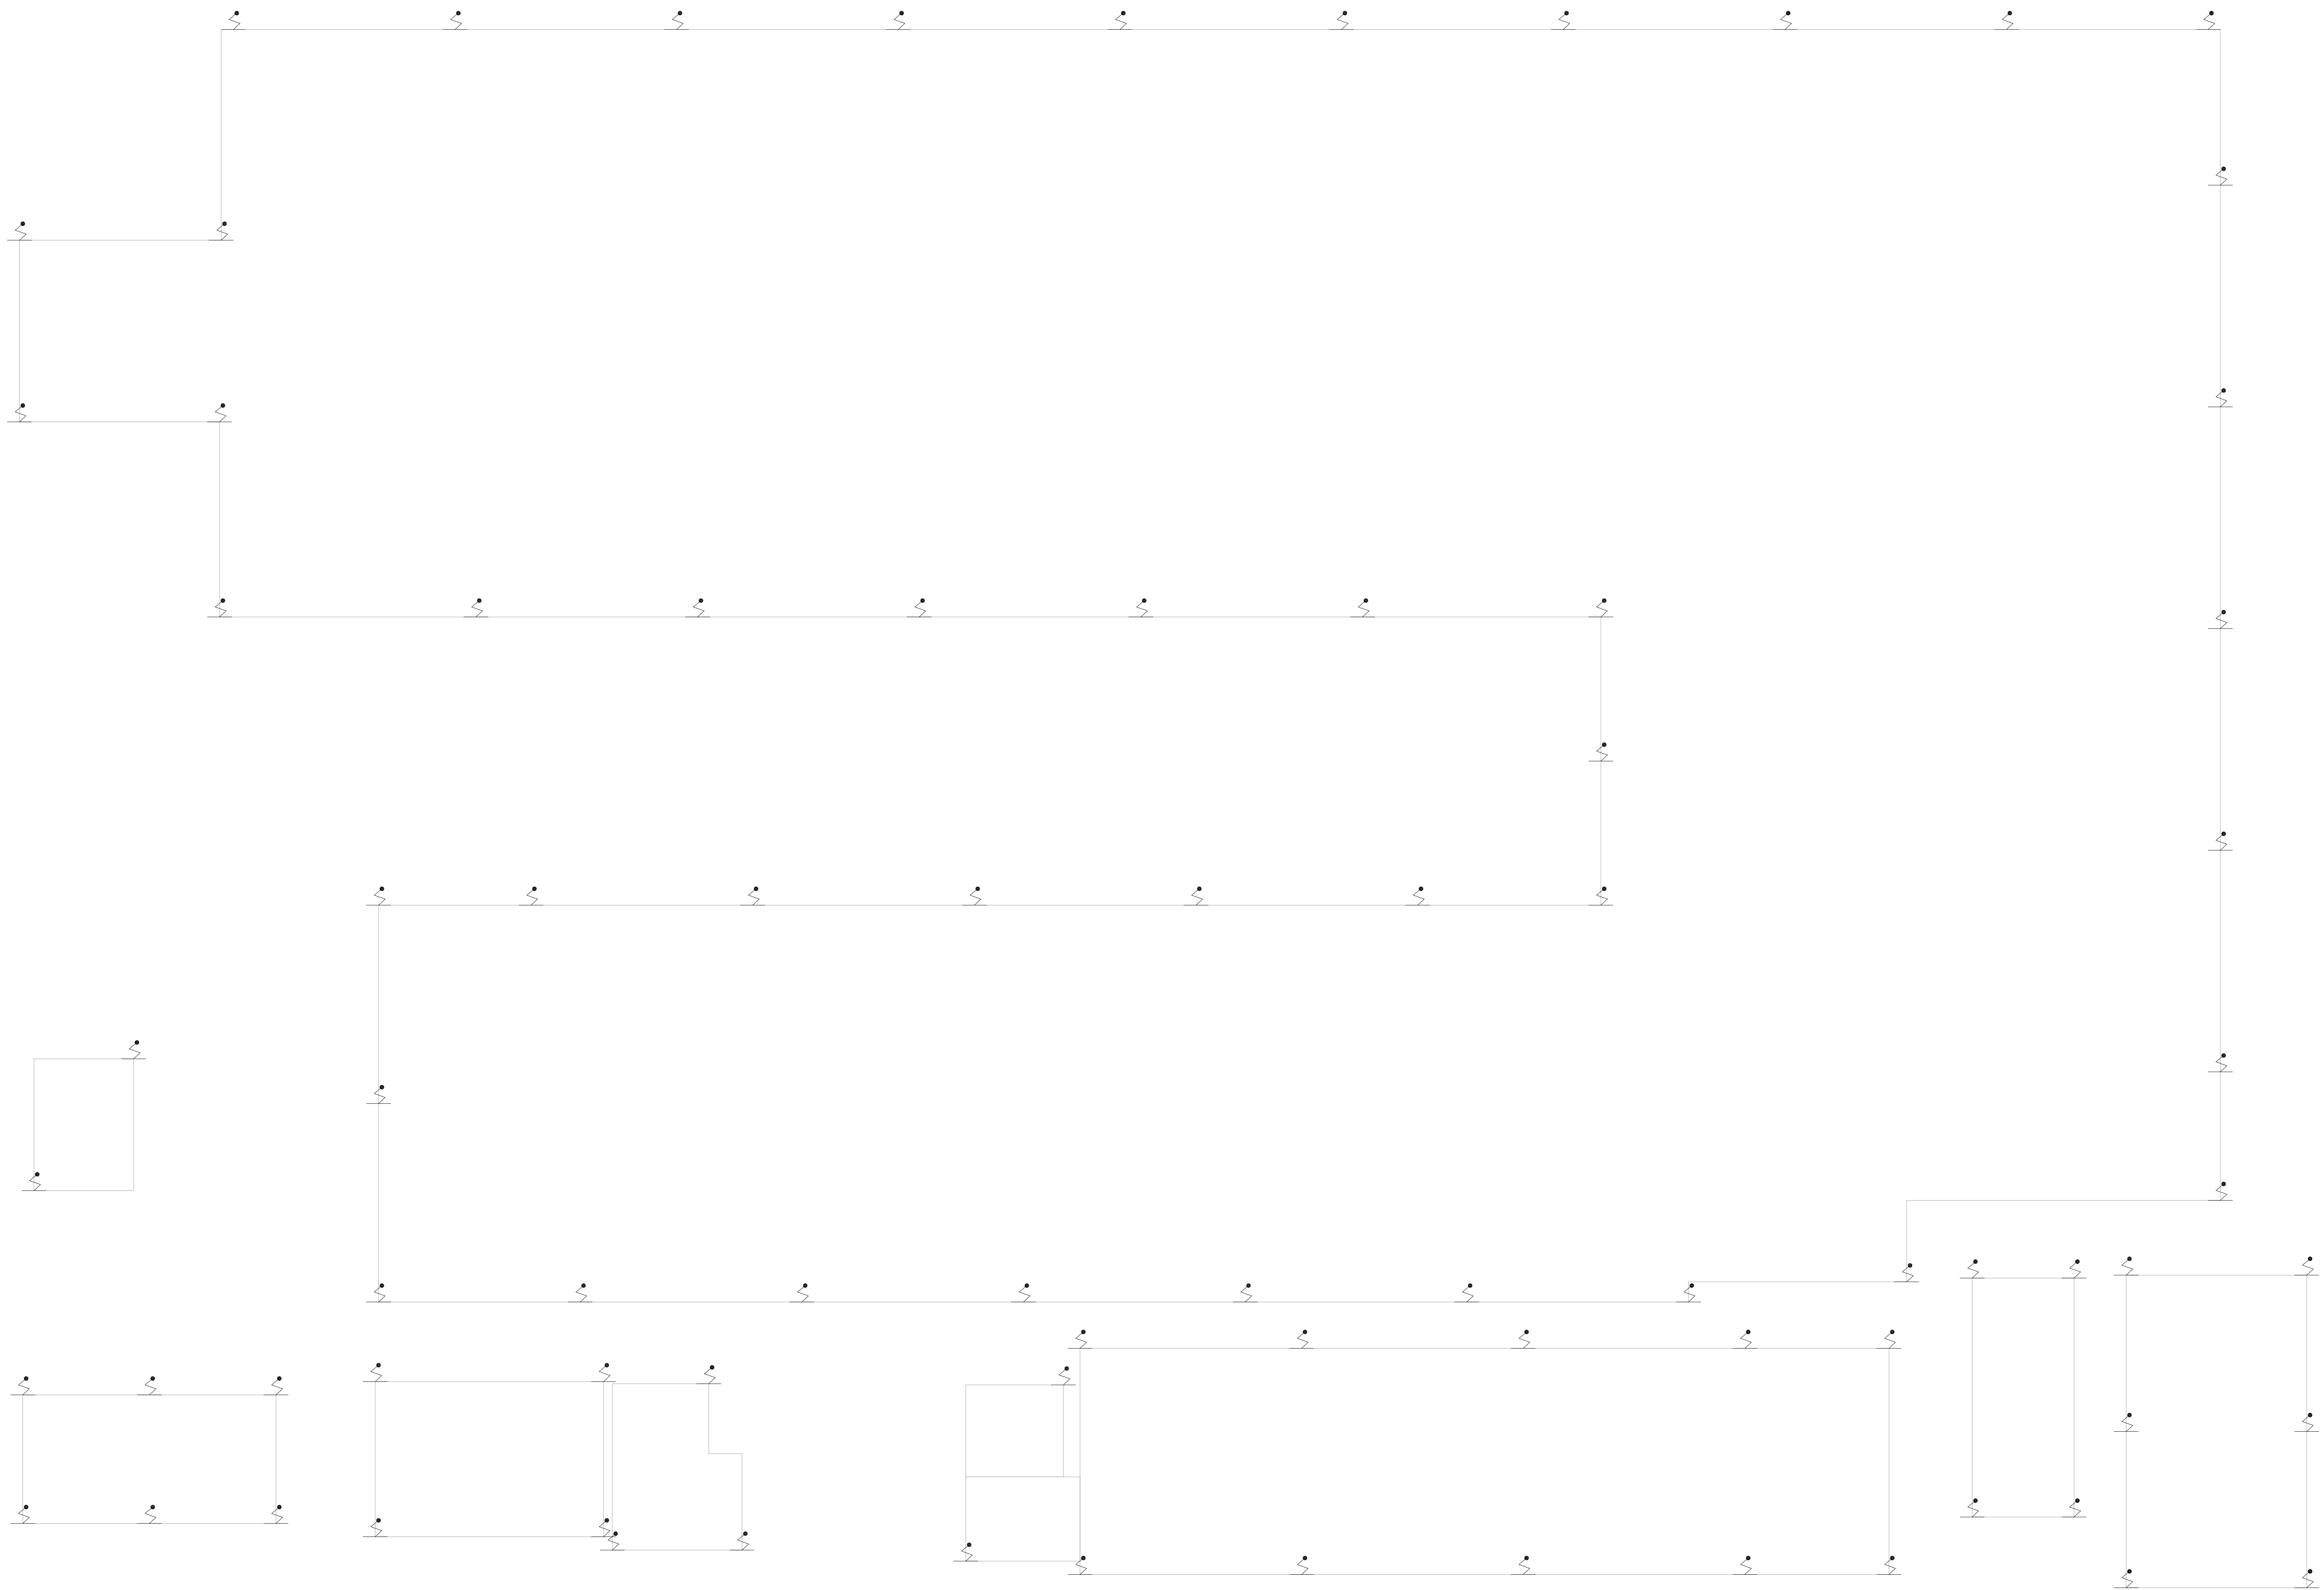

1 **HOSPITAL ESTADUAL MIRANDÓPOLIS**  
 PROJETO BÁSICO DOS SISTEMAS DE INCÊNDIO  
 PLANTA BAIXA - COBERTURA

ESCALA 1:125  
 METRO

- NOTAS
1. CONTERE MEDIDAS NO LOCAL
  2. MEDIDAS EM METRO EXCETO ONDE INDICADO
  3. ADQUIÇÕES CONFORME RELATÓRIO TÉCNICO E NECESSIDADES ADICIONAIS
  - 4.
  - 5.
  - 6.
  - 7.
  - 8.
  - 9.
  - 10.
  - 11.

MHA Engenharia Ltda Rua... São Paulo, SP Tel: (11) 3066-8420 Fax: (11) 3066-8482 E-mail: contato@mha.com.br www.mha.com.br	<input type="checkbox"/> LIBERADO <input type="checkbox"/> LIBERADO COM RESTRIÇÃO <input type="checkbox"/> NÃO LIBERADO	ANULAR DE PROJETO PROJETO REVISADO EM PROJETO APROVADO EM
	RESPONSÁVEL TÉCNICO: _____	
00 EMISSÃO INICIAL REV. DESCRIÇÃO	01 15/07/21	DATA

SÃO PAULO GOVERNO DO ESTADO SECRETARIA DE SAÚDE GRUPO TÉCNICO DE EDIFICAÇÕES	HOSPITAL ESTADUAL MIRANDÓPOLIS Rua... São Paulo, SP Tel: (11) 3066-8420 Fax: (11) 3066-8482 E-mail: contato@mha.com.br www.mha.com.br
PROJETO BÁSICO DOS SISTEMAS DE INCÊNDIO PREVENÇÃO E COMBATE A INCÊNDIO	103 13/07/2021