



PLANTA BAIXA - ADMINISTRATIVO
ESC.: 1:75

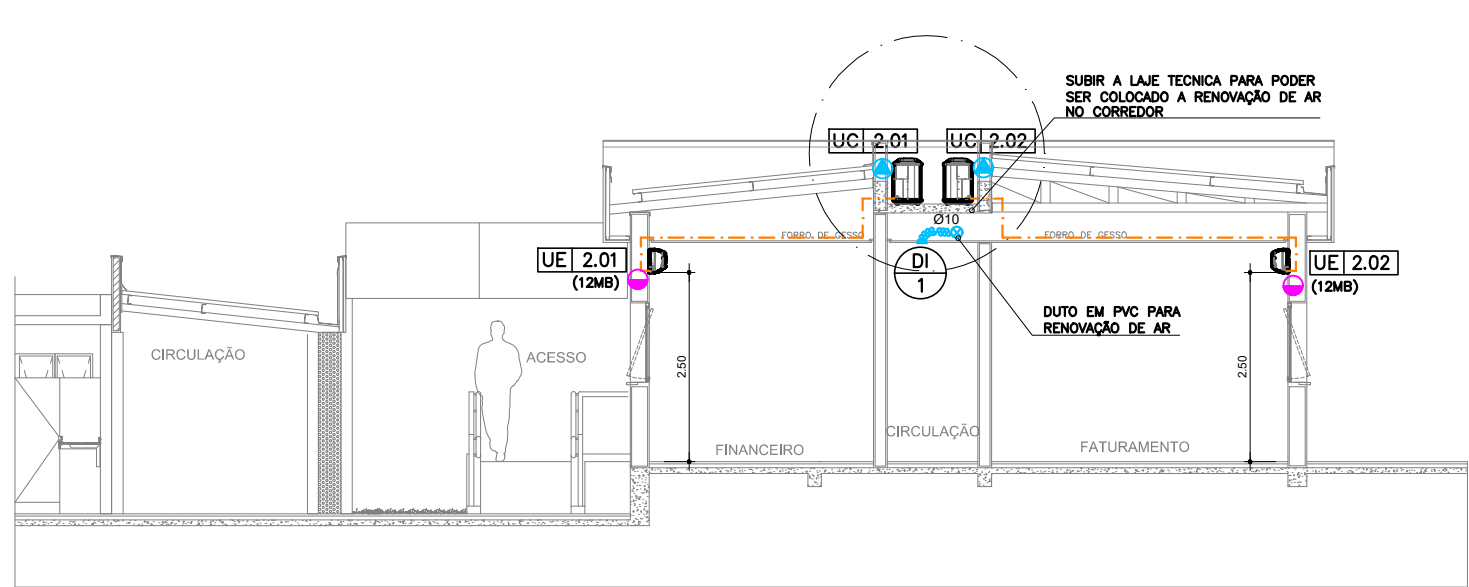


CORTE BB - ADMINISTRATIVO
ESC.: 1:75

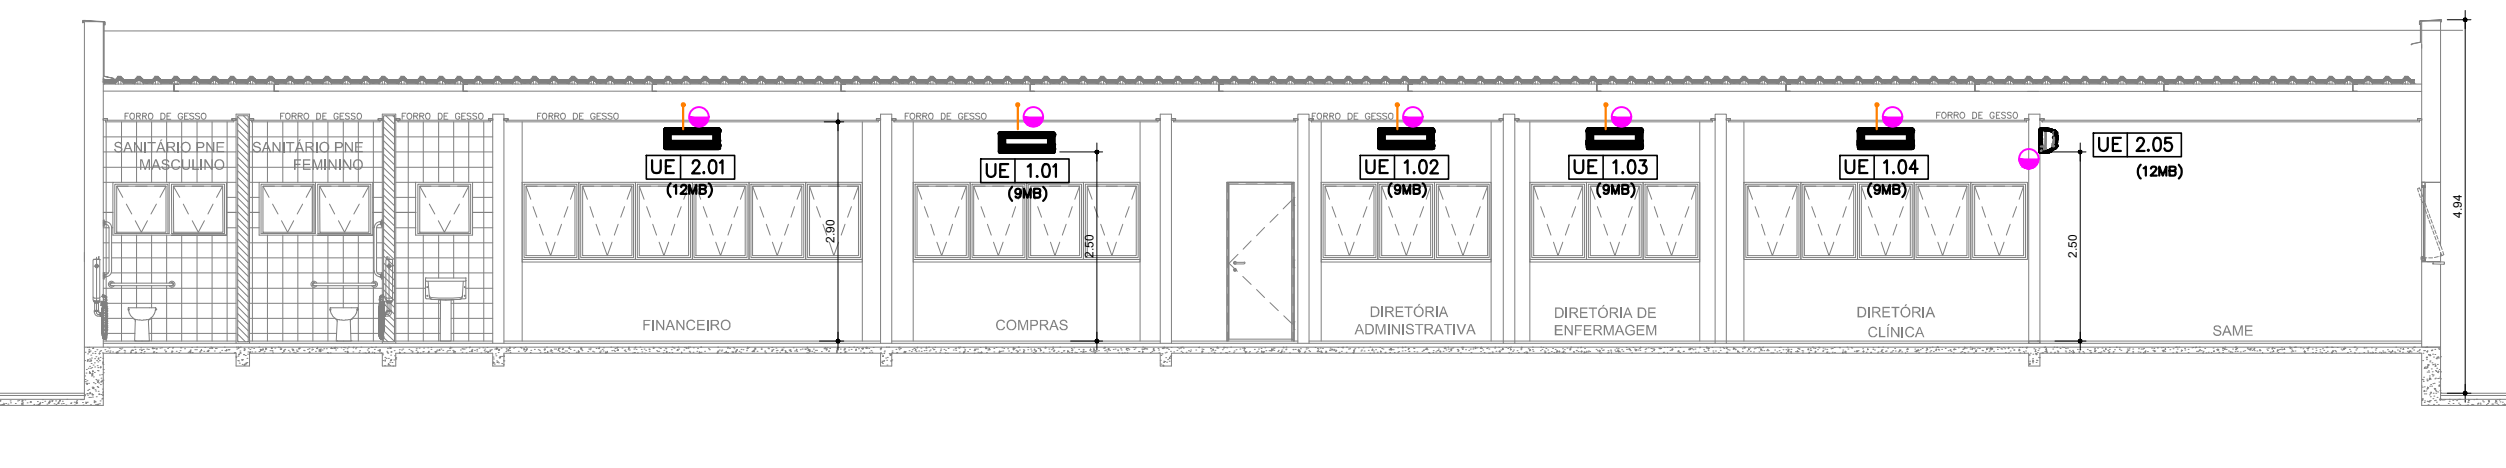


CORTE AA - ADMINISTRATIVO
ESC.: 1:75

RELAÇÃO DE EQUIPAMENTOS POR AMBIENTE		
ADMINISTRATIVO		
CONDICIONADOR DE AR MODELO SPLIT HI-WALL, 9.000BTU	08	
CONDICIONADOR DE AR MODELO SPLIT HI-WALL, 12.000BTU	05	
AMBULÂNCIAS		
CONDICIONADOR DE AR MODELO SPLIT HI-WALL, 18.000BTU	01	
MORGUE		
CONDICIONADOR DE AR MODELO SPLIT HI-WALL, 12.000BTU	01	
CONDICIONADOR DE AR MODELO SPLIT HI-WALL, 24.000BTU	02	
TERCEIRIZAÇÃO		
CONDICIONADOR DE AR MODELO SPLIT HI-WALL, 9.000BTU	01	
CONDICIONADOR DE AR MODELO SPLIT HI-WALL, 18.000BTU	02	
CONDICIONADOR DE AR MODELO SPLIT PISO TETO, 36.000BTU	02	

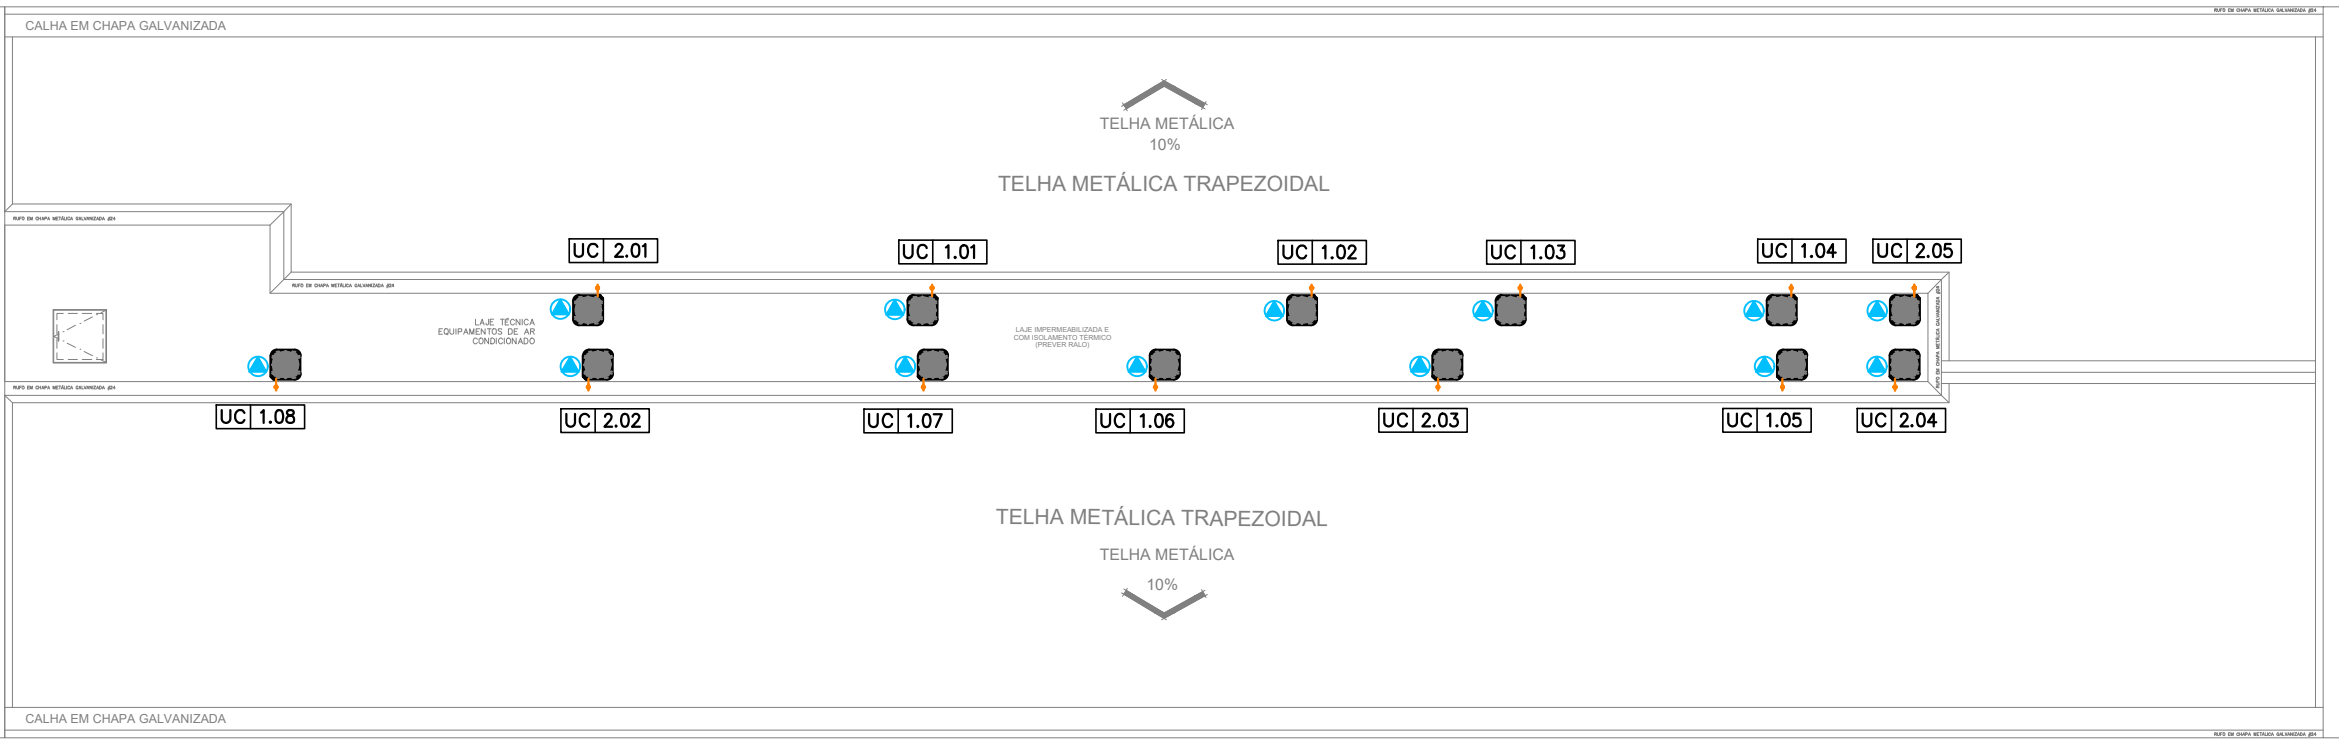


PLANTA BAIXA - ADMINISTRATIVO - TELHADO
ESC.: 1:75


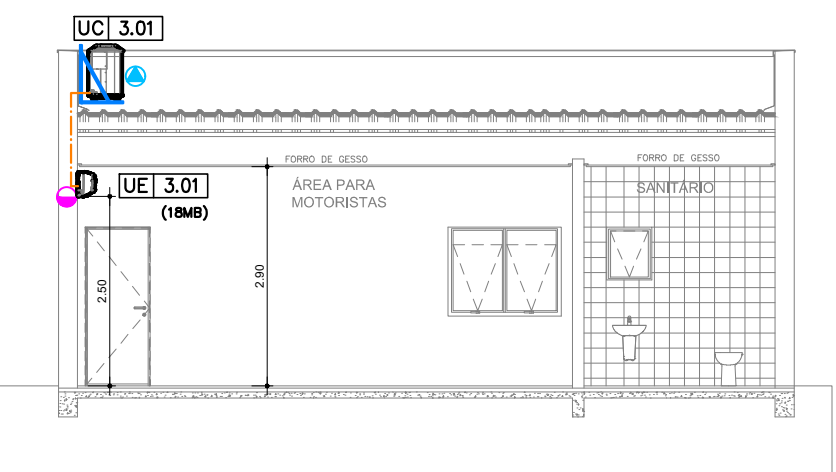


CORTE CC - AMBULÂNCIAS
ESC.: 1:75


DIMENSIONAMENTO DE INTERLIGAÇÃO FRIGORÍFICA - SPLITS					
CAPACIDADE (Btu/h)	DIÂMETRO SUÇUÇÃO	DIÂM. EXP.	ESPES. TUBO (mm)	ESPES. ISOLAMENTO (mm)	ESPES. ISOLAMENTO (mm) COM 20% DE RESERVA
9.000	3/8"	1/2"	-	1/4"	5
12.000	1/2"	-	-	1/4"	5
18.000	1/2"	1/2"	-	1/4"	10
24.000	5/8"	5/8"	5/8"	1/4"	10
36.000	3/4"	7/8"	7/8"	3/8"	15

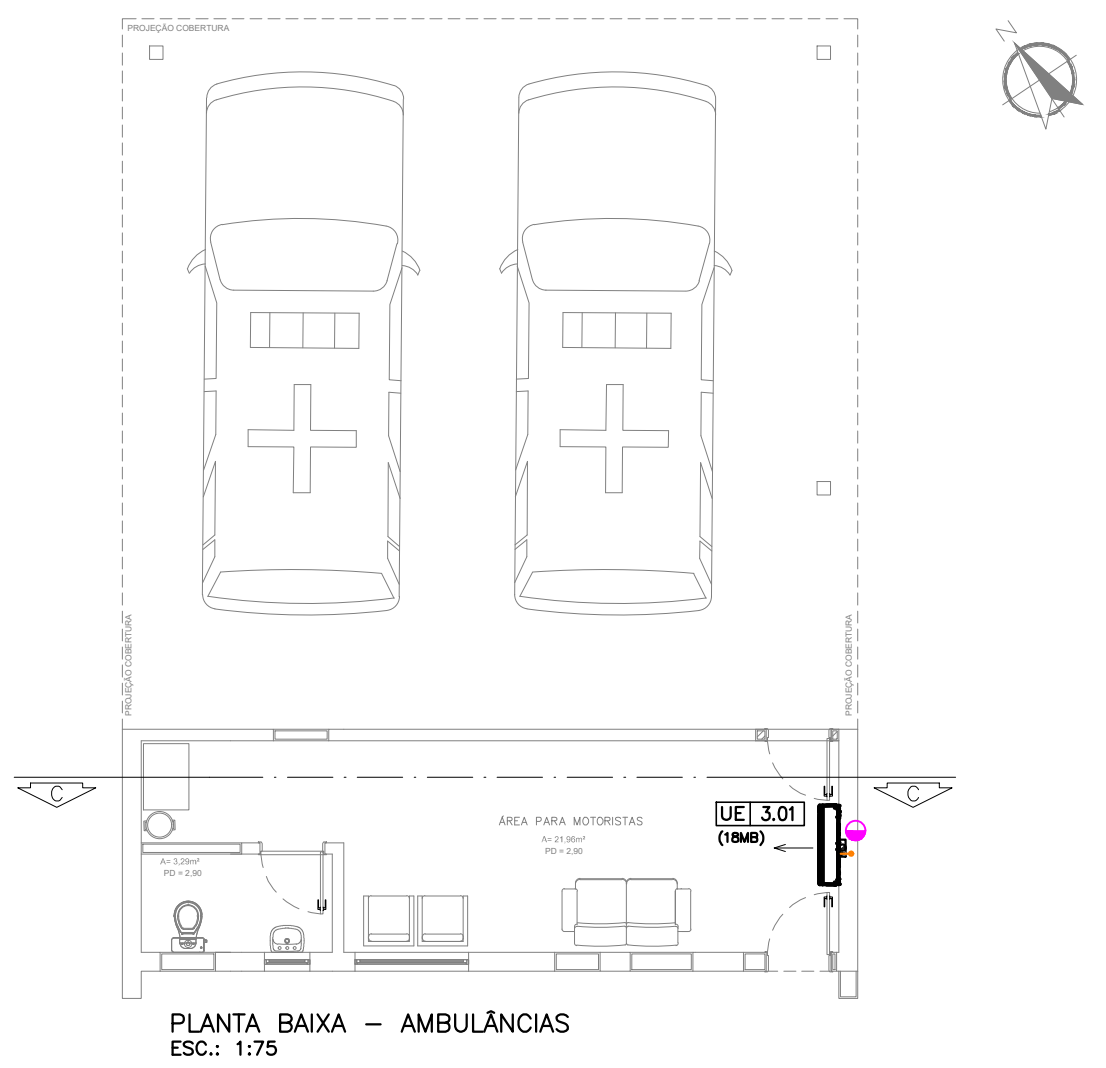


PLANTA BAIXA - AMBULÂNCIAS
ESC.: 1:75

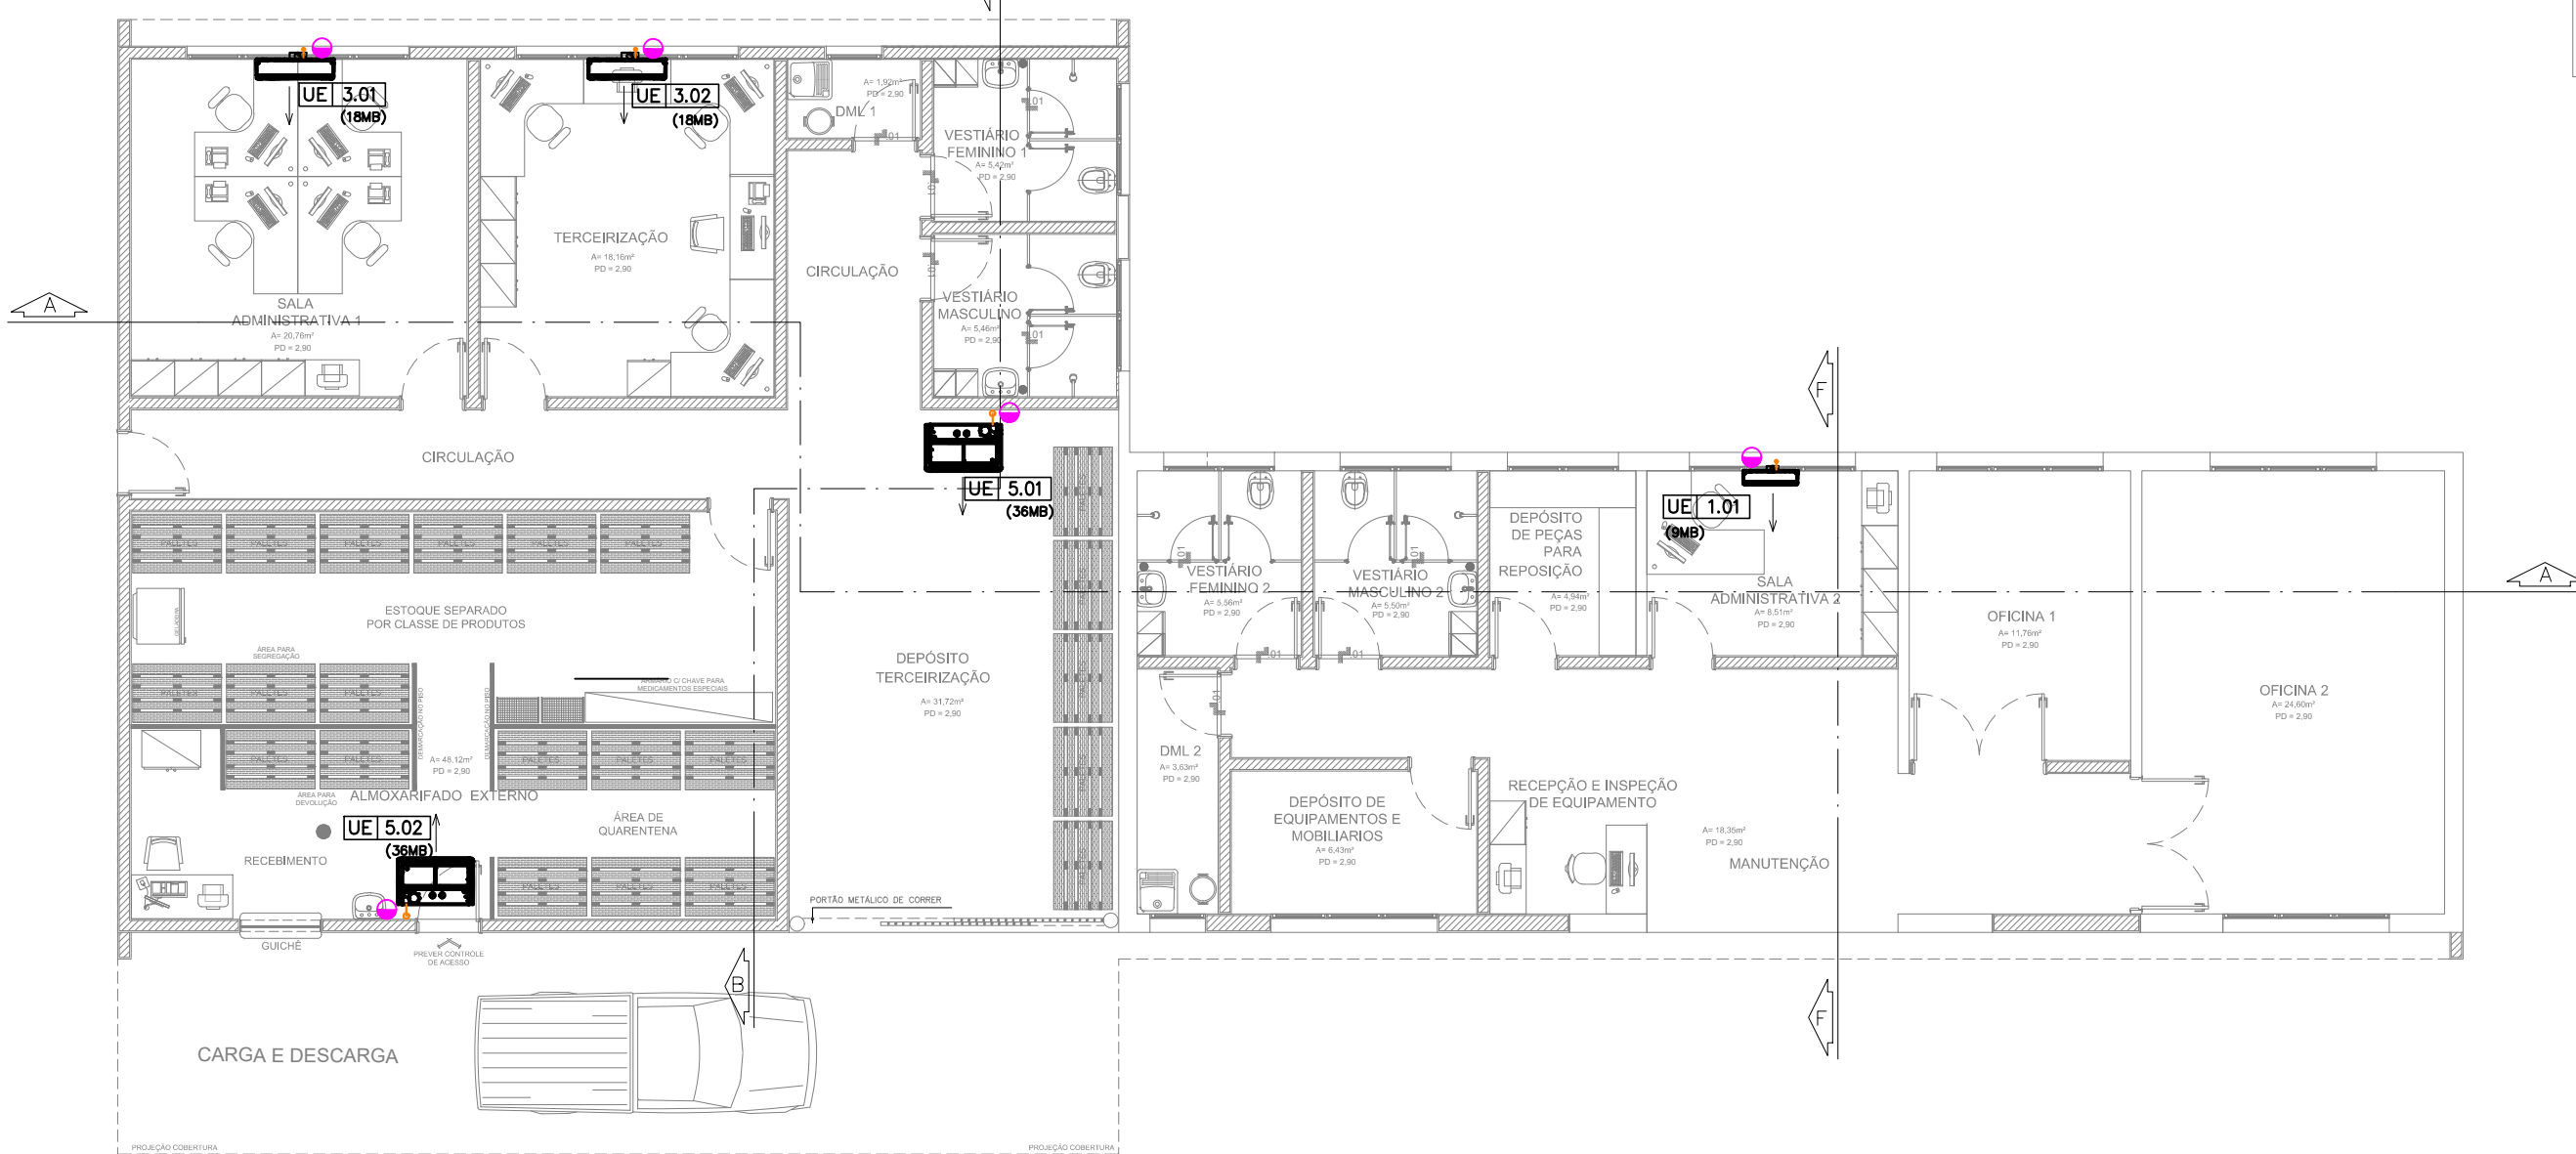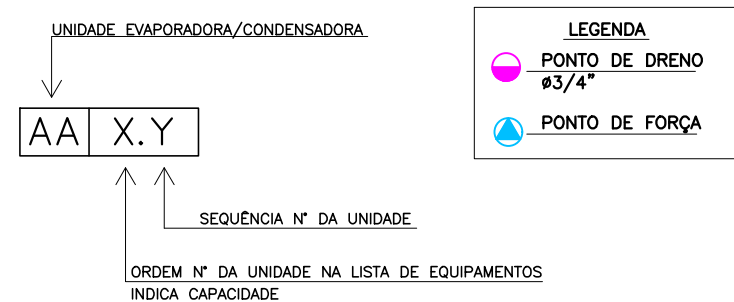


PLANTA BAIXA - TERCEIRIZAÇÃO/MANUTENÇÃO
ESC.: 1:75

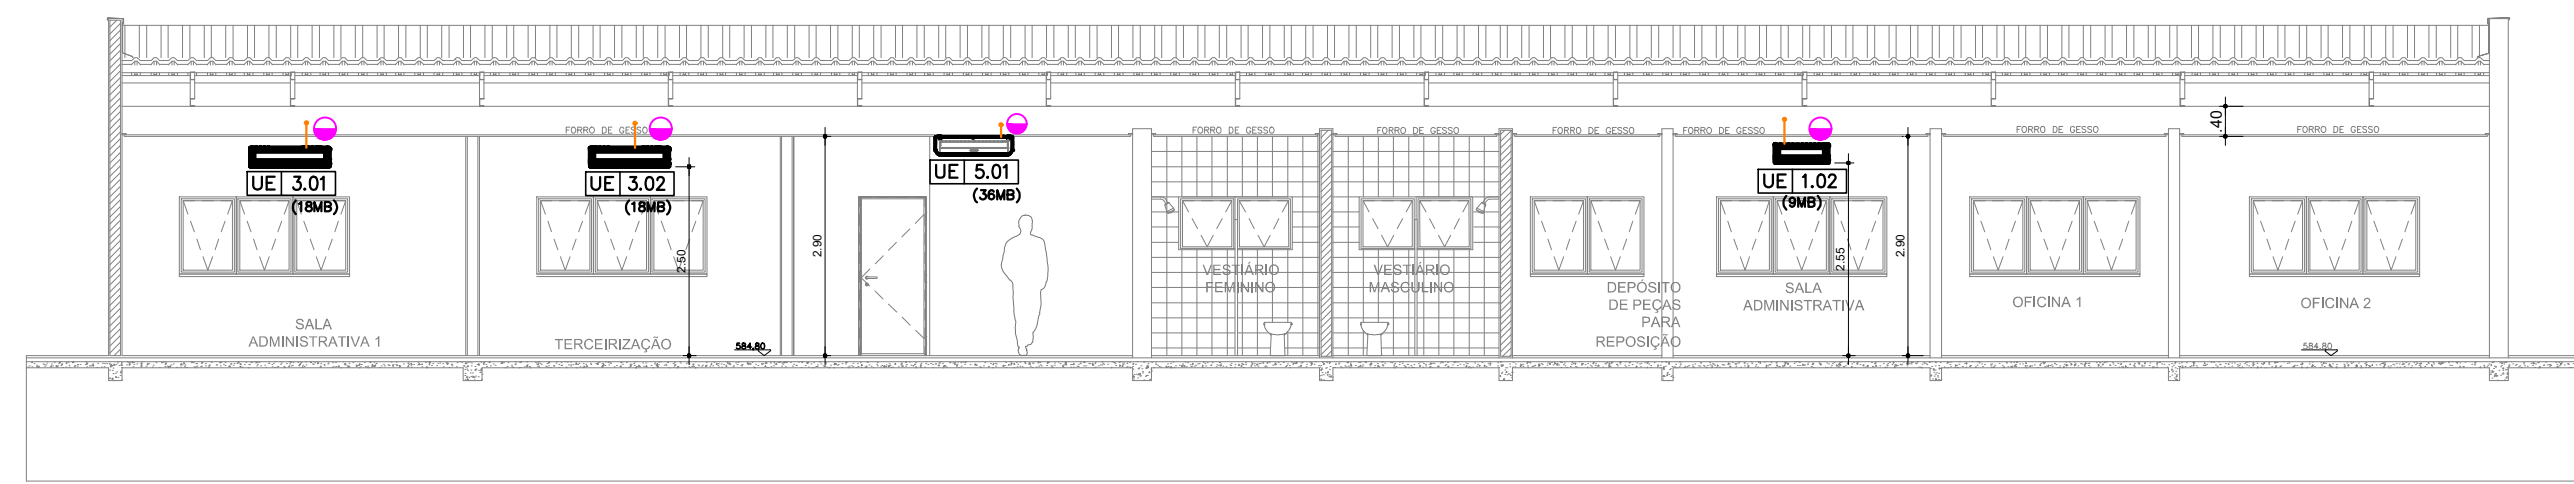


CORTE AA - TERCEIRIZAÇÃO/MANUTENÇÃO
ESC.: 1:75

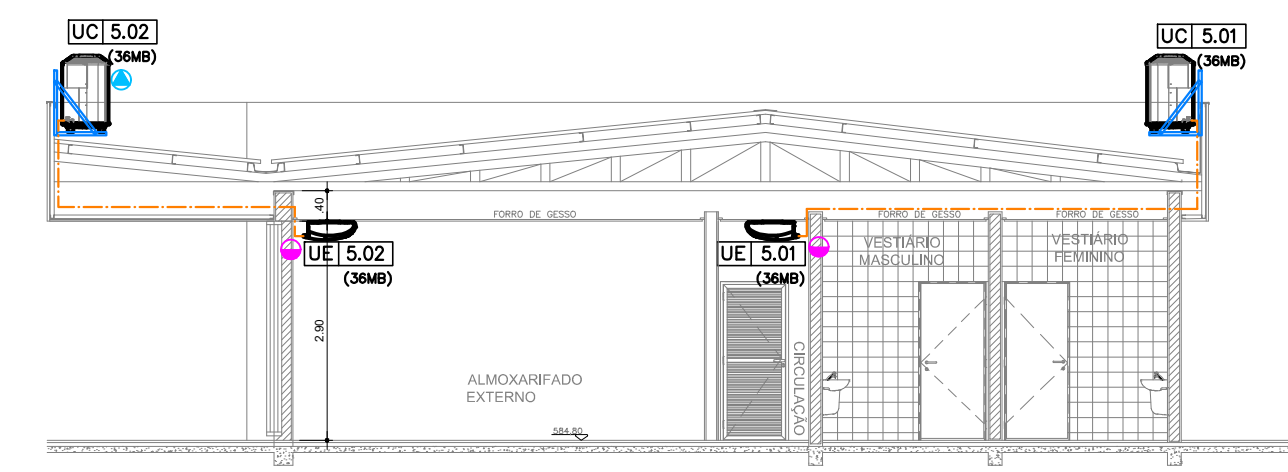


CORTE BB - TERCEIRIZAÇÃO/MANUTENÇÃO
ESCALA 1:75

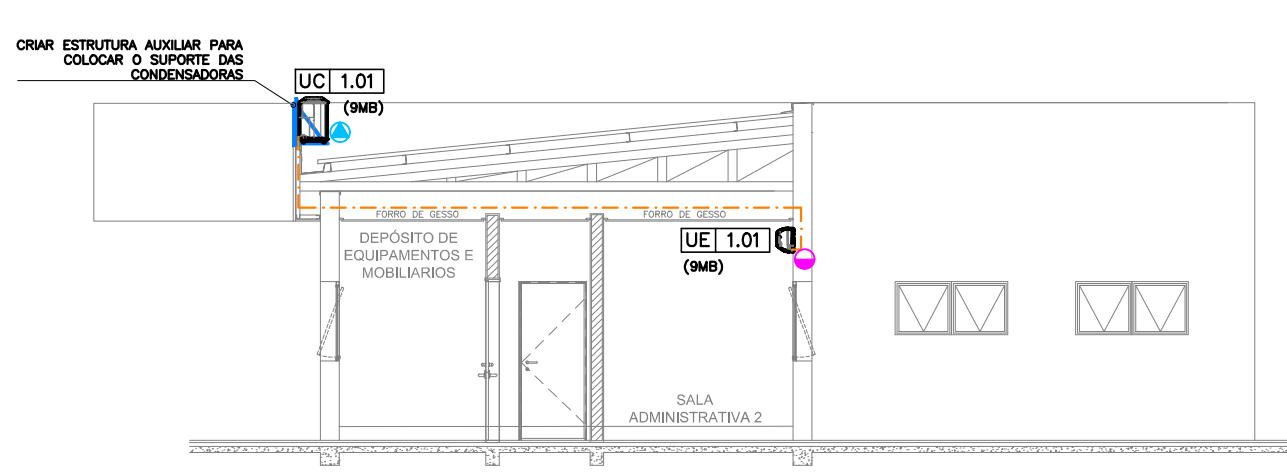

CORTE FF - TERCEIRIZAÇÃO/MANUTENÇÃO
ESCALA 1:75

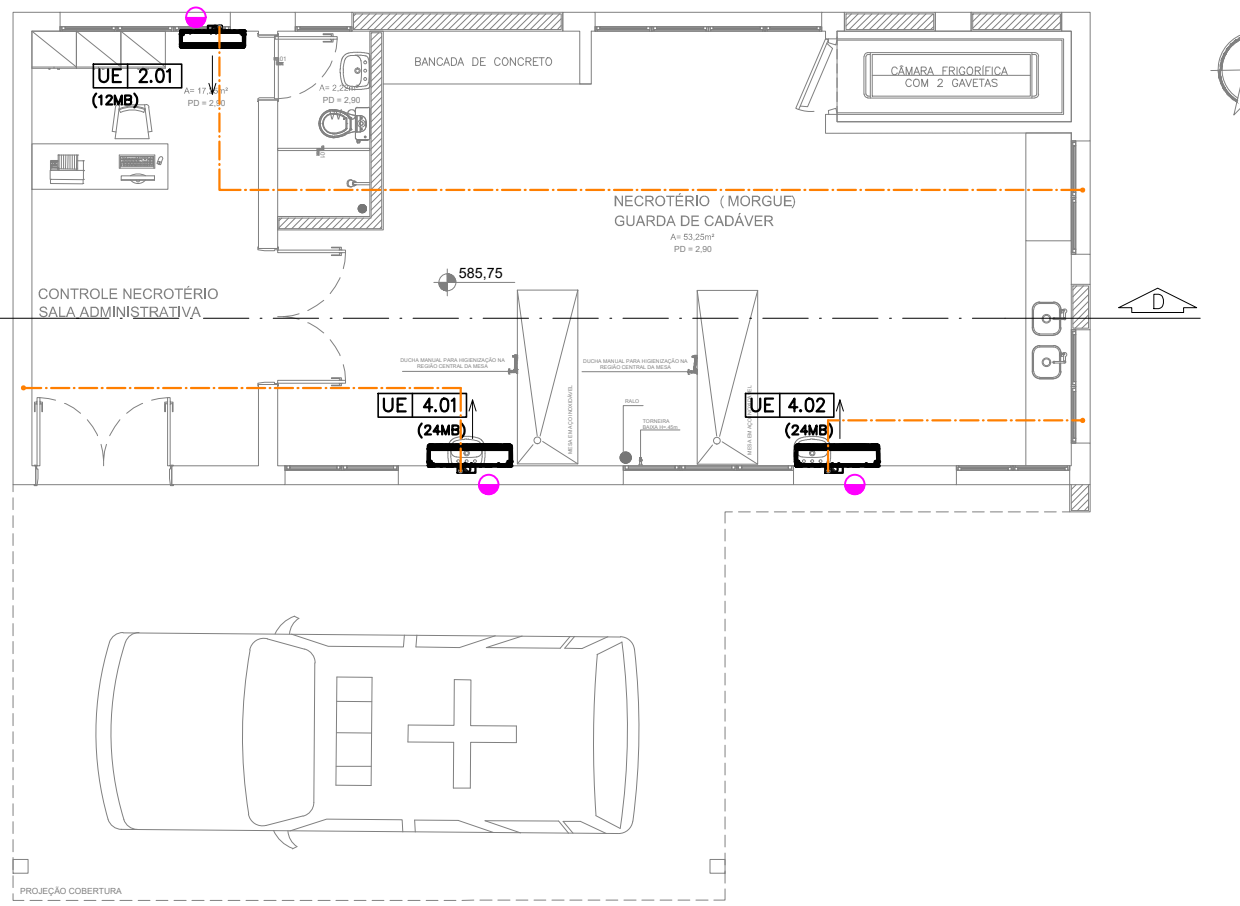

PLANTA BAIXA MORGUE
ESCALA 1:75

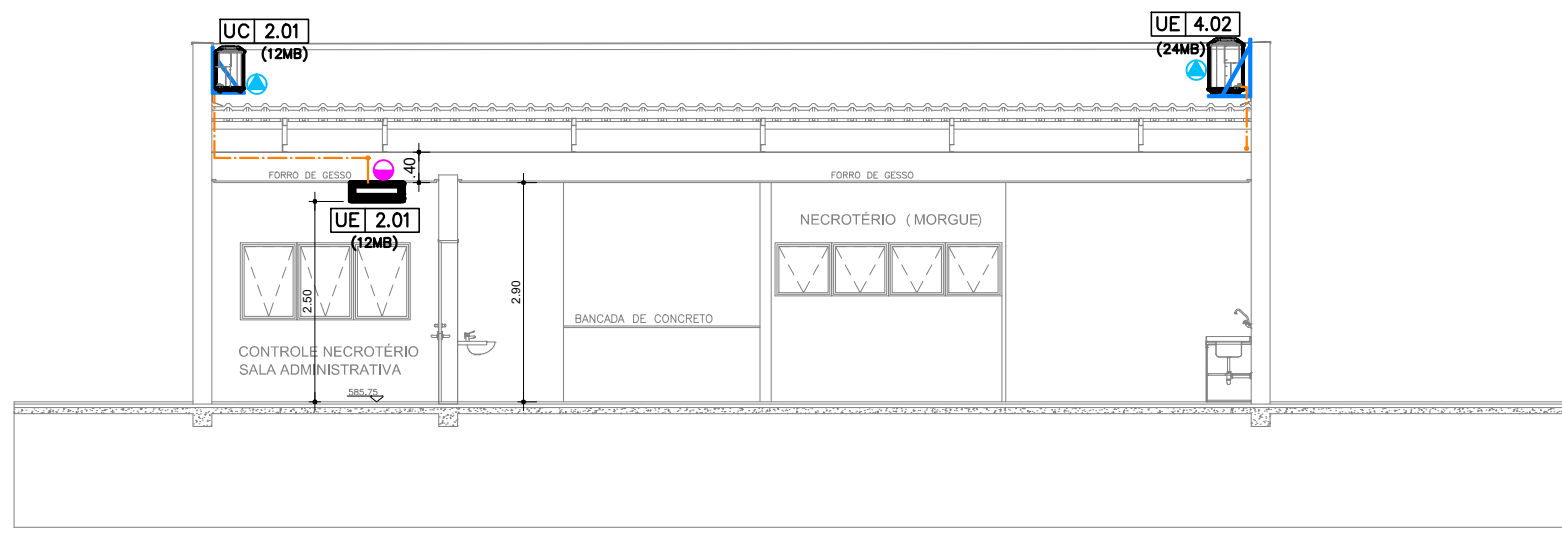


CORTE AA - MORGUE
ESCALA 1:75

RELAÇÃO DE EQUIPAMENTOS DE MATERIAS		
UE-1	UNIDADE EVAPORADORA SPLIT HI-WALL, 9.000BTU	09
UC-1	UNIDADE CONDENSADORA, 9.000BTU	09
UE-2	UNIDADE EVAPORADORA SPLIT HI-WALL, 12.000BTU	06
UC-2	UNIDADE CONDENSADORA, 12.000BTU	06
UE-3	UNIDADE EVAPORADORA SPLIT HI-WALL, 18.000BTU	03
UC-3	UNIDADE CONDENSADORA, 18.000BTU	03
UE-4	UNIDADE EVAPORADORA SPLIT HI-WALL, 24.000BTU	02
UC-4	UNIDADE CONDENSADORA, 24.000BTU	02
UE-5	UNIDADE EVAPORADORA SPLIT PISO TETO, 36.000BTU	02
UC-5	UNIDADE CONDENSADORA, 36.000BTU	02
CV-1	GABINETE DE VENTILAÇÃO, FILTROS F5+G4, Q=500m³/h	01
VE-1	VENEZIANA FIXA Ø15cm, COM TELA DE PROTEÇÃO	01
DI-1	DIFUSOR CIRCULAR Ø10cm, REGULADOR DE VAZÃO	05

CARACTERÍSTICAS TÉCNICAS - AR CONDICIONADO			
TAG	UE-1	UE-2	UE-3
TIPO	HI-WALL	HI-WALL	HI-WALL
FABRICANTE REF.	CARRIER	CARRIER	CARRIER
CAPACIDADE	9.000BTU	12.000BTU	18.000BTU
DIMENSÕES EVAP. (LxAxP)	790x260x190mm	790x260x190mm	920x292x225mm
DIMENSÕES COND. (LxAxP)	443x563x370mm	443x563x370mm	565x704x452mm
VAZÃO DE AR	479m³/h	600m³/h	991m³/h
CORRENTE	3,89A	5,18A	8,31A
CONSUMO	814W	1085W	1625W
TENSÃO	220V/1F/60Hz	220V/1F/60Hz	220V/1F/60Hz
PESO EVAPORADOR	8,0Kg	8,6Kg	14,0Kg
PESO CONDENSADOR	22,0Kg	22,0Kg	32,0Kg
GÁS	R410	R410	R410

CARACTERÍSTICAS TÉCNICAS - AR CONDICIONADO			
TAG	UE-4	UE-5	
TIPO	HI-WALL	PISO TETO	
FABRICANTE REF.	CARRIER	CARRIER	
CAPACIDADE	24.000BTU	36.000BTU	
DIMENSÕES EVAP. (LxAxP)	1090x338x235mm	1650x233x628mm	
DIMENSÕES COND. (LxAxP)	565x704x452mm	568x759x568mm	
VAZÃO DE AR	1180m³/h	1360m³/h	
CORRENTE	8,1A	15,8A	
CONSUMO	2070W	3482W	
TENSÃO	220V/1F/60Hz	220V/1F/60Hz	
PESO EVAPORADOR	13,8Kg	30,7Kg	
PESO CONDENSADOR	41,8Kg	43,7Kg	
GÁS	R410	R410	

CARACTERÍSTICAS TÉCNICAS - GABINETE DE VENTILAÇÃO			
TAG	CV-1		
TIPO	GABINETE		
FABRICANTE REF.	MULTIVAC		
MODELO	CFM 500		
DIMENSÕES (LxAxP)	450x260x310mm		
VAZÃO DE AR	500m³/h		
CORRENTE	0,4A		
CONSUMO	80W		
TENSÃO	220V/1F/60Hz		
PESO	19Kg		
FILTROS (ABNT)	F5+G4		

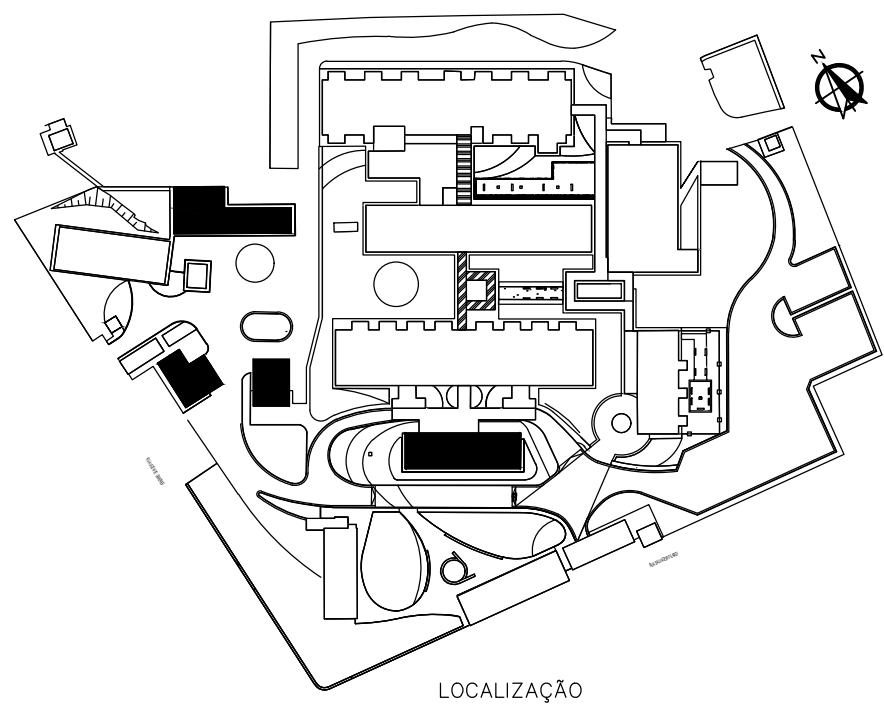

LOCALIZAÇÃO

NOTAS

REV.	DESCRIÇÃO	RESPONSÁVEL	DATA
02	REVISÃO CONFORME COMENTÁRIOS	AVB	06/02/2018

Secretaria de Estado da Saúde

HOSPITAL ESTADUAL MANOEL DE ABREU

 Rua Salvador Farias, 6-86, Vila Rocha, Embury-SP

GRUPO TÉCNICO DE EDIFICAÇÕES

ADM - AMBULÂNCIAS - TERCEIRIZAÇÃO, MORGUE

 FOLHA 4/6

Av. Dr. Ezequiel de Aguiar, 188, Jd. Santa Cruz, São Paulo-SP

PROJETO: ADM - AMBULÂNCIAS - TERCEIRIZAÇÃO, MORGUE

PROJETO: ADM - AMBULÂNCIAS - TERCEIRIZAÇÃO, MORGUE