



- TUBULAÇÃO DE ÁGUA FRIA
- TUBULAÇÃO DE ESGOTO
- TUBULAÇÃO DE ÁGUA QUENTE
- TUBULAÇÃO DE VENTILAÇÃO

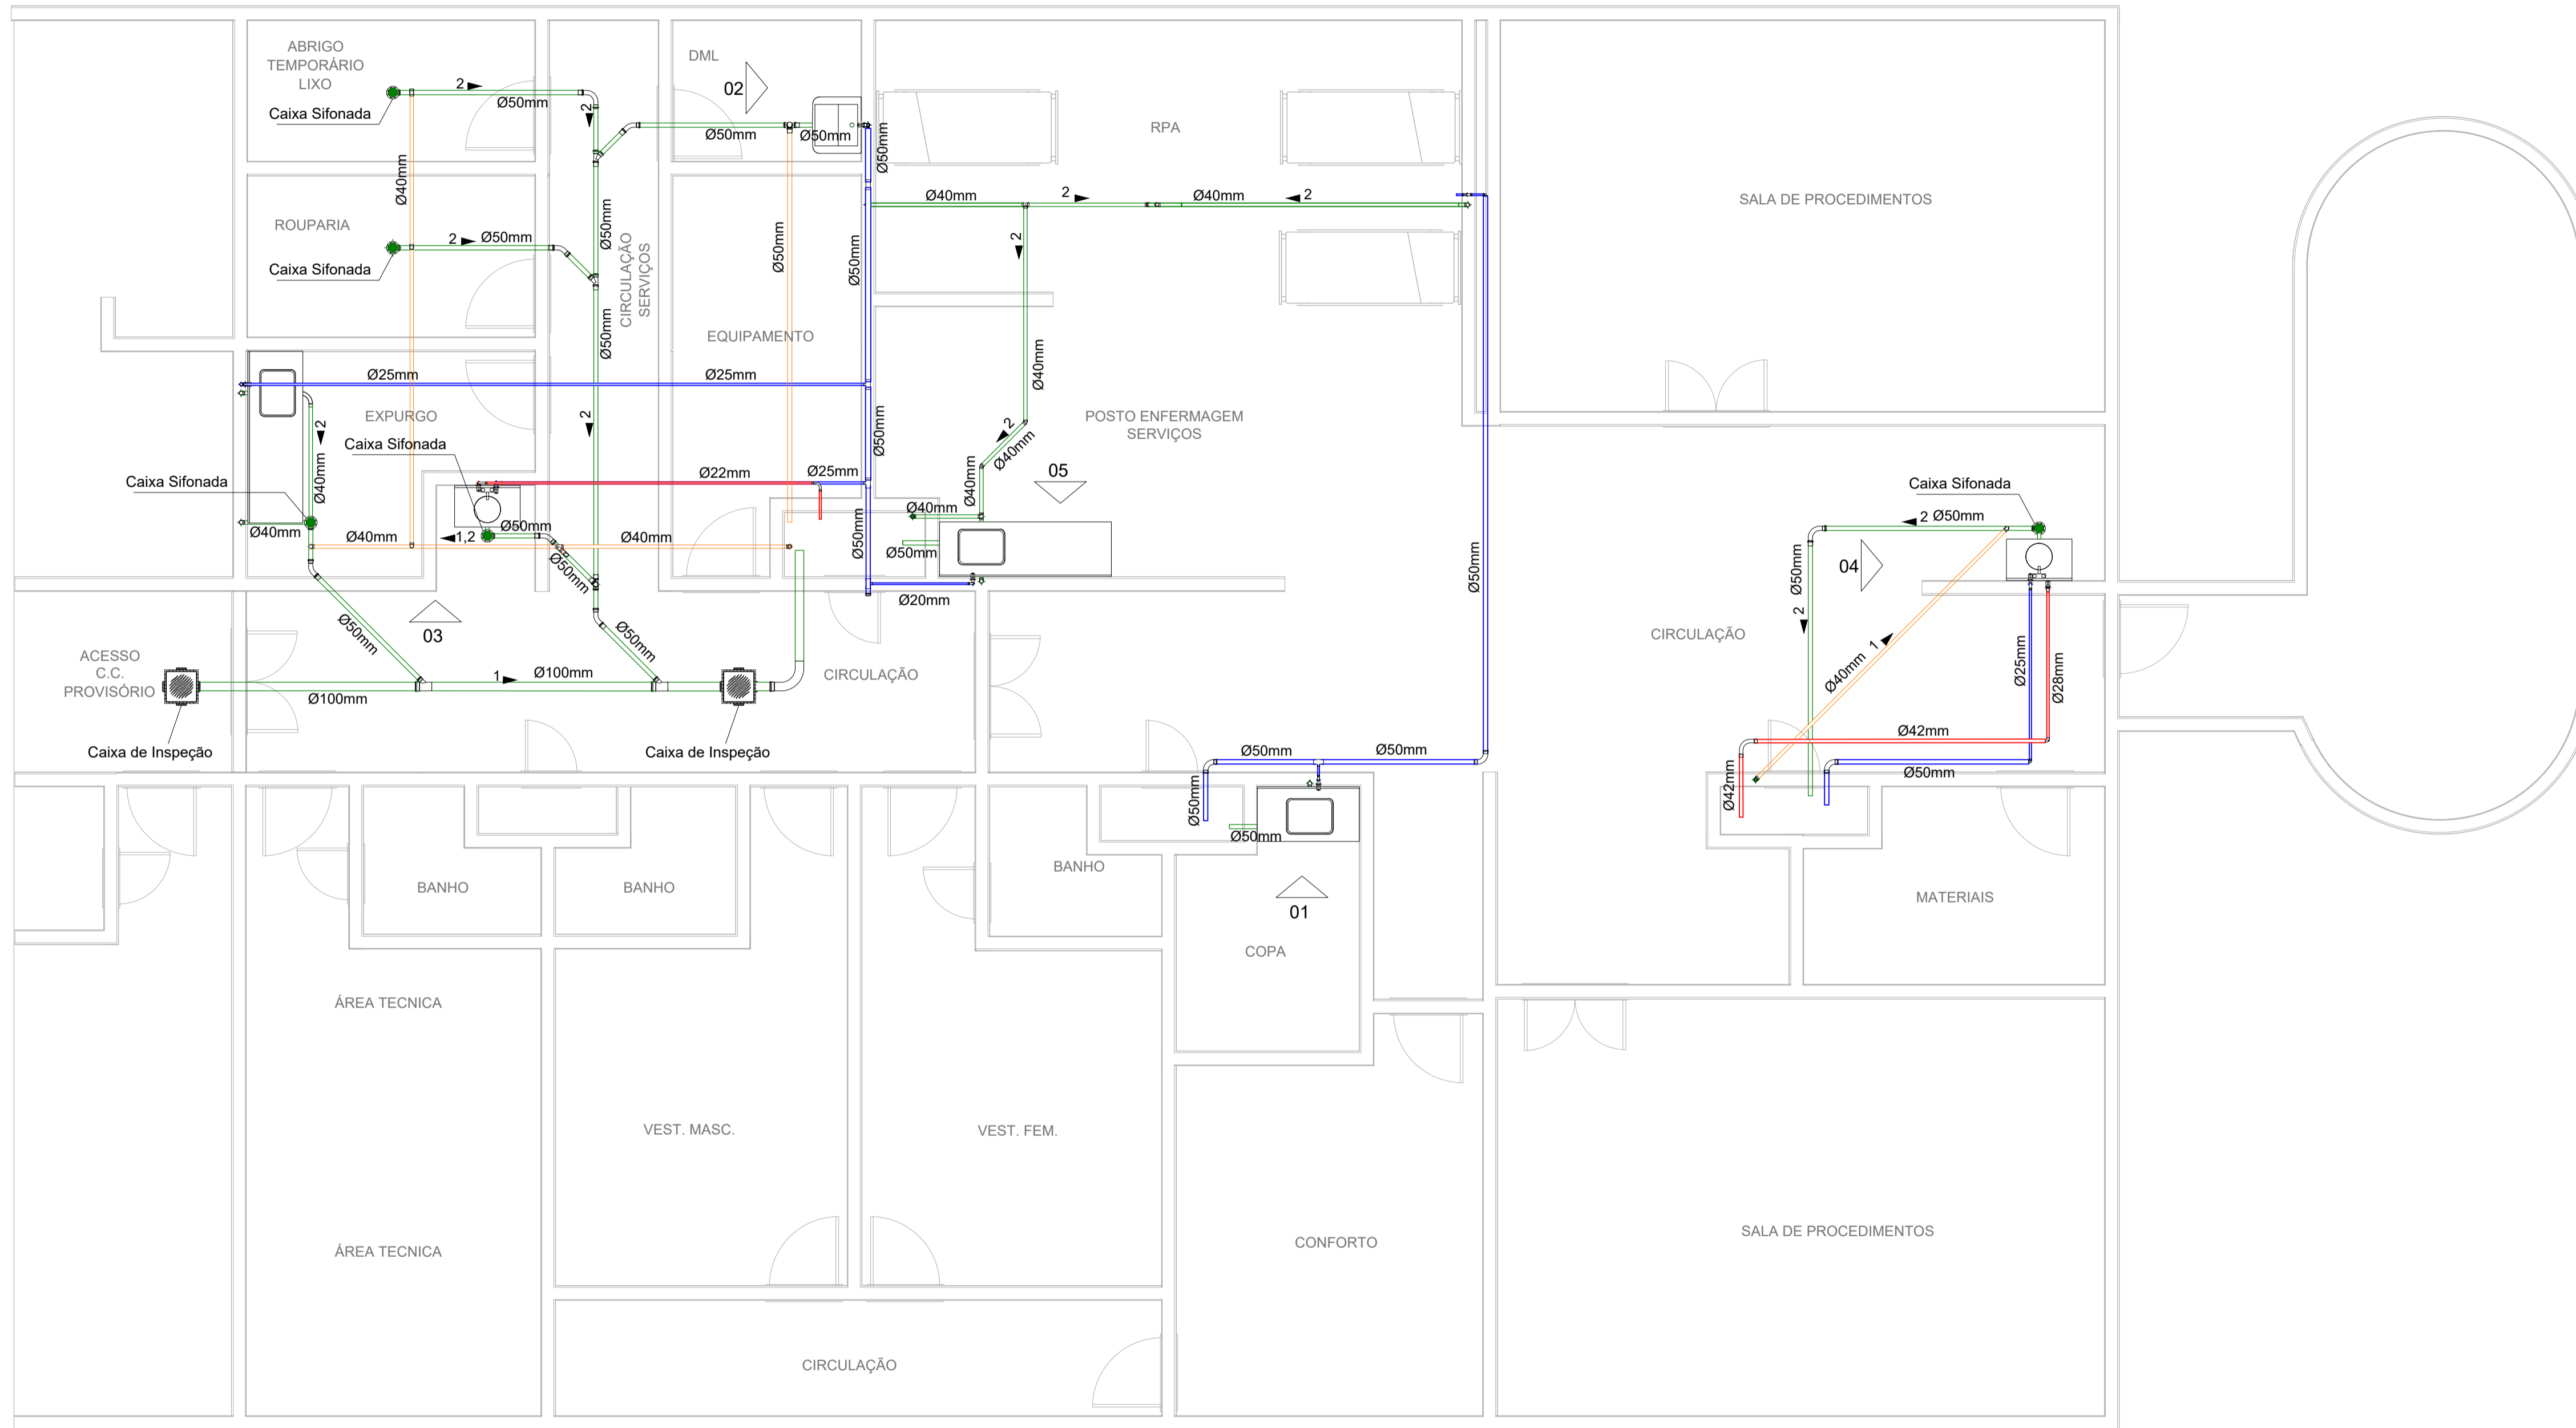

PLANTA CHAVE

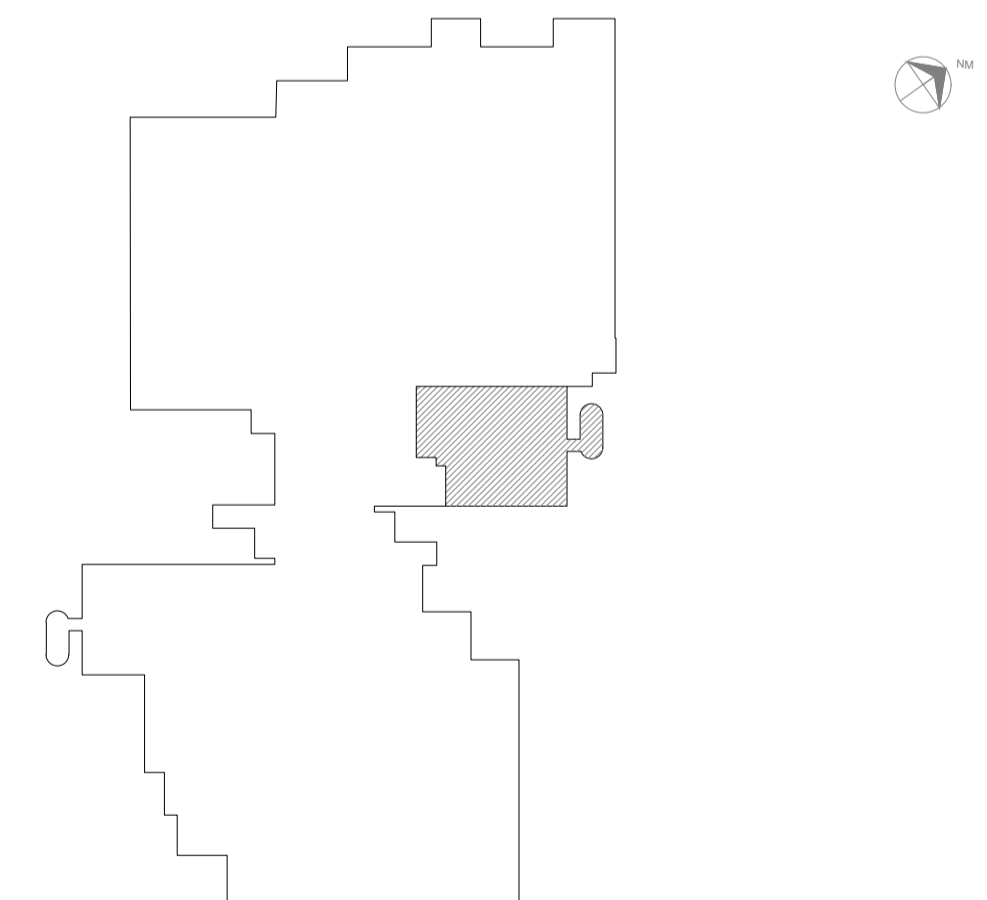

1 Planta Baixa Geral  
1 : 50

- NOTAS
1. CONFERIR MEDIDAS NO LOCAL
  2. MEDIDAS EM METRO EXCETO ONDE INDICADO
  - 3.
  - 4.
  - 5.
  - 6.
  - 7.
  - 8.
  - 9.
  - 10.
  - 11.

 <b>SWAIZER &amp; GUTIERREZ</b> Engenharia CREA: 057693/8 CAU: 27817-3 TEL/FAX: (11) 4796-1420 E-MAIL: engenheiro.sg@uol.com.br	ANÁLISE DE PROJETO	PROJETO RECEBIDO
	<input type="checkbox"/> LIBERADO	<input type="checkbox"/> PROJETO APROVAD.
	<input type="checkbox"/> LIBERADO COM RESTRIÇÃO	<input type="checkbox"/>
	<input type="checkbox"/> NÃO LIBERADO	<input type="checkbox"/>
PROJETISTA Eng. ADRIANO MICHEL	RESPONSÁVEL TÉCNICO	

REV.	DESCRIÇÃO	RESPONSÁVEL	DATA

 <b>SÃO PAULO</b>   Secretaria de Saúde  GRUPO TÉCNICO DE EDIFICAÇÕES Av. Dr. Enéas Carvalho de Aguiar, nº188, 3º andar São Paulo-SP   Cep: 05403-000 Tel. (11)3066 8420 Fax (11)3066 8482	UNIDADE: HOSPITAL GERAL DE VILA NOVA CACHOEIRINHA AV. DR. EMÍLIO CARLOS, 3000 - VILA NOVA CACHOEIRINHA - SÃO PAULO - SP REFERÊNCIA: CENTRO CIRÚRGICO PROVISÓRIO - 3º PAVTO. PLANTA BAIXA GERAL PROJETO BÁSICO DE HIDRÁULICA H-044   H-01/04 ESCALA: 1:50 DATA: JUN/2022 ARQUIVO: HGVC_HID_PB_CCP_001_R00.DWG
--------------------------------------------------------------------------------------------------------------------------------------------------------------------------------------------------------------	--------------------------------------------------------------------------------------------------------------------------------------------------------------------------------------------------------------------------------------------------------------------------------------------------------------------------------------

DIRETOR DO SITE:  
Eng. YUKIO KITAMURA  
PROFESSOR DO DEPT. DE ARQ.  
Arq. CÂMLIO CHINGOTTE