


PLANTA BAIXA - CASA DE BOMBAS
ESCALA 1:75




PLANTA COBERTURA
ESCALA 1:75

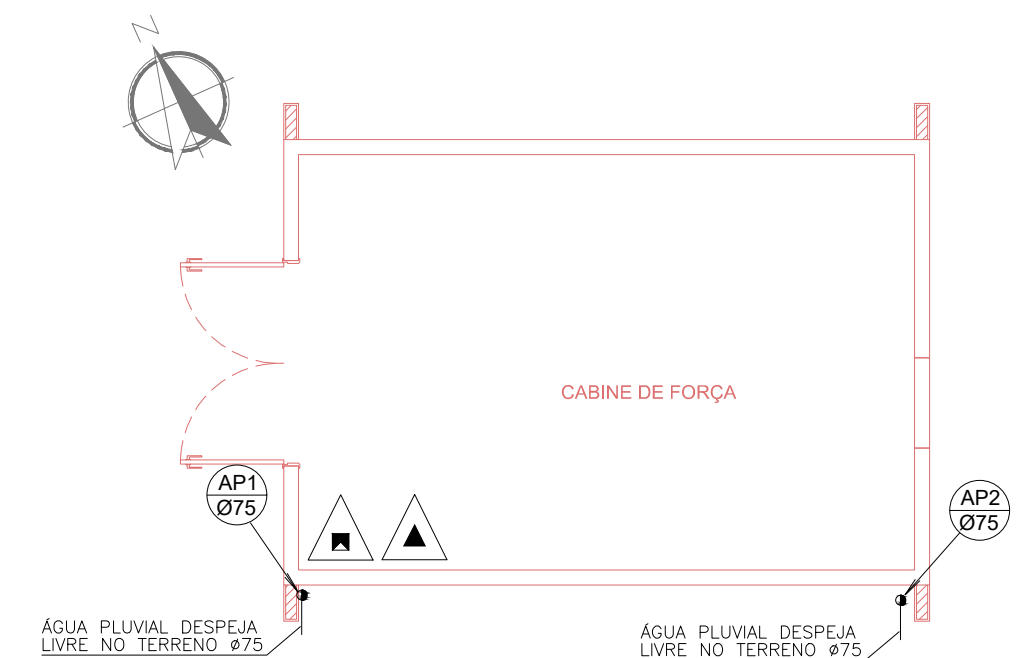

CABINE DE FORÇA
PLANTA BAIXA
ESCALA 1:75




PLANTA COBERTURA
ESCALA 1:75

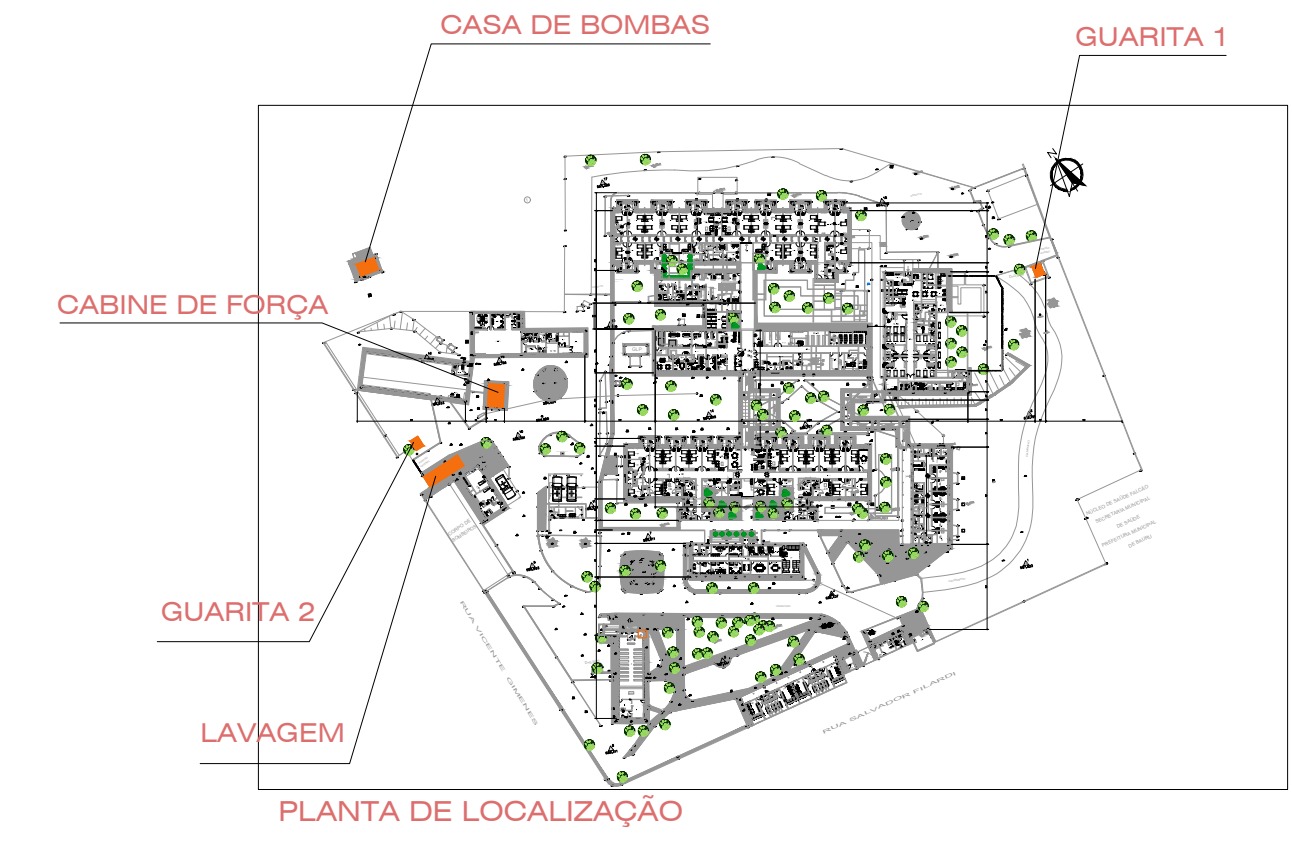


PLANTA DE LOCALIZAÇÃO


- LEGENDA
- TUBULAÇÃO DE VENTILAÇÃO EM PVC JUNTA ELASTICA SERIE R
 - AF-AQ TUBULAÇÃO DE ÁGUA FRIA EM PVC SOLDÁVEL PARA AQUECEDOR SOLAR
 - TUBULAÇÃO DE ÁGUA QUENTE EM COBRE SOLDÁVEL CLASSE E
 - TUBULAÇÃO DE COMBATE A INCÊNDIO EM FERRO GALVANIZADO ROSCADO
 - TUBULAÇÃO DE ÁGUA FRIA EM PVC SOLDÁVEL
 - TUBULAÇÃO DE ESGOTO SANITÁRIO EM PVC JUNTA ELASTICA SERIE R
 - TUBULAÇÃO DE ÁGUAS PLUVIAIS EM PVC JUNTA ELASTICA SERIE R
 - REGISTRO DE GAVETA EM BRONZE E LATÃO
 - ☒ CAIXA DE INSPEÇÃO PARA ESGOTO EM ALVENARIA COM TAMPA E BASE DE CONCRETO
 - ☒ CAIXA DE PASSAGEM PARA ÁGUAS PLUVIAIS EM ALVENARIA COM TAMPA E BASE DE CONCRETO
 - AP ● CONDUTOR DE ÁGUAS PLUVIAIS EM PVC
 - CS ● CAIXA SIFONADA COM CAIXILHO E ORELHA CROMADA EM PVC
 - CV ○ COLUNA DE VENTILAÇÃO EM PVC
 - AF ○ COLUNA DE ÁGUA FRIA EM PVC SOLDÁVEL
 - AQ ○ COLUNA DE ÁGUA QUENTE EM COBRE SOLDÁVEL CLASSE E
 - ▲ EXTINTOR PORTÁTIL DE PÓ QUÍMICO ABC 6KG
 - ▲ EXTINTOR PORTÁTIL DE GÁS CARBÔNICO CO2 6 KG.

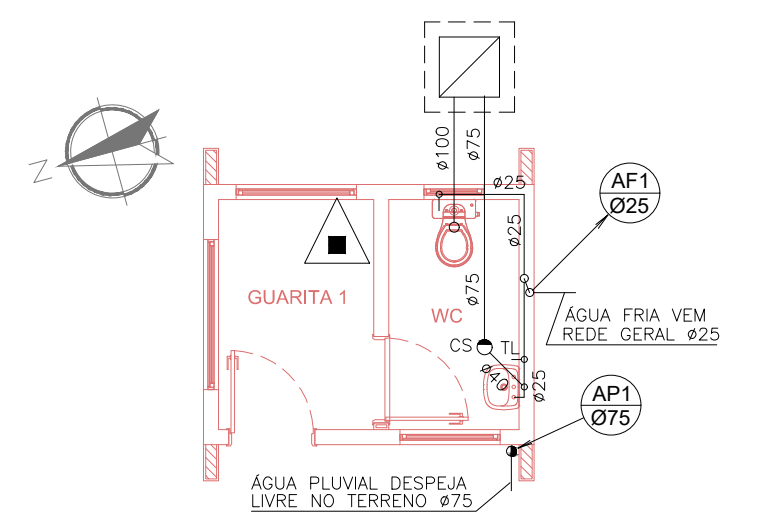


PLANTA BAIXA - GUARITA 1
ESCALA 1:75

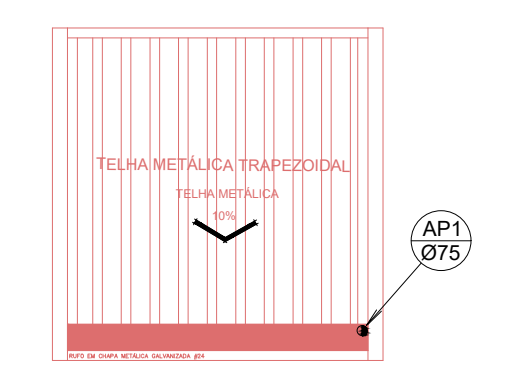


PLANTA COBERTURA
ESCALA 1:75

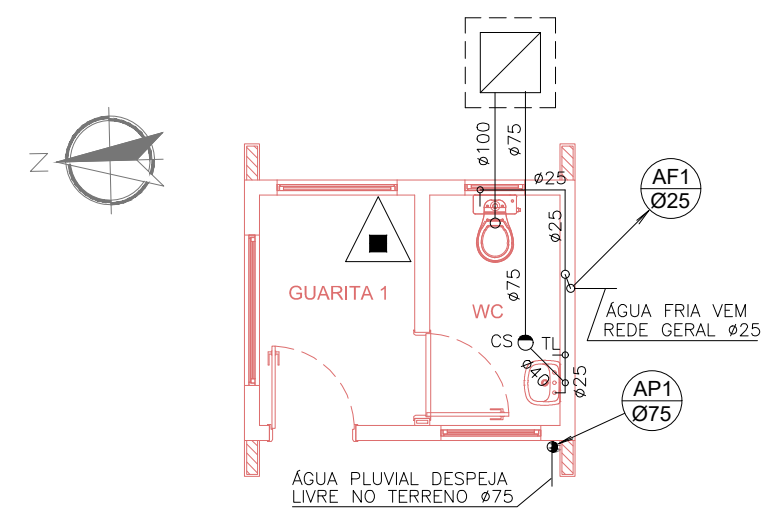


PLANTA BAIXA - GUARITA 2
ESCALA 1:75

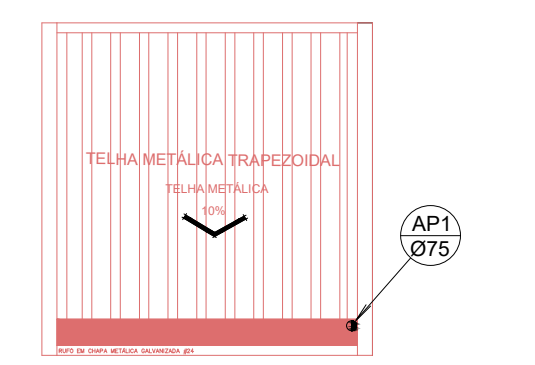

PLANTA COBERTURA
ESCALA 1:75

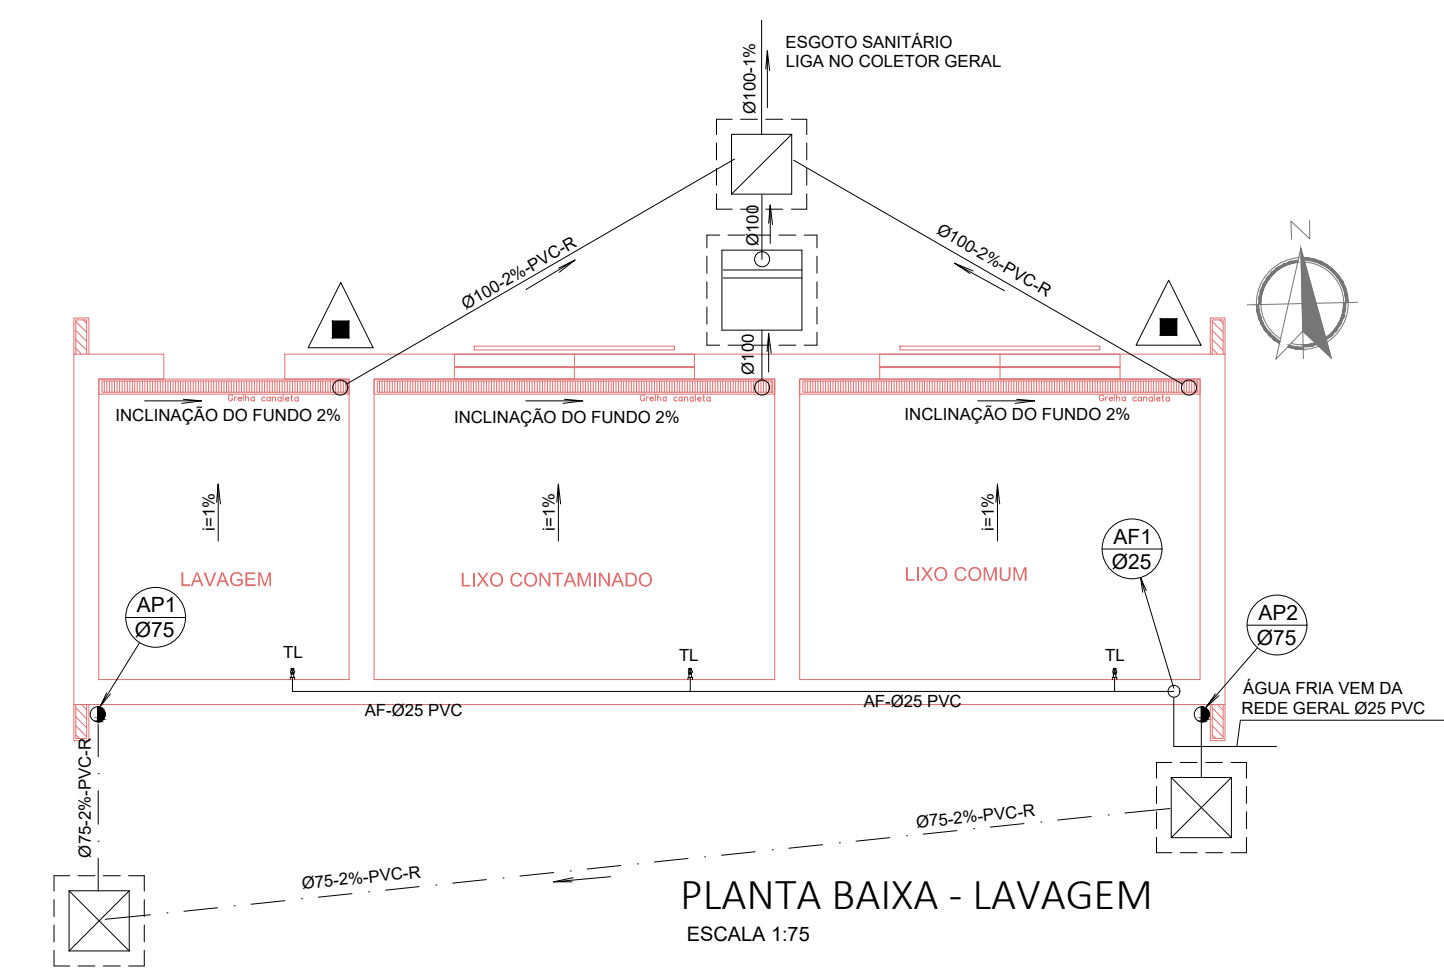

PLANTA BAIXA - LAVAGEM
ESCALA 1:75

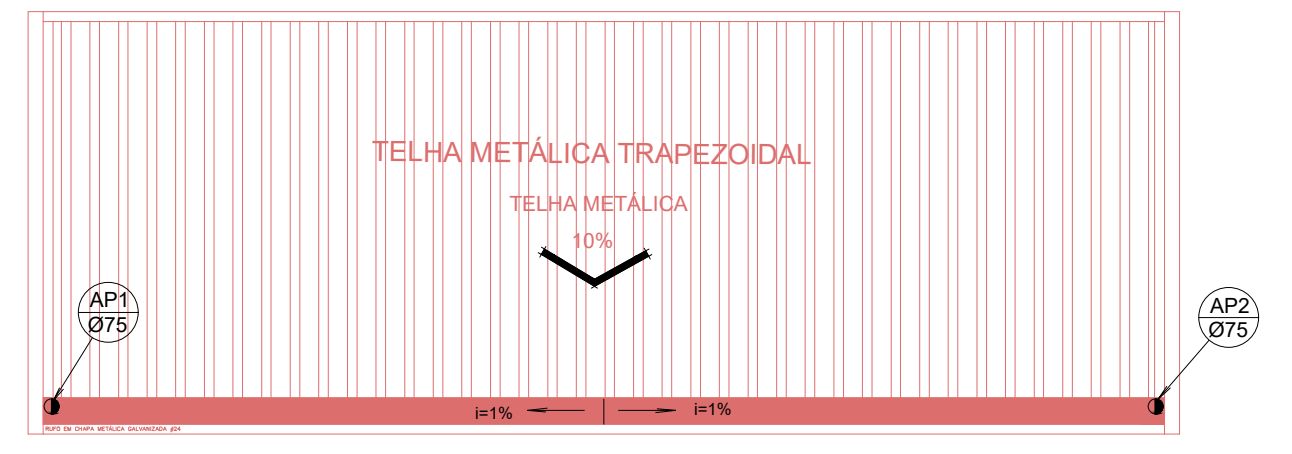

PLANTA COBERTURA

NOTAS

1. CONFERIR MEDIDAS NO LOCAL
- 2.
- 3.
- 4.
- 5.
- 6.

AS BIULT		
EMISSÃO INICIAL		
REV. DESCRIÇÃO	RESPONSÁVEL	DATA



GOVERNO DO ESTADO
SÃO PAULO

Secretaria de Estado da Saúde

HOSP. ESTADUAL MANOEL DE ABREU
R. Salvador Filardi, 6-88 - Vila Rocha, Bauru - SP

GRUPO TÉCNICO DE EDIFICAÇÕES

PROJETO BÁSICO - HIDRAULICA
CASA DE BOMBA - CAB. DE BOMBA, FORÇA E GAVETAS E LAVAGEM
PLANTA - COBERTURAS

HMA-BA-HI-08 25/26

Av. Dr. Enbas Corvoite de Aguiar, nº 188, 3º andar
02011-000 - São Paulo-SP
Tel. (11)3066 8420 Fax (11)3066 8482

PROJETO DE ARQUITETURA
Arq. ADHEMAR DIZIOLI FERNANDES
Arq. CAMILO CHINGOTTE