


PLANTA BAIXA MORGUE
ESCALA 1:75

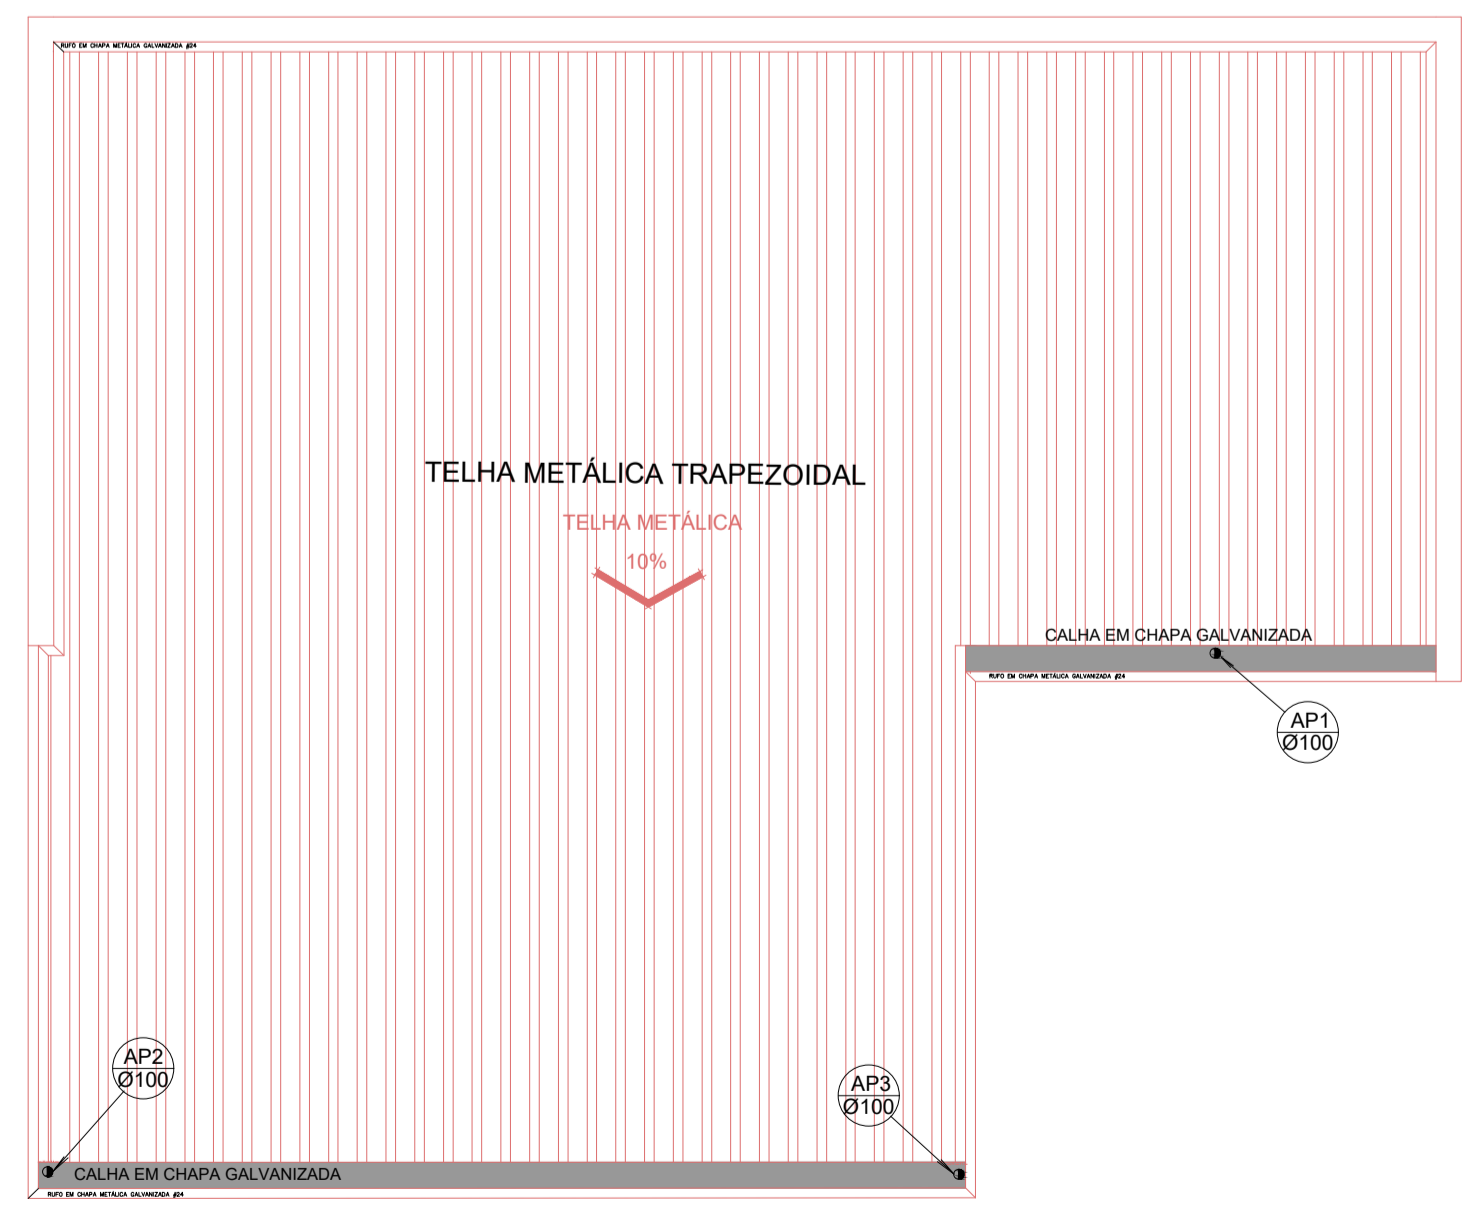

PLANTA DE COBERTURA - MORGUE
ESCALA 1:75



PLANTA DE LOCALIZAÇÃO

LEGENDA

	TUBULAÇÃO DE ÁGUA QUENTE EM COBRE SOLDÁVEL CLASSE E
	TUBULAÇÃO DE COMBATE A INCÊNDIO EM FERRO GALVANIZADO ROSCADO
	TUBULAÇÃO DE ÁGUA FRIA EM PVC SOLDÁVEL
	TUBULAÇÃO DE ESGOTO SANITÁRIO EM PVC JUNTA ELÁSTICA SÉRIE R
	TUBULAÇÃO DE ÁGUAS PLUVIAIS EM PVC JUNTA ELÁSTICA SÉRIE R
	REGISTRO DE GAVETA EM BRONZE E LATÃO
	CAIXA DE INSPEÇÃO PARA ESGOTO EM ALVENARIA COM TAMPA E BASE DE CONCRETO
	CAIXA DE PASSAGEM PARA ÁGUAS PLUVIAIS EM ALVENARIA COM TAMPA E BASE DE CONCRETO

NOTAS

1.	CONFERIR MEDIDAS NO LOCAL
2.	
3.	
4.	
5.	
6.	

AS BIULT		
EMISSÃO INICIAL		
REV. DESCRIÇÃO	RESPONSÁVEL	DATA



Secretaria de Estado da Saúde



GRUPO TÉCNICO DE EDIFICAÇÕES

UNIDADE: HOSP. ESTADUAL MANOEL DE ABREU
 END: R. Salvador Filardi, 6-BB - Vila Rocha, Bauru - SP
 REFERÊNCIA: PROJETO BÁSICO - HIDRÁULICA
 MORGUE

PLANTA - COBERTURA

Av. Dr. Enéas Carvalho de Aguiar, nº.188, 3º andar
 São Paulo-SP Cep: 05403-000
 Tel. (11)3066 8420 Fax (11)3066 8482

HMA-BA-HI-09	01/01
1:75	19/09/2017
H.MANOEL DE ABREU UNIDADE 01 DWG	

DIRETOR DE S.E.E.:
 Arq. ADHEMAR DIZIOLI FERNANDES
 AUTORES DO PROJETO:
 Arq. CAMILO CHINGOTTE