


- LEGENDA
- TUBULAÇÃO DE ÁGUA QUENTE EM COBRE SOLDÁVEL CLASSE E
  - TUBULAÇÃO DE COMBATE A INCÊNDIO EM FERRO GALVANIZADO ROSCADO
  - TUBULAÇÃO DE ÁGUA FRIA EM PVC SOLDÁVEL
  - TUBULAÇÃO DE ESGOTO SANITÁRIO EM PVC JUNTA ELÁSTICA SÉRIE R
  - TUBULAÇÃO DE ÁGUAS PLUVIAIS EM PVC JUNTA ELÁSTICA SÉRIE R
  - REGISTRO DE GAVETA EM BRONZE E LATÃO
  - CAIXA DE INSPEÇÃO PARA ESGOTO EM ALVENARIA COM TAMPA E BASE DE CONCRETO
  - CAIXA DE PASSAGEM PARA ÁGUAS PLUVIAIS EM ALVENARIA COM TAMPA E BASE DE CONCRETO

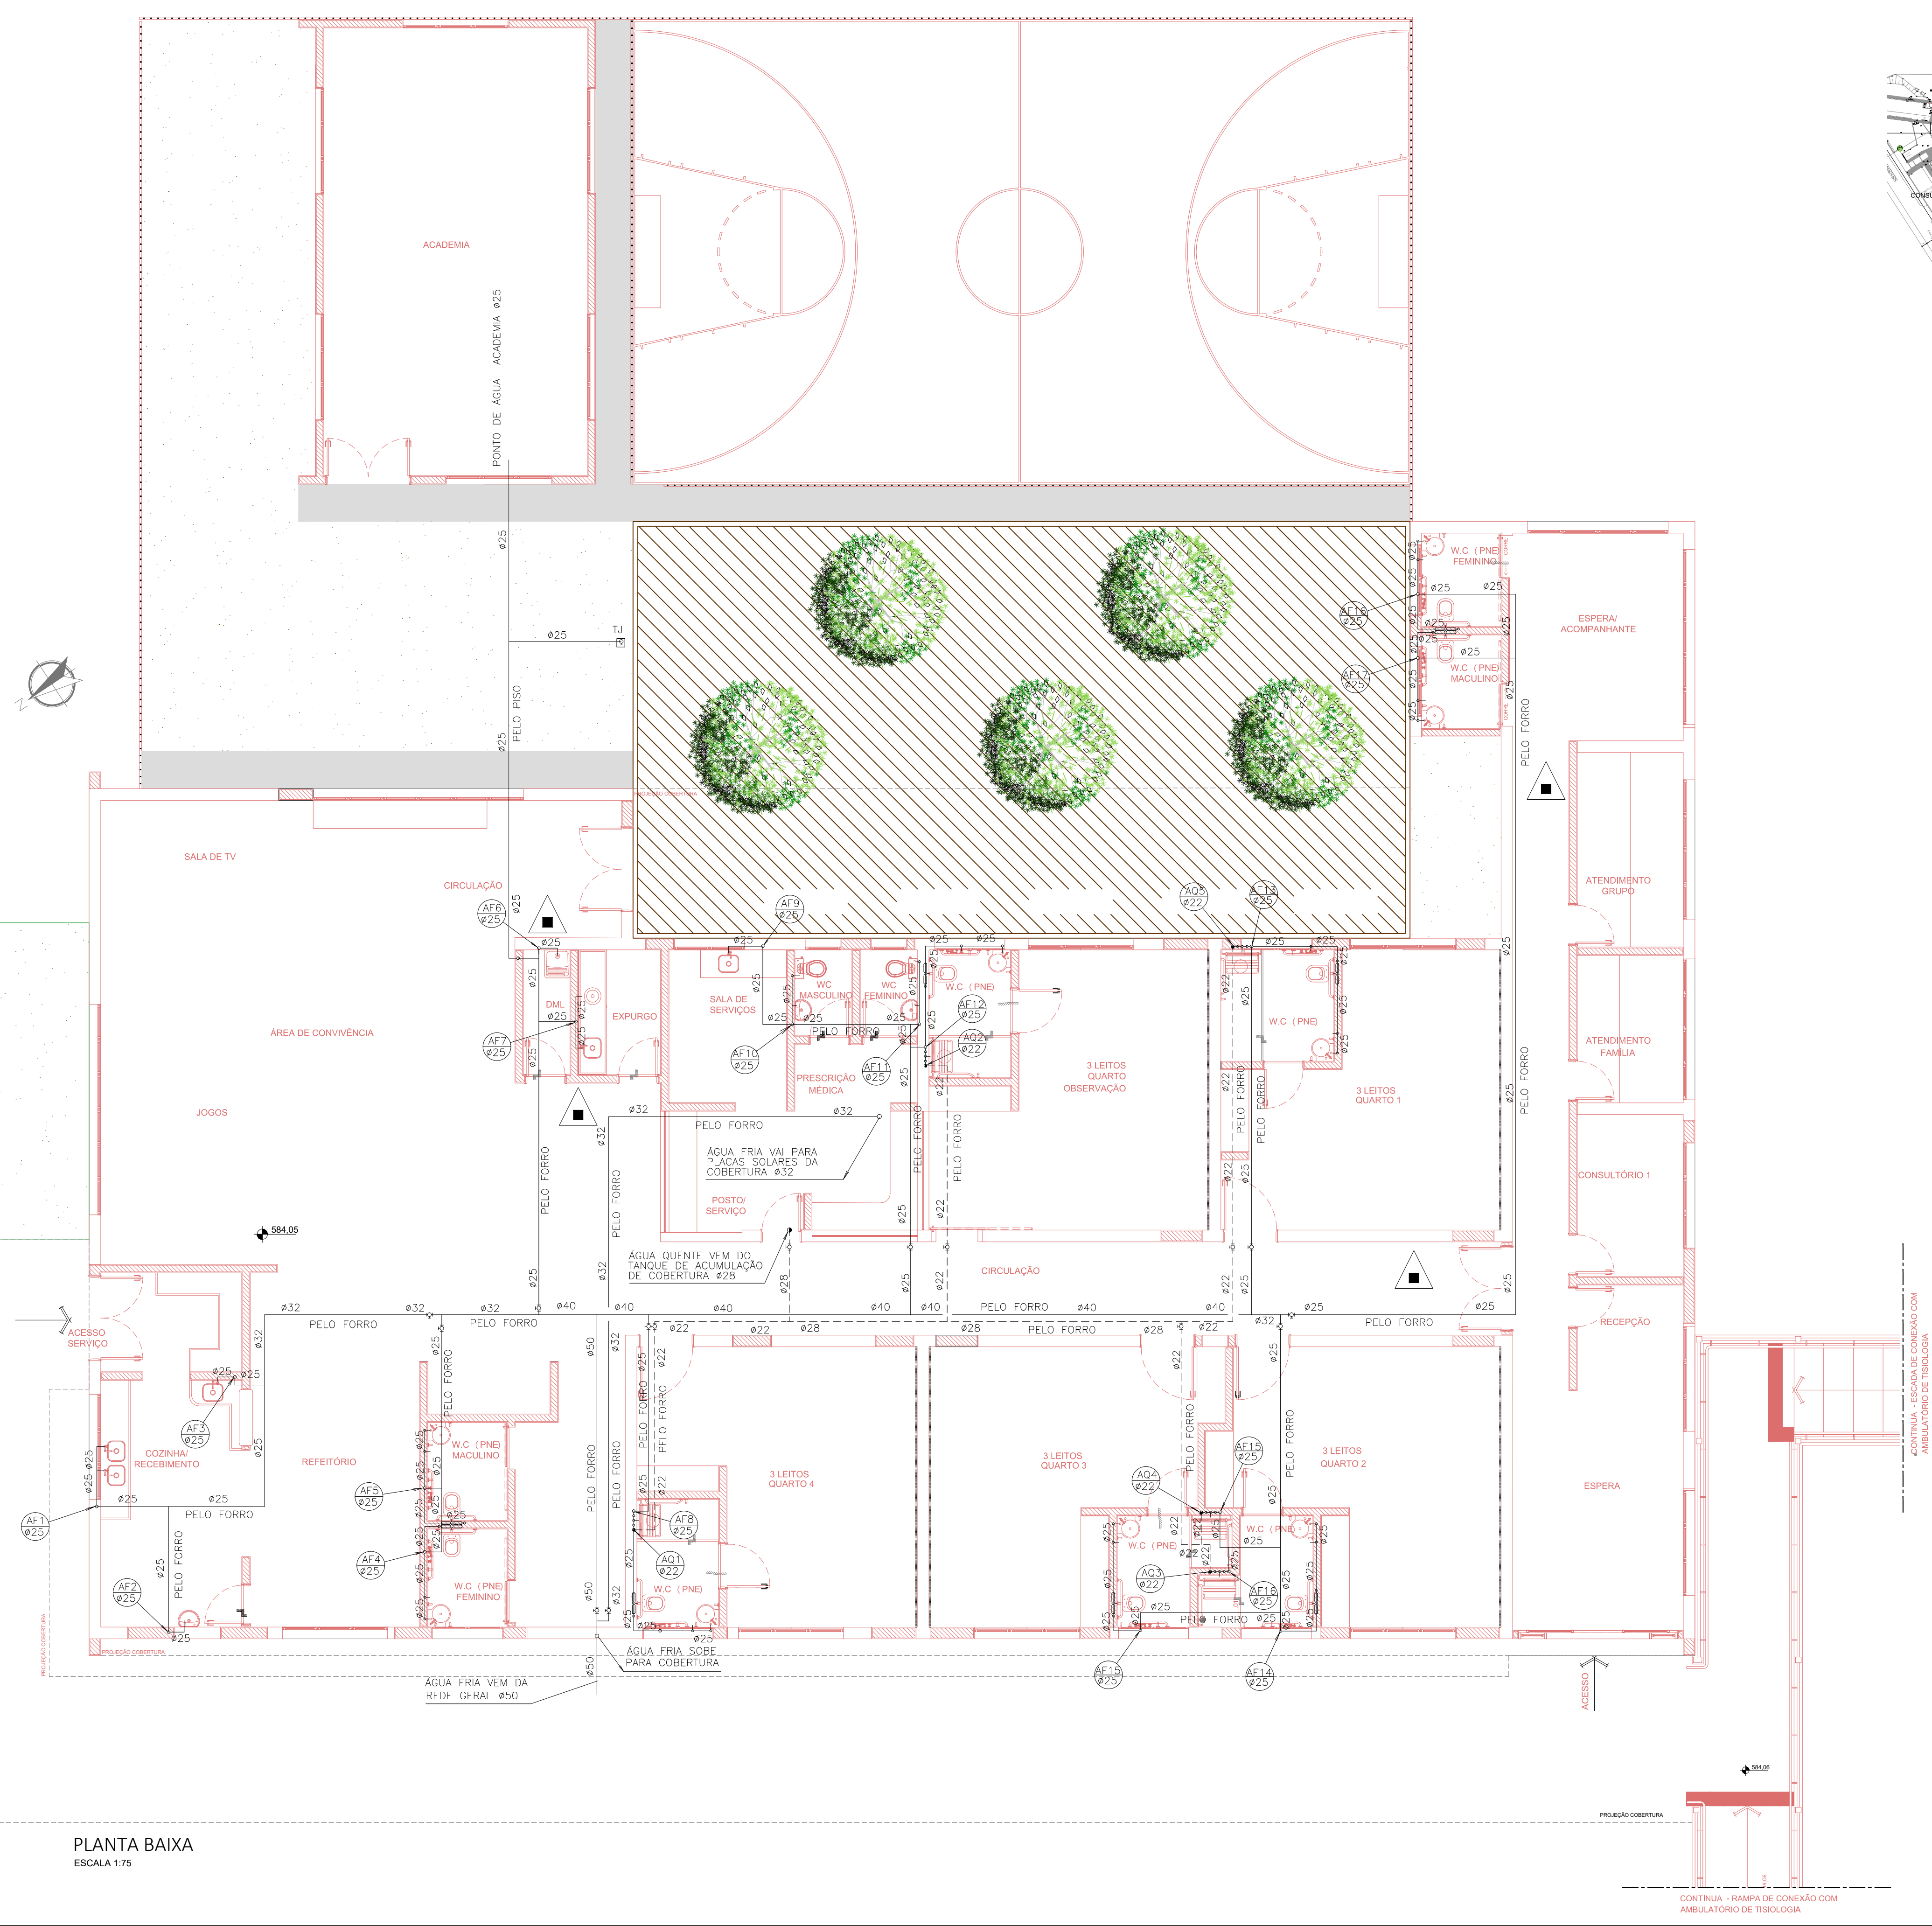

- NOTAS
1. CONFERIR MEDIDAS NO LOCAL
  - 2.
  - 3.
  - 4.
  - 5.
  - 6.

AS BIULT		
EMISSÃO INICIAL		
REV. DESCRIÇÃO	RESPONSÁVEL	DATA



Secretaria de Estado da Saúde

GOVERNO DO ESTADO  
**SÃO PAULO**

HOSP. ESTADUAL MANOEL DE ABREU

R. Salvador Filardi, 6-88 - Vila Rocha, Bauru - SP

PROJETO BÁSICO - HIDRÁULICA  
SAÚDE MENTAL - ÁGUA FRIA E QUENTE

PLANTA

HMA-BA-HI-10 01/01

Av. Dr. Ennes Carvalho de Aguiar, nº 188, 3º andar  
São Paulo-SP Cep: 05403-000  
Tel. (11)3066 8420 Fax (11)3066 8482

PROJETO DE ARQUITETURA  
Arq. ALEXMAR DIZIOLI FERNANDES  
Arquiteto de Registro nº 17.75  
Arq. CAMILO CHINGOTTE

PLANTA BAIXA  
ESCALA 1:75