



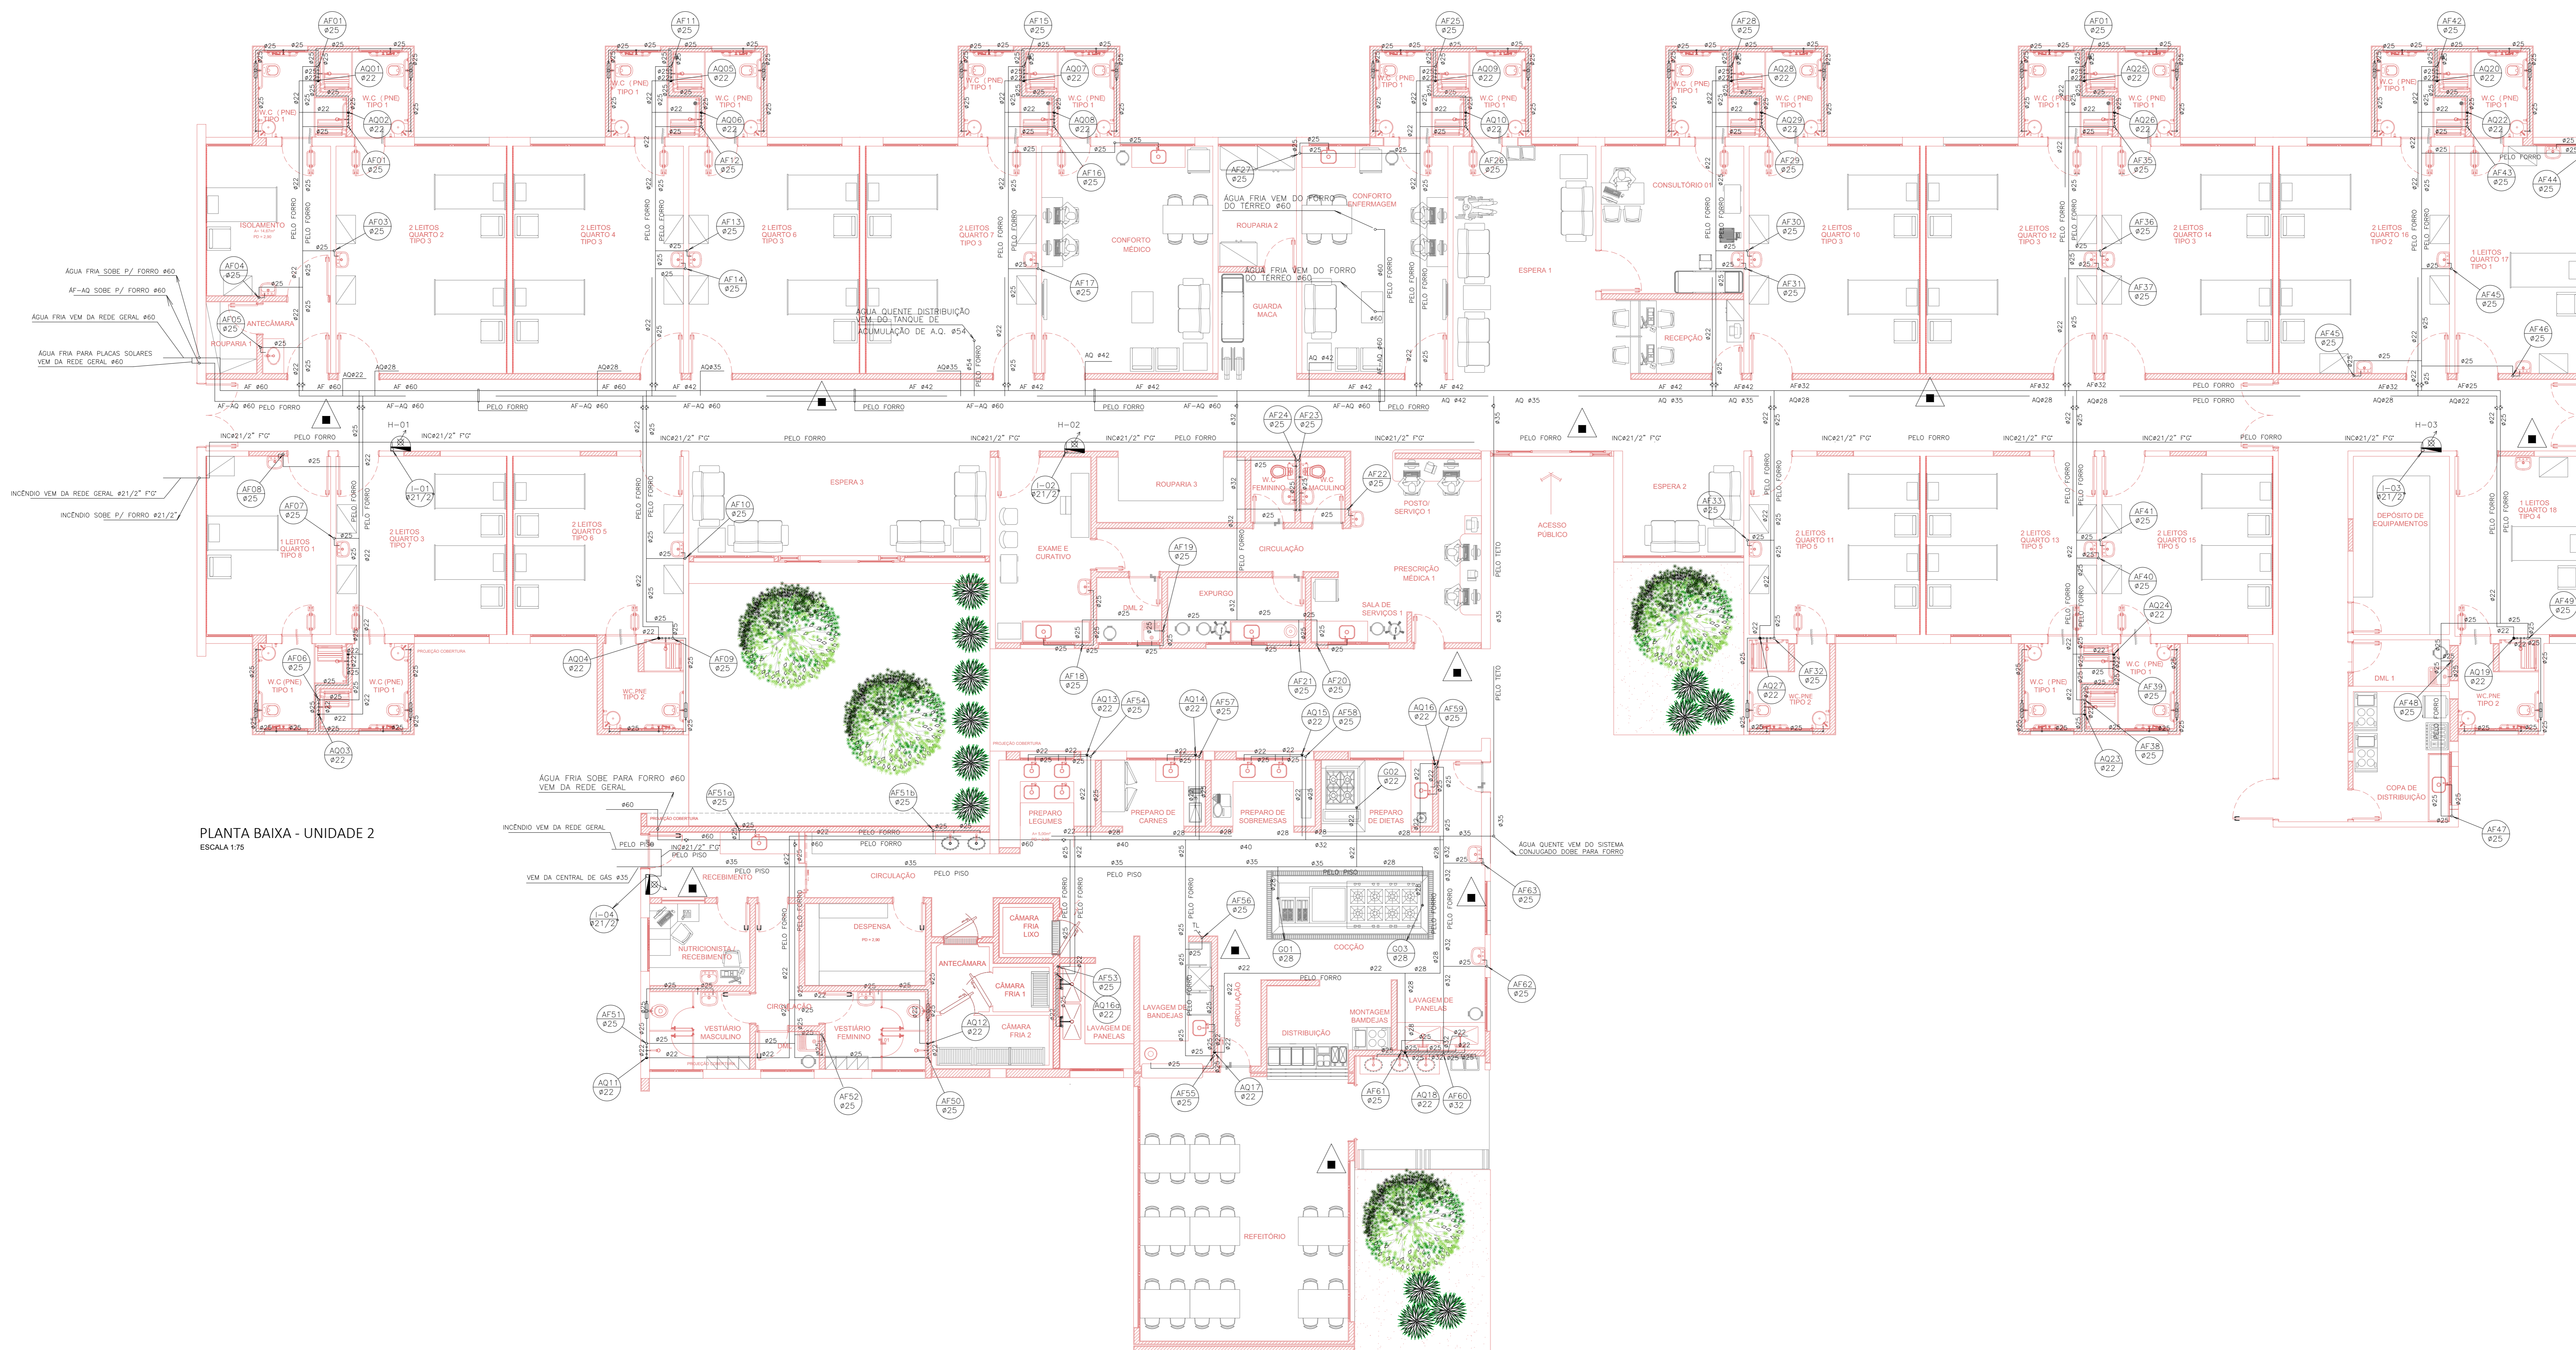

PLANTA DE LOCALIZAÇÃO

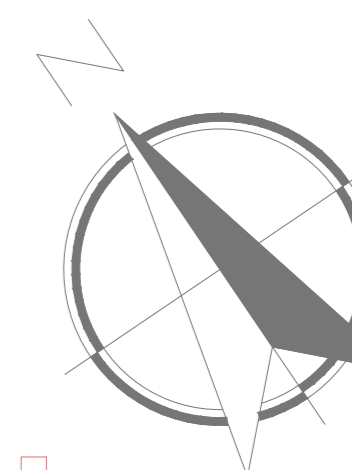

PLANTA BAIXA - UNIDADE 2
ESCALA 1:25

- LEGENDA
- TUBULAÇÃO DE VENTILAÇÃO EM PVC JUNTA ELÁSTICA SÉRIE R
 - AF-AD TUBULAÇÃO DE ÁGUA FRIA EM PVC SOLDÁVEL PARA AQUECEDOR SOLAR
 - TUBULAÇÃO DE ÁGUA QUENTE EM COBRE SOLDÁVEL CLASSE E
 - TUBULAÇÃO DE COMBATE A INCÊNDIO EM FERRO GALVANIZADO ROSCADO
 - TUBULAÇÃO DE ÁGUA FRIA EM PVC SOLDÁVEL
 - TUBULAÇÃO DE ESGOTO SANITÁRIO EM PVC JUNTA ELÁSTICA SÉRIE R
 - TUBULAÇÃO DE ÁGUAS PLUVIAIS EM PVC JUNTA ELÁSTICA SÉRIE R
 - REGISTRO DE GAVETA EM BRONZE E LATÃO
 - CAIXA DE INSPEÇÃO PARA ESGOTO EM ALVENARIA COM TAMPA E BASE DE CONCRETO
 - CAIXA DE PASSAGEM PARA ÁGUAS PLUVIAIS EM ALVENARIA COM TAMPA E BASE DE CONCRETO
 - AP CONDUTOR DE ÁGUAS PLUVIAIS EM PVC
 - CS CAIXA SFONADA COM CAVILHO E ORELHA CROMADA EM PVC
 - CV COLUNA DE VENTILAÇÃO EM PVC
 - AF COLUNA DE ÁGUA FRIA EM PVC SOLDÁVEL
 - AQ COLUNA DE ÁGUA QUENTE EM COBRE SOLDÁVEL CLASSE E

NOTAS

1. CONFERRIR MEDIDAS NO LOCAL
- 2.
- 3.
- 4.
- 5.
- 6.

| | | |
|-----------------|-------------|------|
| AS BUILT | | |
| EMISSÃO INICIAL | | |
| REV. DESCRIÇÃO | RESPONSÁVEL | DATA |



Secretaria de Estado da Saúde
GOVERNO DO ESTADO
SAO PAULO

HOSP. ESTADUAL MANOEL DE ABREU
R. Salvador Flandi, 6-88 - Vila Rocha, Baururi - SP
PROJETO BÁSICO - HIDRAULICA
UNIDADE2-SND-REFETÓRIO-ÁGUA E INCÊNDIO

PLANTA BAIXA
HMA-BA-HI-19 01/03
20/08/2017

Arq. Dr. Enes Carvalho de Aguiar, nº 188, 3º andar
São Paulo-SP, Cid. 05403-000
Tel: (11) 2066 8420 Fax: (11) 2066 8462
Arq. ADMAR DIZIOLI FERNANDES
Arq. RAFAEL CHINGOTTI