


PLANTA BAIXA VESTIÁRIOS  
ESCALA 1:75

PLANTA BAIXA PORTARIA  
ESCALA 1:75

PLANTA BAIXA CANTINA  
ESCALA 1:75

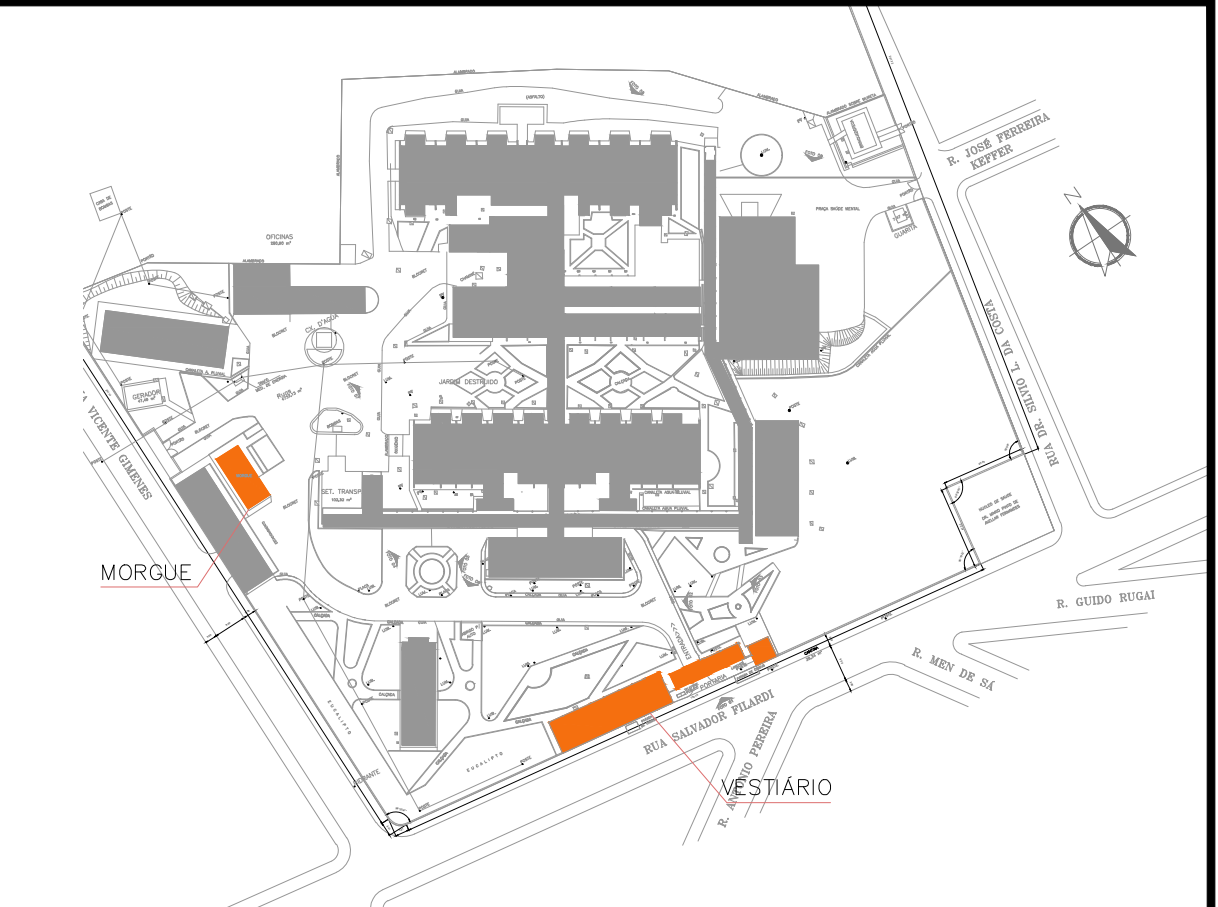


PLANTA DE LOCALIZAÇÃO

LEGENDA


- TUBULAÇÃO DE VENTILAÇÃO EM PVC JUNTA ELASTICA SERIE R
- AF-AQ TUBULAÇÃO DE ÁGUA FRIA EM PVC SOLDÁVEL PARA AQUECEDOR SOLAR
- TUBULAÇÃO DE ÁGUA QUENTE EM COBRE SOLDÁVEL CLASSE E
- TUBULAÇÃO DE COMBATE A INCÊNDIO EM FERRO GALVANIZADO ROSCADO
- TUBULAÇÃO DE ÁGUA FRIA EM PVC SOLDÁVEL
- TUBULAÇÃO DE ESGOTO SANITÁRIO EM PVC JUNTA ELASTICA SERIE R
- TUBULAÇÃO DE ÁGUAS PLUVIAIS EM PVC JUNTA ELASTICA SERIE R
- REGISTRO DE GAVETA EM BRONZE E LATÃO
- CAIXA DE INSPEÇÃO PARA ESGOTO EM ALVENARIA COM TAMPA E BASE DE CONCRETO
- CAIXA DE PASSAGEM PARA ÁGUAS PLUVIAIS EM ALVENARIA COM TAMPA E BASE DE CONCRETO
- AP CONDUTOR DE ÁGUAS PLUVIAIS EM PVC
- CS CAIXA SIFONADA COM CAIXILHO E GRELHA CROMADA EM PVC
- CV COLUNA DE VENTILAÇÃO EM PVC
- AF COLUNA DE ÁGUA FRIA EM PVC SOLDÁVEL
- AQ COLUNA DE ÁGUA QUENTE EM COBRE SOLDÁVEL CLASSE E

NOTAS


1. CONFERIR MEDIDAS NO LOCAL
- 2.
- 3.
- 4.
- 5.
- 6.

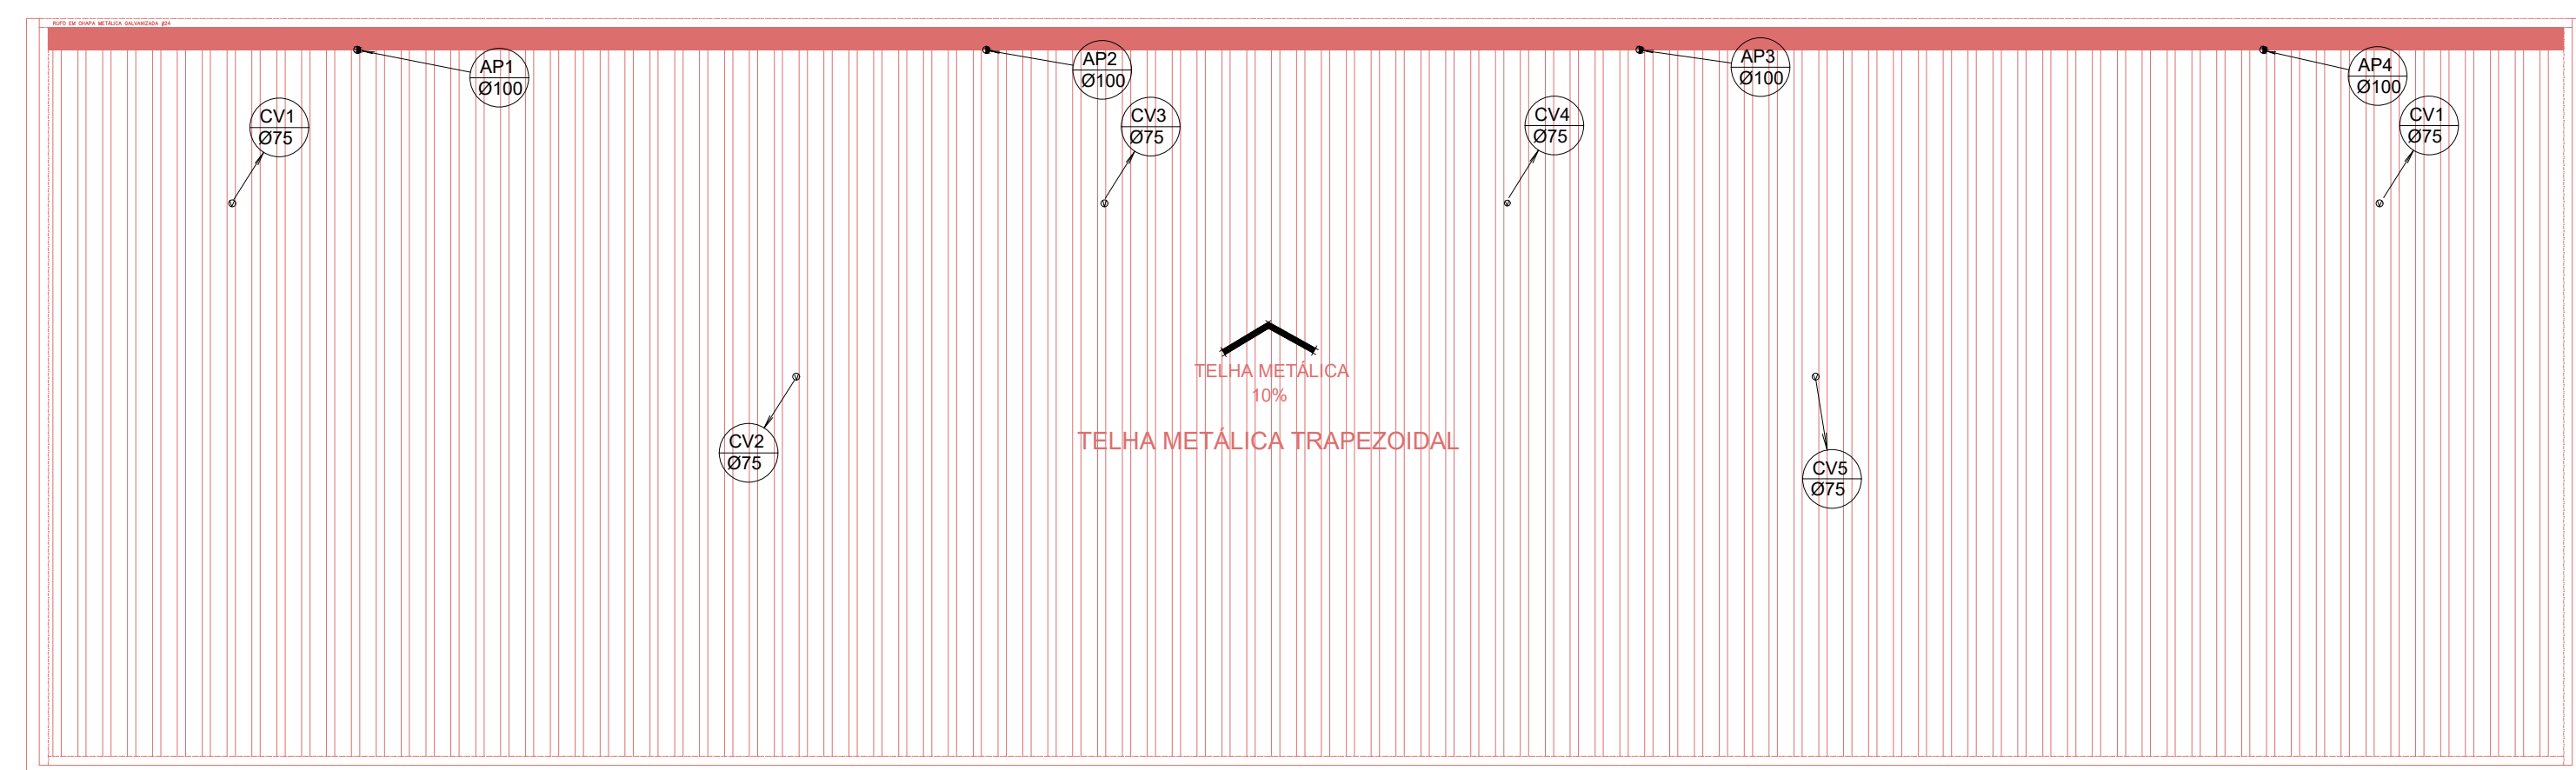

PLANTA DE COBERTURA - VESTIÁRIOS  
ESCALA 1:75

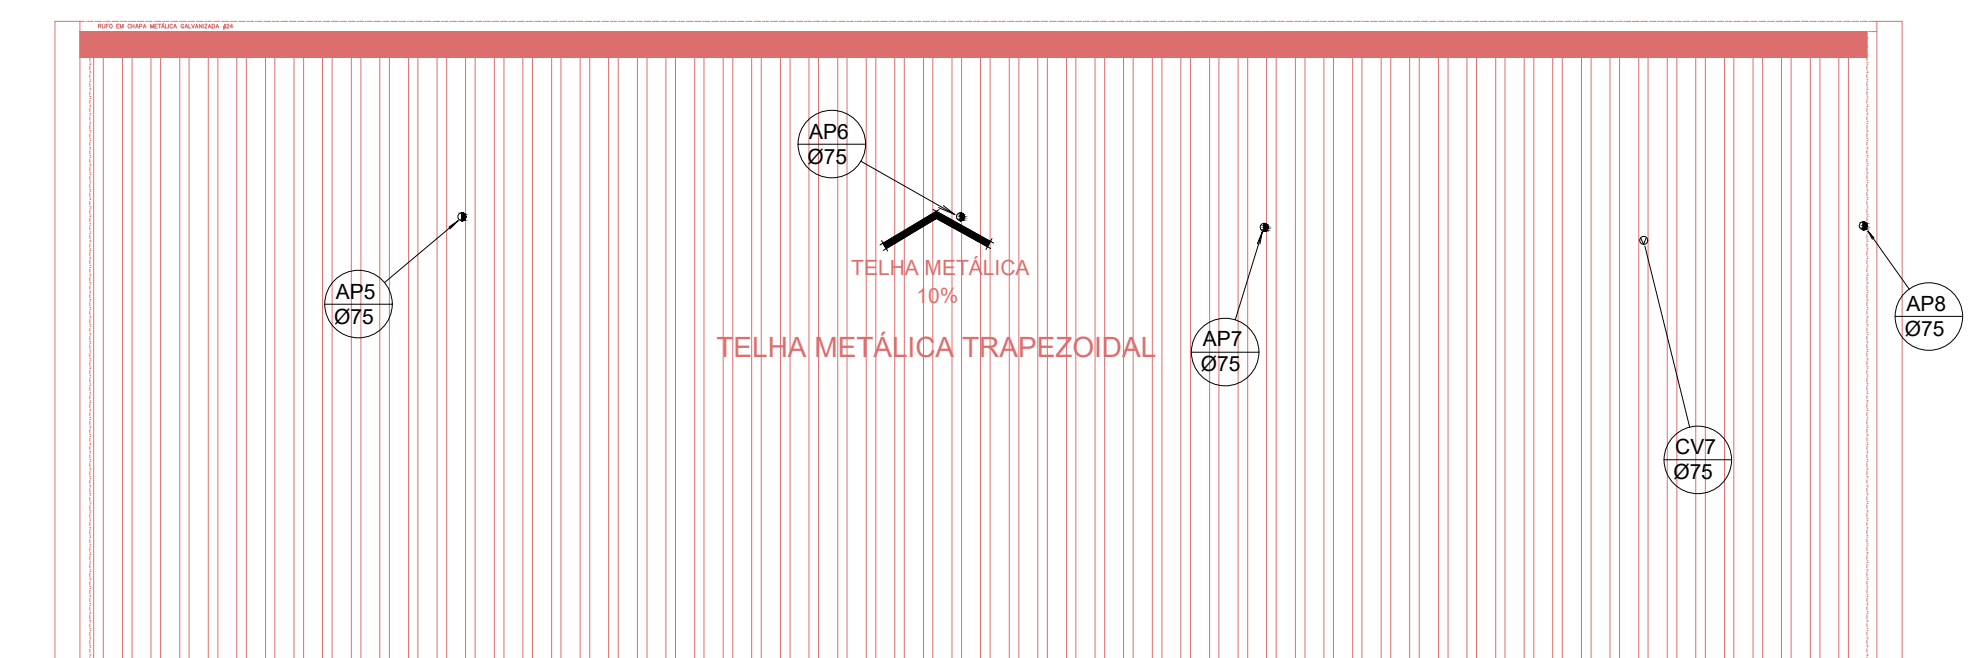

PLANTA DE COBERTURA - PORTARIA  
ESCALA 1:75

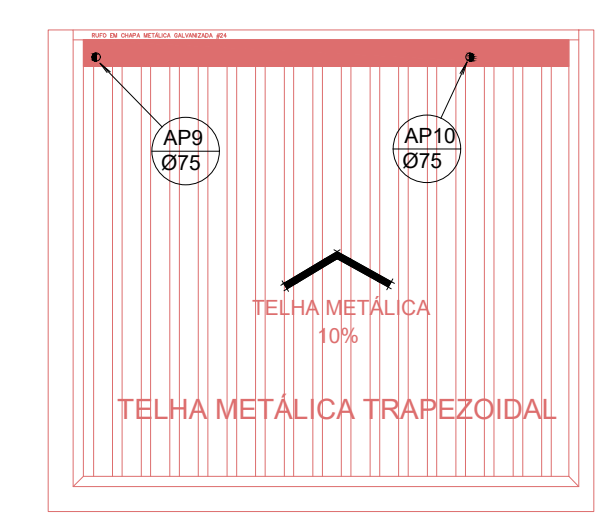

PLANTA DE COBERTURA - CANTINA  
ESCALA 1:75

REV.	DESCRIÇÃO	RESPONSÁVEL	DATA
AS	BIULT		
	EMISSION INICIAL		



**Secretaria de Estado da Saúde**

**GOVERNO DO ESTADO SAO PAULO**

HOSP. ESTADUAL MANOEL DE ABREU

R. Salvador Filardi, 6-88 - Vila Rocha, Baurur - SP

PROJETO BÁSICO - HIDRÁULICA

VESTIÁRIO, PORTARIA E CANTINA-ESGOTO E APLUVIAL

PLANTA BAIXA - COBERTURA

HMA-BA-HI-22 01/01

17/75

12/75

AGOSTO/2017

Av. Dr. Enéas Carvalho de Aguiar, nº 188, 3º andar  
São Paulo-SP Cep: 05403-100  
Tel. (11)3066 8420 Fax (11)3066 8482

PROJETO DE ARQUITETURA  
Arq. AICHEMAR DIZIOLI FERNANDES  
PROJETO DE ENGENHARIA  
Eng. CAMILO CHINGOTTE