


PLANTA DE LOCALIZAÇÃO

- LEGENDA
- TUBULAÇÃO DE AR COMPRIMIDO MEDICINAIS EM COBRE SOLDÁVEL CLASSE A
 - TUBULAÇÃO DE VÁCUO MEDICINAIS EM COBRE SOLDÁVEL CLASSE A
 - TUBULAÇÃO DE OXIGÊNIO MEDICINAIS EM COBRE SOLDÁVEL CLASSE A
 - TUBULAÇÃO DE NITRÓGENO MEDICINAIS EM COBRE SOLDÁVEL CLASSE A
 - REGIA DE UTILIDADES
 - CAIXA SECCIONADORA

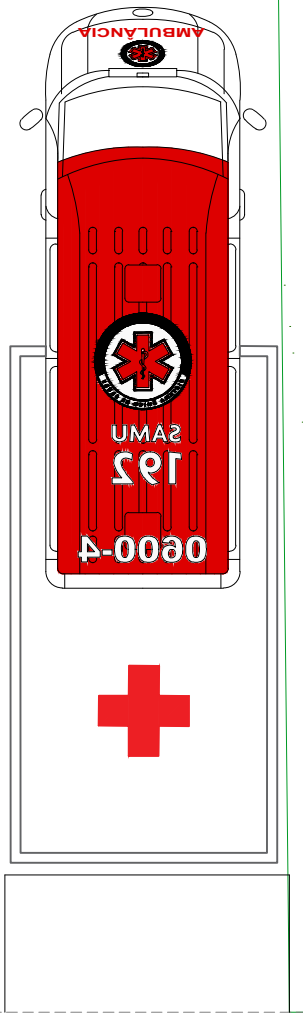

NOTAS

1. CONFERIR MEDIDAS NO LOCAL
- 2.
- 3.
- 4.
- 5.
- 6.

AS BIULT			
EMISSÃO INICIAL			
REV. DESCRIÇÃO	RESPONSÁVEL	DATA	



Secretaria de Estado da Saúde

GOVERNO DO ESTADO SAO PAULO

HOSP. ESTADUAL MANOEL DE ABREU

R. Salvador Filardi, 6-88 - Vila Rocha, Bauru - SP

PROJETO BÁSICO - HIDRÁULICA SAÚDE MENTAL - GASES MEDICINAIS

PLANTA BAIXA

HMA-BA-HI-25 01/01

Av. Dr. Enéas Carvalho de Aguiar, nº 188, 3º andar São Paulo-SP Cep: 05403-900

Tel. (11)3066 8420 Fax (11)3066 8482

Arq. ADEMAR DIZIOLI FERNANDES

Arq. CAMILO CHINGOTTE

PLANTA BAIXA
ESCALA 1:75