




PLANTA DE LOCALIZAÇÃO

- LEGENDA
- TUBULAÇÃO DE AR COMPRIMIDO MEDICINAIS EM COBRE SOLARIZ, CLASSE A
 - TUBULAÇÃO DE VÁCUO MEDICINAIS EM COBRE SOLARIZ, CLASSE A
 - TUBULAÇÃO DE GÁS MEDICINAIS EM COBRE SOLARIZ, CLASSE A
 - TUBULAÇÃO DE INTUBAÇÃO MEDICINAIS EM COBRE SOLARIZ, CLASSE A
 - ▬ ROTA DE UTILIDADES
 - CANAL SECUNDÁRIO

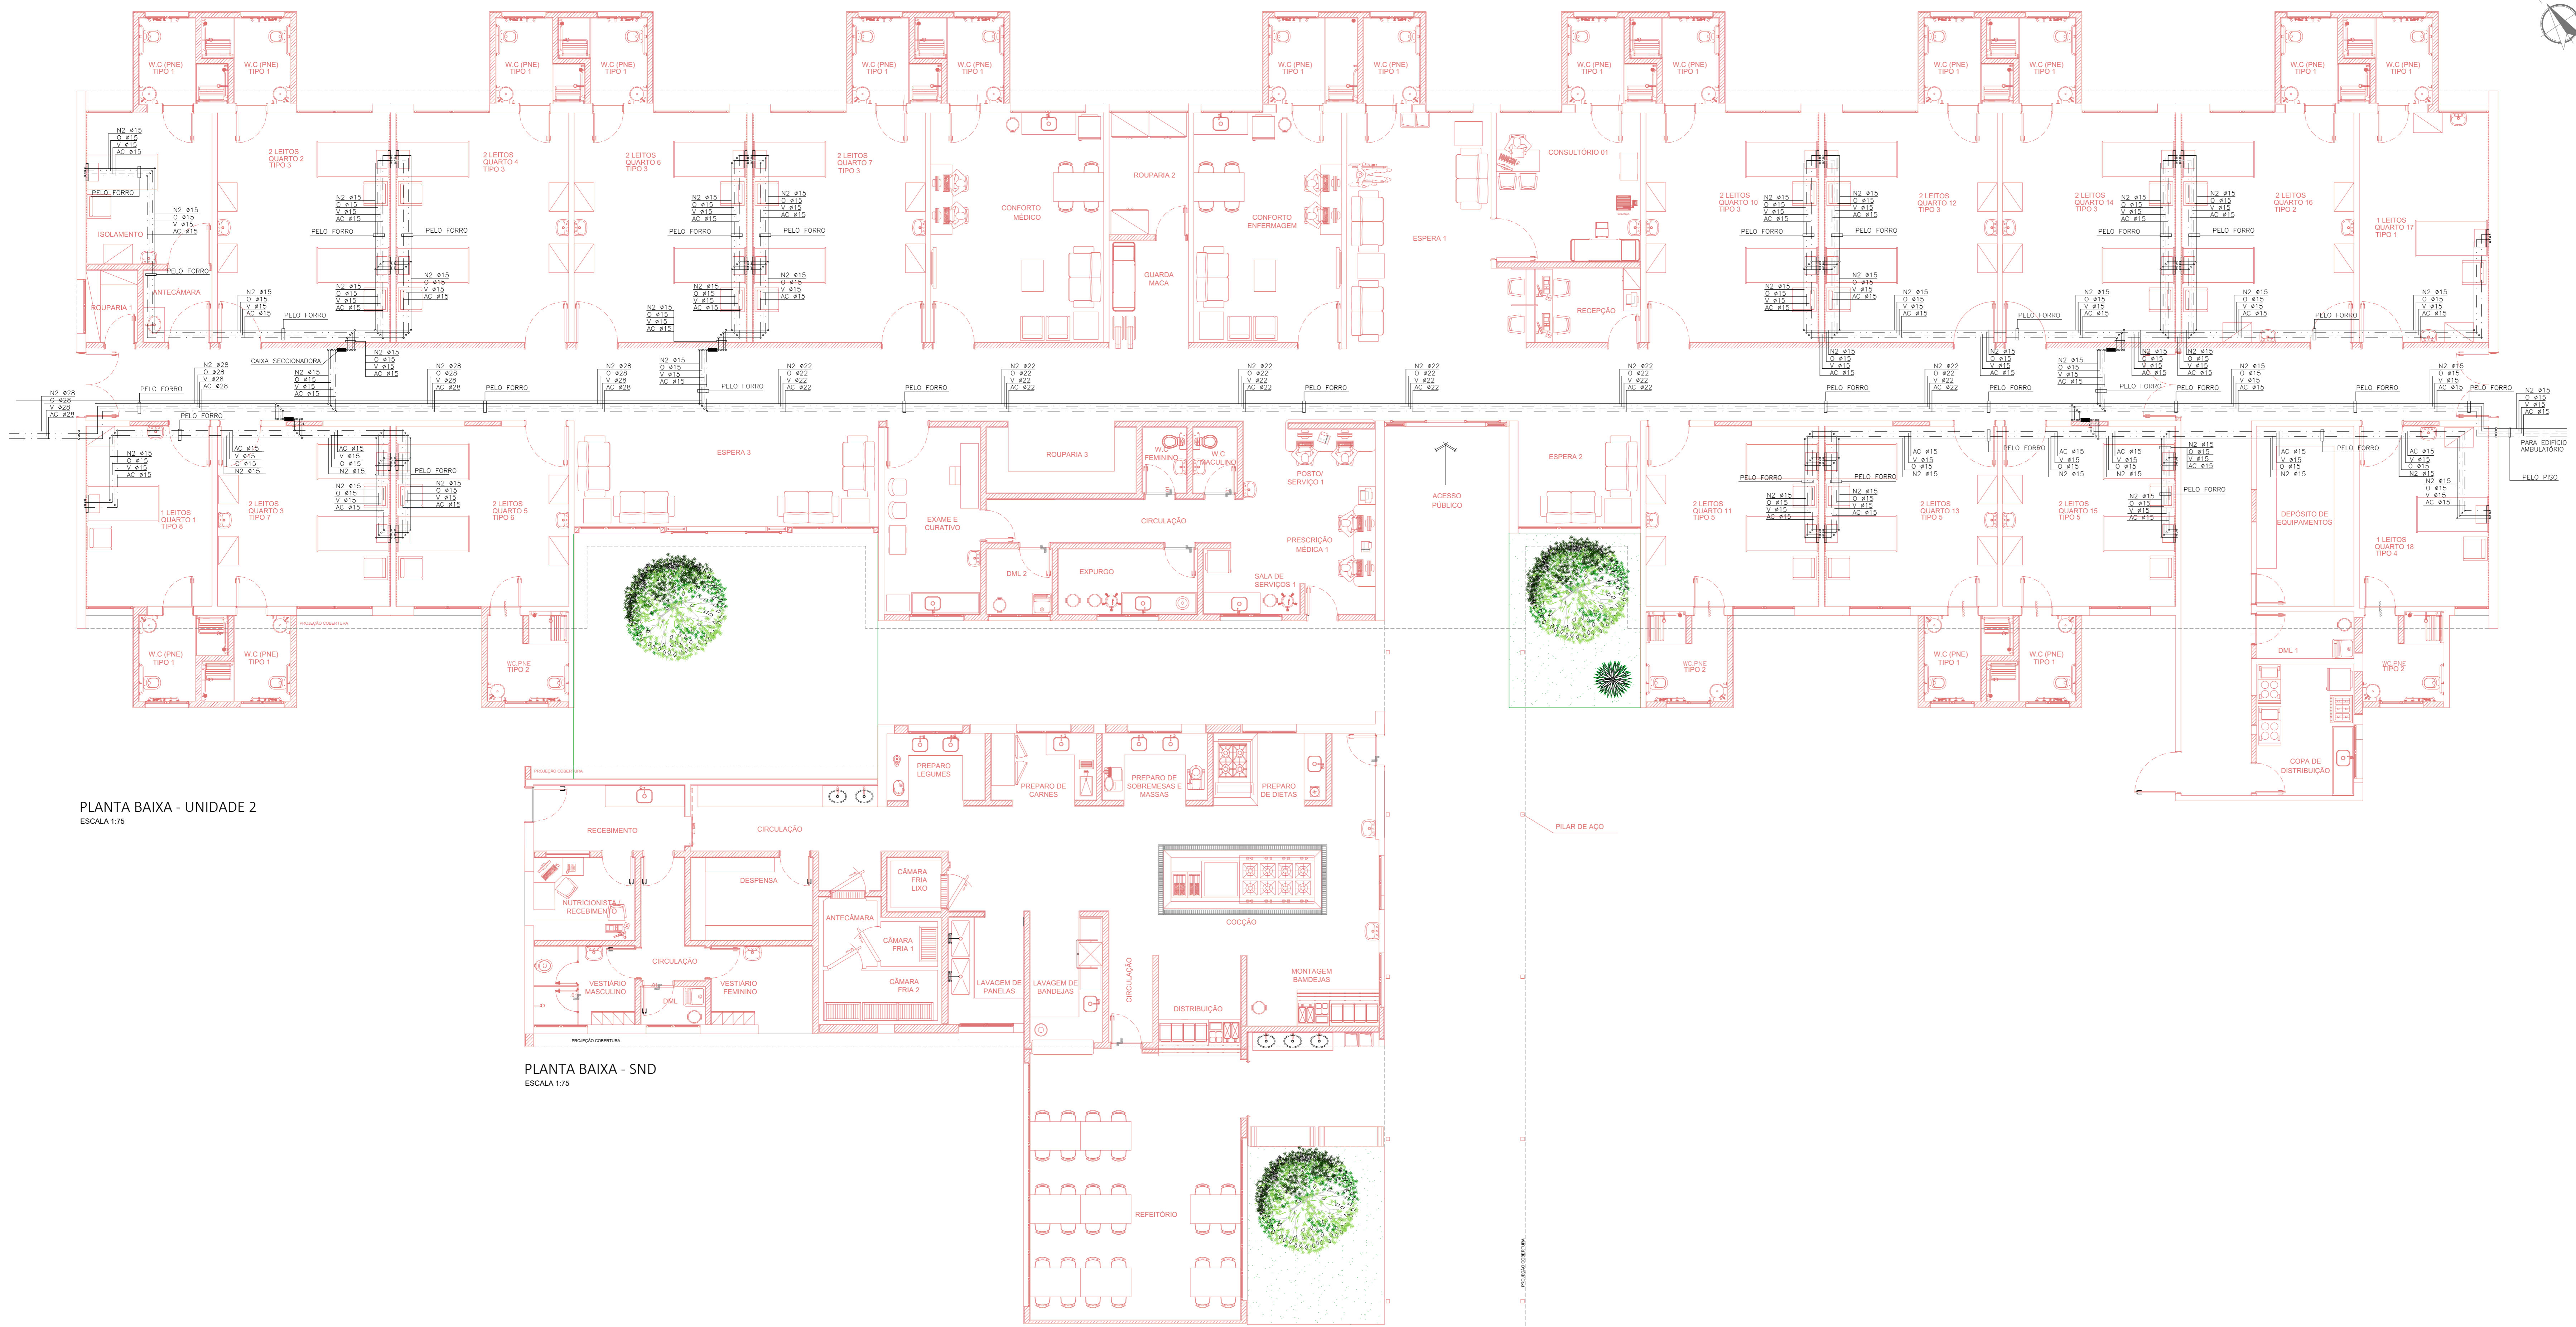

PLANTA BAIXA - UNIDADE 2
ESCALA 1:75

PLANTA BAIXA - SND
ESCALA 1:75

NOTAS

1. CONFIRMAR MEDIDAS NO LOCAL
- 2.
- 3.
- 4.
- 5.
- 6.

REV.	DESCRIÇÃO	RESPONSÁVEL	DATA
AS BUILT			
EMISSÃO INICIAL			

