



PLANTA BAIXA
CABINETE/SALA PAINÉIS/SALA GERADORES
Escala 1:50

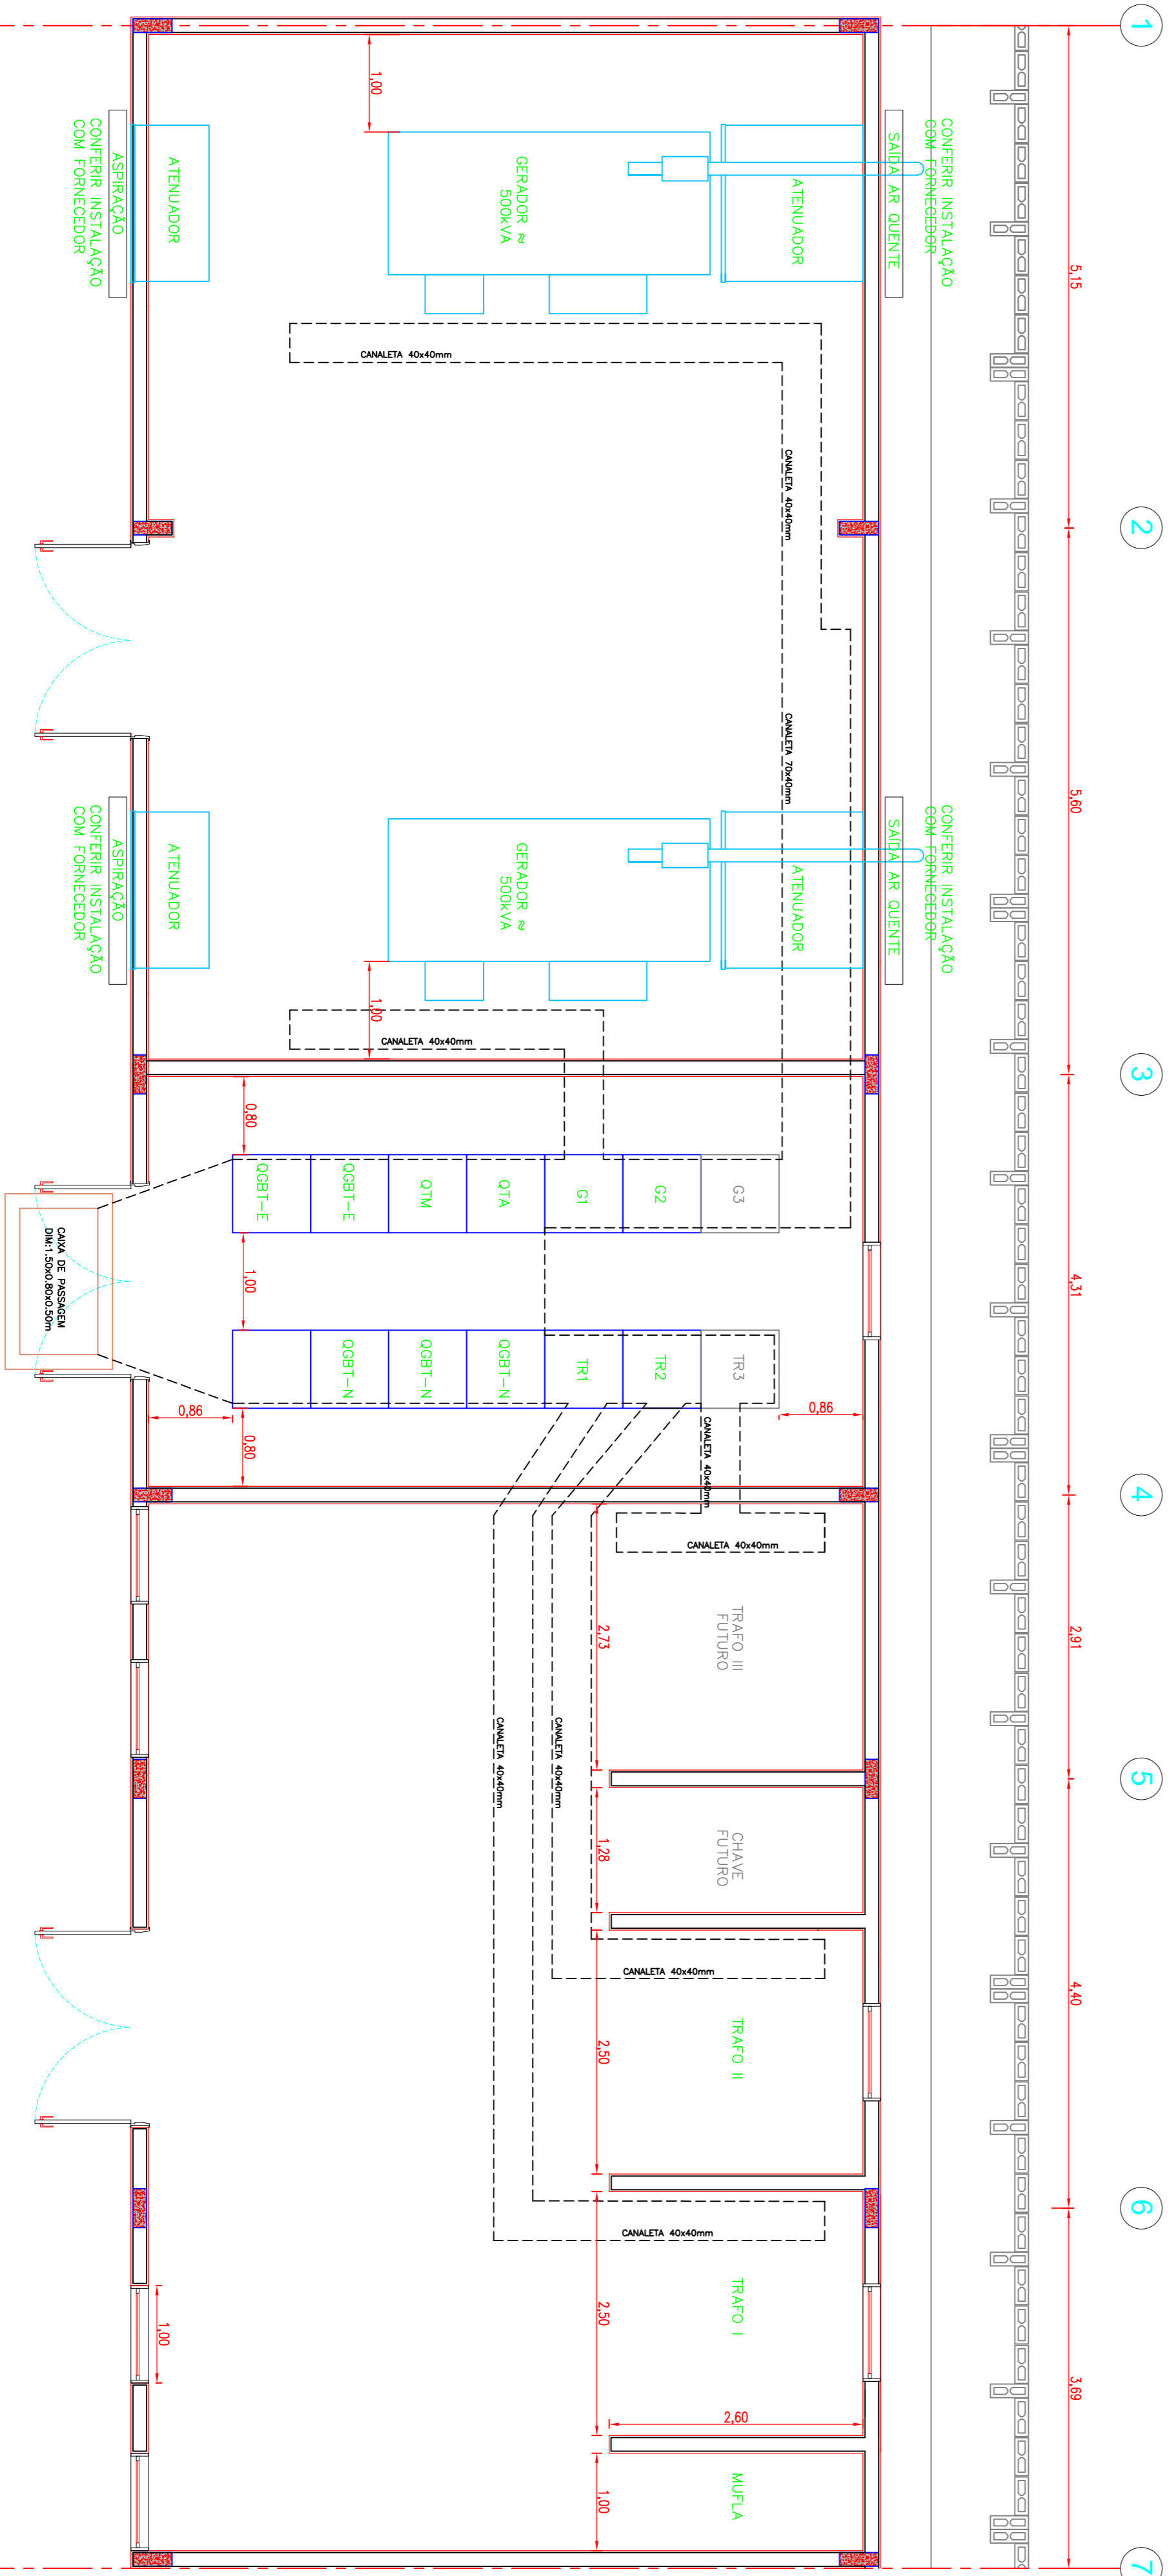

PLANTA BAIXA
CABINETE/SALA PAINÉIS/SALA GERADORES
Escala 1:50

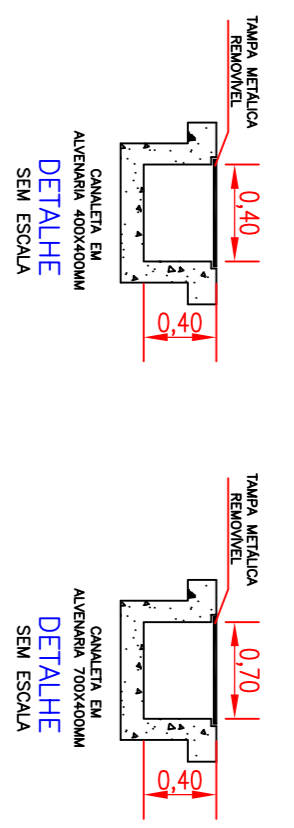

CLIENTE	PROJETO	DATA	REVISÃO	DESCRIÇÃO	EMISSÃO	DESCRIÇÃO
HOSPITAL DE BEBEDOURO	GERALDO	27/12/17	01	REVISÃO	GERALDO	REVISÃO
CABINE DE TRANSFORMAÇÃO	GERALDO	27/12/17	01	REVISÃO	GERALDO	REVISÃO
AVENIDA ANGELA BERNARDINO CURTALE - BEBEDOURO - SP	GERALDO	27/12/17	01	REVISÃO	GERALDO	REVISÃO
DETALHE DA CABINE/SALA PAINÉIS/SALA GERADORES	GERALDO	27/12/17	01	REVISÃO	GERALDO	REVISÃO

MULT LIGHT
Energia

RUA BRENDA AREAS S/S - VILA MARLIANA
CAMPUS - BEBEDOURO - SP
CEP: 14077-200
FONE: (16) 3333-3333
WWW.MULTLIGHT.COM.BR

Proj.: GERARDO VENCI JR.
Des.: ANDERSON RAFAEL
Visto: GERARDO VENCI JR.
Esc.: 1:50
Data: 27/12/17
Folha No.: 01

Proj.: GERARDO VENCI JR.
Des.: ANDERSON RAFAEL
Visto: GERARDO VENCI JR.
Esc.: 1:50
Data: 27/12/17
Folha No.: 01